

HORTNEUBAU GRAAL-MÜRITZ

PLANMAPPE ELEKTRO


Mappen-Inhalt:

- | | |
|-------------------------------------|--------------------------------------|
| 1. Elektro-Leitungen Bestand | 15. Datenkabel Decke |
| 2. Elt-Installationen Außenbereich | 16. Blitzschutz DG |
| 3. Blitzschutz Gründung | 17. PV-Anlage mit Wechselrichter |
| 4. Blitzschutz EG | 18. Wechselrichter und Wetterstation |
| 5. Trassenplan Rohfußboden | 19. Schalter-Layout neben den Türen |
| 6. Datenkabel Rohfußboden | 20. Schalter-Layout neben Küchentür |
| 7. Elektrobauteile | 21. Steckdosen in Sichtbetonwand |
| 8. Deckenbeleuchtung | 22. Eingangsbereich 0.10 – Achse D-E |
| 9. Deckenbeleuchtung mit ISO-Linien | 23. Umkleide 0.09 – Achse 4-5 |
| 10. Notbeleuchtung | 24. Kreuzung Heiz- und Elt-Leitungen |
| 11. Notbeleuchtung mit ISO-Linien | 25. Selektivität Netzplan |
| 12. Brandmeldebereiche und Melder | 26. BWA-Einlinienschema |
| 13. Router für Türschließenanlage | 27. GLT-Schema |
| 14. Datenkabeltrasse Decke | |

Gebäude-Kenndaten:

Objekt:	Hortgebäude Graal-Müritz
Nutzung:	Hort / Kinderbetreuung
Grundfläche:	840 m ²
Bruttovolumen:	2.380 m ³
Heizsystem:	Wärmepumpe, Heizlast 14,9 kW
Lüftung:	Zentral, WRG, 5.840 m ³ /h
PV-Anlage:	22,5 kWp
Netzform:	TN-S, 400 V



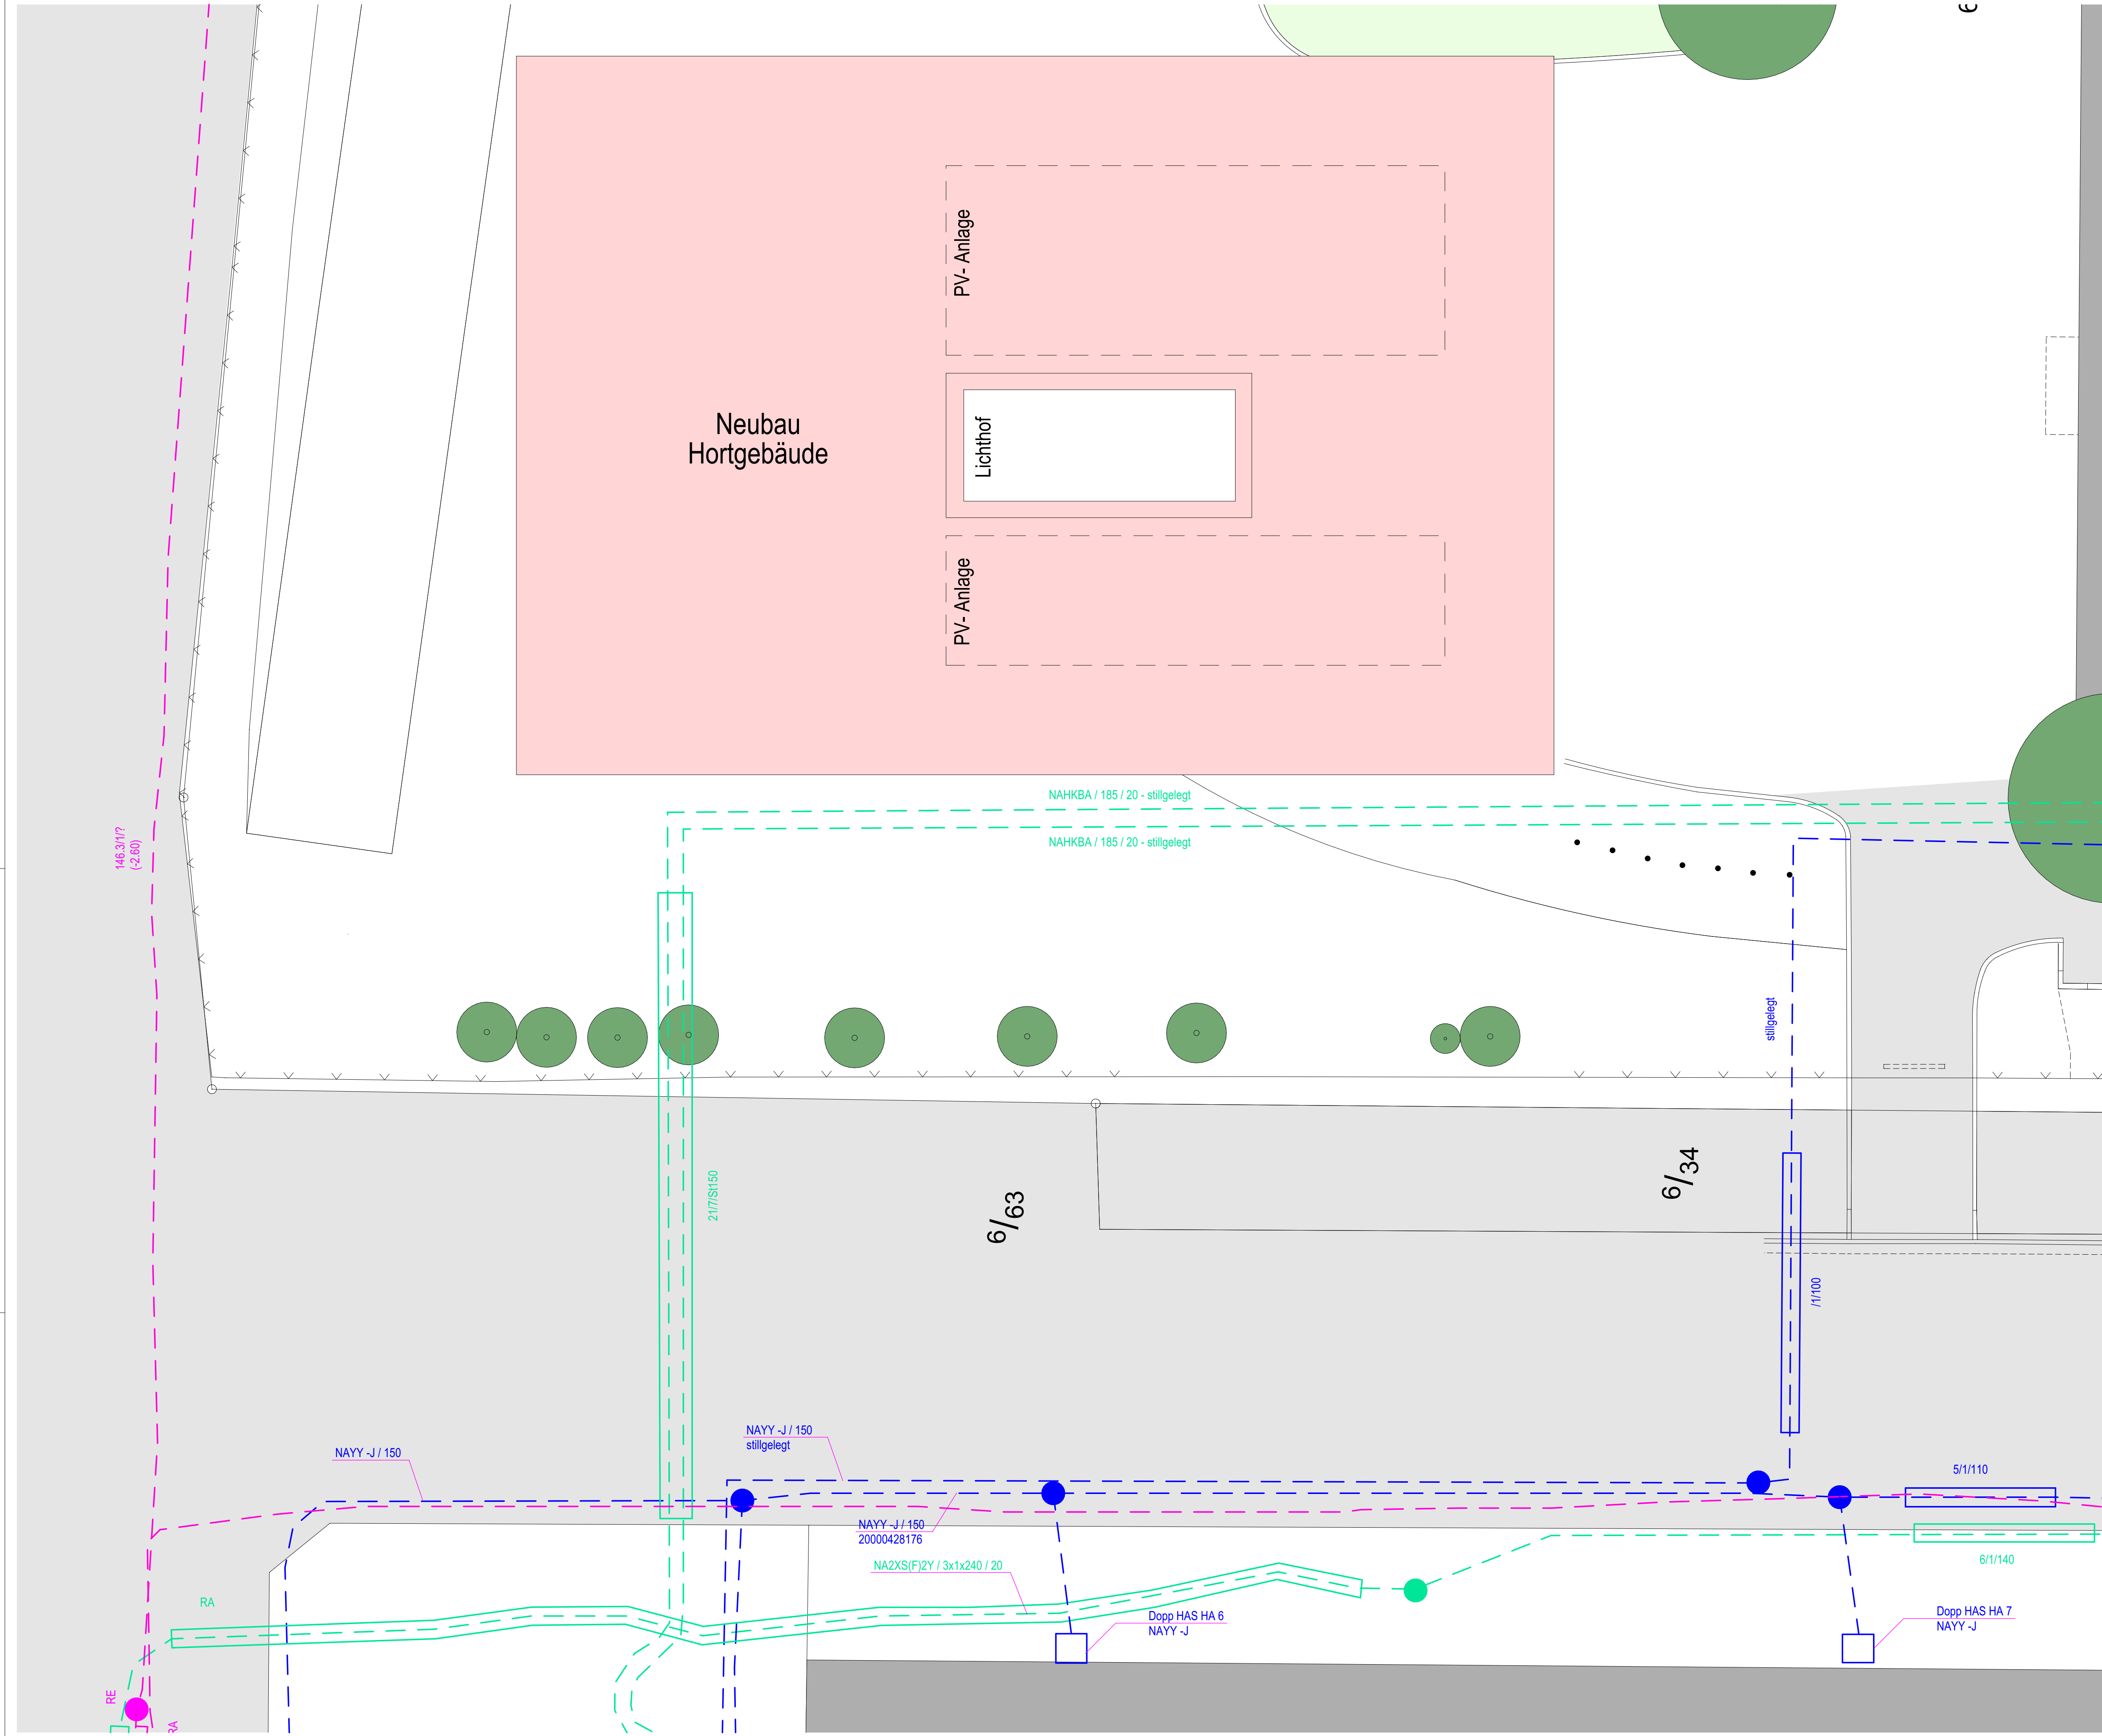

Legende:

- Strom Niederspannung
- Strom Mittelspannung
- Telekom / Datenkabel

Hinweis:

Sämtliche Maße sind vom Unternehmen eigenverantwortlich am Bau zu prüfen.
Alle Werkpläne sind nur in Verbindung mit den gültigen Schal- und Bewehrungsplänen der Tragwerksplanung, sowie den Durchbruchplänen der Fachplanung gültig und/oder den ergänzenden Angaben.
Dehnungsfugen sind nach Angabe Tragwerksplanung auszuführen.
Das ausführende Unternehmen ist verpflichtet, den die Auftraggeber in auf etwaige Unstimmigkeiten der Ausführungsunterlagen hinzuweisen (VOB, § 3.3).

Index	Änderung	Datum
001	Erstausgabe	15.12.2025

BAUVORHABEN:
Kinder- und Jugendcampus Graal-Münitz, KT 300 212
Ostseering 27,
18181 Graal-Münitz

BEAUFTRAGT DURCH:
Bauamt
Gemeinde Graal-Münitz
Ribnitzer Straße 21,
18181 Graal-Münitz

Tel: 038206-81142
E-Mail: bauamt@gemeinde-graalmueritz.de

Stempel / Unterschrift / Freigabe Bauherr*in:

PLANUNG DURCH:
H. Rüd, S. Nethe
VAUWERK GmbH
Strandstraße 95,
18055 Rostock

Tel: 0172 6990147
E-Mail: h.uess@vauwerk.com


Stempel / Unterschrift / Freigabe Planer*in:

(Phase),(Gewerk),(Planart),(Index)

A.EL.101.001

Elektro-Leitungen Bestand

Maßstab:	Format:	Datum:	Zeichner*in:
1:100	A1 (594 x 841 mm)	25.08.2026	C. Küchenmeister

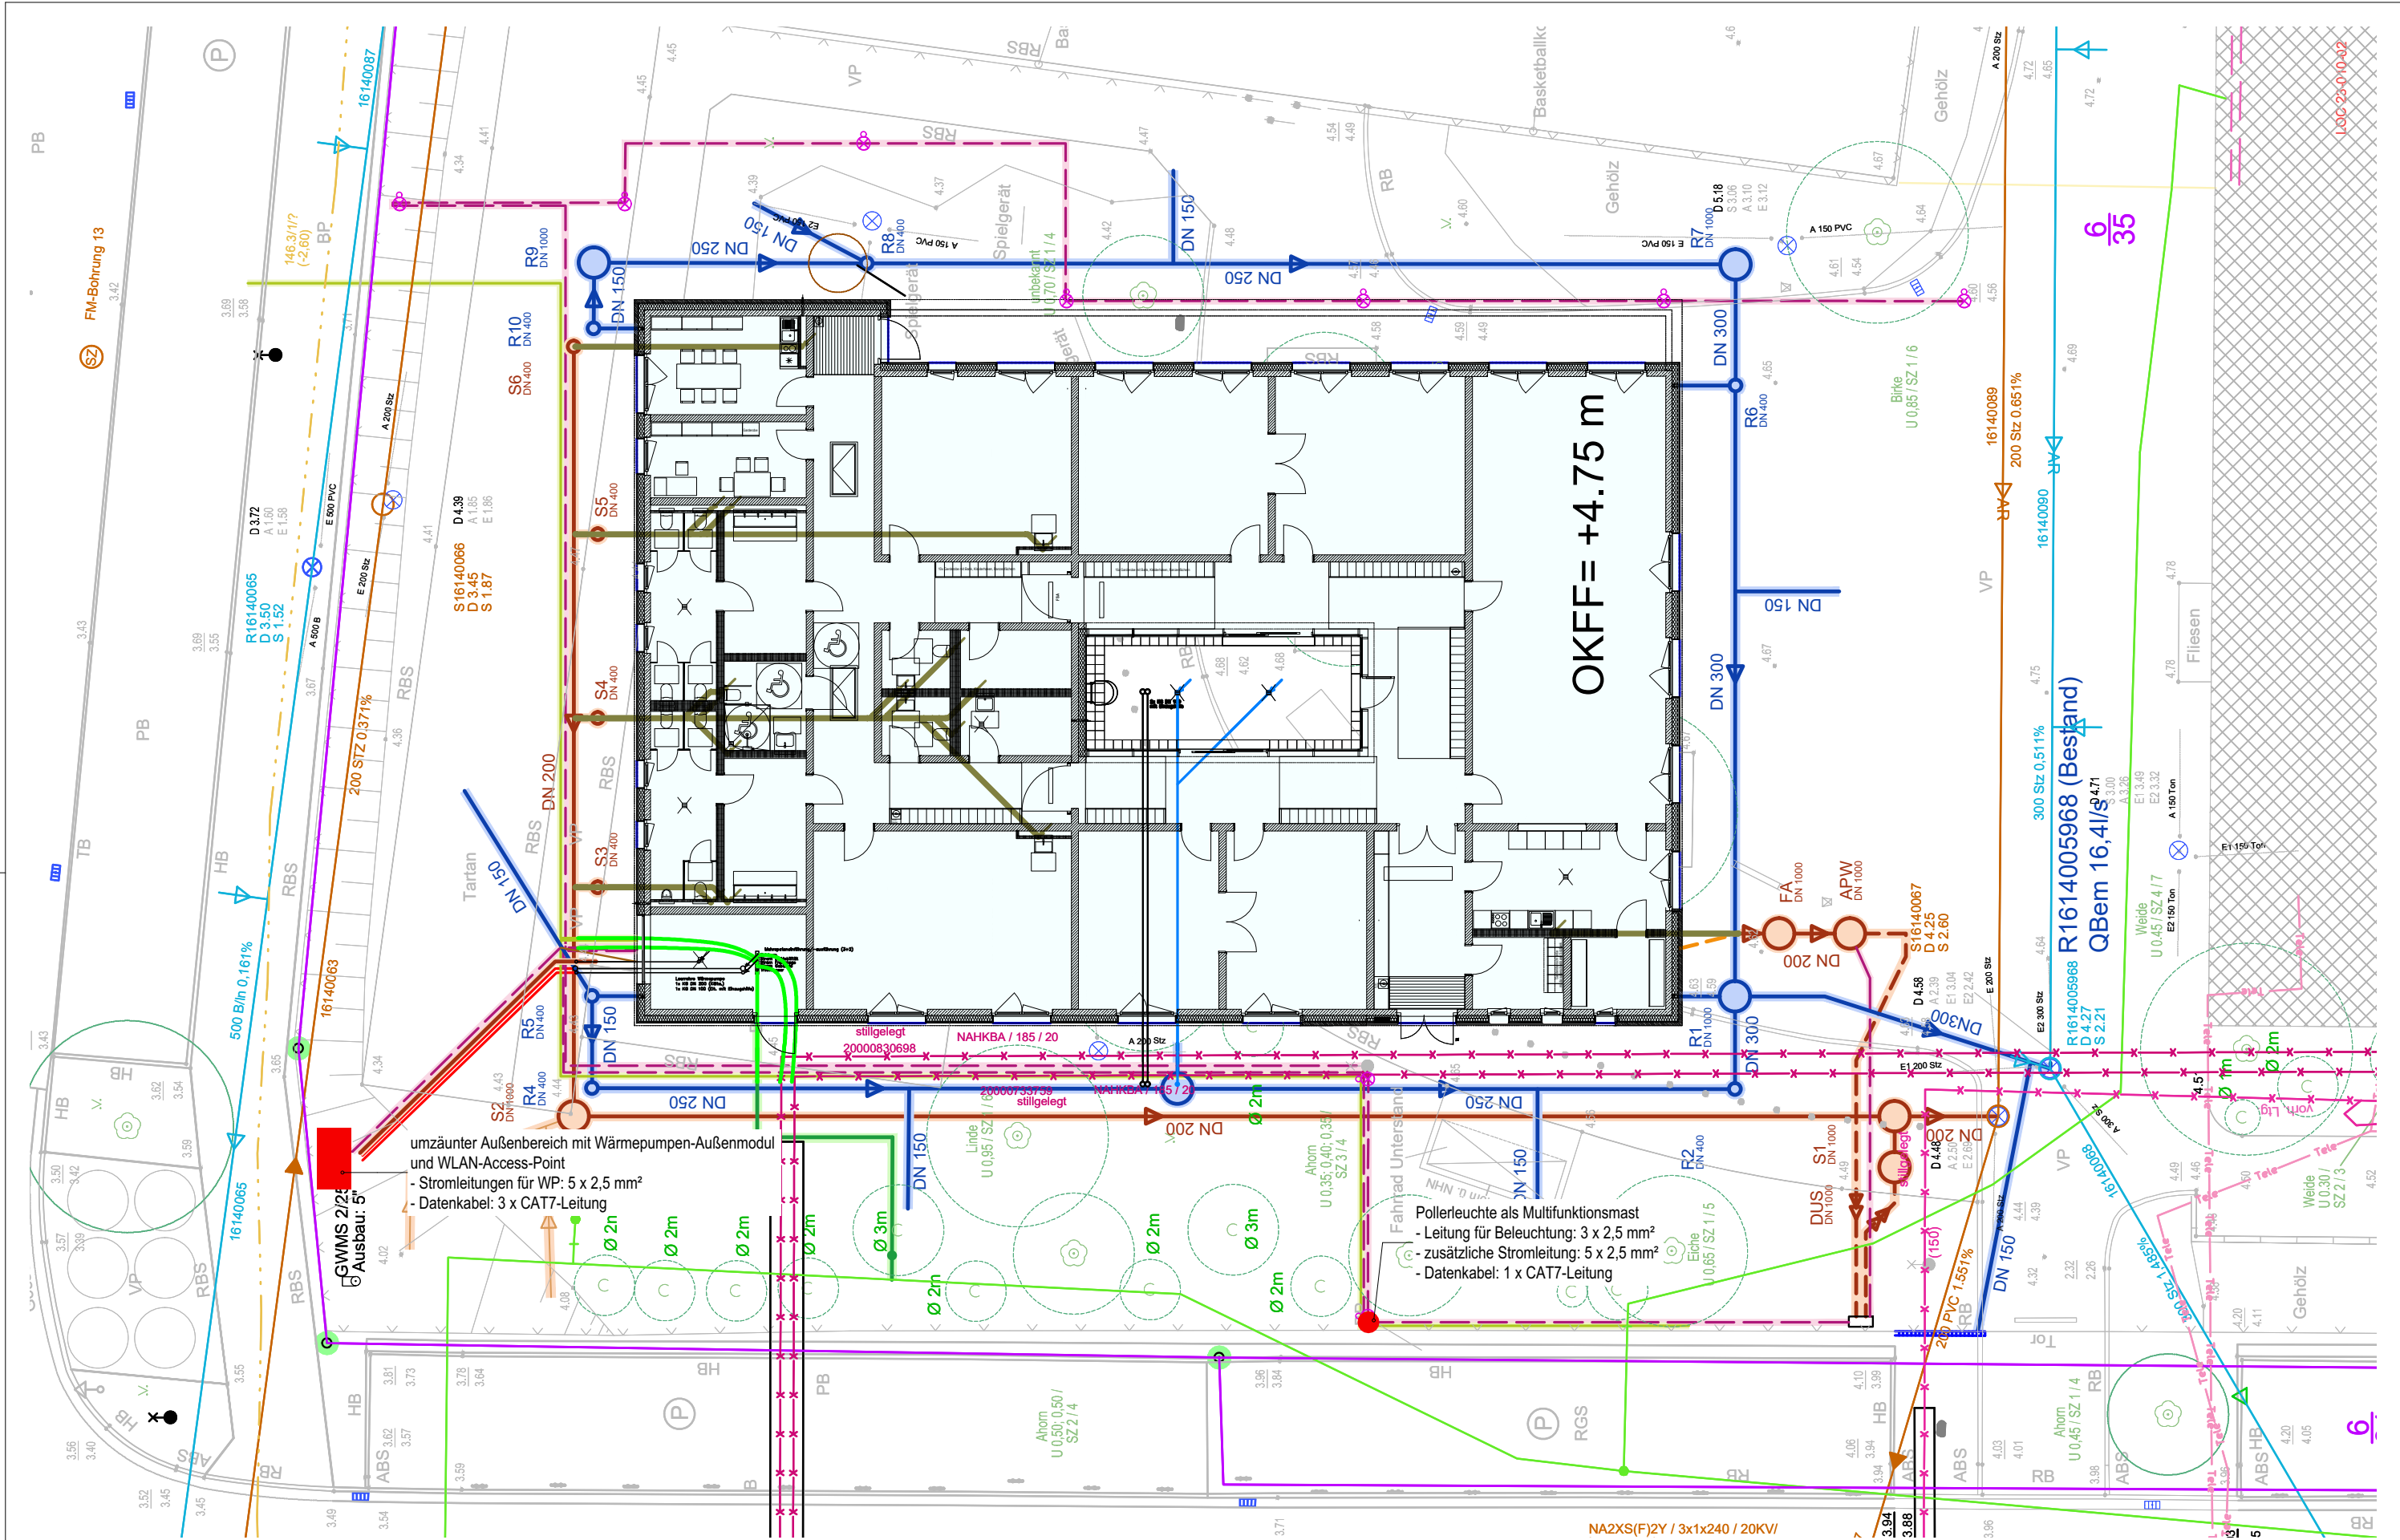


Index	Änderung	Datum
001	Erstausgabe	05.02.2026

Elt-Installationen
Außenbereich
(Phase).(Gewerk).(Planart).(Index)
A.EL.102.001

Maßstab:
1:200
Format:
A3 (297 x 420 mm)
Datum:
25.06.2026
Kostenträger:
KT 300 212

Planer*in: H.Rüß; S. Nethe
Zeichner*in: C. Küchenmeister
Auftraggeber: Bauamt
Freigabe Architekt*in:
Freigabe Bauherr*in:

VAUWERK
VAUWERK GmbH
Strandstraße 95
18055 Rostock
Projektdr.:
Ostseering 27,
18181 Graal-Müritz

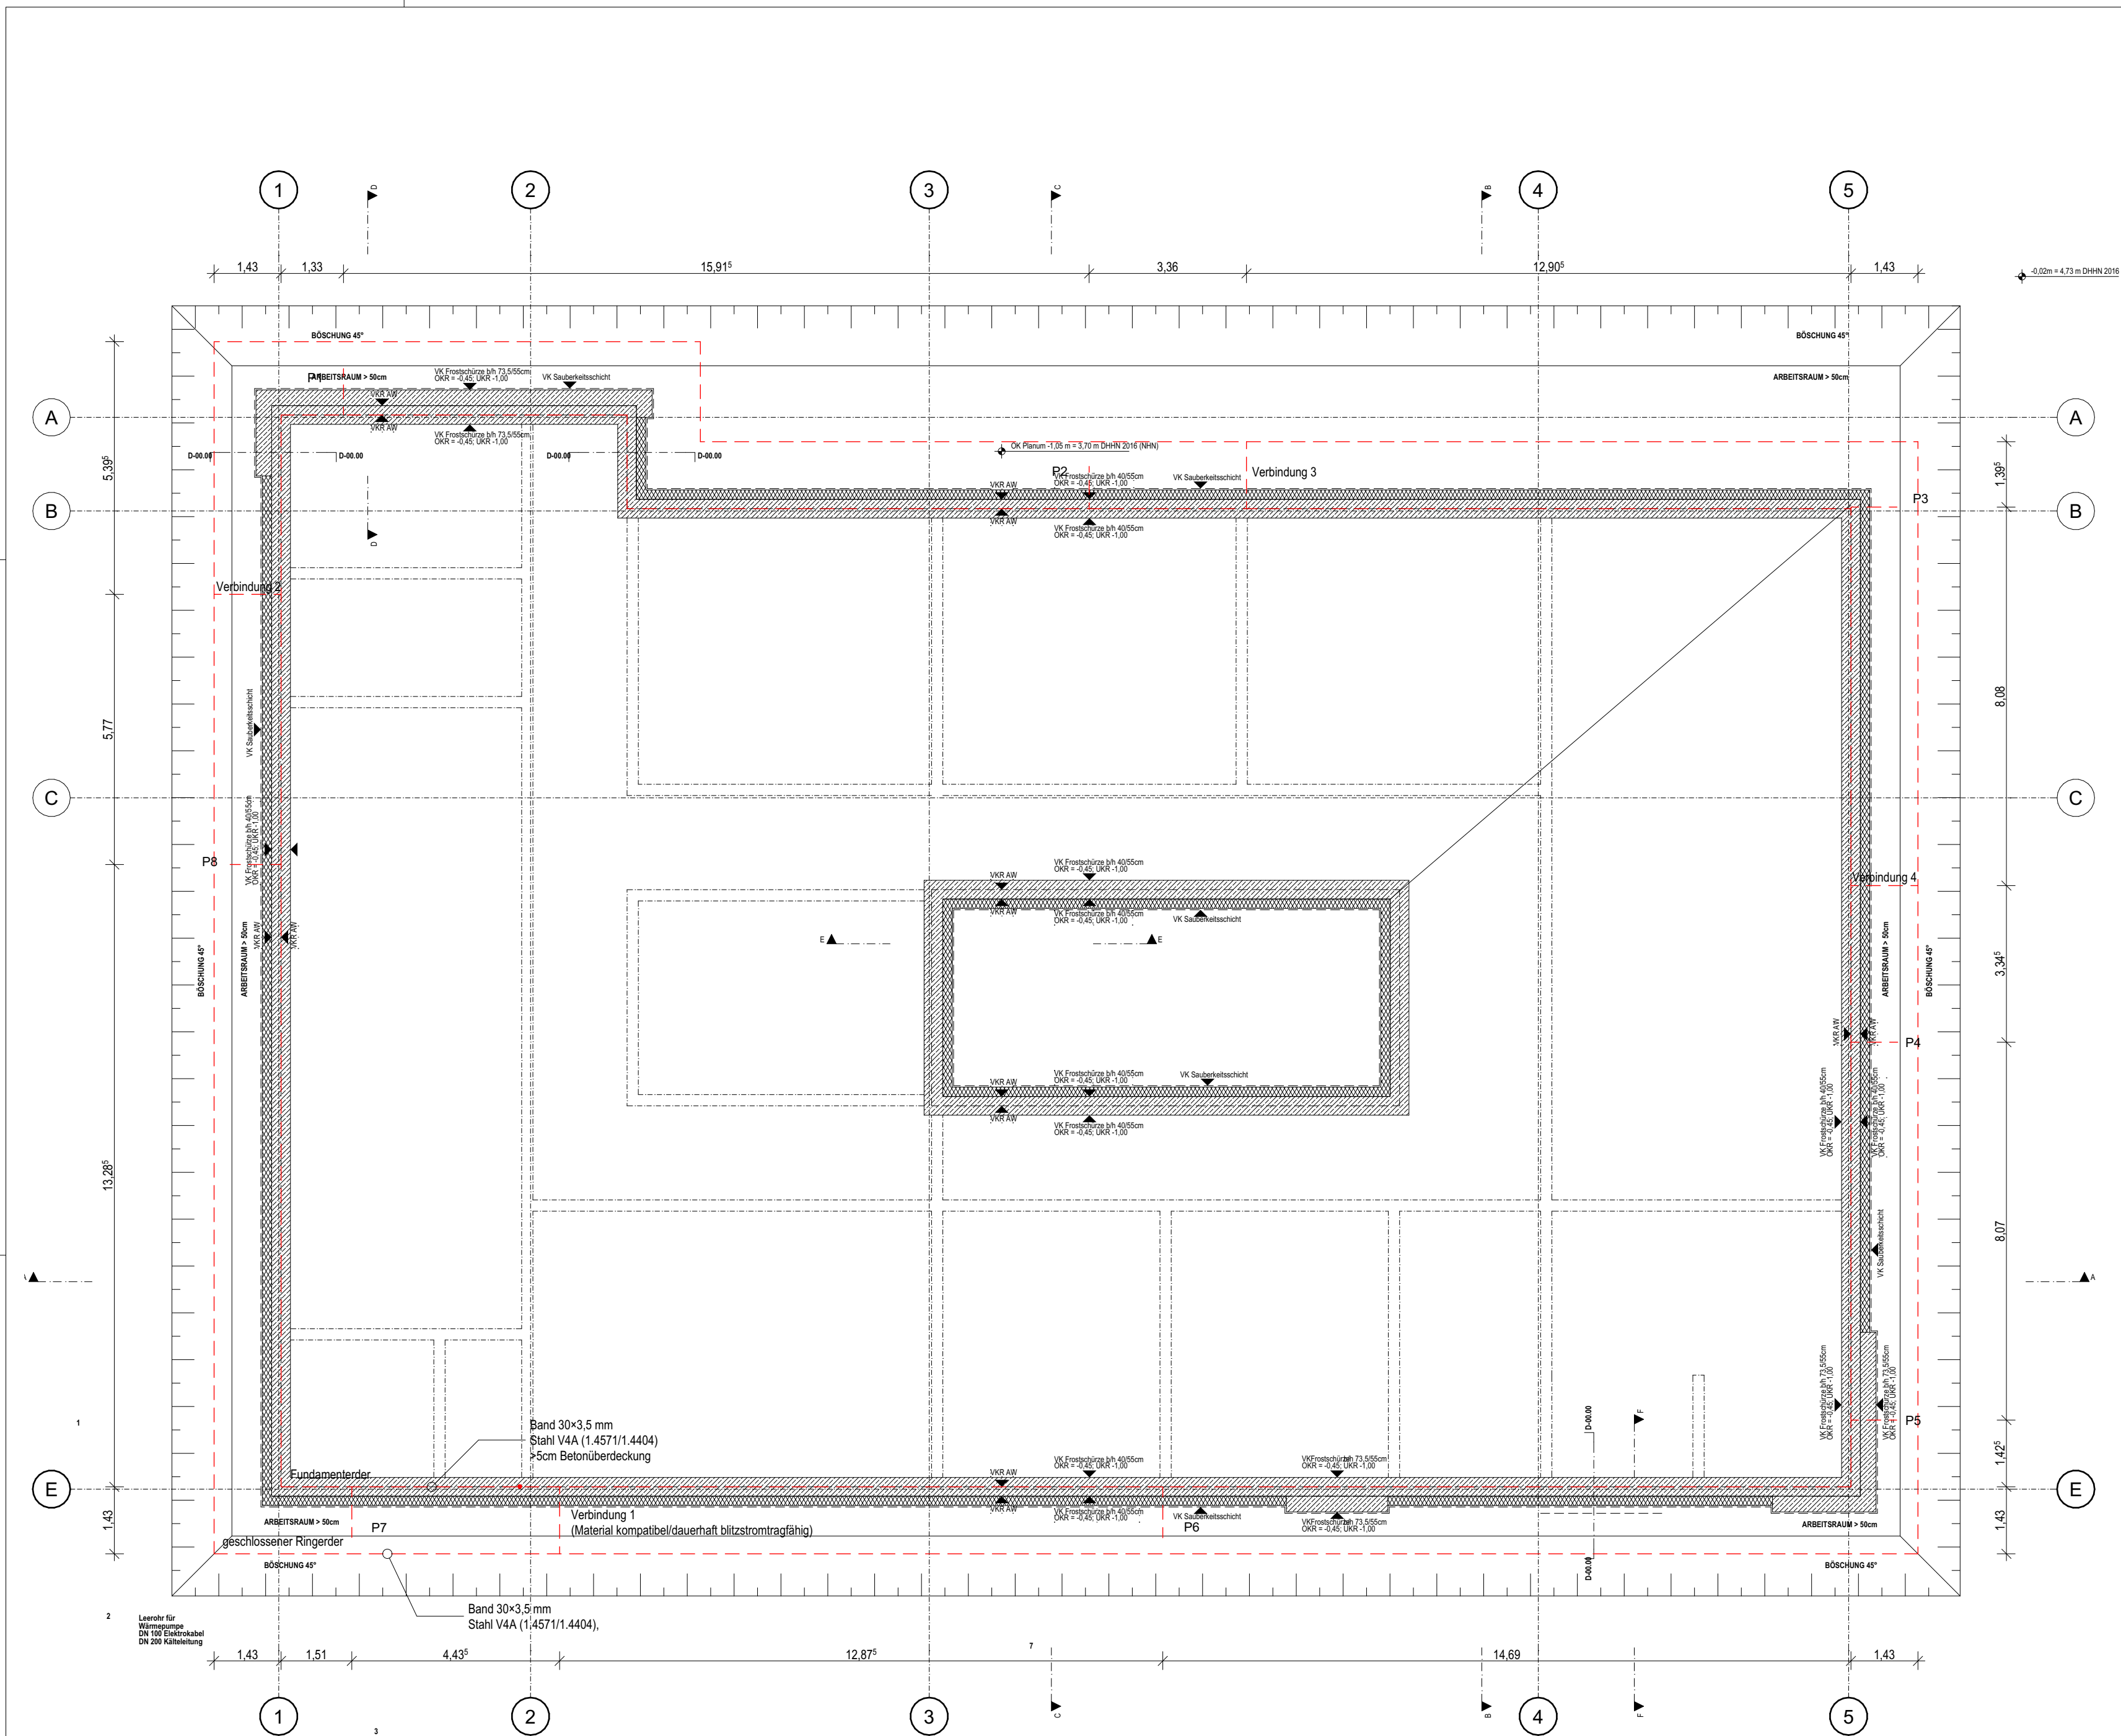


Legende:

- Verbindungsklemme
- unter Dach, Putz, oder im Erdreich
- Blitzschutzleitung sichtbar verlegt
- Erdungsfestpunkt
- Fangstange
- Kreuz-Verbindungsklemme
- Anschlussverbinder
- Trennstellenkasten
- Flechte für PV-Anlage
- Brandschutzbereich
- Brücke der Blitzschutzleitung
- Selbstsicherungssystem
- Kabelkanal für PV-Anlage (b = 10 cm) im Brandschutzbereich: F 90

Blitzschutz- und Erdungsanlage:

- Fundamentender und Potentialausgleichsring in V4A (Band 30x3,5 mm) als geschlossene Ringe verlegen und 4-fach verbinden
- Ableitungen als V4A-Leiter im Beton oder als isolierte Leiter im WDVS nach EN 62561-2 ausführen
- allgemeiner Schutzabstand s = 35 cm, insbesondere auch zwischen Fanganlage und Absturzabsicherung
- alle Verbindungen mit blitzstromgeprüften Klemmen nach EN 62561
- Unterflur-Trennstellenkasten mit zugänglicher Trennstelle vorsehen
- Erdungsfestpunkte in V4A für HES und Betonabteilung setzen, Leitwege kurz und direkt
- vier Metallfensterahmen jeweils mit 6 mm Cu direkt an PAS/HES anschließen, Klemmen nach DIN EN 62561-1
- Sicherheitsbeschilderung der Blitzschutzanlage ist normgerecht (DIN EN 62305-3 / VDE 0185-305-3) vorzusehen.

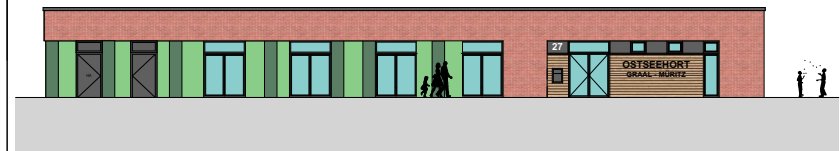

Hinweis:
Sämtliche Maße sind vom Unternehmenden eigenverantwortlich am Bau zu prüfen.
Alle Werkpläne sind nur in Verbindung mit den gültigen Schal- und Bewehrungsplänen der Tragwerksplanung, sowie den Durchbruchplänen der Fachplanung gültig und/oder den ergänzenden Angaben.
Dehnungsfugen sind nach Angabe Tragwerksplanung auszuführen.
Das ausführende Unternehmen ist verpflichtet, den Auftraggeber:in auf etwaige Unstimmigkeiten der Ausführungsunterlagen hinzuweisen (VOB, § 3.3).

Index	Änderung	Datum
001	Erstausgabe	15.12.2025
002	Neue AFU Plangrundlage Buttler 16.12.2025	05.02.2026
003	Aktualisierung auf Stand BA vom 06.02.2026	09.02.2026
004	Aktualisierung auf Stand BA vom 26.05.2026	17.06.2026

BAUVORHABEN:
Kinder- und Jugendcampus Graal-Müritz, KT 300 212
Ostseering 27,
18181 Graal-Müritz

± 0,00 = + 4,75 m üNN = OK FFB EG

BEAUFTRAGT DURCH:
Bauamt
Gemeinde Graal-Müritz
Rübinitzer Straße 21,
18181 Graal-Müritz


Tel: 038206-81142
E-Mail: bauamt@gemeinde-graalmueritz.de

PLANUNG DURCH:
H.Rüß; S. Nethe
VAUWERK GmbH
Strandstraße 95,
18055 Rostock

Tel: 0172 6950147
E-Mail: hruess@vauwerk.com

Stempel / Unterschrift / Freigabe Bauherr*in:

Stempel / Unterschrift / Freigabe Planer*in:

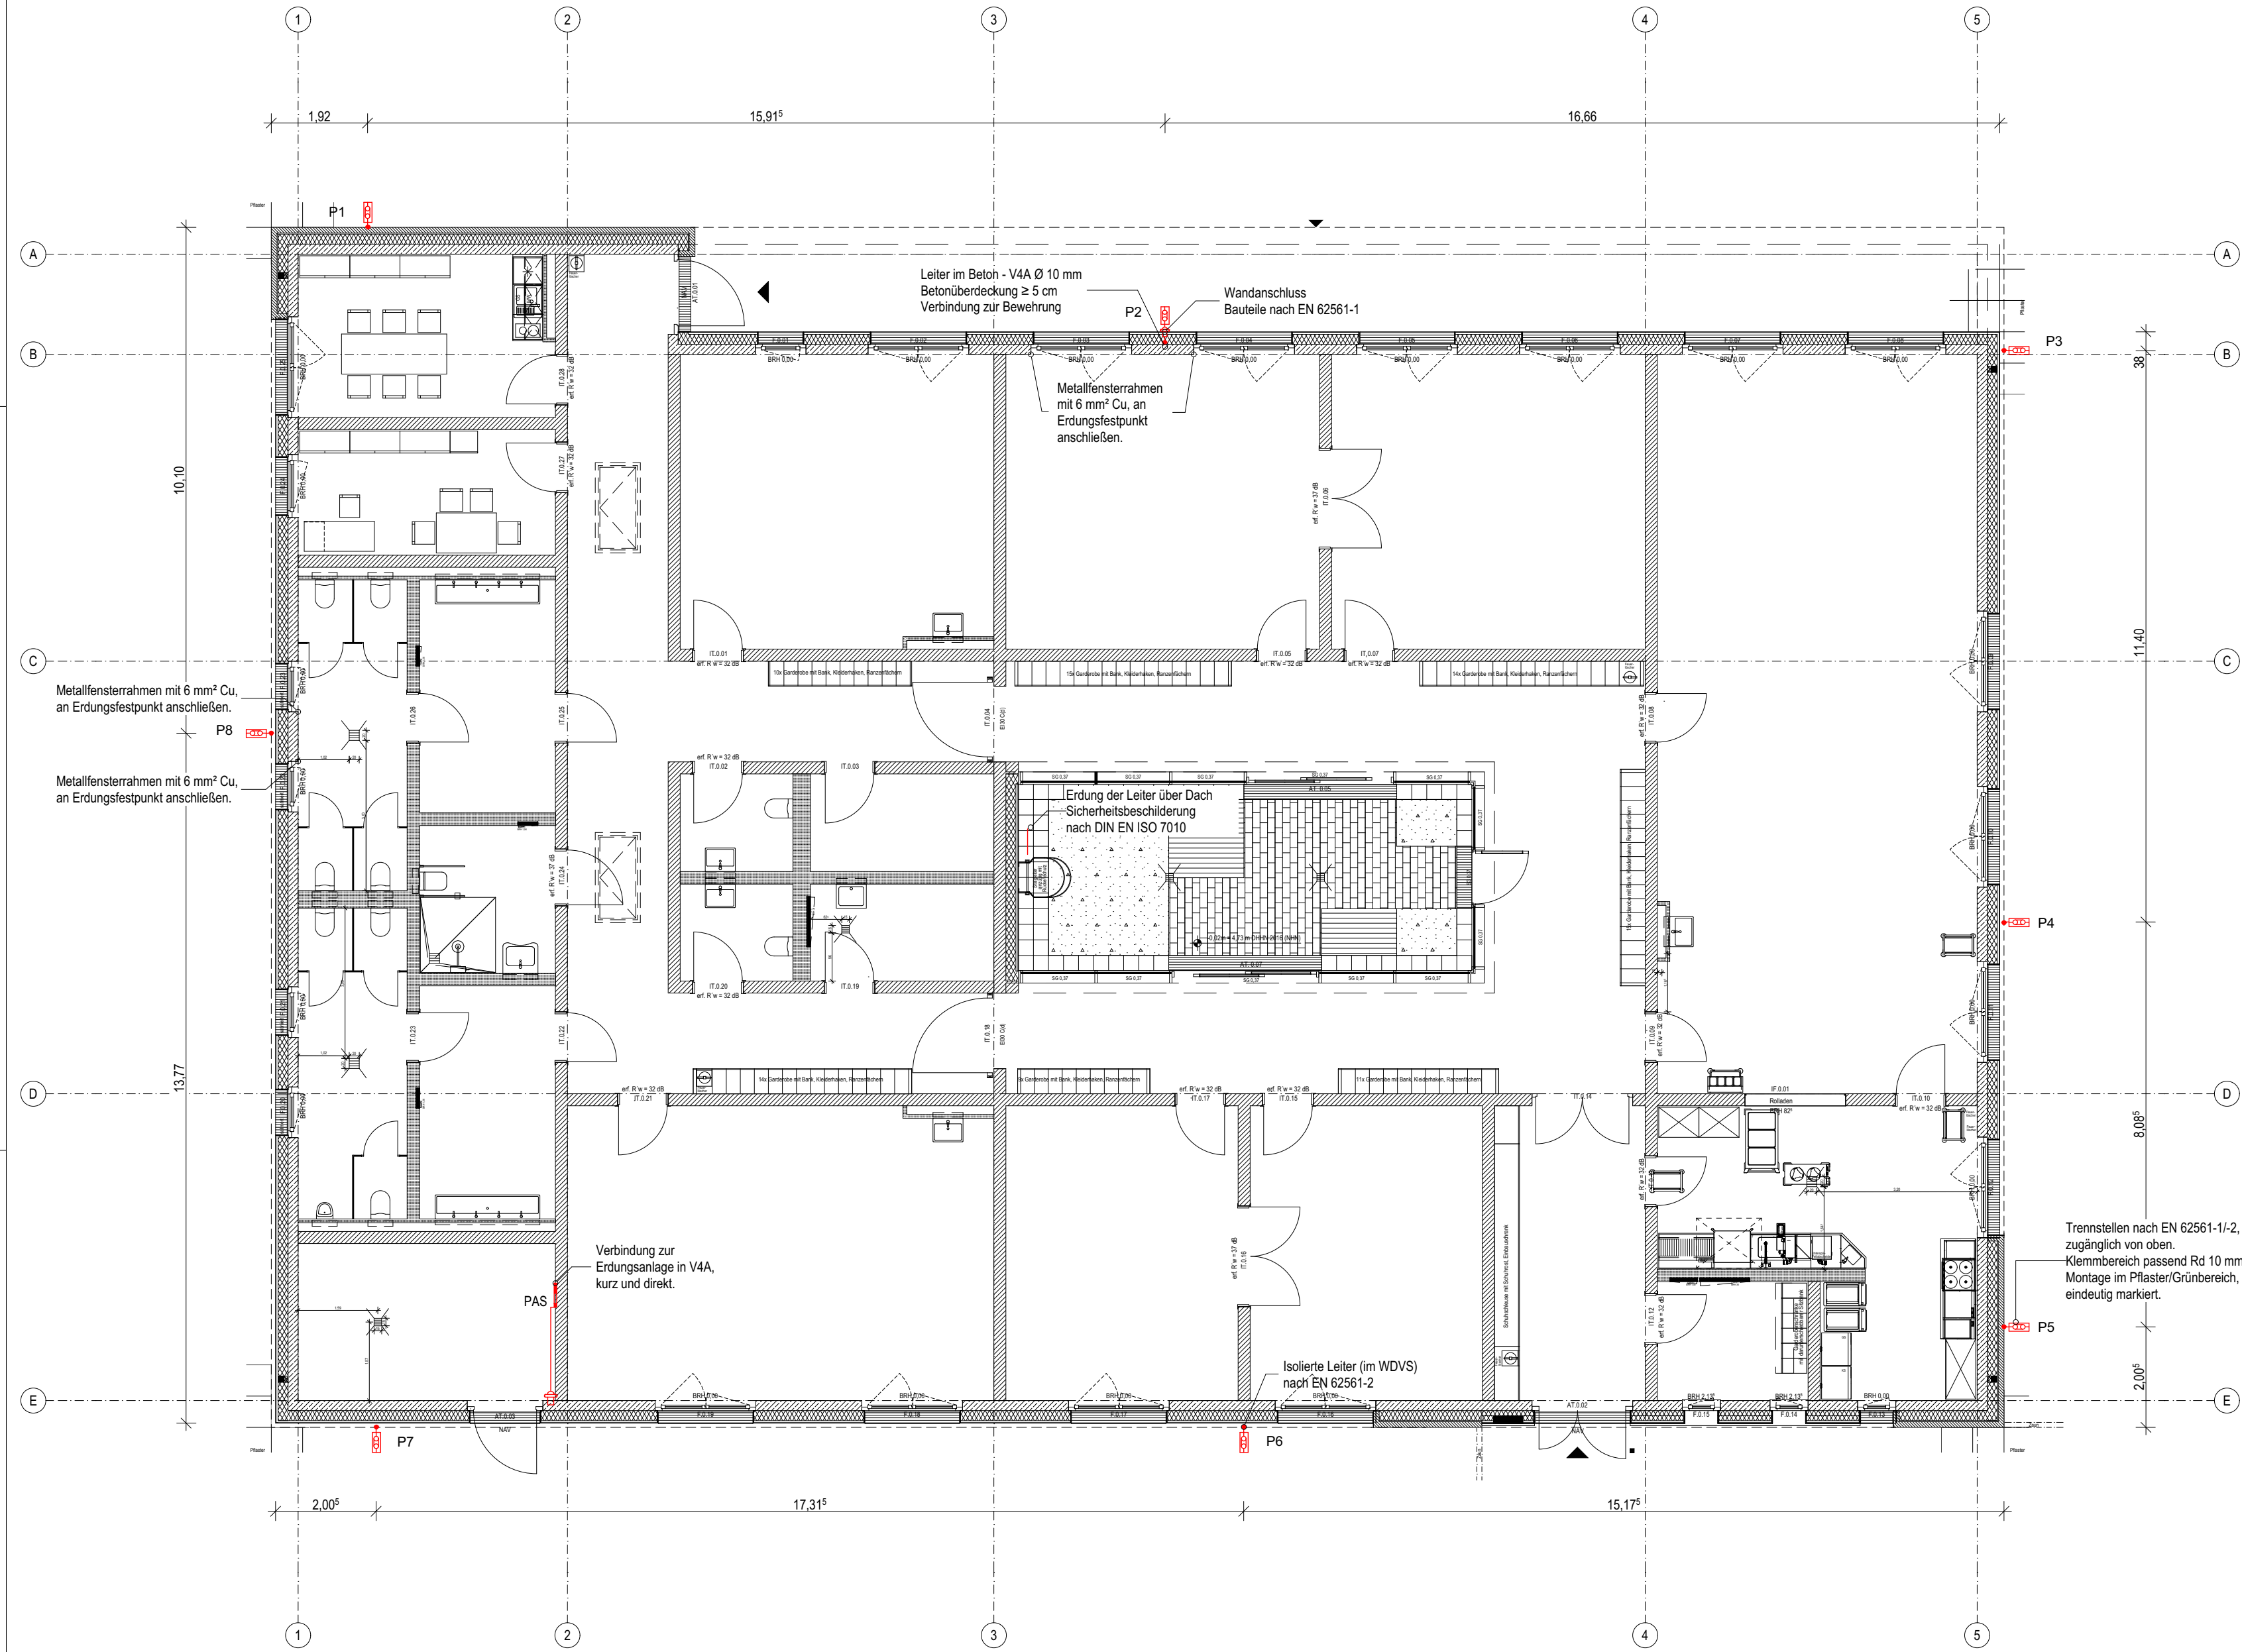

Legende:

•

Verbindungsklemme

unter Dach, Putz, oder im Erdbereich

—

Blitzschutzleitung sichtbar verlegt

⬇

Erdungsfestpunkt

⚡

Fangstange

⚡

Kreuz-Verbindungsklemme

⚡

Anschlussverbinder

⚡

Trennstellenkasten

▨

Fläche für PV-Anlage

▨

Brandschutzbereich

⬇

Brücke der Blitzschutzleitung

⬇

Selbstsicherungssystem

—

Kabelkanal für PV-Anlage (b = 10 cm) im Brandschutzbereich: F 90

Blitzschutz- und Erdungsanlage:

- Fundamentender und Potentialausgleichsring in V4A (Band 30x3,5 mm) als geschlossene Ringe verlegen und 4-fach verbinden
- Ableitungen als V4A-Leiter im Beton oder als isolierte Leiter im WDVS nach EN 62561-2 ausführen
- allgemeiner Schutzabstand s = 35 cm, insbesondere auch zwischen Fanganlage und Absturzschützung
- alle Verbindungen mit blitzstromgeprüften Klemmen nach EN 62561
- Unterflur-Trennstellenkasten mit zugänglicher Trennstelle vorsehen
- Erdungsfestpunkte in V4A für HES und Betonabteilung setzen, Leihwege kurz und direkt
- vier Metallfensterrahmen jeweils mit 6 mm² Cu direkt an PAS/HES anschließen, Klemmen nach DIN EN 62561-1
- Sicherheitsbeschilderung der Blitzschutzanlage ist normgerecht (DIN EN 62305-3 / VDE 0185-305-3) vorzusehen.

Hinweis:
Sämtliche Maße sind vom Unternehmenden eigenverantwortlich am Bau zu prüfen.
Alle Werkpläne sind nur in Verbindung mit den gültigen Schal- und Bewehrungsplänen der Tragwerksplanung, sowie den Durchbruchplänen der Fachplanung gültig und/oder den ergänzenden Angaben.
Dehnungsfugen sind nach Angabe Tragwerksplanung auszuführen.
Das ausführende Unternehmen ist verpflichtet, den Auftraggeber:in auf etwaige Unstimmigkeiten der Ausführungsunterlagen hinzuweisen (VOB, § 3.3).

Index	Änderung	Datum
001	Erstausgabe	15.12.2025
002	Neue AFU Plangrundlage Buttler 16.12.2025, Registerliste Potenzialausgleich eingeführt + Fenster angeschlossen, Hinweis zur Sicherheitsbeschilderung	05.02.2026
003	Aktualisierung auf Stand BA vom 06.02.2026	09.02.2026
004	Aktualisierung auf Stand BA vom 26.05.2026	17.06.2026

BAUVORHABEN:
Kinder- und Jugendcampus Graal-Müritz, KT 300 212
Ostseering 27,
18181 Graal-Müritz

± 0,00 = + 4,75 m üNN = OK FFB EG

BEAUFTRAGT DURCH:
Bauamt
Gemeinde Graal-Müritz
Rübntzer Straße 21,
18181 Graal-Müritz

Tel: 038206-81142
E-Mail: bauamt@gemeinde-graalmueritz.de

PLANUNG DURCH:
H.Rüß; S. Nethe
VAUWERK GmbH
Strandstraße 95,
18055 Rostock

Tel: 0172 6950147
E-Mail: hruess@vauwerk.com

Stempel / Unterschrift / Freigabe Bauherr*in:


Stempel / Unterschrift / Freigabe Planer*in:

(Phase),(Gewerk),(Planart),(Index)


A.EL.205.004

Blitzschutz EG

Maßstab:	Format:	Datum:	Zeichner*in:
1:100	A2 (420 x 594 mm)	25.06.2026	C. Küchenmeister

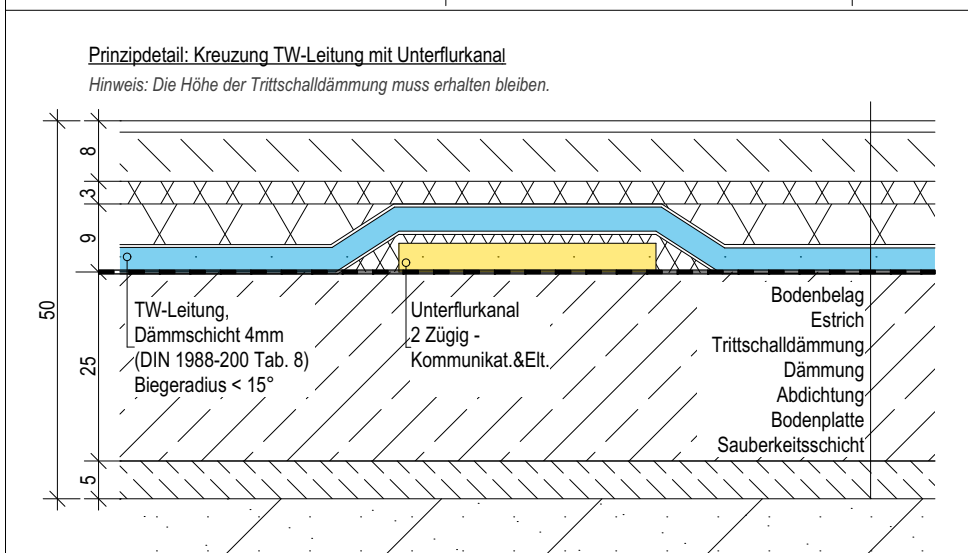

Index	Änderung	Datum
001	Erstausgabe	15.12.2025
002	Grundrisse angepasst (nach BA Stand vom 16.12.25), Trassenverlauf an neuen Grundriss/Türsituation angepasst, Brandschott an Durchbrüchen ergänzt, 2 Kabelleitern im Bereich Technikraum ergänzt, Ledge vereinheitlicht/ergänzt (Symbole, Trassenbreiten, Verlegungsinfos), Brandschutzpunkte ergänzt, Trassenabschnitte nummeriert, Breite aller Trassen auf h = 38mm, b = 340mm geändert, Trassenverlauf in Küche geändert	05.02.2026
003	Aktualisierung auf Stand BA vom 06.02.2026	09.02.2026
004	Aktualisierung auf Stand BA vom 26.05.2026	17.06.2026

 


Maßstab: 1:100	Format: A2 (420 x 594 mm)	Datum: 25.06.2026	Zeichner*in: C. Küchenmeister
-------------------	------------------------------	----------------------	----------------------------------

- Strukturierte Verkabelung gemäß TIA-568A, Typ A (öffentlich); Mixed Wiring unzulässig.
- Auslegung für PoE+ nach IEEE 802.3at, max. 30 W pro Port.
- Kabel: Massivkupfer,
- AWG 23; Kabelbündel max. 24 Leitungen gemäß DIN EN 50174-2.
- Mindestbiegeradius: 8 cm.
- PoE-kompatible Datendosen vorsehen (Decke und Wand festlegen).

- DALI-Bus getrennt von Energieleitungen führen.
- Freie Bus-Topologie zulässig (Linie / Stern / Baum).
- Abzweige sind erlaubt und mit Federklemmen auszuführen.
- Polarität unbeachtlich.

- RS-485-Bus getrennt von Energieleitungen führen.
- Linientopologie einhalten, Stichleitungen vermeiden.
- Abschlusswiderstände an den Busenden vorsehen.
- Schirm einseitig erden (z.B. am Busmaster).
- Polarität beachten.

 
- Kommunikationsleitung als potenzialfreier Meldekontakt ausführen
- Schirm einseitig erden (zentral am ZKS-Controller).
- Leitungsführung ohne Unterbrechungen; Abzweigdosen vermeiden.
- Mechanischer Schutz im Türbereich sicherstellen (Türübergang, Knickschutz).



- DALI-BUS (LiYY 2x1,5 mm²)
- RTU-BUS (J-Y(St)Y 2x2x0,8)
- CAT-Strang (CAT7)
- ZKS-Strang (J-Y(St)Y 2x2x0,8)
- 24-Volt Doppelader (J-Y(St)Y 2x2x0,8)

- Wandschlitz (DIN EN 1996-1-1)

- Kabelkanäle dürfen erst nach Freigabe durch die Bauleitung geschlossen werden.
- Voraussetzung ist die eigenständig bestätigte, vollständige Belegung aller Fachgewerke, insbesondere für ZKS, BMA und EMA.
- Zu beachten ist die Kabelliste, diese enthält die zugehörigen Leitungskennzeichnungen, Kabeltypen, Querschnitte sowie Anfangs- und Endpunkte und ist Bestandteil der Ausführungsunterlagen.

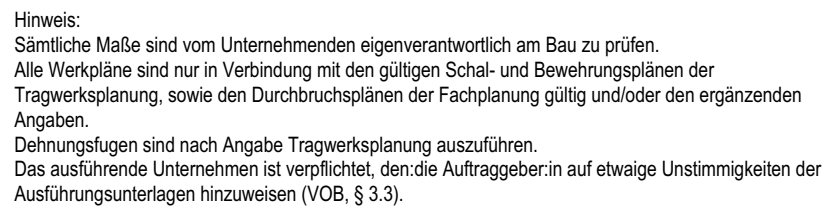[illegible]

BEAUFTRAGT DURCH:

Tel: 038206-81142
E-Mail: bauamt@gemeinde-graalmueritz.de

Stempel / Unterschrift / Freigabe Bauherr*in




Tel: 0172 6950147
E-Mail: hruess@vauwerk.com

Stempel / Unterschrift / Freigabe Planer*in:

A.EL.212.003


Datenkabel Rohfußboden

Maßstab: 1:100	Format: A2 (420 x 594 mm)	Datum: 25.06.2026	Zeichner*in: C. Küchenmeister
-------------------	------------------------------	----------------------	----------------------------------

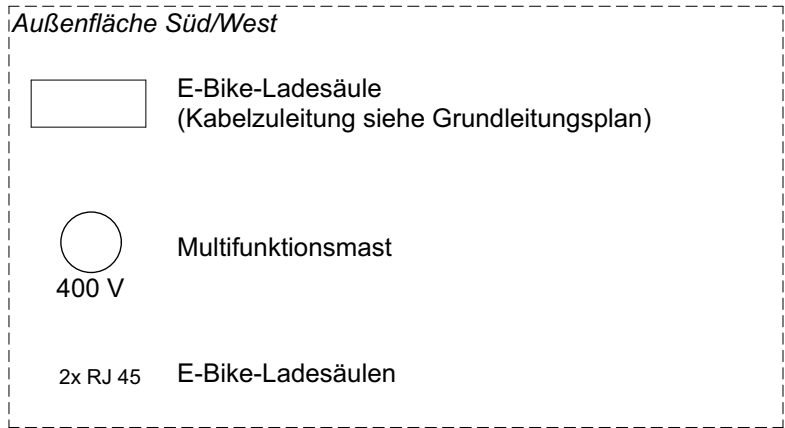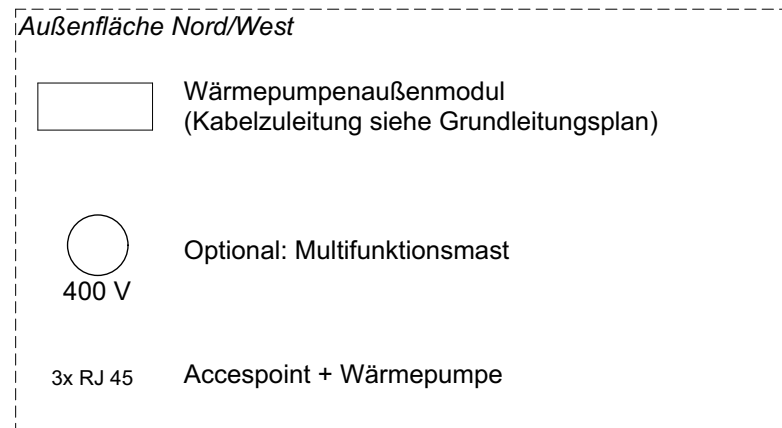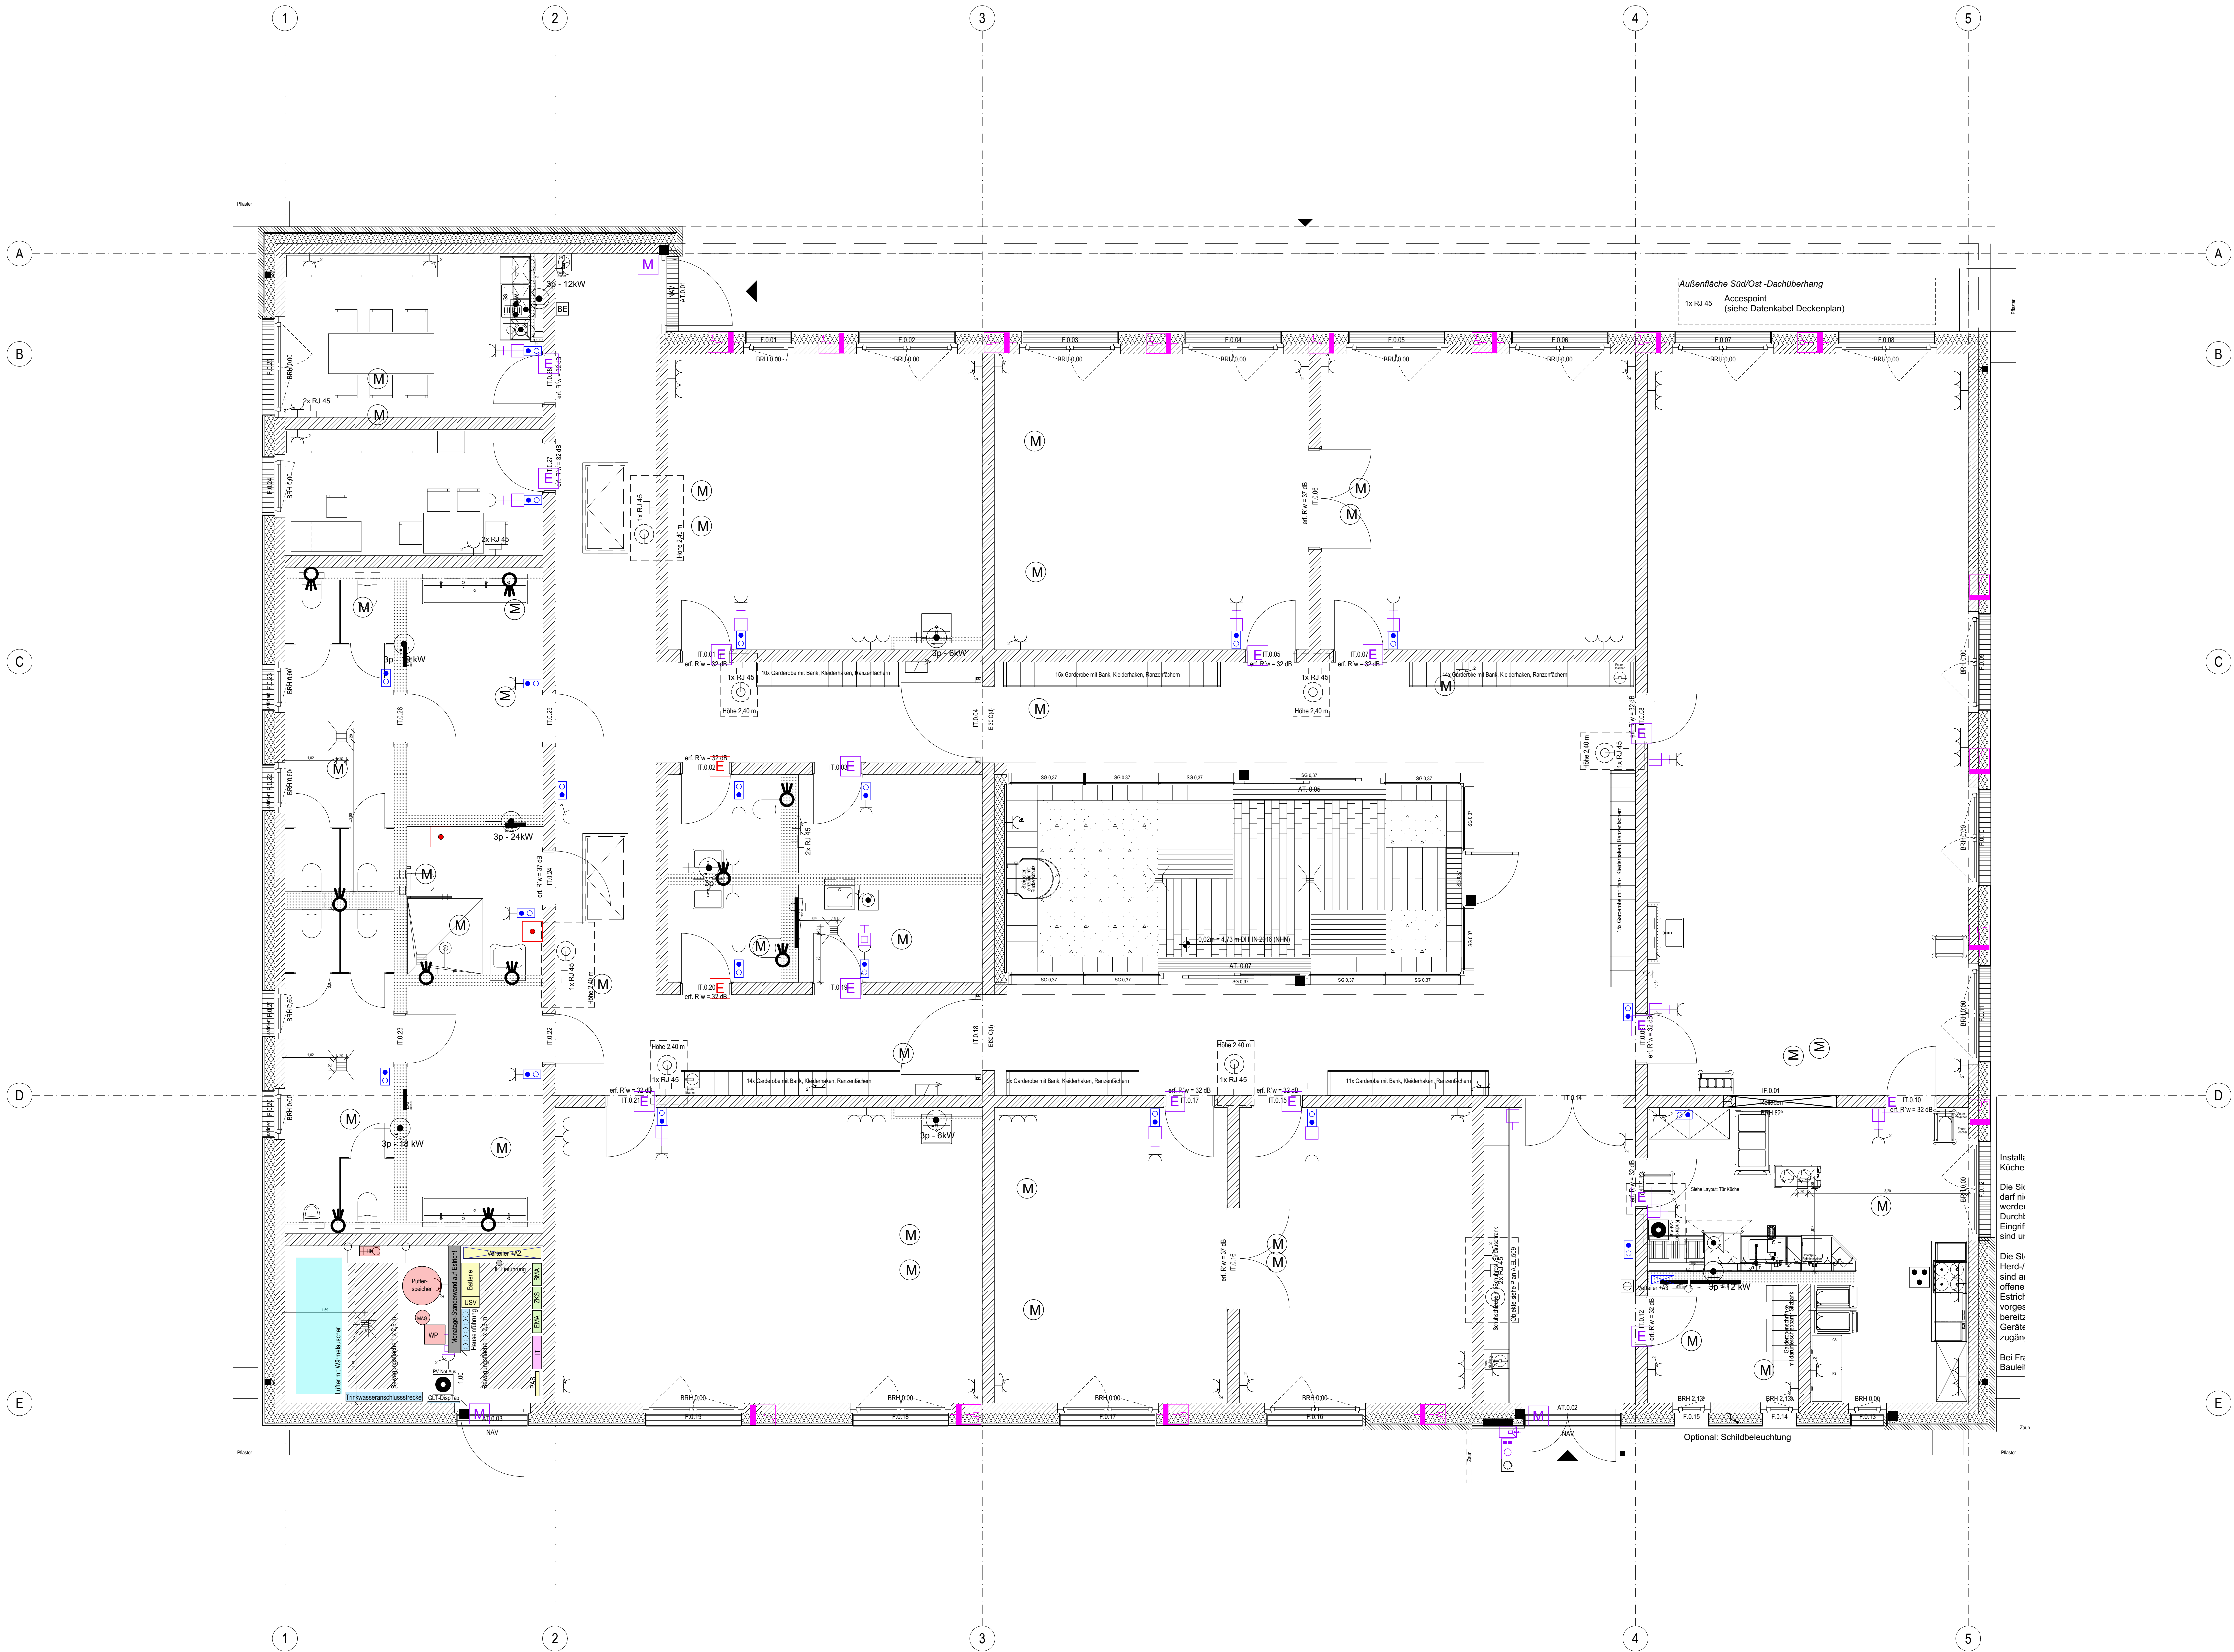

Legende:		
	Accesspoint (Wandmontage)	8 240 cm
	Bedieneinheit (Schaltanlage)	1 110 cm
	BMA - Feststellanlage T1	2 -
	Dachfensteröffner	2 -
	DALI-Taster (Dimmer/Labussen)	1 110 cm
	Durchlaufschalter 3p	8 -
	HK-Verleiderkasten (230 V)	3 -
	Klingel	1 90 cm
	Magnetkontakt-Tür (für EMA)	6 -
	Multifunktions-Mast	2 -
	Pumpenschlüssel	2 -
	Raumensor	24 140 cm
	RJ45-12Vch-Backbox, LP	11 30 cm
	Scherfahrschaltung (für EMA)	1 120 cm
	Schuko-HS, 1xLP-SD	21 30 cm
	Schuko-HS, 2xLP-SD	32 30 cm
	Schuko-HS, 3xLP-SD	17 30 cm
	Außendeckdose	1 30 cm
	SM-Motor (mit & ohne Notstrom)	16 -
	Stellvertreiber Lüftung (Decke)	32 Zwischenbohle
	Taster	1 110 cm
	24 V - Anschluss der Anmuten	10 -
	Zentralkontrolle	1 110 cm
	Verteilungskasten	2 -
	Waschmaschinenanschluss	1 61 cm
	Geschirrspülmaschine	2 -
	Ofen-Herd-Kombi	2 -
	Notbeleuchtung	2 20 cm
	elektronischer Türbeschlag	3 -
	elektronischer Schließzylinder (einstufig) (mit)	18 -
	elektr. Rollläden	1 Sturzbohle
	Not-Aus-Knopf & Schlüsselbaster	2 110 cm
	Schließbohrungszuleitung (230 V)	1 Heizdraht
	Taster (Standard)	2 110 cm

- Hinweise:**
- (1) Abweichungen der Installationshöhe sind in Plan und Kicherplan beschrieben!
 - (2) Statische Elektrobus sind ausschließlich innerhalb der vorgesehenen Kabeltrassen zu führen. Eine ungünstige oder trennende Verlegung, insbesondere auf dem Rohfußboden der Flure, ist nicht zulässig.
 - (3) In diesem Zusammenhang sind die Installationsnormen gemäß DIN 18151-3 verbindlich zu beachten.
 - (4) Die elektr. Bauteile des Technikraums sind ebenfalls vollständig einzuplanen.
 - (5) Das Medienboard als Designelement ist auf dem Plan D-07.81.0.10 Eingangsgebiet Atrium D-07.81.0.10 dargestellt.
 - (6) Abweichend von den vorgesehenen einfachen E25-Dose kann die Verlegung eines zusätzlichen CAT-7-PoE-Kabels erforderlich sein, z. B. für einen Decken-Access-Point (siehe Deckenplan-Plan bzw. Grundriss).

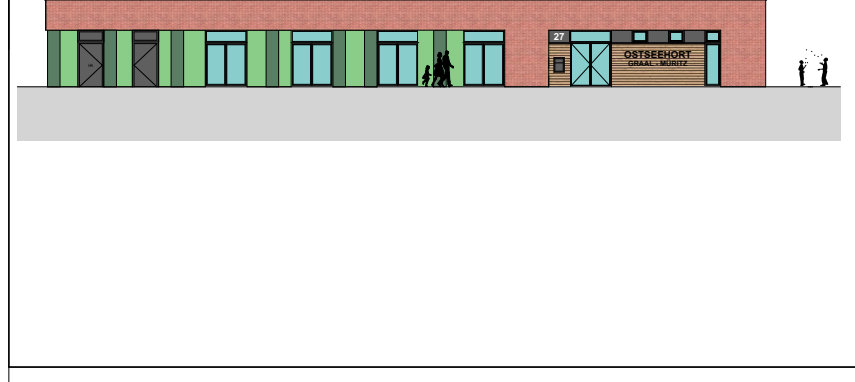

Hinweis:
Statische Maße sind vom Unternehmen eigenverantwortlich am Bau zu prüfen.
Alle Werkzeuge sind nur in Verbindung mit den gültigen Schutz- und Bewehrungsregeln der Tragwerksplanung, sowie den Durchschneide- und Fortschrittsregeln gültig, welche den ergänzenden Angaben.
Die Ausführungen sind nach Angabe Tragwerksplanung auszuführen.
Das ausführende Unternehmen ist verpflichtet, den die Auftraggeber in etwaige Umstrukturierungen der Ausführungsunterlagen hinzuweisen (VfB, § 3.3).

Index	Änderung	Datum
003	Aktualisierung auf Stand vom 06.02.2026	09.02.2026
004	Aktualisierung auf Stand vom 26.05.2026	17.06.2026

BAUVERHÄLTNIS:
Kinder- und Jugendcampus Graal-Münz, KT 300 212
Ottensweg 77
18181 Graal-Münz

BEAUFTRAGT DURCH:
Bauamt
Gemeinde Graal-Münz
Röntgen Straße 77
18181 Graal-Münz
Tel. 038206-81142
E-Mail: bauamt@gemeinde-graalmunz.de
Stempel / Unterschrift / Freigabe Bauplan:


PLANUNG DURCH:
H. B. S. 3. Reihe
VAUWERK GmbH
Strodelstraße 15
18055 Rostock
Tel. 0172 6950147
E-Mail: freigebe@vauwerk.com
Stempel / Unterschrift / Freigabe Bauplan:

(Phase) (Zeichner) (Planart) (Index)

A.E.L.208.004


Elektrobauteile

Maßstab: 1:50, 1:100	Format: A0 (841 x 1189 mm)	Datum: 25.05.2026	Zeichner: C. Köttemeyer
-------------------------	-------------------------------	----------------------	----------------------------

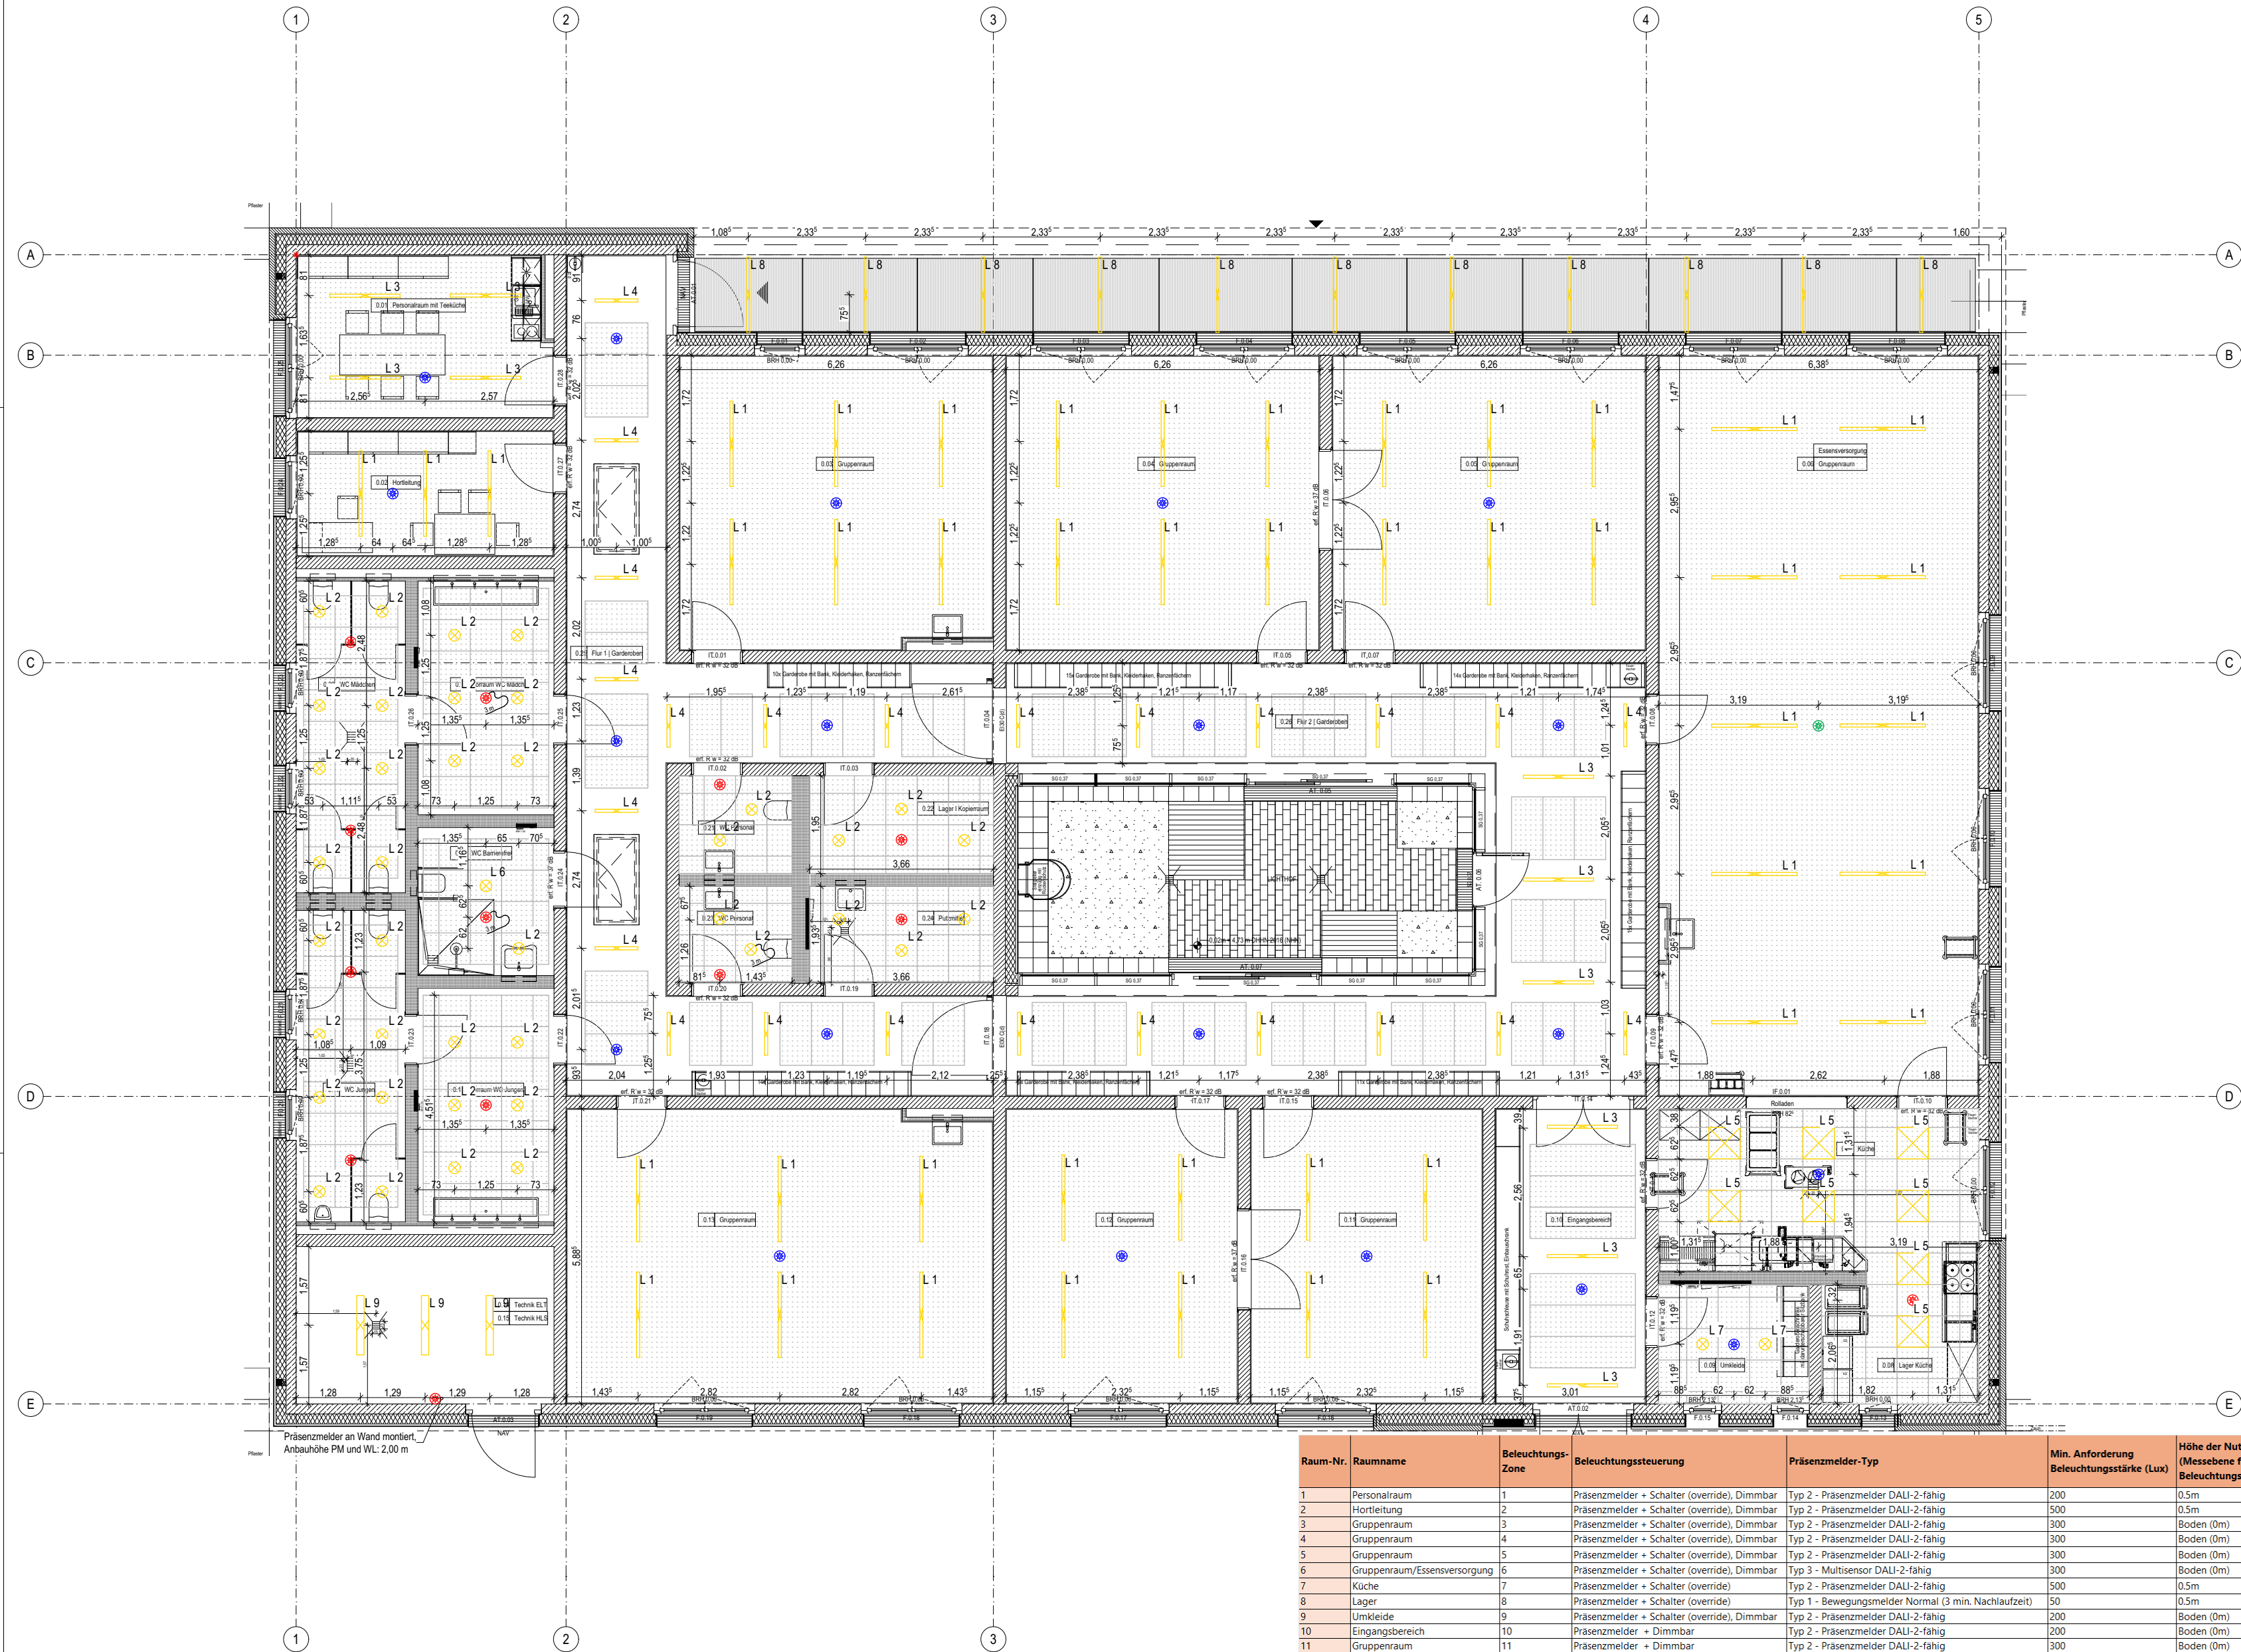

Raum-Nr.	Raumname	Beleuchtungs-Zone	Beleuchtungssteuerung	Präsenzmelder-Typ	Min. Anforderung Beleuchtungsstärke (Lux)	Höhe der Nutzebene (Messebene für Beleuchtungsstärke)
1	Personalraum	1	Präsenzmelder + Schalter (override), Dimmbar	Typ 2 - Präsenzmelder DALI-2-fähig	200	0,5m
2	Hortilichtung	2	Präsenzmelder + Schalter (override), Dimmbar	Typ 2 - Präsenzmelder DALI-2-fähig	500	0,5m
3	Gruppenraum	3	Präsenzmelder + Schalter (override), Dimmbar	Typ 2 - Präsenzmelder DALI-2-fähig	300	Boden (0m)
4	Gruppenraum	4	Präsenzmelder + Schalter (override), Dimmbar	Typ 2 - Präsenzmelder DALI-2-fähig	300	Boden (0m)
5	Gruppenraum	5	Präsenzmelder + Schalter (override), Dimmbar	Typ 2 - Präsenzmelder DALI-2-fähig	300	Boden (0m)
6	Gruppenraum/Essensversorgung	6	Präsenzmelder + Schalter (override), Dimmbar	Typ 3 - Multisensor DALI-2-fähig	300	Boden (0m)
7	Küche	7	Präsenzmelder + Schalter (override)	Typ 2 - Präsenzmelder DALI-2-fähig	500	0,5m
8	Lager	8	Präsenzmelder + Schalter (override)	Typ 1 - Bewegungsmelder Normal (3 min. Nachlaufzeit)	50	0,5m
9	Umkleide	9	Präsenzmelder + Schalter (override), Dimmbar	Typ 2 - Präsenzmelder DALI-2-fähig	200	Boden (0m)
10	Eingangsbereich	10	Präsenzmelder + Dimmbar	Typ 2 - Präsenzmelder DALI-2-fähig	200	Boden (0m)
11	Gruppenraum	11	Präsenzmelder + Dimmbar	Typ 2 - Präsenzmelder DALI-2-fähig	300	Boden (0m)
12	Gruppenraum	12	Präsenzmelder + Dimmbar	Typ 2 - Präsenzmelder DALI-2-fähig	300	Boden (0m)
13	Gruppenraum	13	Präsenzmelder + Schalter (override), Dimmbar	Typ 2 - Präsenzmelder DALI-2-fähig	300	Boden (0m)
14/15	Technik	14	Präsenzmelder + Schalter (override)	Typ 1 - Bewegungsmelder Normal (10 min. Nachlaufzeit)	200	0,5m
16	Vorraum WC Jungen	15	Präsenzmelder	Typ 1 - Bewegungsmelder Normal (3 min. Nachlaufzeit)	200	0,5m
17	WC Jungen	16	Präsenzmelder	Typ 1 - Bewegungsmelder Normal (6 min. Nachlaufzeit)	200	0,5m
18	WC barrierefrei	17	Präsenzmelder	Typ 1 - Bewegungsmelder Normal (6 min. Nachlaufzeit)	200	0,5m
19	Vorraum WC Mädchen	18	Präsenzmelder	Typ 1 - Bewegungsmelder Normal (3 min. Nachlaufzeit)	200	0,5m
20	WC Mädchen	19	Präsenzmelder	Typ 1 - Bewegungsmelder Normal (6 min. Nachlaufzeit)	200	0,5m
21	WC Personal	20	Präsenzmelder	Typ 1 - Bewegungsmelder Normal (3 min. Nachlaufzeit)	200	0,5m
22	Lager/Kopierer	21	Präsenzmelder	Typ 1 - Bewegungsmelder Normal (3 min. Nachlaufzeit)	50	0,5m
23	WC Personal	22	Präsenzmelder	Typ 1 - Bewegungsmelder Normal (3 min. Nachlaufzeit)	200	0,5m
24	PuMi	23	Präsenzmelder	Typ 1 - Bewegungsmelder Normal (2 min. Nachlaufzeit)	50	0,5m
25	Verkehrsfläche/Garderobe	24	Präsenzmelder	Typ 2 - Präsenzmelder DALI-2-fähig	50	Boden (0m)
26	Verkehrsfläche/Garderobe	24	Präsenzmelder	Typ 2 - Präsenzmelder DALI-2-fähig	50	Boden (0m)

Daten zu Beleuchtung			
Symbol	Nr.	Bezeichnung	Menge (Stk.)
	L 1	Linearleuchte lang	45
	L 2	Anbau-Rundleuchte normal	39
	L 3	Linearleuchte mittellang	10
	L 4	Linearleuchte kurz	24
	L 5	Rasterleuchte	8
	L 6	Anbau-Rundleuchte hell	1
	L 7	Anbau-Rundleuchte mit DALI-Steuerung	2
	L 8	Linear-Außenleuchte	11
	L 9	Linearleuchte Technik	3
Präsenzmelder			Menge
Symbol	Bezeichnung		
	Typ 1: Bewegungsmelder normal		13
	Typ 2: Präsenzmelder, DALI-2-fähig		20
	Typ 3: Multisensor (Präsenz + Luft), DALI-2-fähig		1

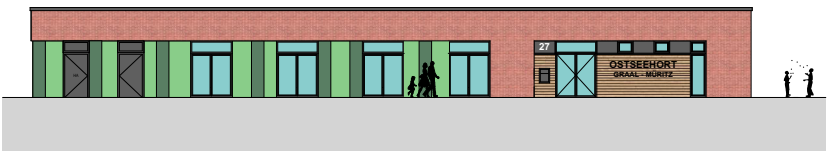

Hinweis:
Sämtliche Maße sind vom Unternehmenden eigenverantwortlich am Bau zu prüfen.
Alle Werkpläne sind nur in Verbindung mit den gültigen Schal- und Bewehrungsplänen der Tragwerksplanung, sowie den Durchbruchplänen der Fachplanung gültig und/oder den ergänzenden Angaben.
Dehnungsfugen sind nach Angabe Tragwerksplanung auszuführen.
Das ausführende Unternehmen ist verpflichtet, den Auftraggeberin auf etwaige Unstimmigkeiten der Ausführungsunterlagen hinzuweisen (VOB, § 3.3).

Index	Änderung	Datum
001	Erstausgabe	15.12.2025
002	Neue AFU Plangrundlage Buttlar 16.12.2025, Grundrisse angepasst (nach BA Stand vom 16.12.25), Neue Leuchten ausgewählt (Anbau, max. 230 mm), Rasterdeckenstruktur hinterlegt, Info-Tabelle mit Beleuchtungsdetails erstellt und in Plan integriert, Präsenzmelder-Positionen angepasst (u.a. Räume 21/23, Kinder-WCs), Beschriftungen/Bezeichnungen im Plan überarbeitet	05.02.2026
003	Aktualisierung auf Stand BA vom 06.02.2026	09.02.2026
004	Aktualisierung auf Stand BA vom 26.05.2026	17.06.2026

VAUWERK

BAUVORHABEN:
Kinder- und Jugendcampus Graal-Mürzt, KT 300 212
Ostseering 27,
18181 Graal-Mürzt


± 0,00 = + 4,75 m üNN = OK FFB EG	
BEAUFTRAGT DURCH: Bauamt Gemeinde Graal-Mürzt Ribnitzer Straße 21, 18181 Graal-Mürzt Tel: 038206-81142 E-Mail: bauamt@gemeinde-graalmuerzt.de	PLANUNG DURCH: H.Rüß; S. Nethe VAUWERK GmbH Strandstraße 95, 18055 Rostock Tel: 0172 6950147 E-Mail: hruess@vauwerk.com
Stempel / Unterschrift / Freigabe Bauherr*in:	Stempel / Unterschrift / Freigabe Planer*in:

(Phase), (Gepew), (Planart), (Index)

A.EL.201.004

Deckenbeleuchtung

Maßstab: 1:100, 1:2,00	Format: A2 (420 x 594 mm)	Datum: 25.06.2026	Zeichner*in: C. Küchenmeister
---------------------------	------------------------------	----------------------	----------------------------------

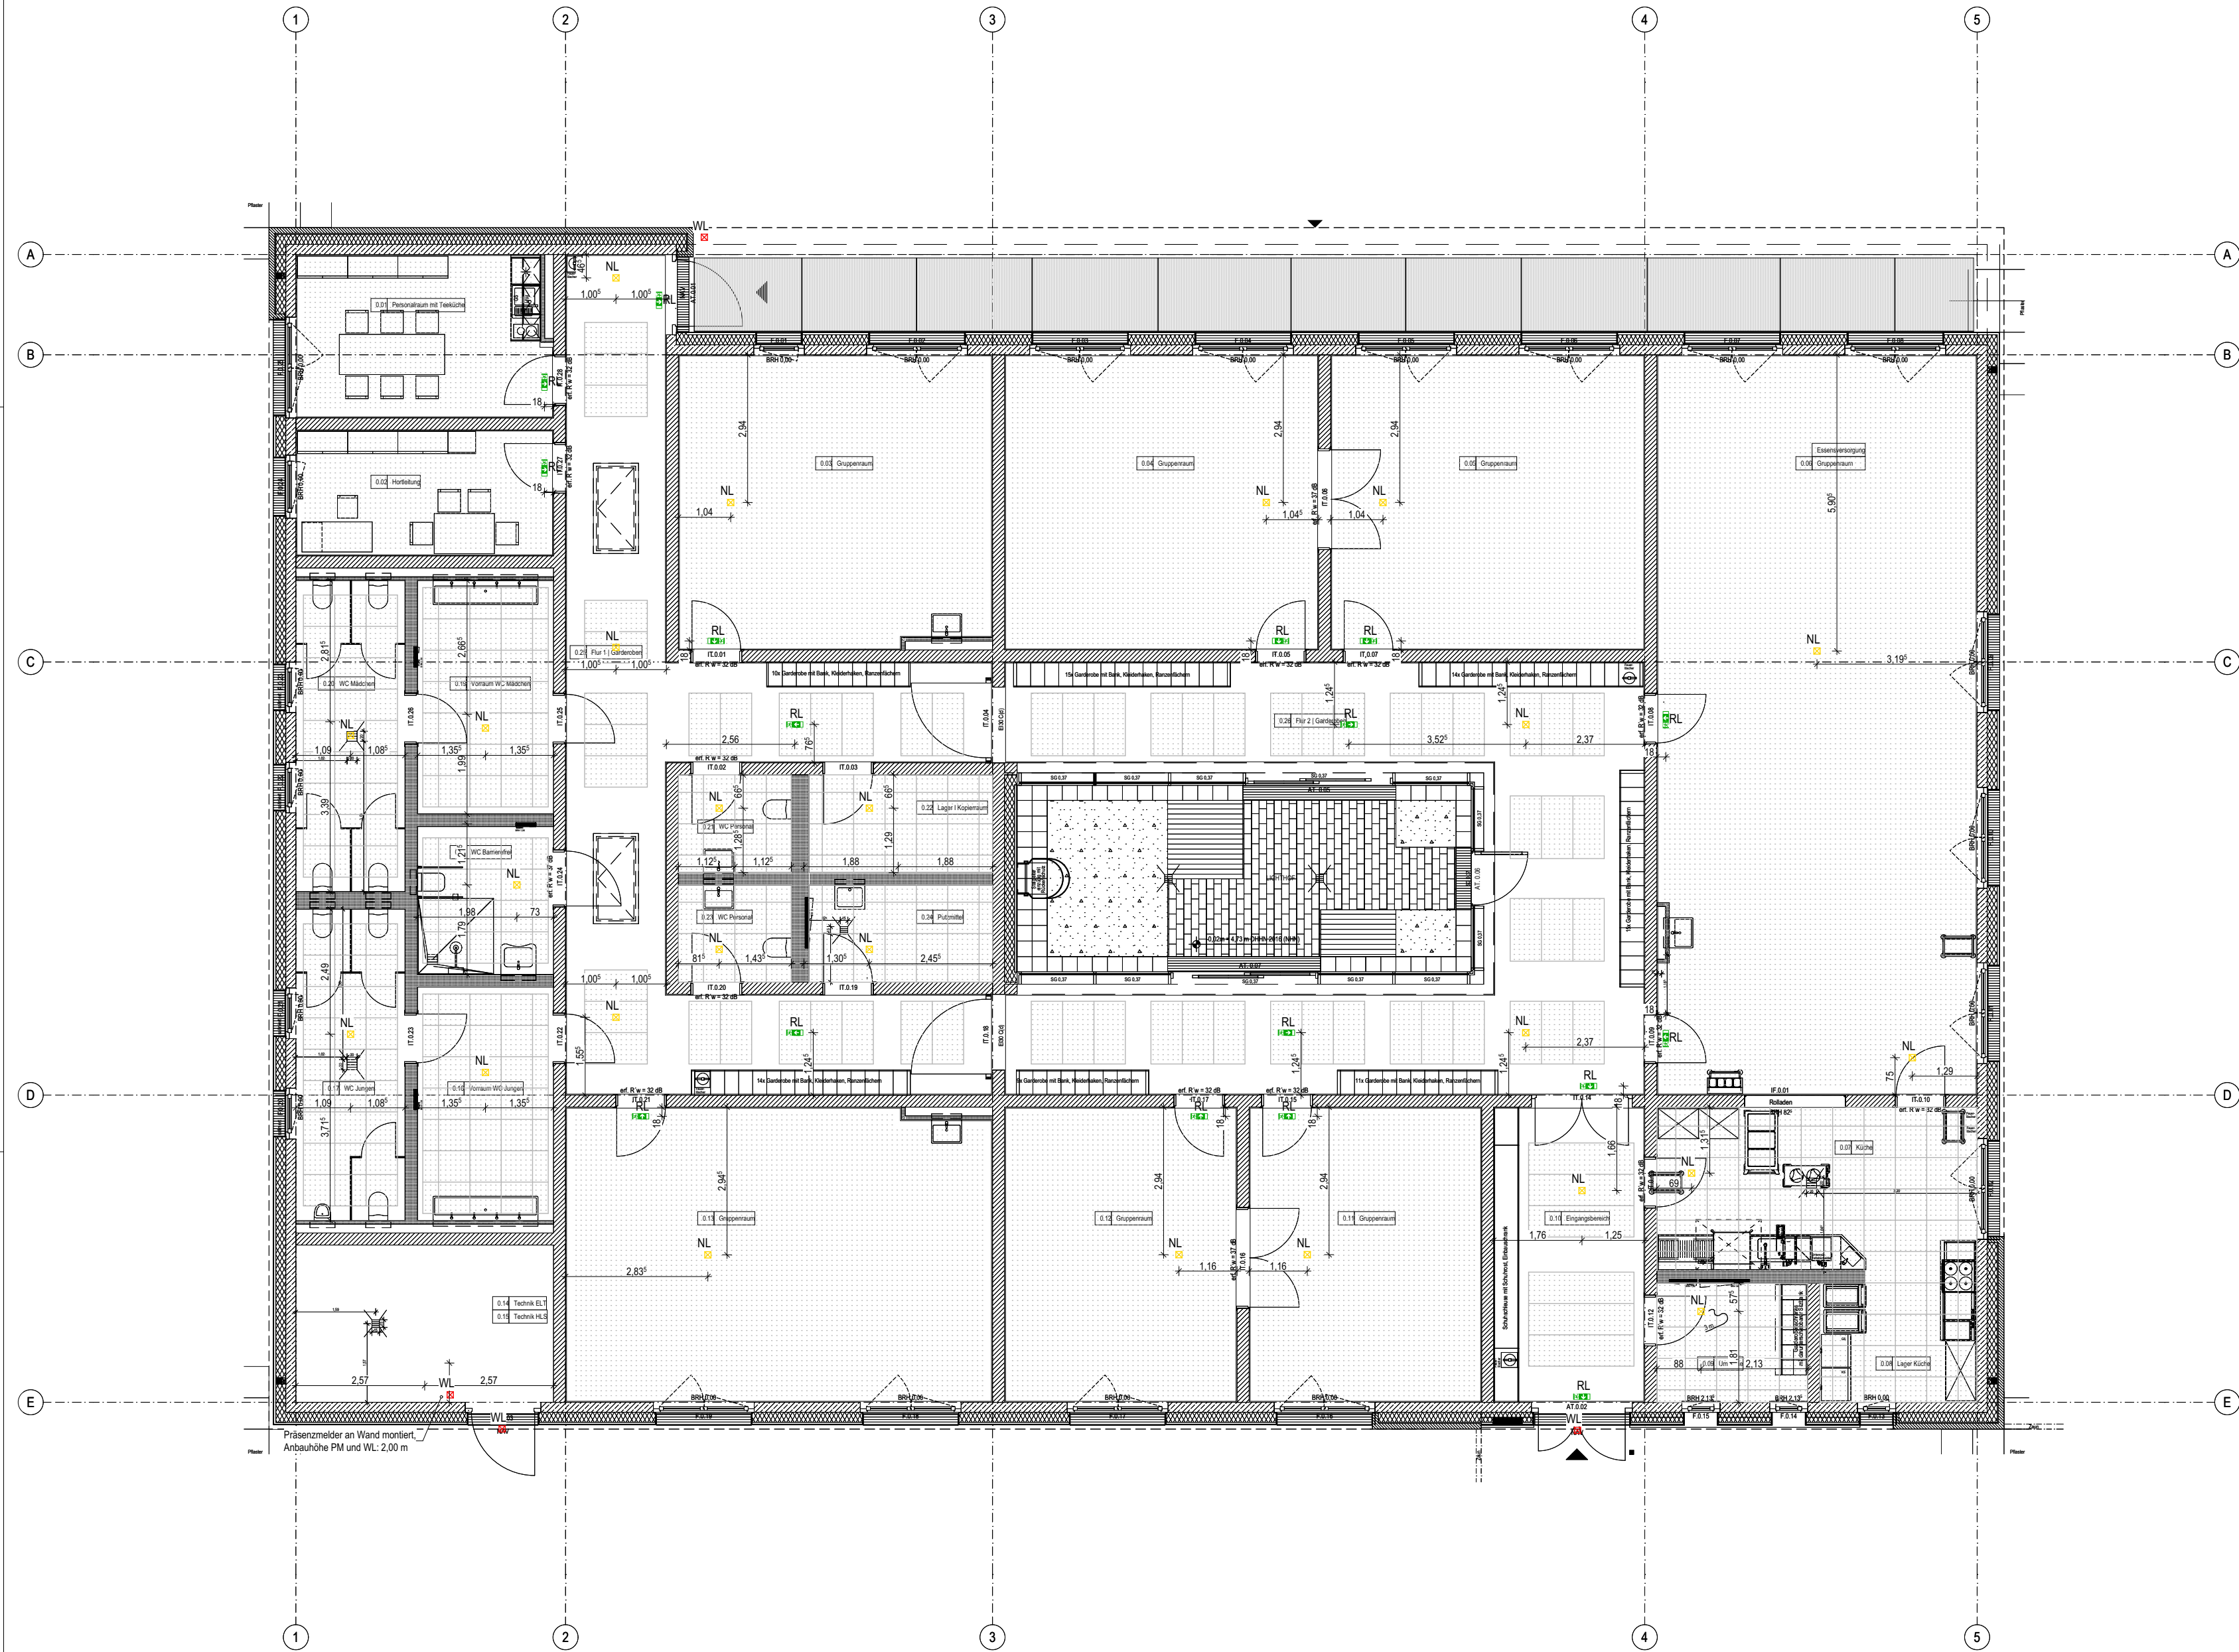

Hinweis: technische Infos zur
Beleuchtung - siehe Objekt-Katalog

Notbeleuchtung			
Symbol	Nr.	Bezeichnung	Menge (Stk.)
	NL	Notleuchte	25
	RL	Rettungszeichenleuchte	17
	WL	Wandnotleuchte	4



Hinweis:
Sämtliche Maße sind vom Unternehmenden eigenverantwortlich am Bau zu prüfen.
Alle Werkpläne sind nur in Verbindung mit den gültigen Schal- und Bewehrungsplänen der Tragwerksplanung, sowie den Durchbruchplänen der Fachplanung gültig und/oder den ergänzenden Angaben.
Dehnungsfugen sind nach Angabe Tragwerksplanung auszuführen.
Das ausführende Unternehmen ist verpflichtet, den Auftraggeber:in auf etwaige Unstimmigkeiten der Ausführungsunterlagen hinzuweisen (VOB, § 3.3).

Index	Änderung	Datum
001	Erstausgabe	15.12.2025
002	Neue AFU Plangrundlage Buttler 16.12.2025. Neue Notleuchtenpositionen + Notleuchten übernommen, Rettungszeichenleuchten-Positionen angepasst, Raumbezeichnung (klein) ergänzt	05.02.2026
003	Aktualisierung auf Stand BA vom 06.02.2026	09.02.2026
004	Aktualisierung auf Stand BA vom 26.05.2026	17.06.2026

VAUWERK

BAUVORHABEN:
Kinder- und Jugendcampus Graal-Müritz, KT 300 212
Ostseering 27,
18181 Graal-Müritz

± 0,00 = + 4,75 m üNN = OK FFB EG

BEAUFTRAGT DURCH:

Bauamt
Gemeinde Graal-Müritz
Ribnitzer Straße 21,
18181 Graal-Müritz

Tel: 038206-81142

E-Mail: bauamt@gemeinde-graalmueritz.de

Stempel / Unterschrift / Freigabe Bauherr*in:

PLANUNG DURCH:

H.Rüß; S. Nethe
VAUWERK GmbH
Strandstraße 95,
18055 Rostock

Tel: 0172 6950147

E-Mail: hruess@vauwerk.com


Stempel / Unterschrift / Freigabe Planer*in:

(Phase),(Geweke),(Planart),(Index)

A.EL.202.004

Notbeleuchtung

Maßstab: 1:100, 1:1.91	Format: A2 (420 x 594 mm)	Datum: 25.06.2026	Zeichner*in: C. Küchenmeister
---------------------------	------------------------------	----------------------	----------------------------------

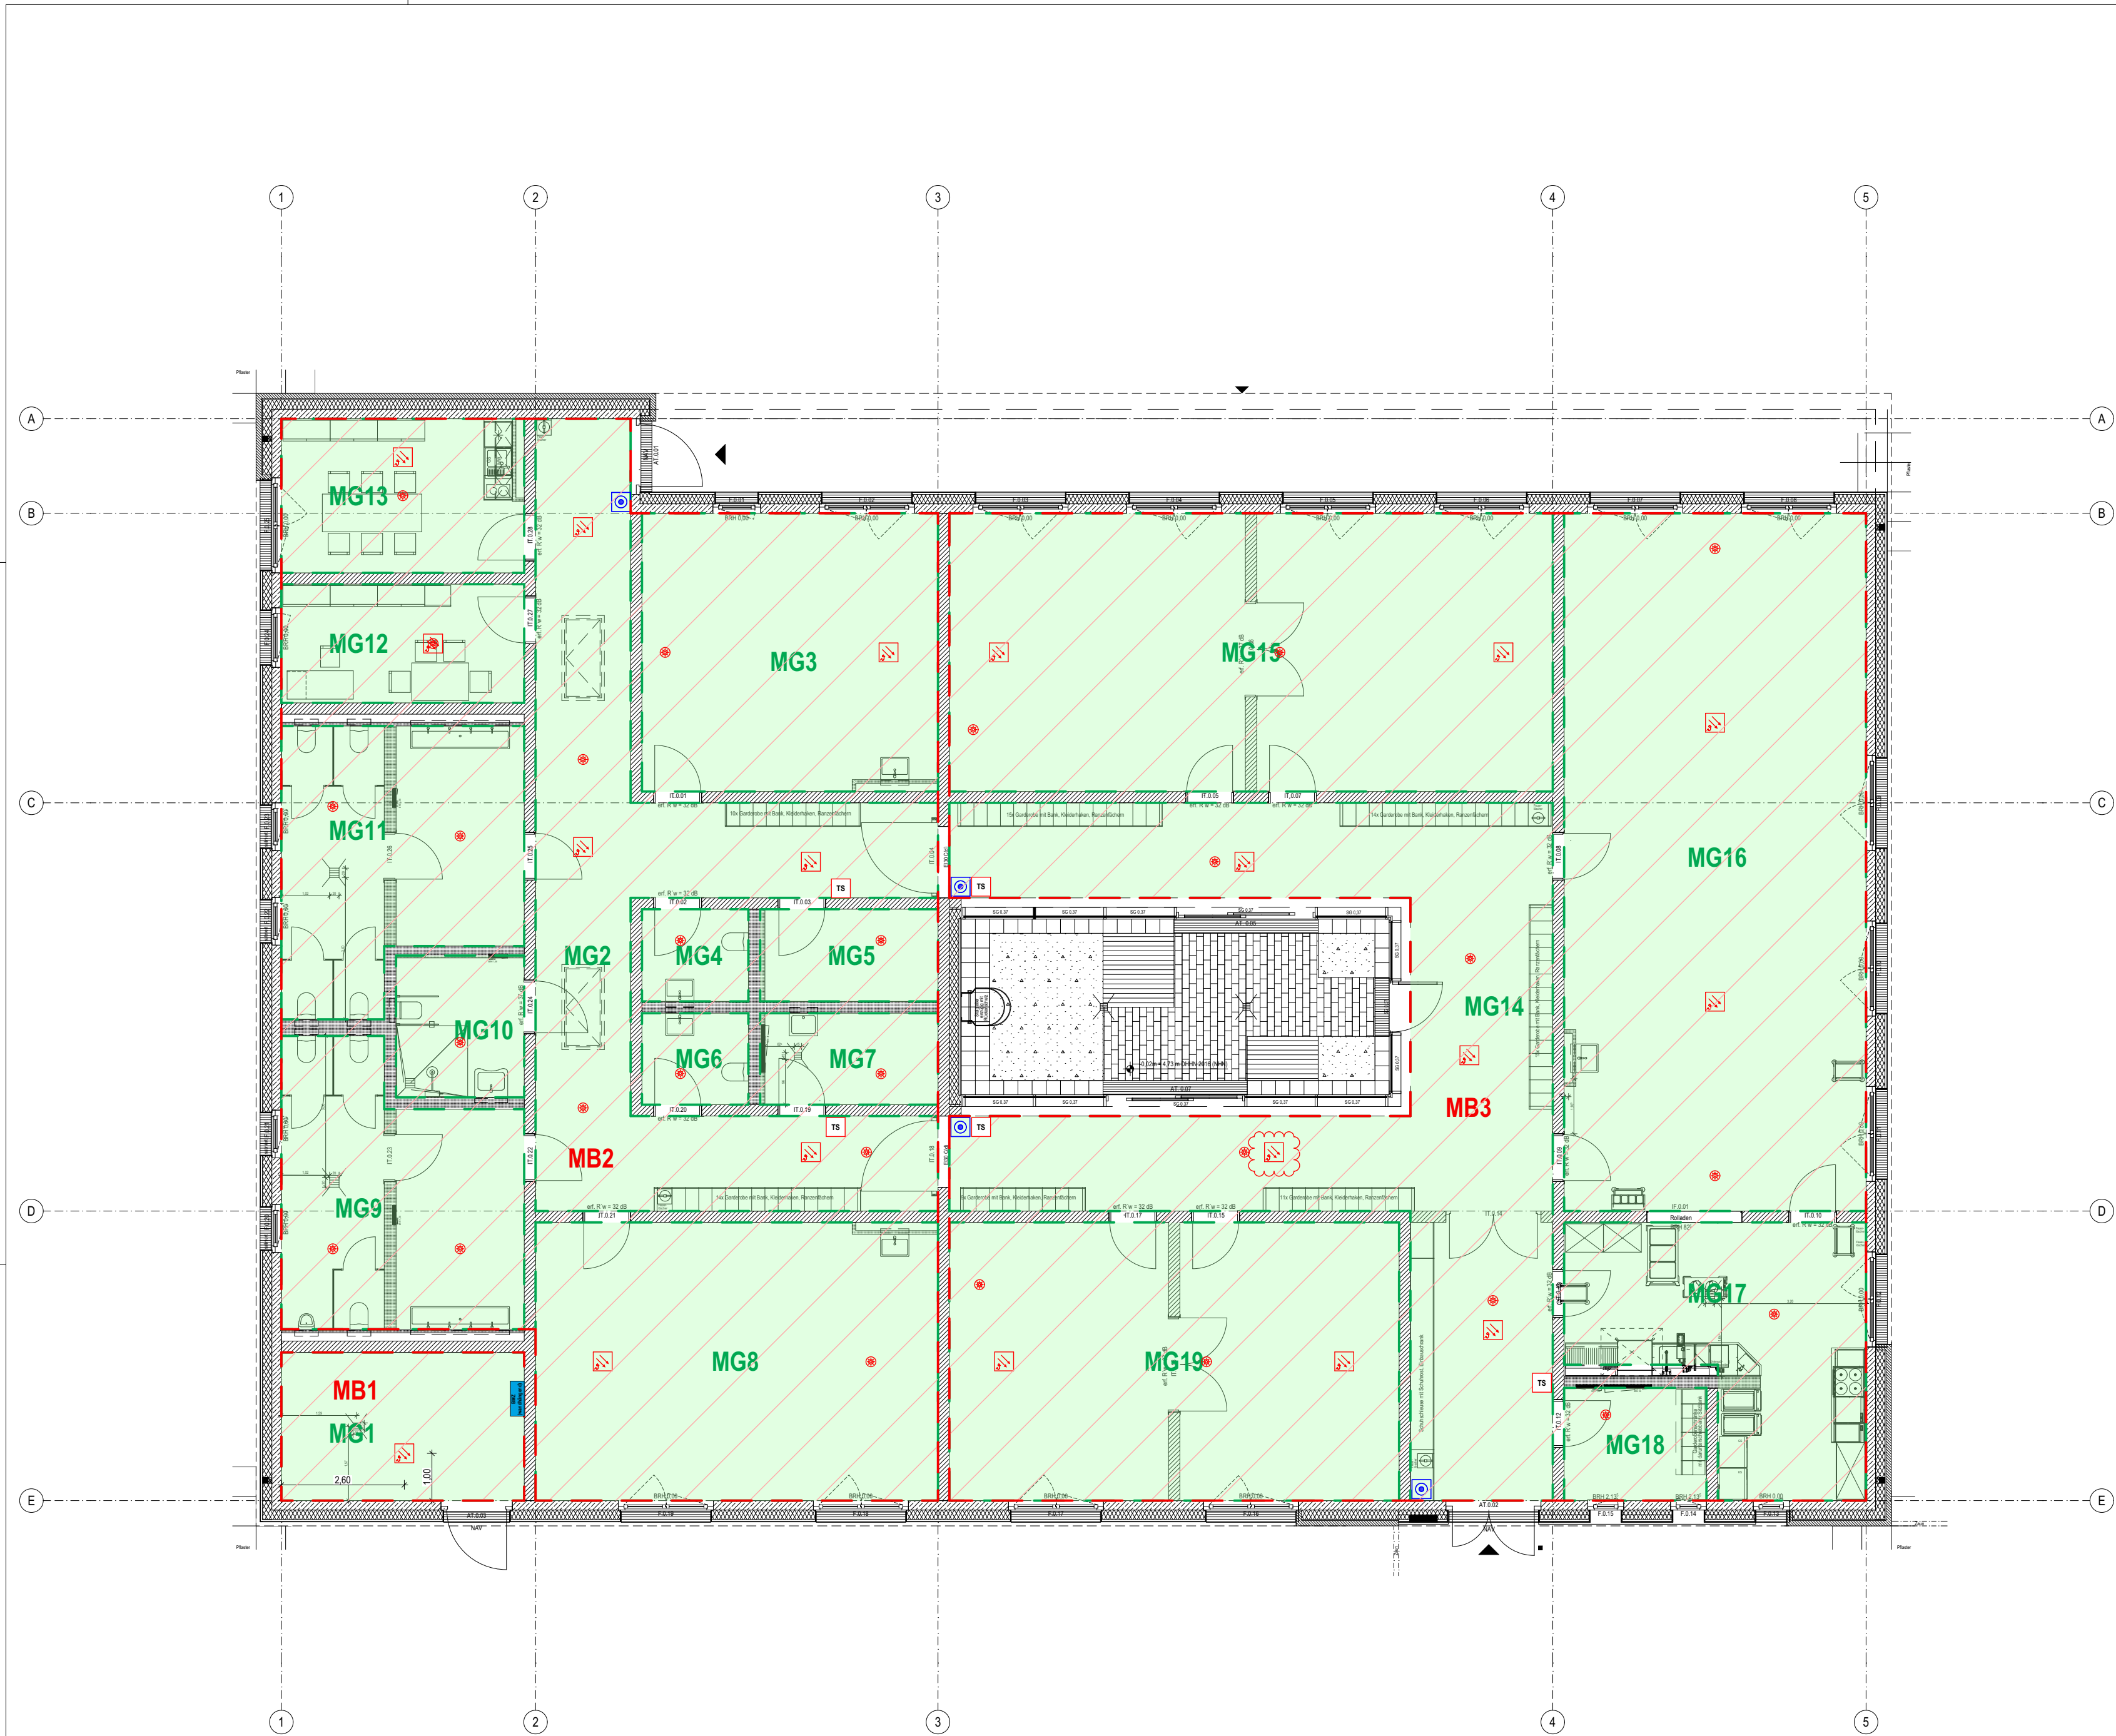

Legende:

- Meldebereich + Nummerierung
- Meldegruppe + Nummerierung
- Brandwarmmelder Kobgerät (Deckenmontage); 19 Stk.
(Rauchmelder, akustischer und optischer Signalgeber)
- Handfeuermelder (Wandmontage); 4 Stk.
- Taster für "Tür schließen"
- Brandmeldezentrale; 1 Stk.
- Brandmelder in Zwischendecke; 28 Stk.

Hinweis:
Sämtliche Maße sind vom Unternehmenden eigenverantwortlich am Bau zu prüfen.
Alle Werkpläne sind nur in Verbindung mit den gültigen Schal- und Bewehrungsplänen der Tragwerksplanung, sowie den Durchbruchplänen der Fachplanung gültig und/oder den ergänzenden Angaben.
Dehnungsfugen sind nach Angabe Tragwerksplanung auszuführen.
Das ausführende Unternehmen ist verpflichtet, den die Auftraggeber:in auf etwaige Unstimmigkeiten der Ausführungsunterlagen hinzuweisen (VOB, § 3.3).

Index	Änderung	Datum
001	Erstausgabe	15.12.2025
002	Neue AFU Plangrundlage Buttler 16.12.2025, Brandmelder im Technikraum wurde umpositioniert	05.02.2026
003	Aktualisierung auf Stand BA vom 06.02.2026	09.02.2026
004	Aktualisierung auf Stand BA vom 26.05.2026, Brandmelder verschoben, Reviklappen für Brandmelder in Zwischendecke ergänzt (orange)	17.06.2026

BAUVORHABEN:
Kinder- und Jugendcampus Graal-Müritz, KT 300 212
Ostseering 27,
18181 Graal-Müritz

± 0,00 = + 4,75 m üNN = OK FFB EG

BEAUFTRAGT DURCH:
Bauamt
Gemeinde Graal-Müritz
Ribnitzer Straße 21,
18181 Graal-Müritz

Tel: 038206-81142
E-Mail: bauamt@gemeinde-graalmueritz.de

PLANUNG DURCH:
H.Rüß; S. Nethe
VAUWERK GmbH
Strandstraße 95,
18055 Rostock

Tel: 0172 6950147
E-Mail: hruess@vauwerk.com

Stempel / Unterschrift / Freigabe Bauherr*in:


Stempel / Unterschrift / Freigabe Planer*in:

(Phase),(Gewerk),(Planart),(Index)

A.EL.203.004

Brandmeldebereiche und Melder

Maßstab: 1:100	Format: A2 (420 x 594 mm)	Datum: 25.06.2026	Zeichner*in: C. Küchenmeister
-------------------	------------------------------	----------------------	----------------------------------

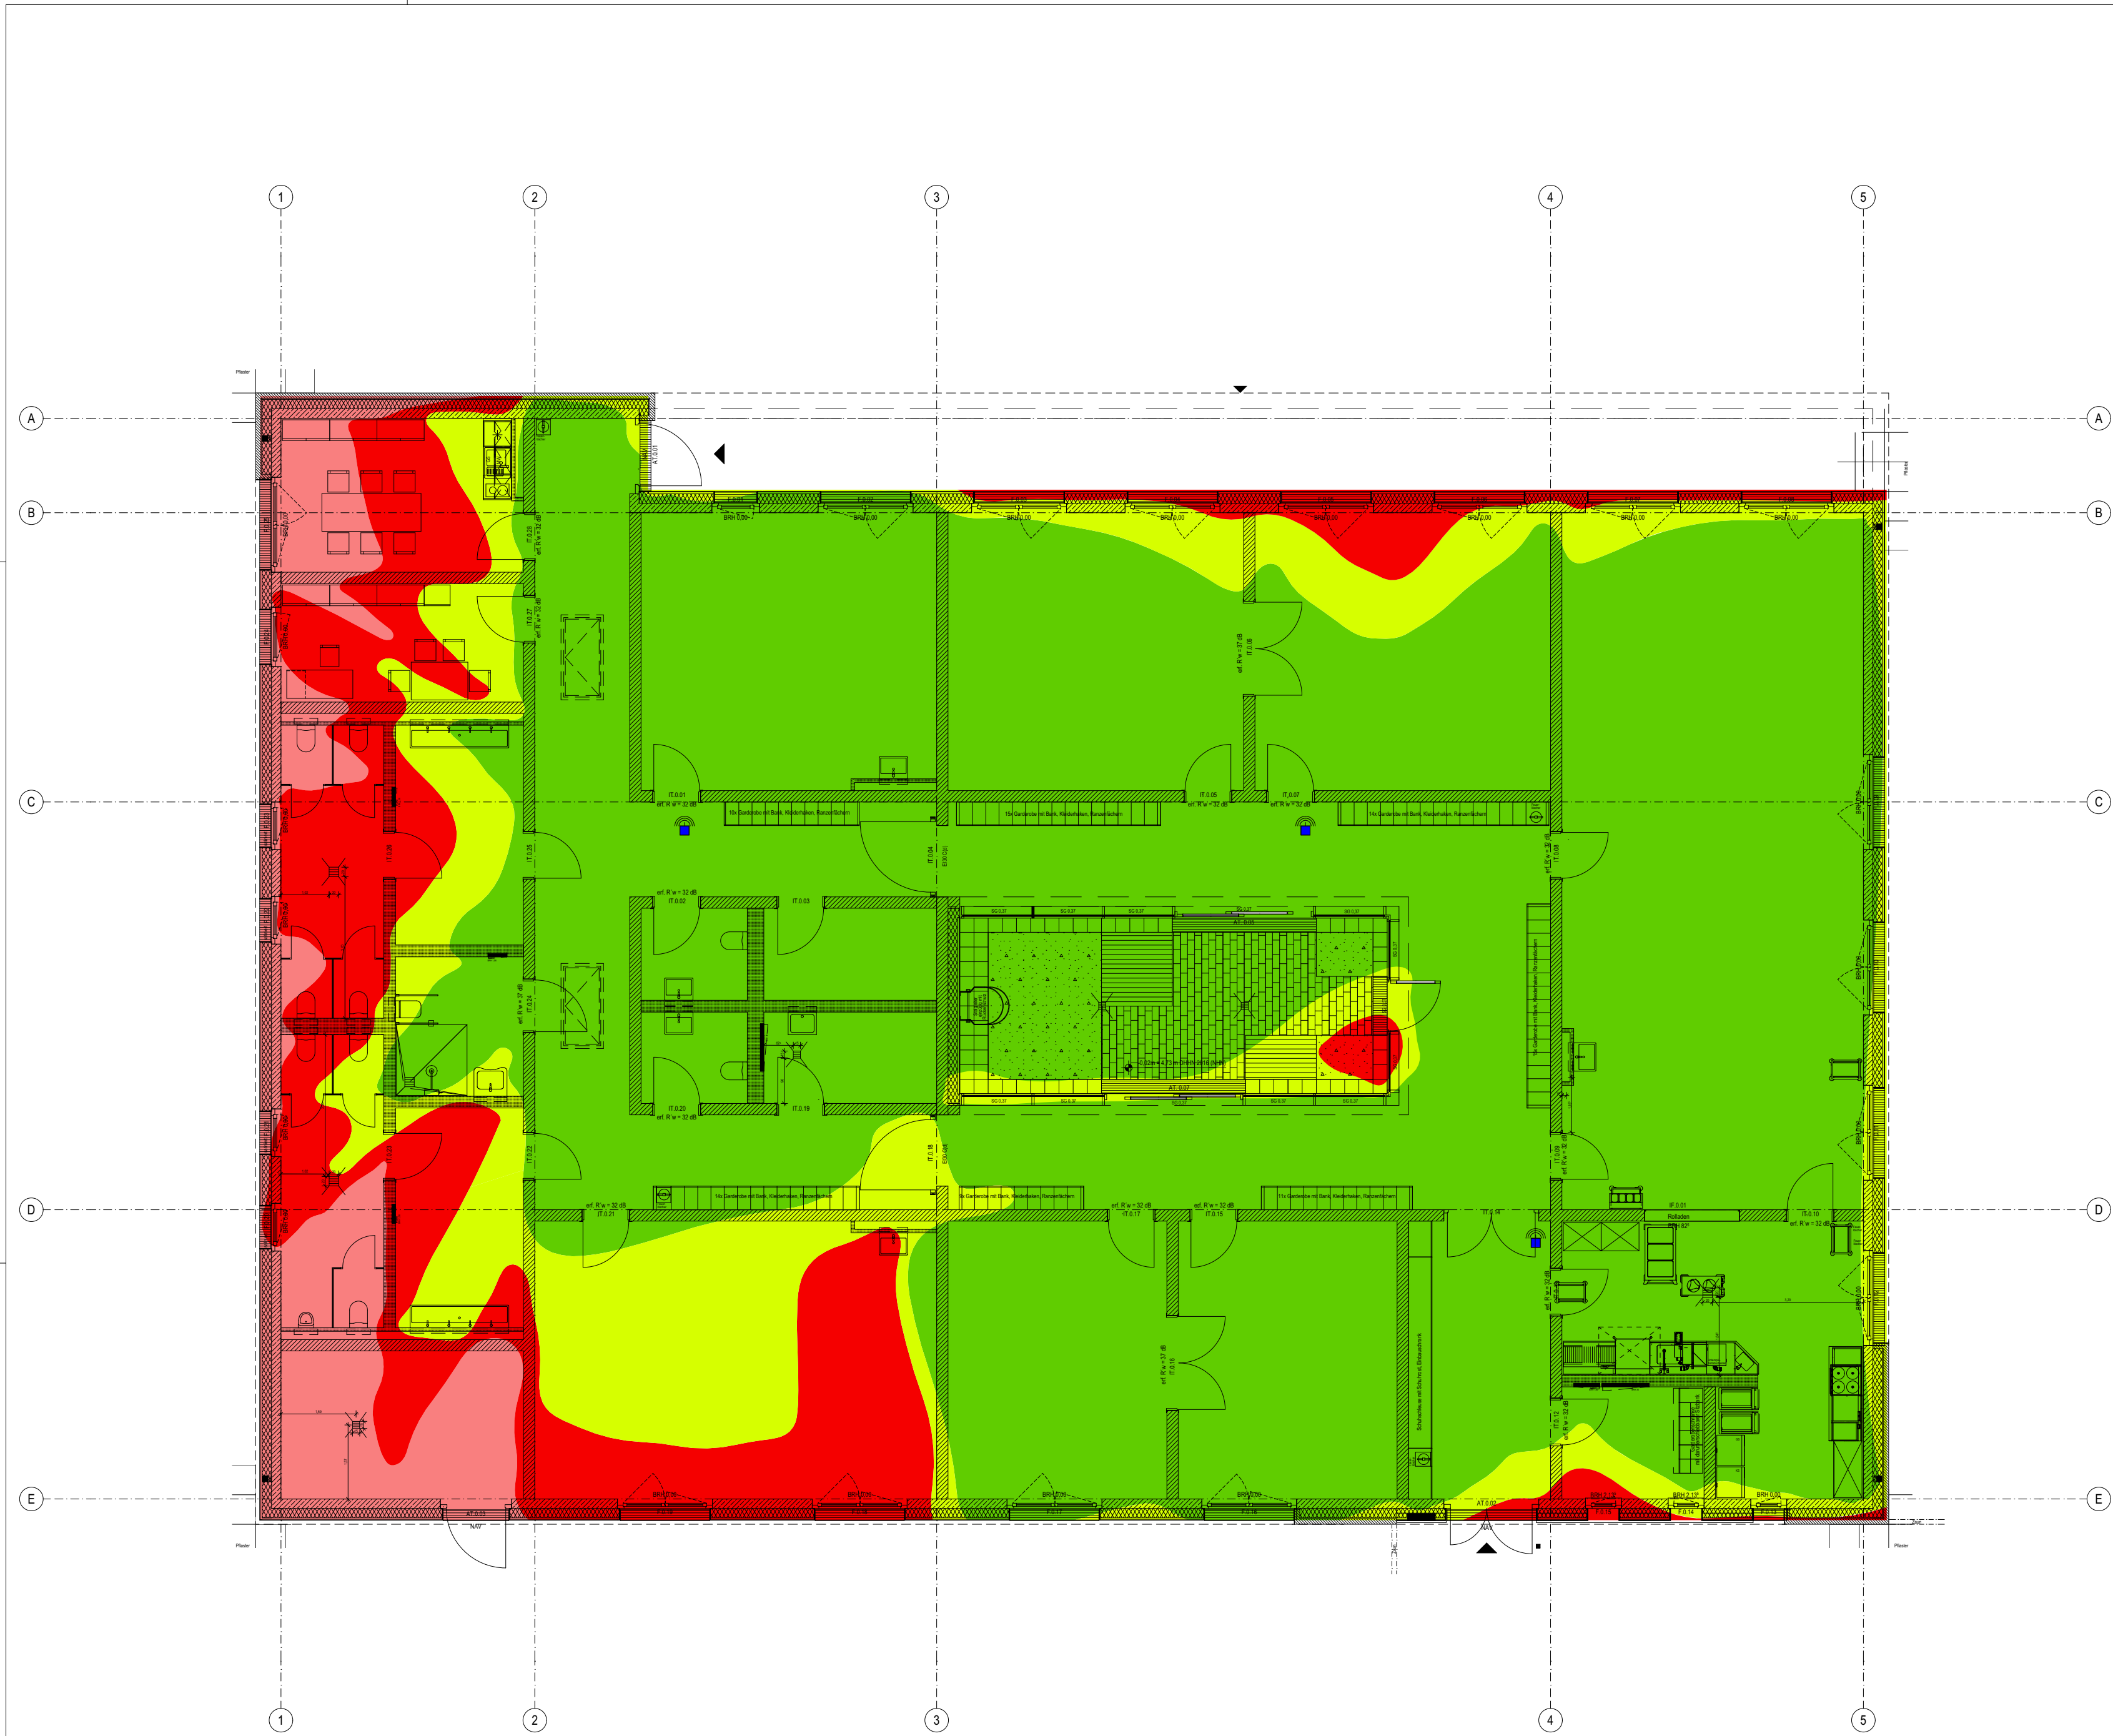

Legende:

sehr gute Empfangsqualität

mittlere Empfangsqualität

schlechte Empfangsqualität

Router (Position in Zwischendecke)

Router Eigenschaften:

Parameter	Wert
Gerätetyp:	WLAN-Router / Access-Point
Frequenzbänder:	2,4 GHz / 5 GHz
agesetzte Sendeleistung:	20dBm
Antennengewinn:	3dBi
Abstrahlcharakteristik:	omnidirektional
Bewertungsziel: Empfang	≥ -70 dBm
Mindestverbindung:	-85 dBm
Einsatzumgebung:	Innenraum, Wohngebäude

Grundlage der Simulation:
Die Empfangsqualität wird durch ein Ausbreitungsmodell berechnet, das Sendeleistung, Entfernung und materialabhängige Dämpfungen zu einem prognostizierten Empfangspegel kombiniert.

Hinweis:
Sämtliche Maße sind vom Unternehmenden eigenverantwortlich am Bau zu prüfen.
Alle Werkpläne sind nur in Verbindung mit den gültigen Schal- und Bewehrungsplänen der Tragwerksplanung, sowie den Durchbruchplänen der Fachplanung gültig und/oder den ergänzenden Angaben.
Dehnungsfugen sind nach Angabe Tragwerksplanung auszuführen.
Das ausführende Unternehmen ist verpflichtet, den:die Auftraggeber:in auf etwaige Unstimmigkeiten der Ausführungsunterlagen hinzuweisen (VOB, § 3.3).

Index	Änderung	Datum
001	Erstausgabe	05.02.2026
002	Aktualisierung auf Stand BA vom 06.02.2026	09.02.2026
003	Aktualisierung auf Stand BA vom 26.05.2026	17.06.2026

BAUVORHABEN:
Kinder- und Jugendcampus Graal-Müritz, KT 300 212
Ostseering 27,
18181 Graal-Müritz

± 0,00 = + 4,75 m üNN = OK FFB EG

BEAUFTRAGT DURCH:
Bauamt
Gemeinde Graal-Müritz
Ribnitzer Straße 21,
18181 Graal-Müritz

Tel: 038206-81142
E-Mail: bauamt@gemeinde-graalmueritz.de

PLANUNG DURCH:
H.Rüß; S. Nethe
VAUWERK GmbH
Strandstraße 95,
18055 Rostock

Tel: 0172 6950147
E-Mail: hruess@vauwerk.com

Stempel / Unterschrift / Freigabe Bauherr*in:


Stempel / Unterschrift / Freigabe Planer*in:

(Phase),(Gewerk),(Planart),(Index)

A.EL.211.003

Router für Türschließanlage - Empfehlung

Maßstab: 1:100	Format: A2 (420 x 594 mm)	Datum: 25.06.2026	Zeichner*in: C. Küchenmeister
-------------------	------------------------------	----------------------	----------------------------------

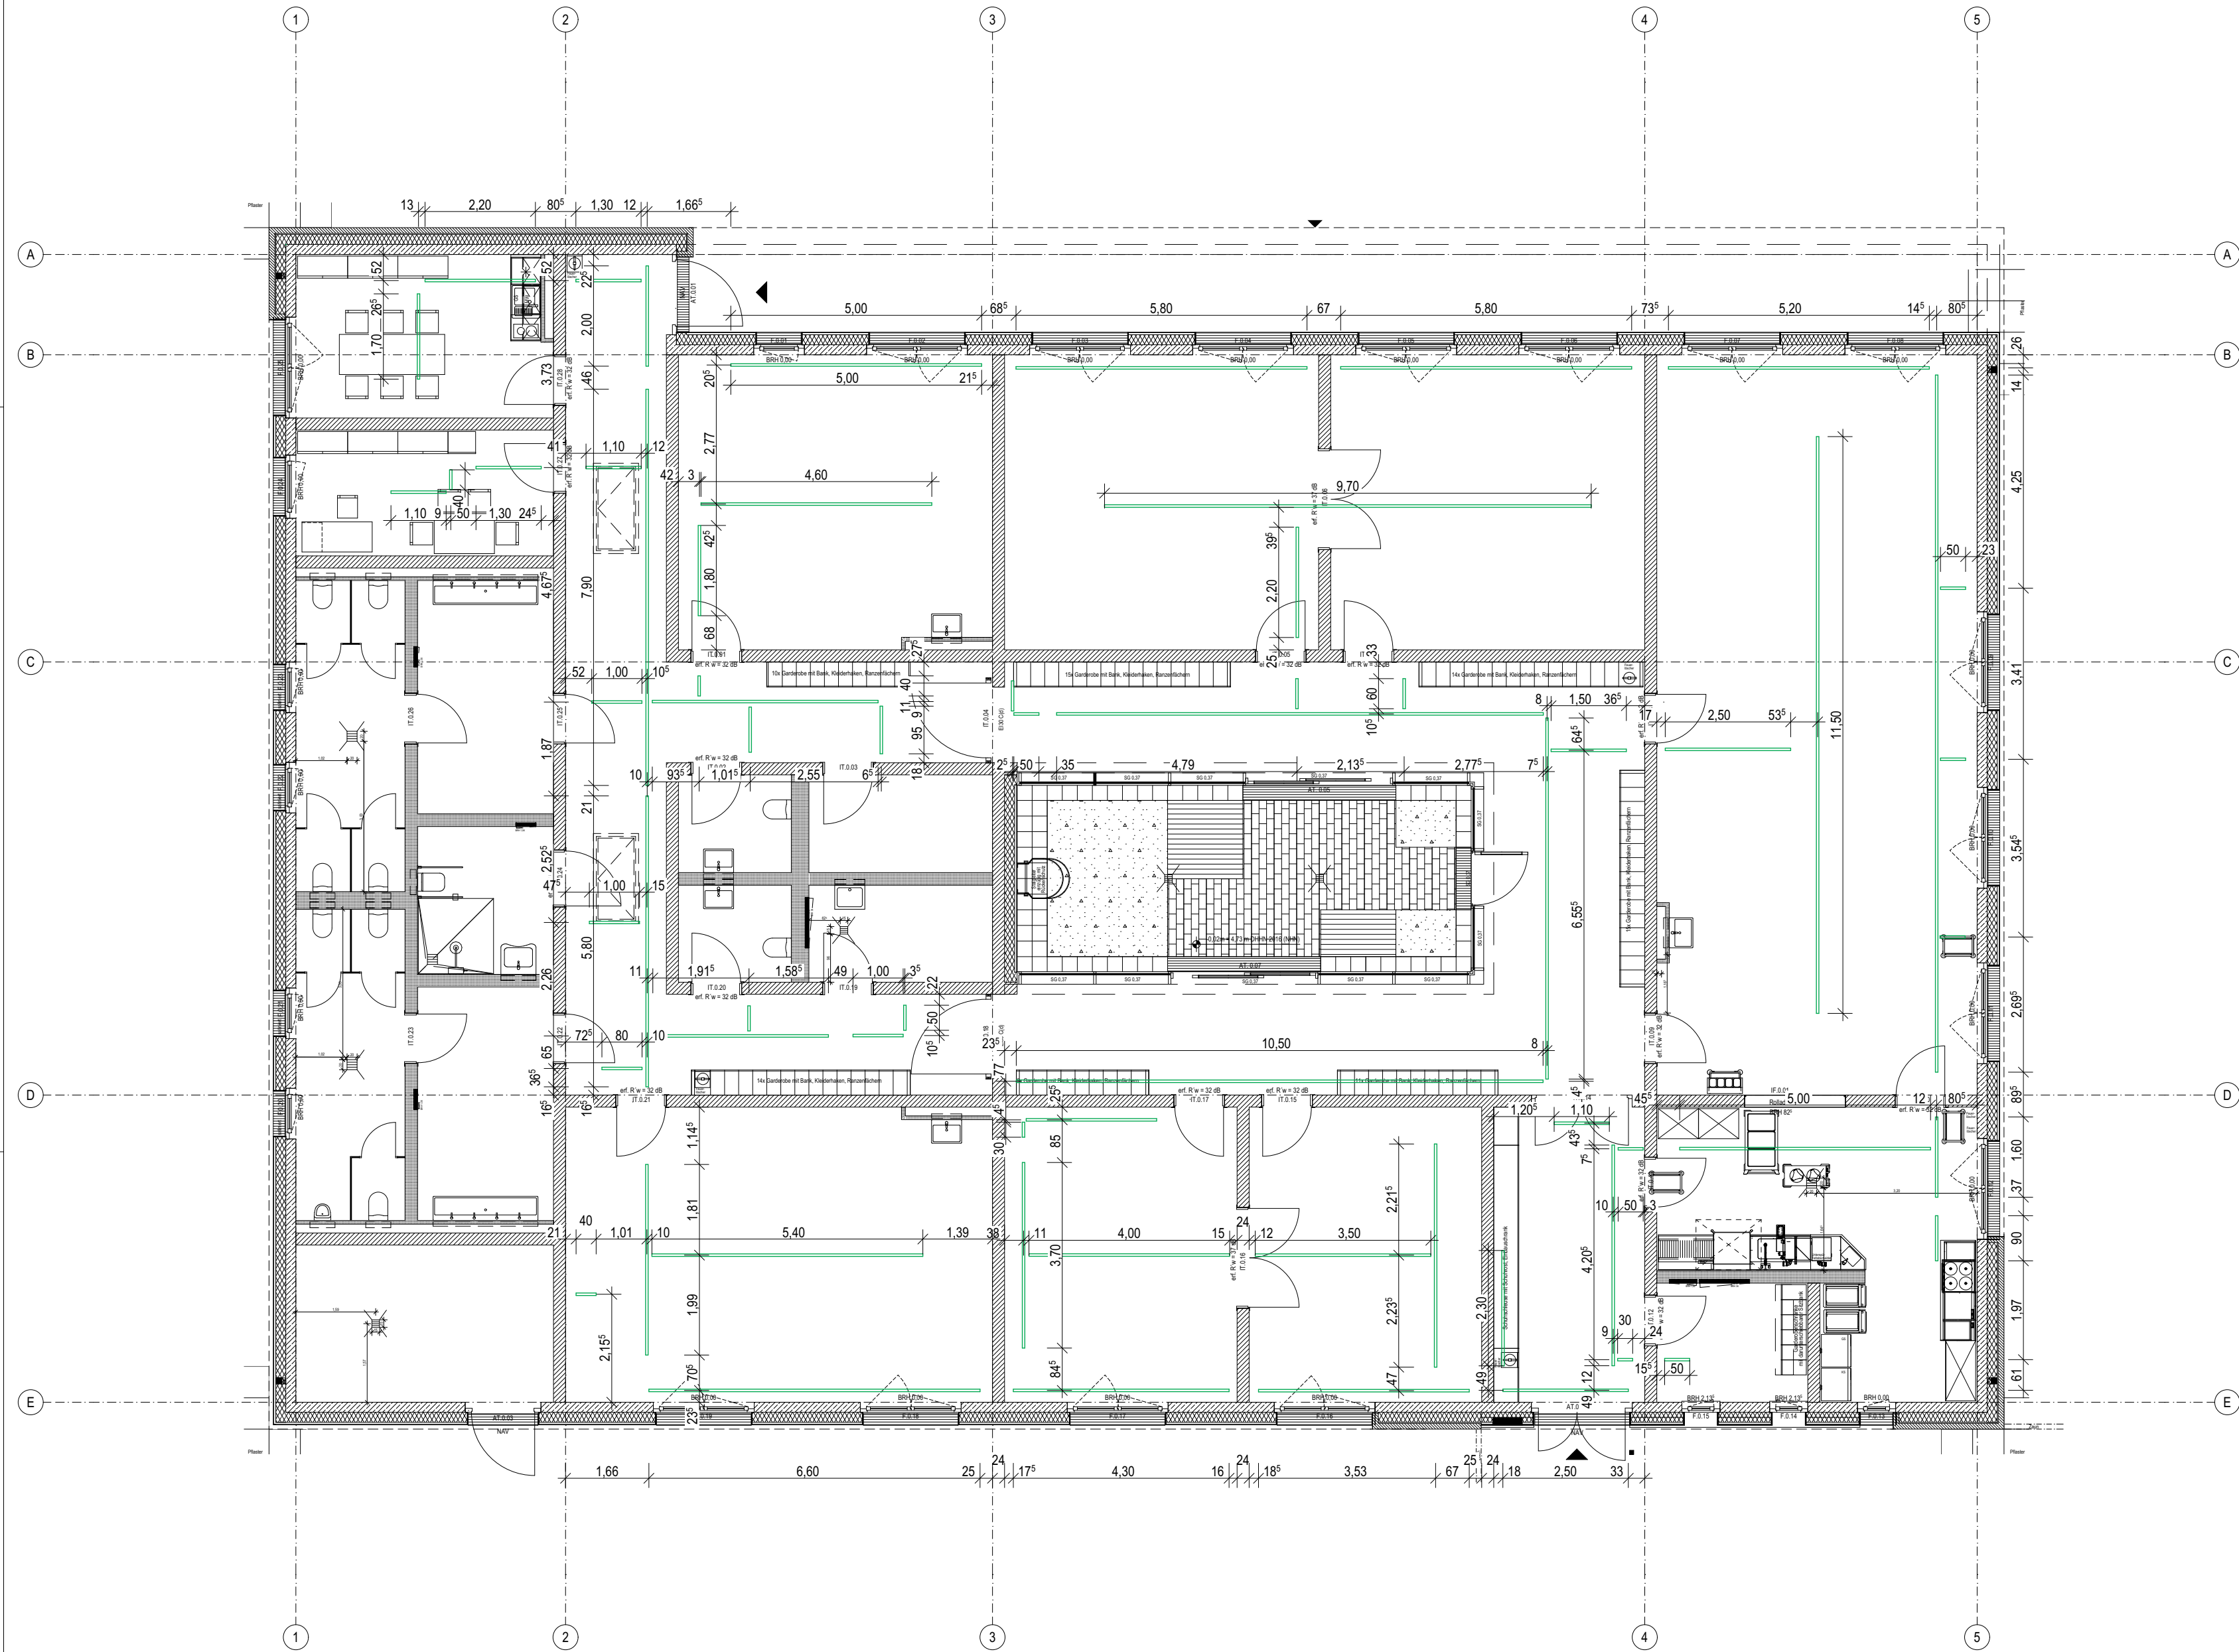

Legende:

Datenkabelrinne (Gitterrinne, 5cm abgehängt)

Hinweise:

Bei Kreuzungen von Kabelführung und Lüftungskanälen werden die Kabel über die Kanäle bis zum Gitterinnenabschnitt auf der gegenüberliegenden Seite geführt.

Hinweis:

Sämtliche Maße sind vom Unternehmenden eigenverantwortlich am Bau zu prüfen.
Alle Werkpläne sind nur in Verbindung mit den gültigen Schal- und Bewehrungsplänen der Tragwerksplanung, sowie den Durchbruchplänen der Fachplanung gültig und/oder den ergänzenden Angaben.
Dehnungsfugen sind nach Angabe Tragwerksplanung auszuführen.
Das ausführende Unternehmen ist verpflichtet, den die Auftraggeber:in auf etwaige Unstimmigkeiten der Ausführungsunterlagen hinzuweisen (VOB, § 3.3).

Index	Änderung	Datum
001	Erstausgabe	05.02.2026
002	Aktualisierung auf Stand BA vom 06.02.2026	09.02.2026
003	Aktualisierung auf Stand BA vom 26.05.2026	17.06.2026

BAUVORHABEN:
Kinder- und Jugendcampus Graal-Müritz, KT 300 212
Ostseering 27,
18181 Graal-Müritz

± 0,00 = + 4,75 m üNN = OK FFB EG

BEAUFTRAGT DURCH:
Bauamt
Gemeinde Graal-Müritz
Rübntzer Straße 21,
18181 Graal-Müritz

Tel: 038206-81142
E-Mail: bauamt@gemeinde-graalmueritz.de

PLANUNG DURCH:
H.Rüß; S. Nethe
VAUWERK GmbH
Strandstraße 95,
18055 Rostock

Tel: 0172 6950147
E-Mail: hruess@vauwerk.com

Stempel / Unterschrift / Freigabe Bauherr*in:

Stempel / Unterschrift / Freigabe Planer*in:

(Phase),(Gewerk),(Planart),(Index)


A.EL.213.003

Datenkabeltrasse Decke

Maßstab: 1:100	Format: A2 (420 x 594 mm)	Datum: 25.06.2026	Zeichner*in: C. Küchenmeister
-------------------	------------------------------	----------------------	----------------------------------

Tabelle 1: DALI-System (DALI-2)	
Anschlussgruppe	Anzuschließende Geräte
DALI 1	Beleuchtung, Präsenzmelder, Schalter, Dimmer
DALI 2	Beleuchtung, Präsenzmelder, Schalter, Dimmer
DALI 3	Beleuchtung, Präsenzmelder, Schalter, Dimmer
DALI 4	Beleuchtung, Präsenzmelder, Schalter, Dimmer
DALI 5	Beleuchtung, Präsenzmelder, Schalter, Dimmer
DALI 6	DALI-2 Expander, Beleuchtung, Multisensor, Schalter, Dimmer
DALI 7	Beleuchtung, Präsenzmelder, Schalter
DALI 9	Beleuchtung, Präsenzmelder, Schalter, Dimmer
DALI 10	Beleuchtung, Präsenzmelder, Dimmer
DALI 11	Beleuchtung, Präsenzmelder, Dimmer
DALI 12	Beleuchtung, Präsenzmelder, Dimmer
DALI 13	Beleuchtung, Präsenzmelder, Schalter, Dimmer
DALI 25	DALI-2 Expander, Beleuchtung, Präsenzmelder
DALI 26	DALI-2 Expander, Beleuchtung, Präsenzmelder
DALI A1	DALI-2 Expander, Beleuchtung, Helligkeitssensor
DALI A2	Beleuchtung, Helligkeitssensor

Tabelle 2: RTU-System (RS485, in Reihe verlegt)	
BUS-Leitung	Anschlussgruppe
BUS-Leitung 1	1 Stelventile (Lüftung)
	2 Stelventile (Lüftung)
	3 Stelventile (Lüftung)
	4 Stelventile (Lüftung)
	5 Stelventile (Lüftung)
	6 Stelventile (Lüftung)
	7 Stelventile (Lüftung), HKV
	8 Stelventile (Lüftung)
	9 Stelventile (Lüftung)
	10 Stelventile (Lüftung)
BUS-Leitung 2	11 Stelventile (Lüftung)
	12 Stelventile (Lüftung)
	13 Stelventile (Lüftung)
	14 Stelventile (Lüftung)
	15 Stelventile (Lüftung)
	16 Stelventile (Lüftung)
	17 Stelventile (Lüftung)
	18 Stelventile (Lüftung)
	19 Stelventile (Lüftung)
	20 Stelventile (Lüftung), HKV
	21 Stelventile (Lüftung)
	22 Stelventile (Lüftung)
	23 Stelventile (Lüftung)
	24 Stelventile (Lüftung)

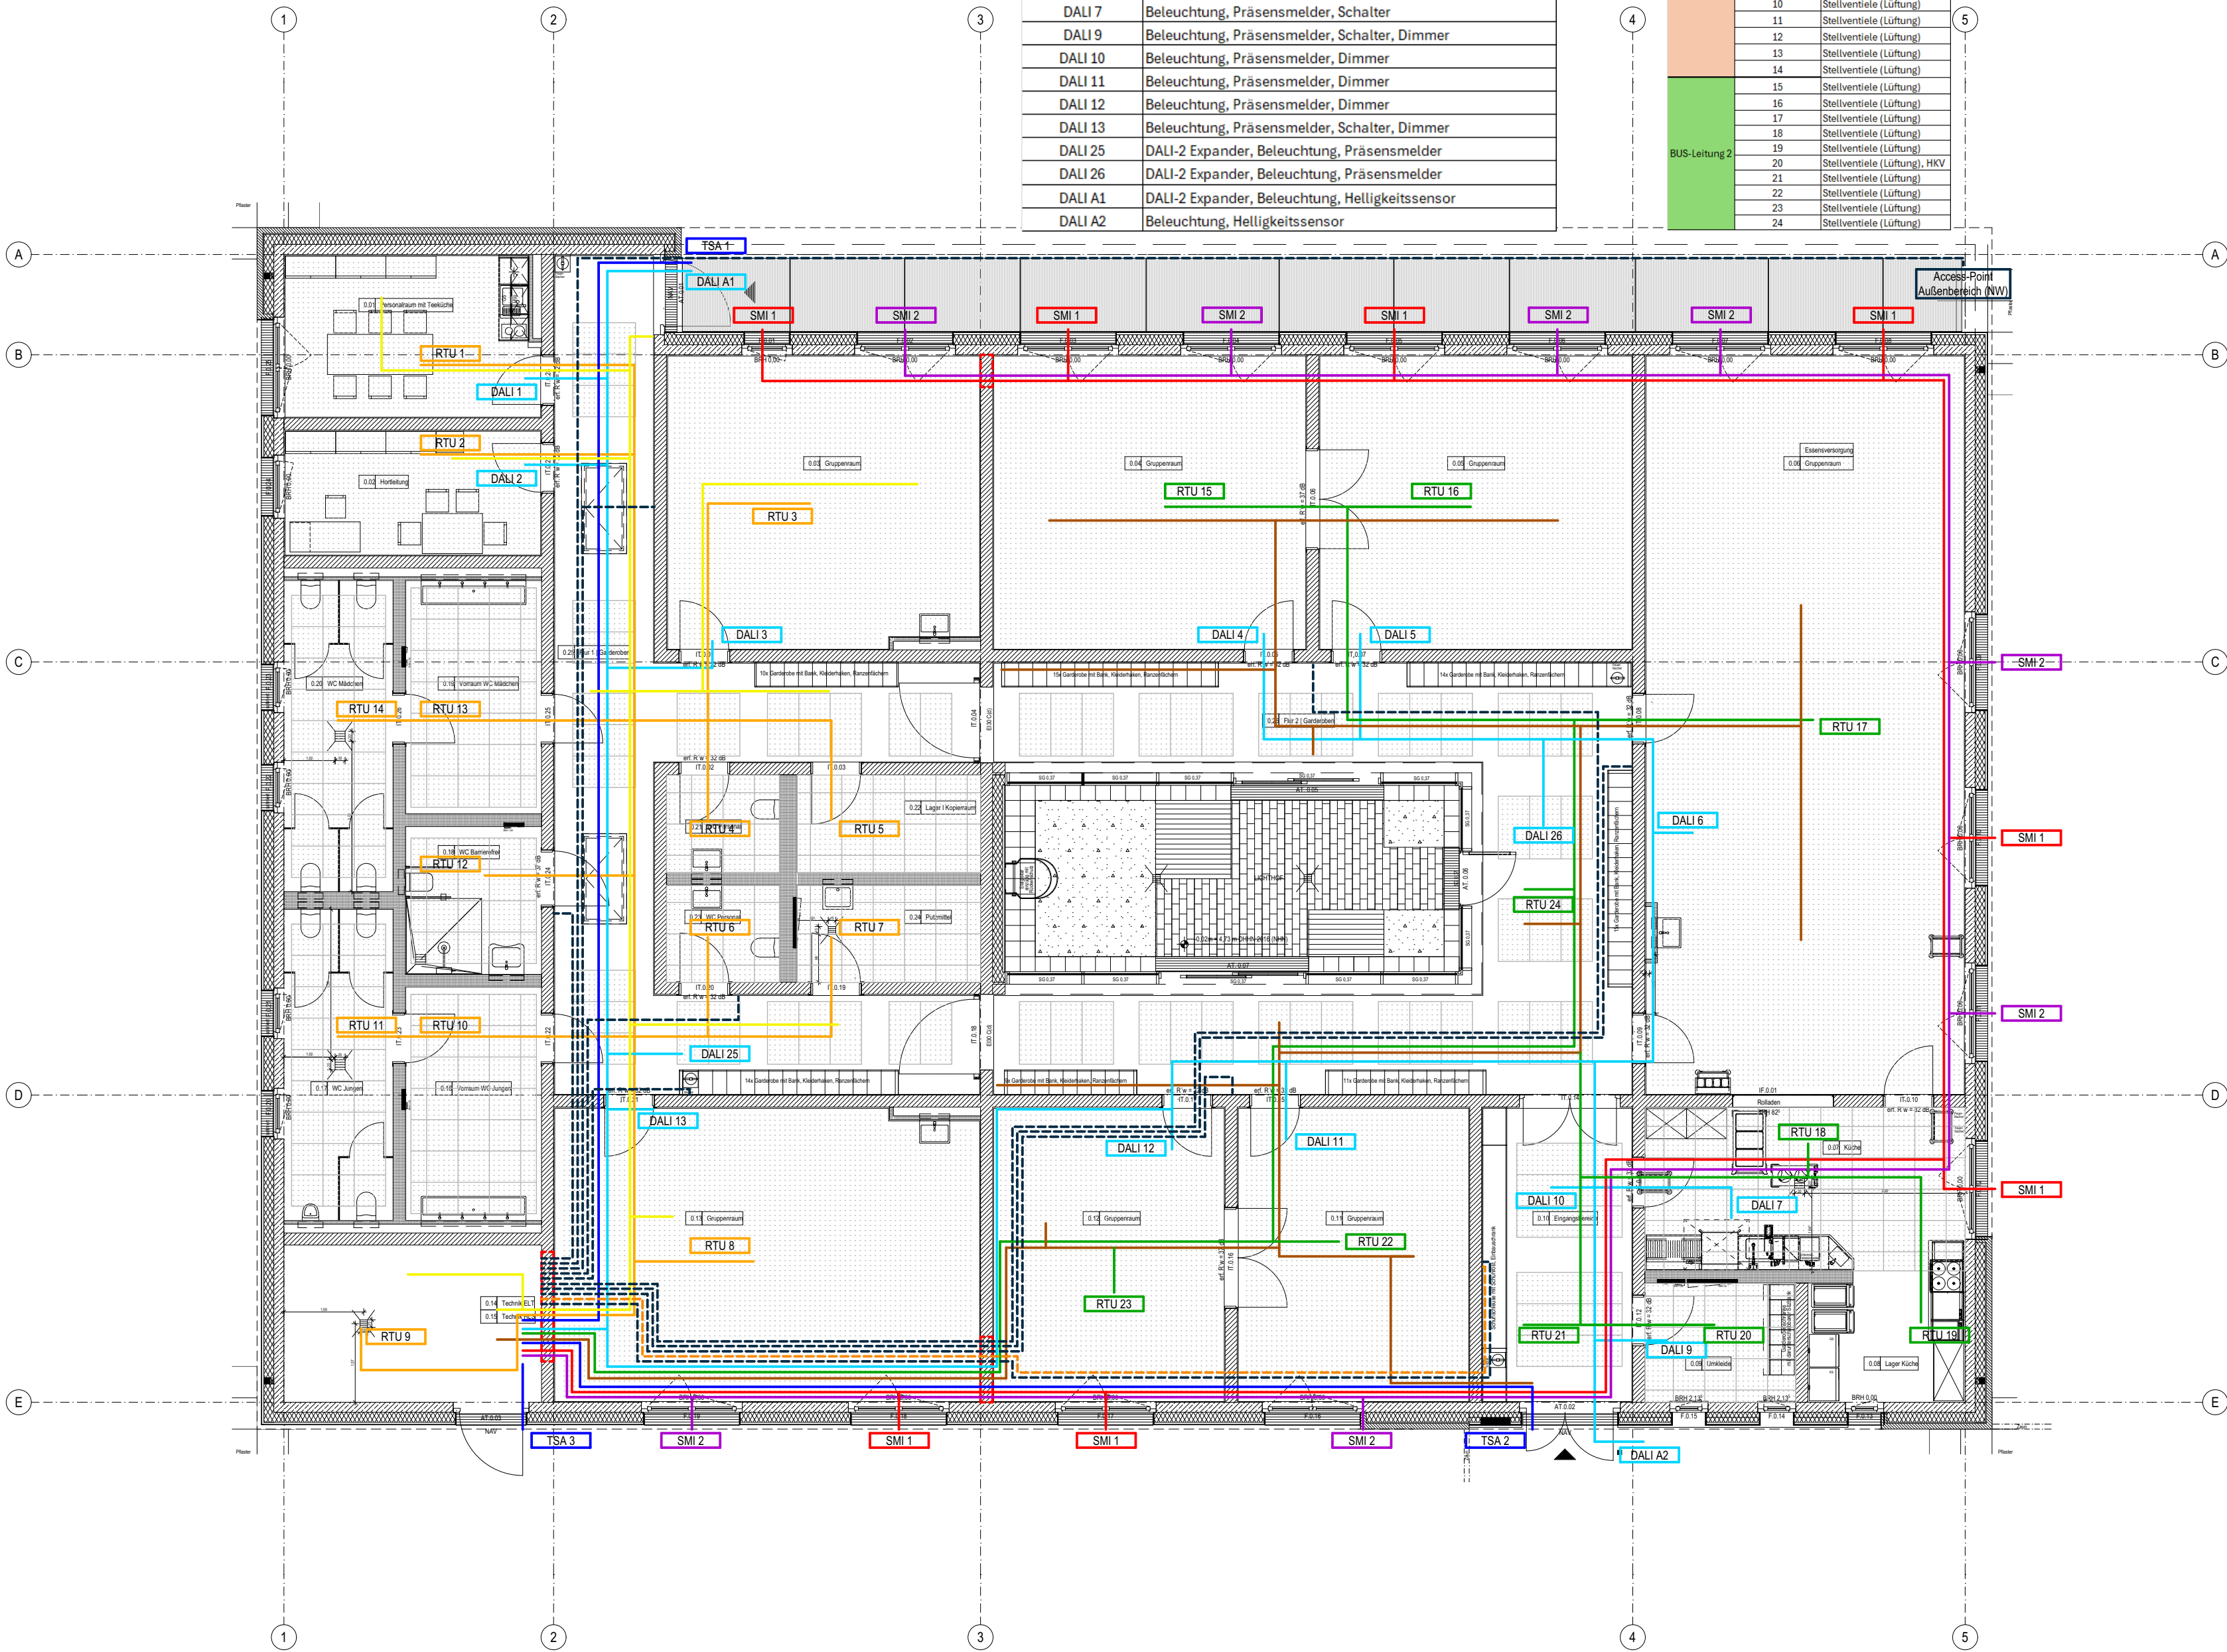

Legende:

- DALI (Leitung: 2 x 1,5 mm²)
- SMI 1 (Leitung: 5 x 2,5 mm²)
- SMI 2 mit Notstrom (Leitung: 5 x 2,5 mm² NHXH-J FE180 E30)
- RTU Bus-Leitung 1 (Leitung: Li2YCY (TP) A BE 4X2X1), in Reihe verlegt
- RTU Bus-Leitung 2 (Leitung: Li2YCY (TP) A BE 4X2X1), in Reihe verlegt
- Stromleitung Türschließeanlage (TSA 1- TSA 3)
- Anschluss Medienboard (Leitung: CAT7)
- Loop 1 - Brandmeldekabel für Brandwarn- und Handfeuermelder (Leitung: J-Y (ST)Y 2 x 20 x0,8 mm²)
- Loop 2 - Brandmeldekabel für Brandwarn- und Handfeuermelder (Leitung: J-Y (ST)Y 2 x 20 x0,8 mm²)
- Kabel zur Anbindung der WLAN-Access-Points im Innenbereich und Access-Point Außenbereich Nord-West (Leitung: CAT7)
- Durchbruch Brandschutzwand (3-mal); Kabelschottung Weichschott F90, Details zu Position und Dimension in Durchbruchs-Plan)

Hinweise:

- für die genaue Position der anzuschließenden Geräte, siehe Elektrobauteile-Plan, RLT-Plan und den Brandmeldebereiche-und-Melder-Plan
- Leitungen zu wand-montierten Bauteilen müssen in Schlitzfen bis zu der jeweiligen Anbauhöhe verlegt werden
- für Details und genaue Positionierung der Durchbrüche, siehe Durchbruchs-Plan.
- im Technikraum (HAR) müssen alle Leitungen an der Decke durch ein Leerrohr (AP) verlegt werden!



Hinweis:

Sämtliche Maße sind vom Unternehmenden eigenverantwortlich am Bau zu prüfen. Alle Werkpläne sind nur in Verbindung mit den gültigen Schal- und Bewehrungsplänen der Tragwerksplanung, sowie den Durchbruchsplänen der Fachplanung gültig und/oder den ergänzenden Angaben. Dehnungsfugen sind nach Angabe Tragwerksplanung auszuführen. Das ausführende Unternehmen ist verpflichtet, den Auftraggeber:in auf etwaige Unstimmigkeiten der Ausführungsunterlagen hinzuweisen (VOB, § 3.3).

Index	Änderung	Datum
001	Erstausgabe	15.12.2025
002	Neue AFU Plangrundlage Buttler 16.12.2025, Datenkabelplan zu „Datenkabel Decke“ umbenannt (Abgrenzung zu Datenkabel Rohfußboden), Jalousien SMI-Notfall-Kabel (brandsicher) berücksichtigt, BMA-Loops (L1/L2) im Deckenplan ergänzt, WLAN/CAT-Kabel ergänzt (u.a. Außenbereich)	05.02.2026
003	Aktualisierung auf Stand BA vom 06.02.2026	09.02.2026
004	Aktualisierung auf Stand BA vom 26.05.2026	17.06.2026

VAUWERK

BAUVORHABEN:
Kinder- und Jugendcampus Graal-Müritz, KT 300 212
Ostseering 27,
18181 Graal-Müritz

± 0,00 = + 4,75 m üNN = OK FFB EG

BEAUFTRAGT DURCH:
Bauamt
Gemeinde Graal-Müritz
Rübinitzer Straße 21,
18181 Graal-Müritz


PLANUNG DURCH:
H.Rüß; S. Nethe
VAUWERK GmbH
Strandstraße 95,
18055 Rostock

Tel: 038206-81142
E-Mail: bauamt@gemeinde-graalmueritz.de


Tel: 0172 6950147
E-Mail: hruss@vauwerk.com

Stempel / Unterschrift / Freigabe Bauherr*in:

Stempel / Unterschrift / Freigabe Planer*in:

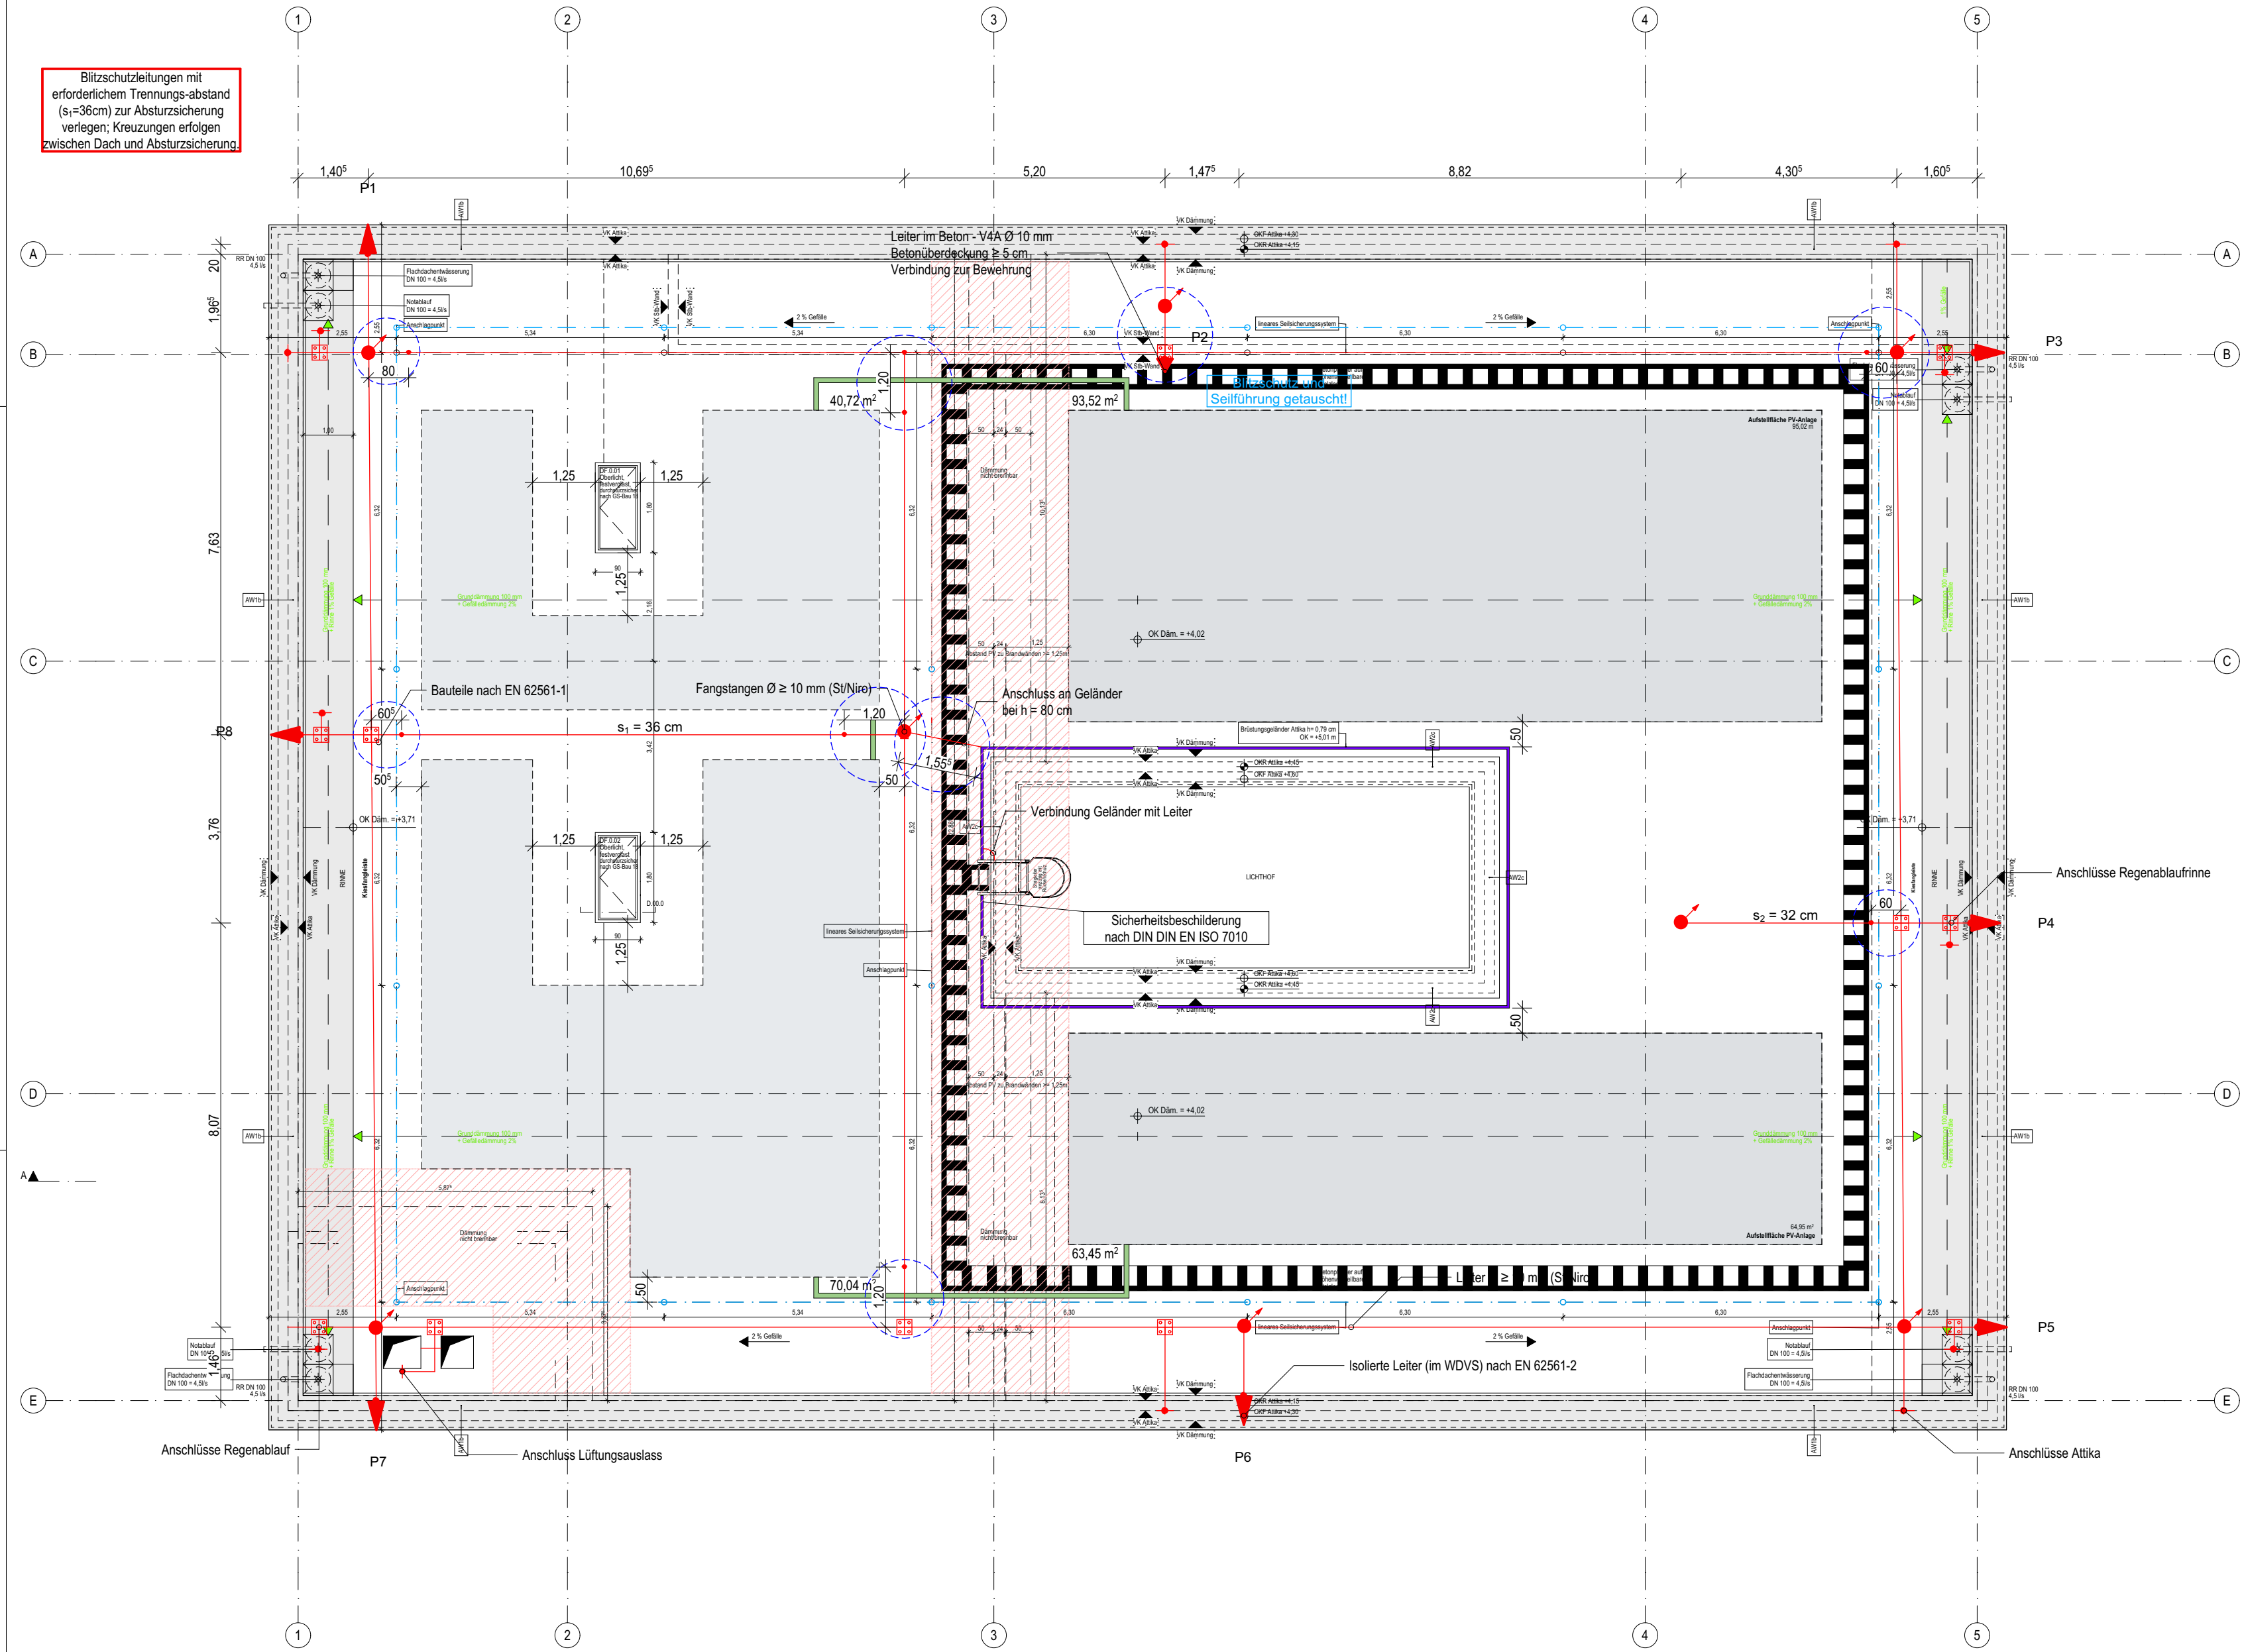

Blitzschutzleitungen mit
erforderlichem Trennungs-
abstand ($s_1=36\text{cm}$) zur Absturz-
sicherung verlegen; Kreuzungen erfolgen
zwischen Dach und Absturzsicherung

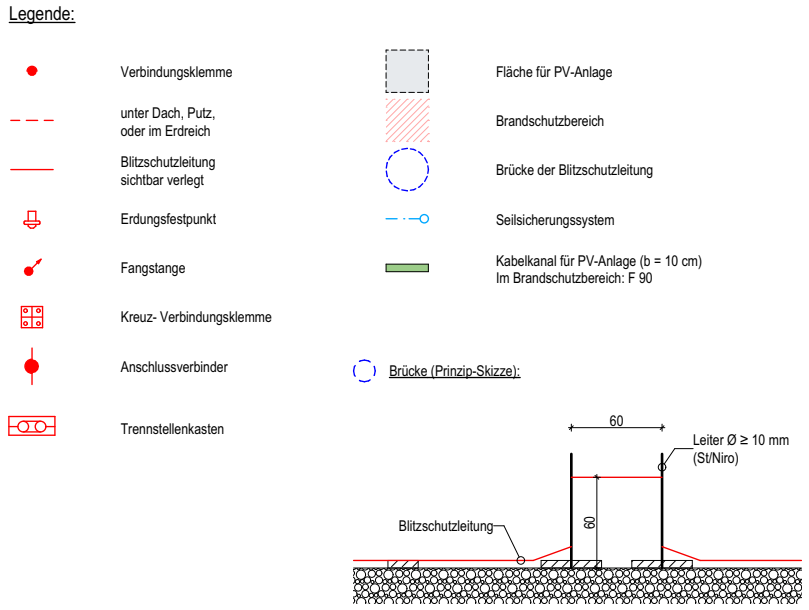

Hinweis:
Sämtliche Maße sind vom Unternehmenden eigenverantwortlich am Bau zu prüfen.
Alle Werkpläne sind nur in Verbindung mit den gültigen Schal- und Bewehrungsplänen der Tragwerksplanung, sowie den Durchbruchplänen der Fachplanung gültig und/oder den ergänzenden Angaben.
Dehnungsfugen sind nach Angabe Tragwerksplanung auszuführen.
Das ausführende Unternehmen ist verpflichtet, den Auftraggeber:in auf etwaige Unstimmigkeiten der Ausführungsunterlagen hinzuweisen (VOB, § 3.3).

Index	Änderung	Datum
001	Erstausgabe	15.12.2025
002	Registerliste Potenzialausgleich eingeführt + Fenster angeschlossen, Blitzbrücken für Seilsicherungssystem + PV-Strings einplanen, PV-Flächen an die aktuelle Planung anpassen, Hinweis zur Sicherheitsbeschilderung, Seilsicherungssystem angepasst	05.02.2026
003	Aktualisierung auf Stand BA vom 06.02.2026	09.02.2026
004	Aktualisierung auf Stand BA vom 26.05.2026	17.06.2026

VAUWERK

BAUVORHABEN:
Kinder- und Jugendcampus Graal-Müritz, KT 300 212
Ostseering 27,
18181 Graal-Müritz

$\pm 0,00 = + 4,75\text{ m üNN} = \text{OK FFB EG}$


BEAUFTRAGT DURCH:
Bauamt
Gemeinde Graal-Müritz
Rübinitzer Straße 21,
18181 Graal-Müritz

PLANUNG DURCH:
H.Rüß; S. Nethe
VAUWERK GmbH
Strandstraße 95,
18055 Rostock

Tel: 038206-81142
E-Mail: bauamt@gemeinde-graalmueritz.de

Tel: 0172 6950147
E-Mail: hruess@vauwerk.com

Stempel / Unterschrift / Freigabe Bauherr*in: Stempel / Unterschrift / Freigabe Planer*in:

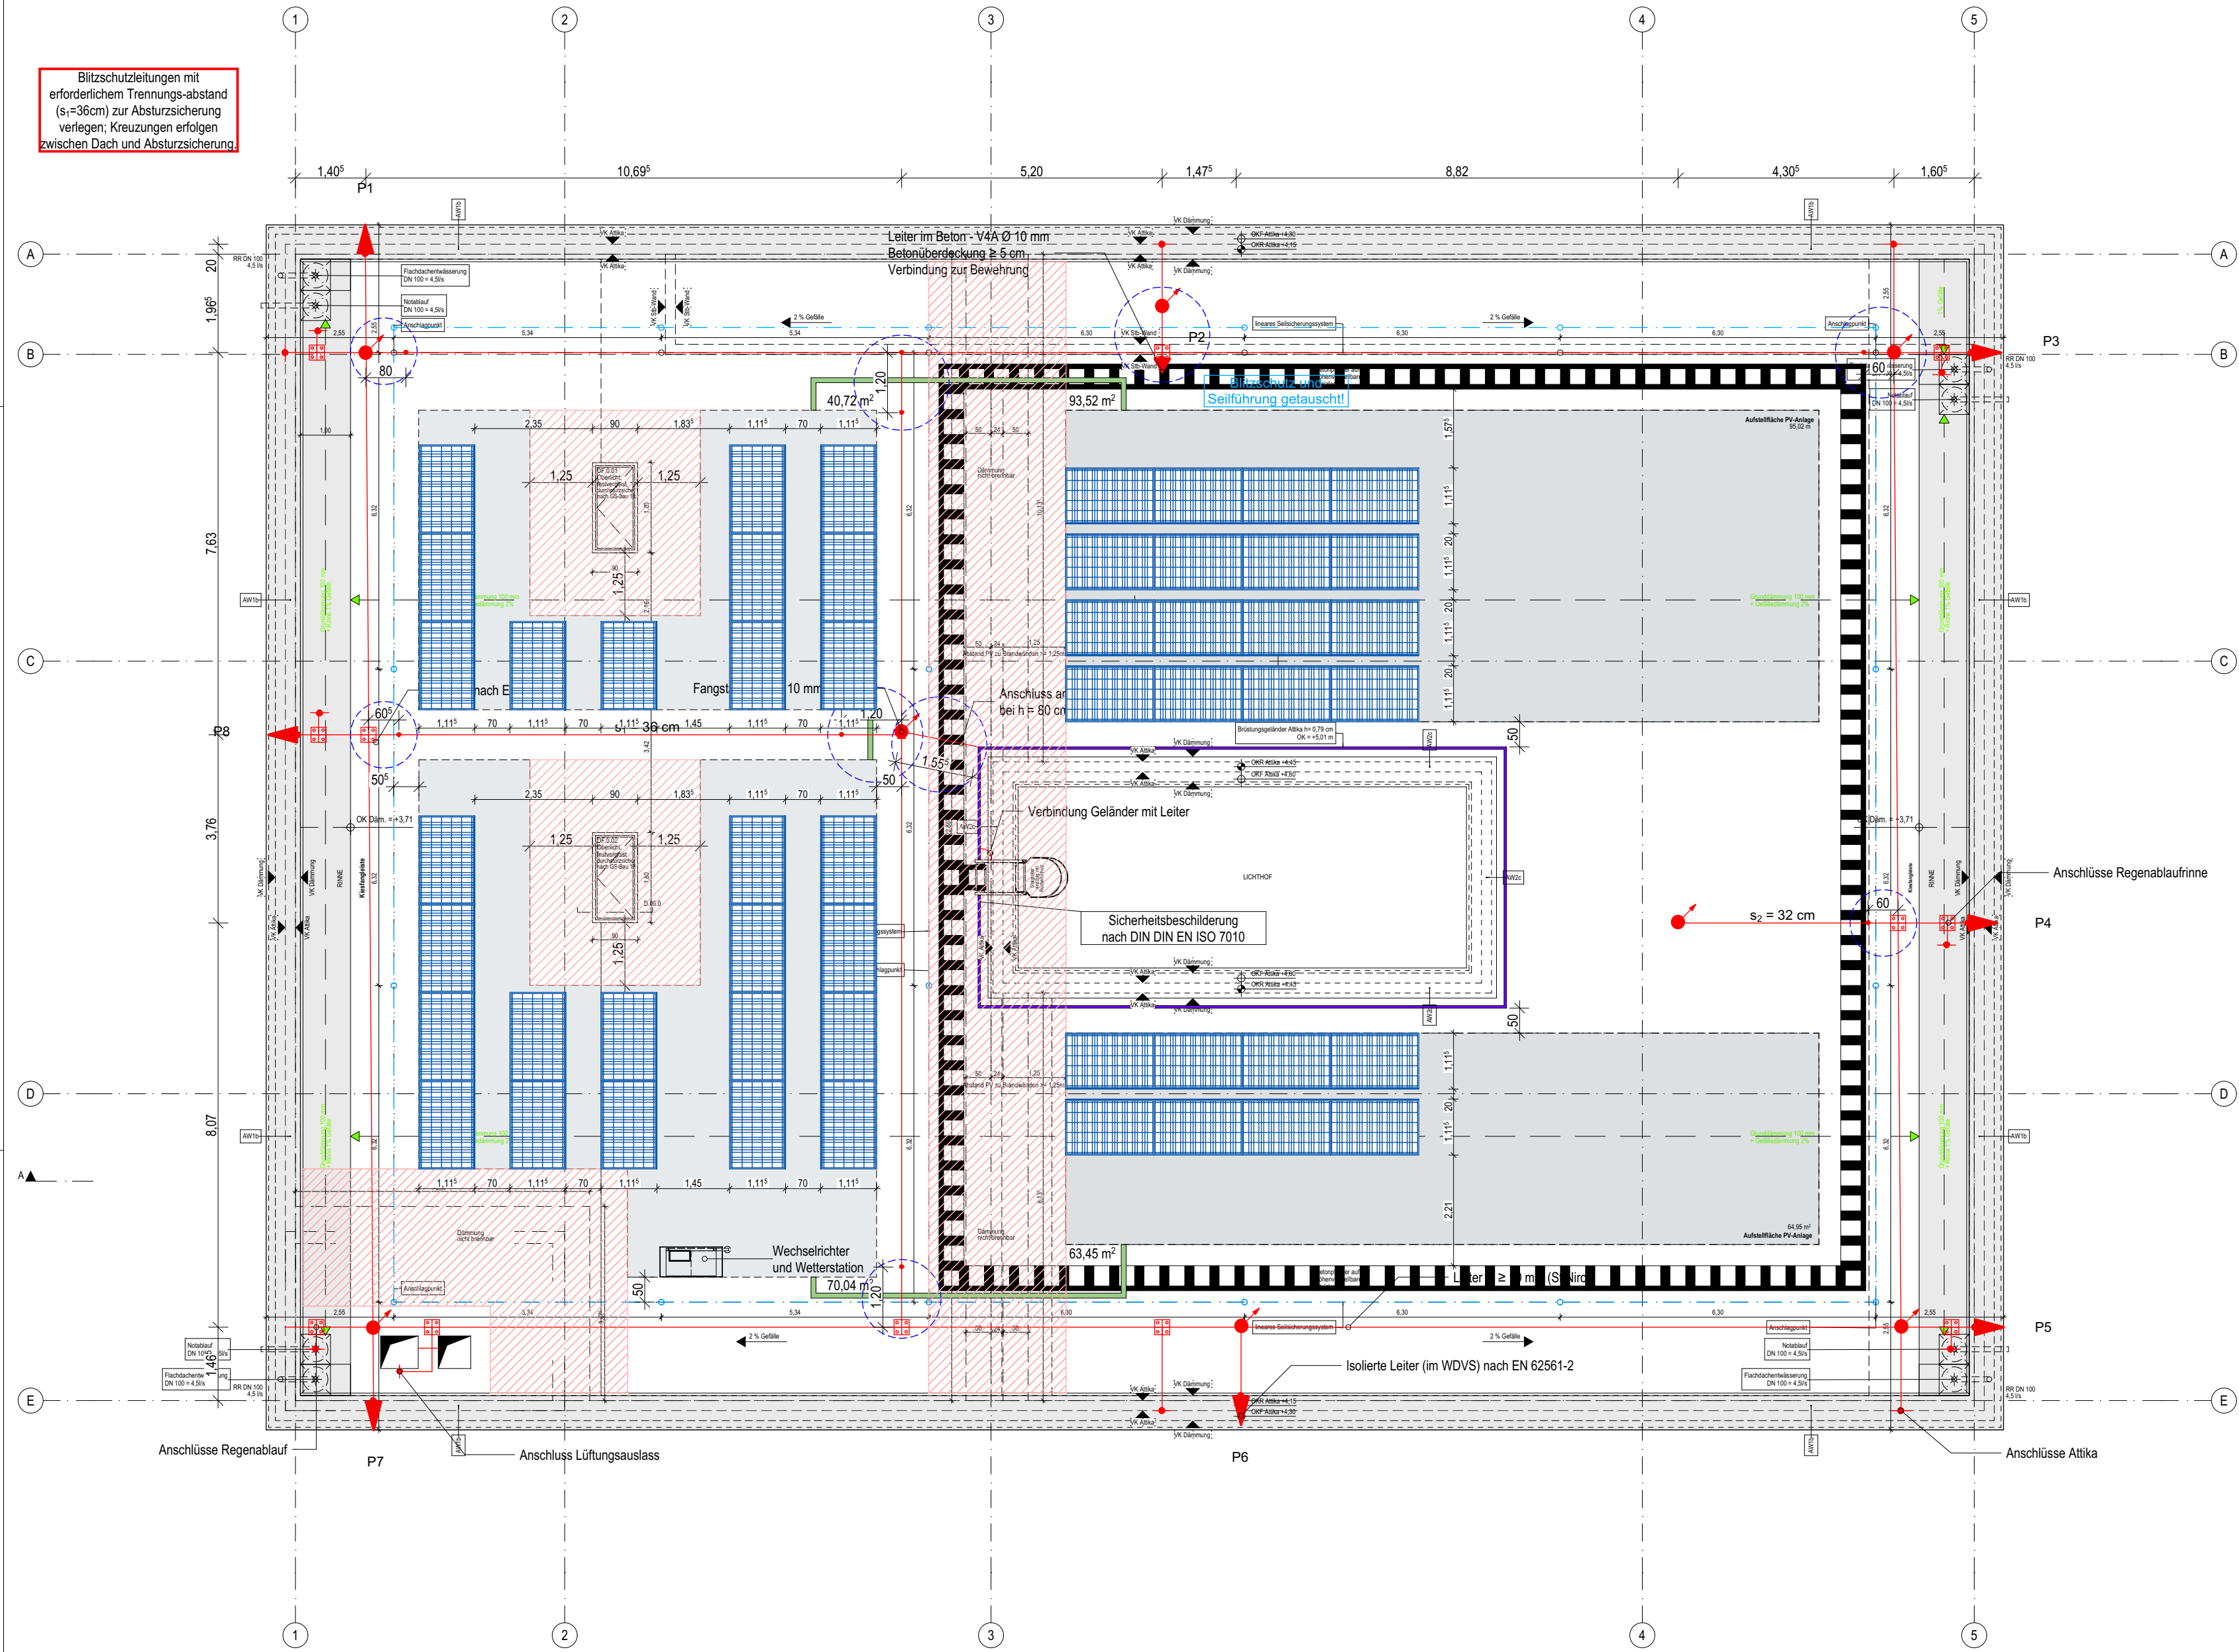

Legende:

Solarmodul

Brandschutzbereich

Solarmodule:

Maße: 1.762 x 1.134 mm

Anzahl: 52 Stk.

Hinweis:

Mindestabstand der Module zur Blitzschutzanlage: 40 cm

Hinweis:

Sämtliche Maße sind vom Unternehmenden eigenverantwortlich am Bau zu prüfen.
Alle Werkpläne sind nur in Verbindung mit den gültigen Schal- und Bewehrungsplänen der Tragwerksplanung, sowie den Durchbruchplänen der Fachplanung gültig und/oder den ergänzenden Angaben.
Dehnungsfugen sind nach Angabe Tragwerksplanung auszuführen.
Das ausführende Unternehmen ist verpflichtet, den Auftraggeber:in auf etwaige Unstimmigkeiten der Ausführungsunterlagen hinzuweisen (VOB, § 3.3).

Index	Änderung	Datum
001	Erstausgabe	05.02.2026
002	Aktualisierung auf Stand BA vom 06.02.2026	09.02.2026
003	Aktualisierung auf Stand BA vom 26.05.2026	17.06.2026

BEAUFORHABEN:

Kinder- und Jugendcampus Graal-Müritz, KT 300 212
Ostseering 27,
18181 Graal-Müritz

± 0,00 = + 4,75 m üNN = OK FFB EG

BEAUFTRAGT DURCH:

Bauamt
Gemeinde Graal-Müritz
Rübinitzer Straße 21,
18181 Graal-Müritz

Tel: 038206-81142
E-Mail: bauamt@gemeinde-graalmueritz.de

PLANUNG DURCH:

H.Rüß; S. Nethe
VAUWERK GmbH
Strandstraße 95,
18055 Rostock

Tel: 0172 6950147
E-Mail: hruess@vauwerk.com

Stempel / Unterschrift / Freigabe Bauherr*in:


Stempel / Unterschrift / Freigabe Planer*in:

(Phase),(Geweck),(Planart),(Index)


A.EL.209.003

PV-Anlage mit Wechselrichter

Maßstab: 1:100	Format: A2 (420 x 594 mm)	Datum: 25.06.2026	Zeichner*in: C. Küchenmeister
-------------------	------------------------------	----------------------	----------------------------------

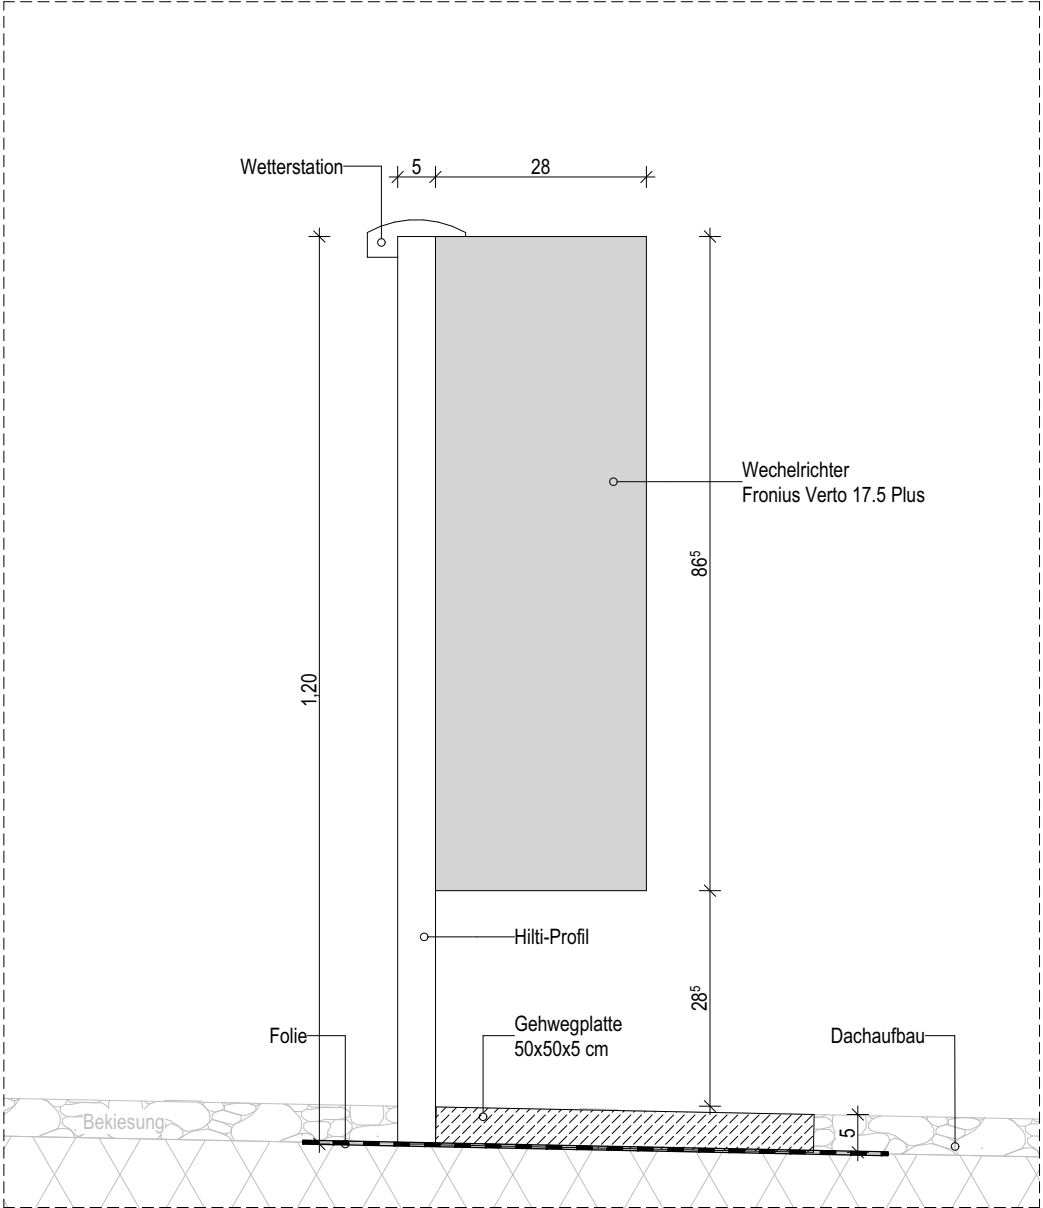

Detailschnitt Aufständerung für Wechselrichter

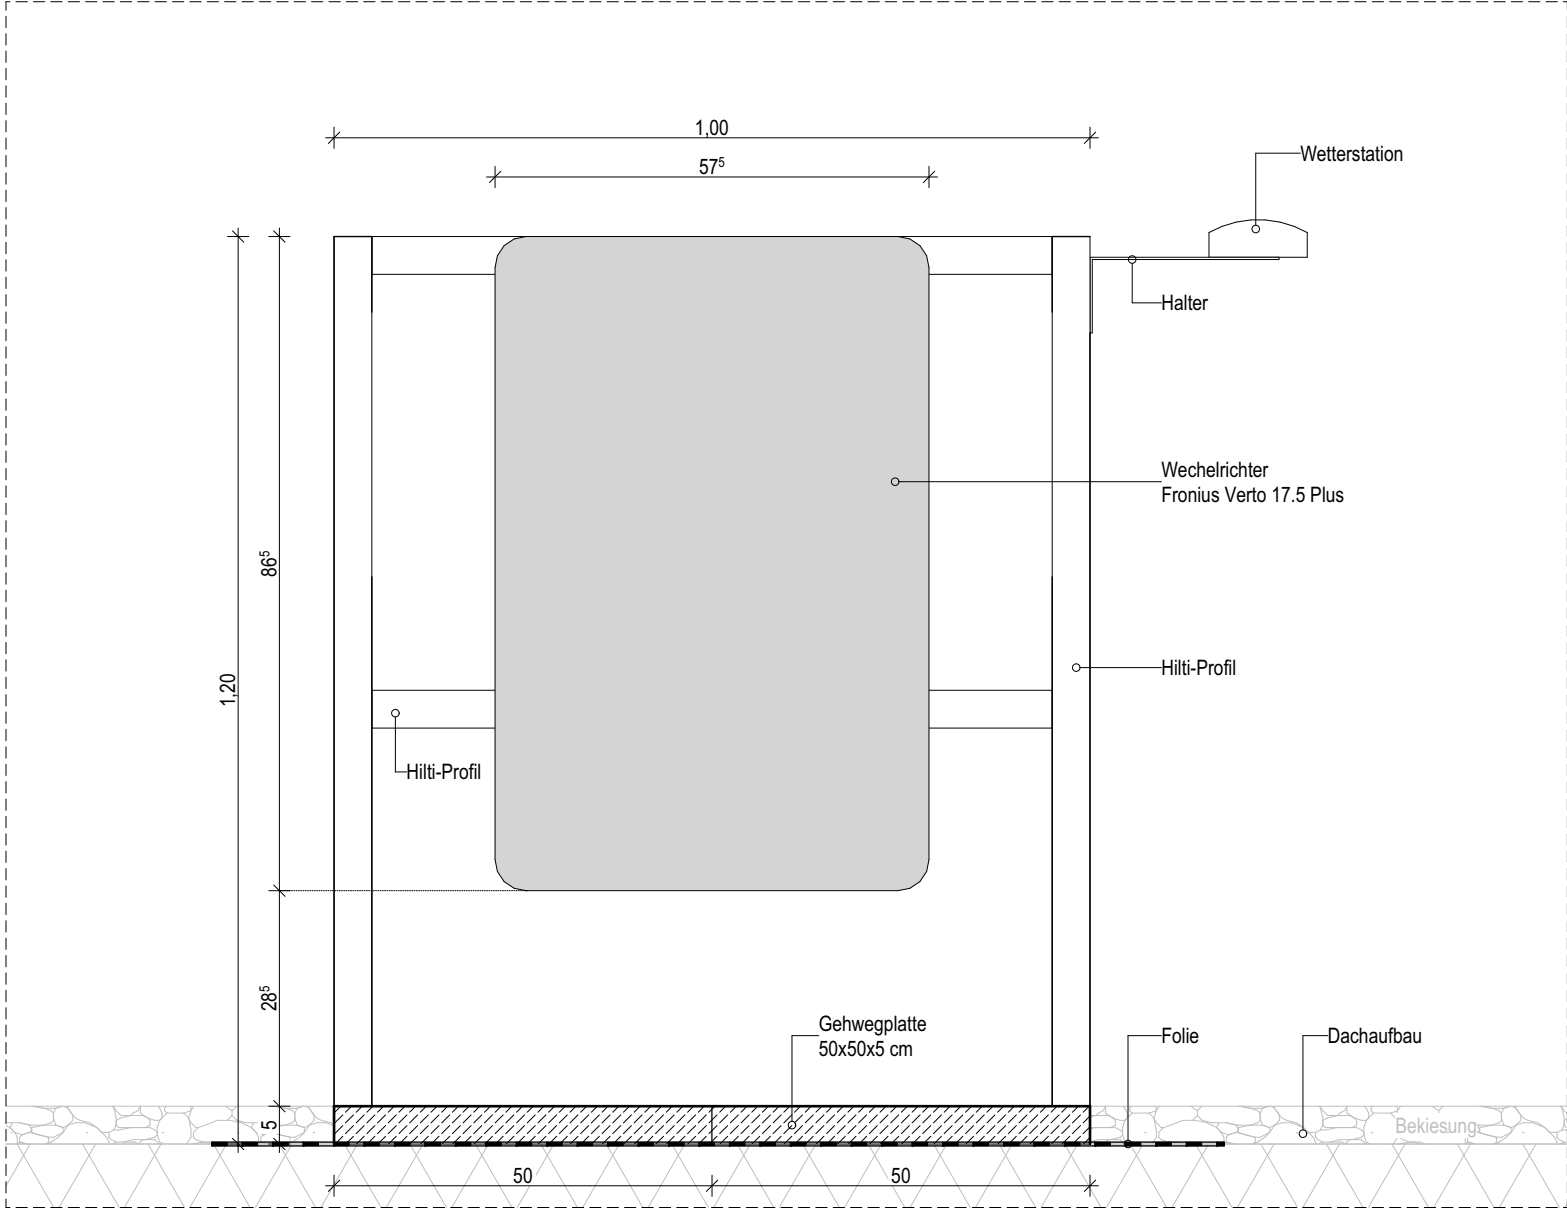


Detail Vorderansicht Aufständerung für Wechselrichter




Index	Änderung	Datum	Wechselrichter und Wetterstation (Phase).(Gewerk).(Planart).(Index) A.EL.506.001	Maßstab: 1:10	Planer*in: H.Rüß; S. Nethe	 VAUWERK [®] VAUWERK GmbH Strandstraße 95 18055 Rostock
001	Erstausgabe	05.02.2026		Format: A3 (297 x 420 mm)	Zeichner*in: C. Küchenmeister	
					Auftraggeber: Bauamt	
				Datum: 25.06.2026	Freigabe Architekt*in:	Projektdr.: Ostseering 27, 18181 Graal-Müritz
				Kostenträger: KT 300 212	Freigabe Bauherr*in:	


Schalter-Layout neben den Türen

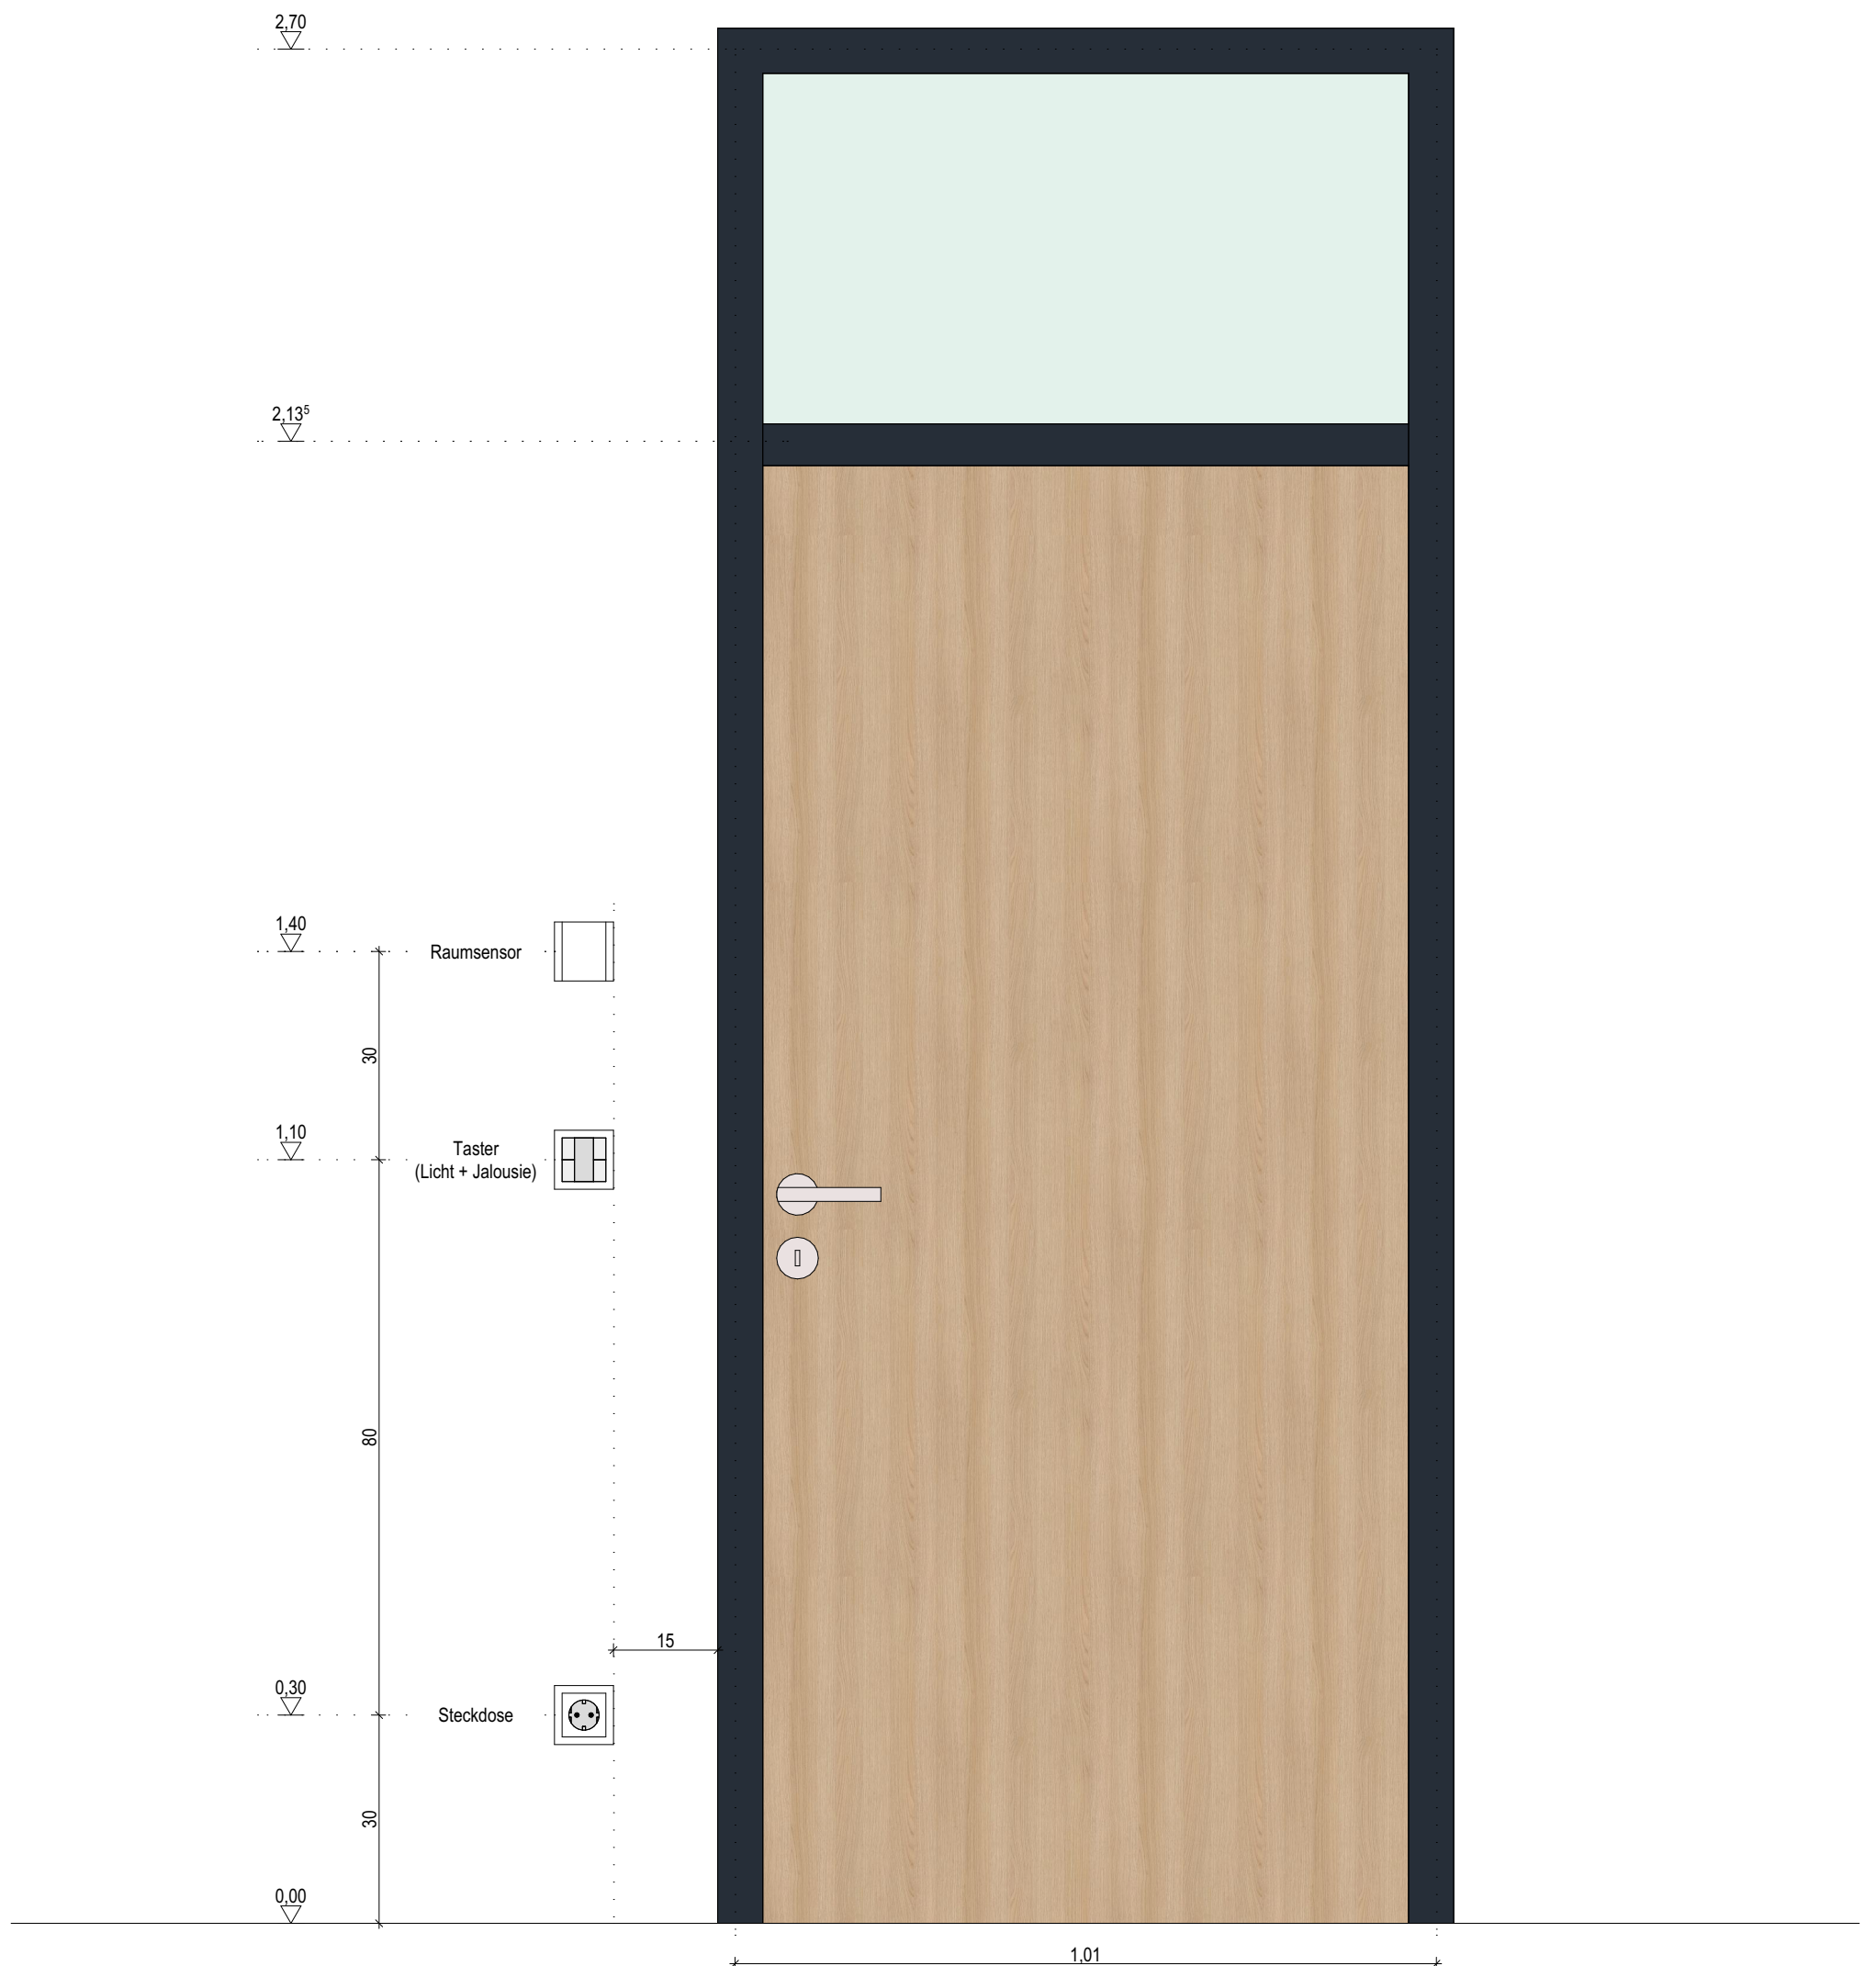

Schalter-Layout neben Küchentür (mit Not-AUS)

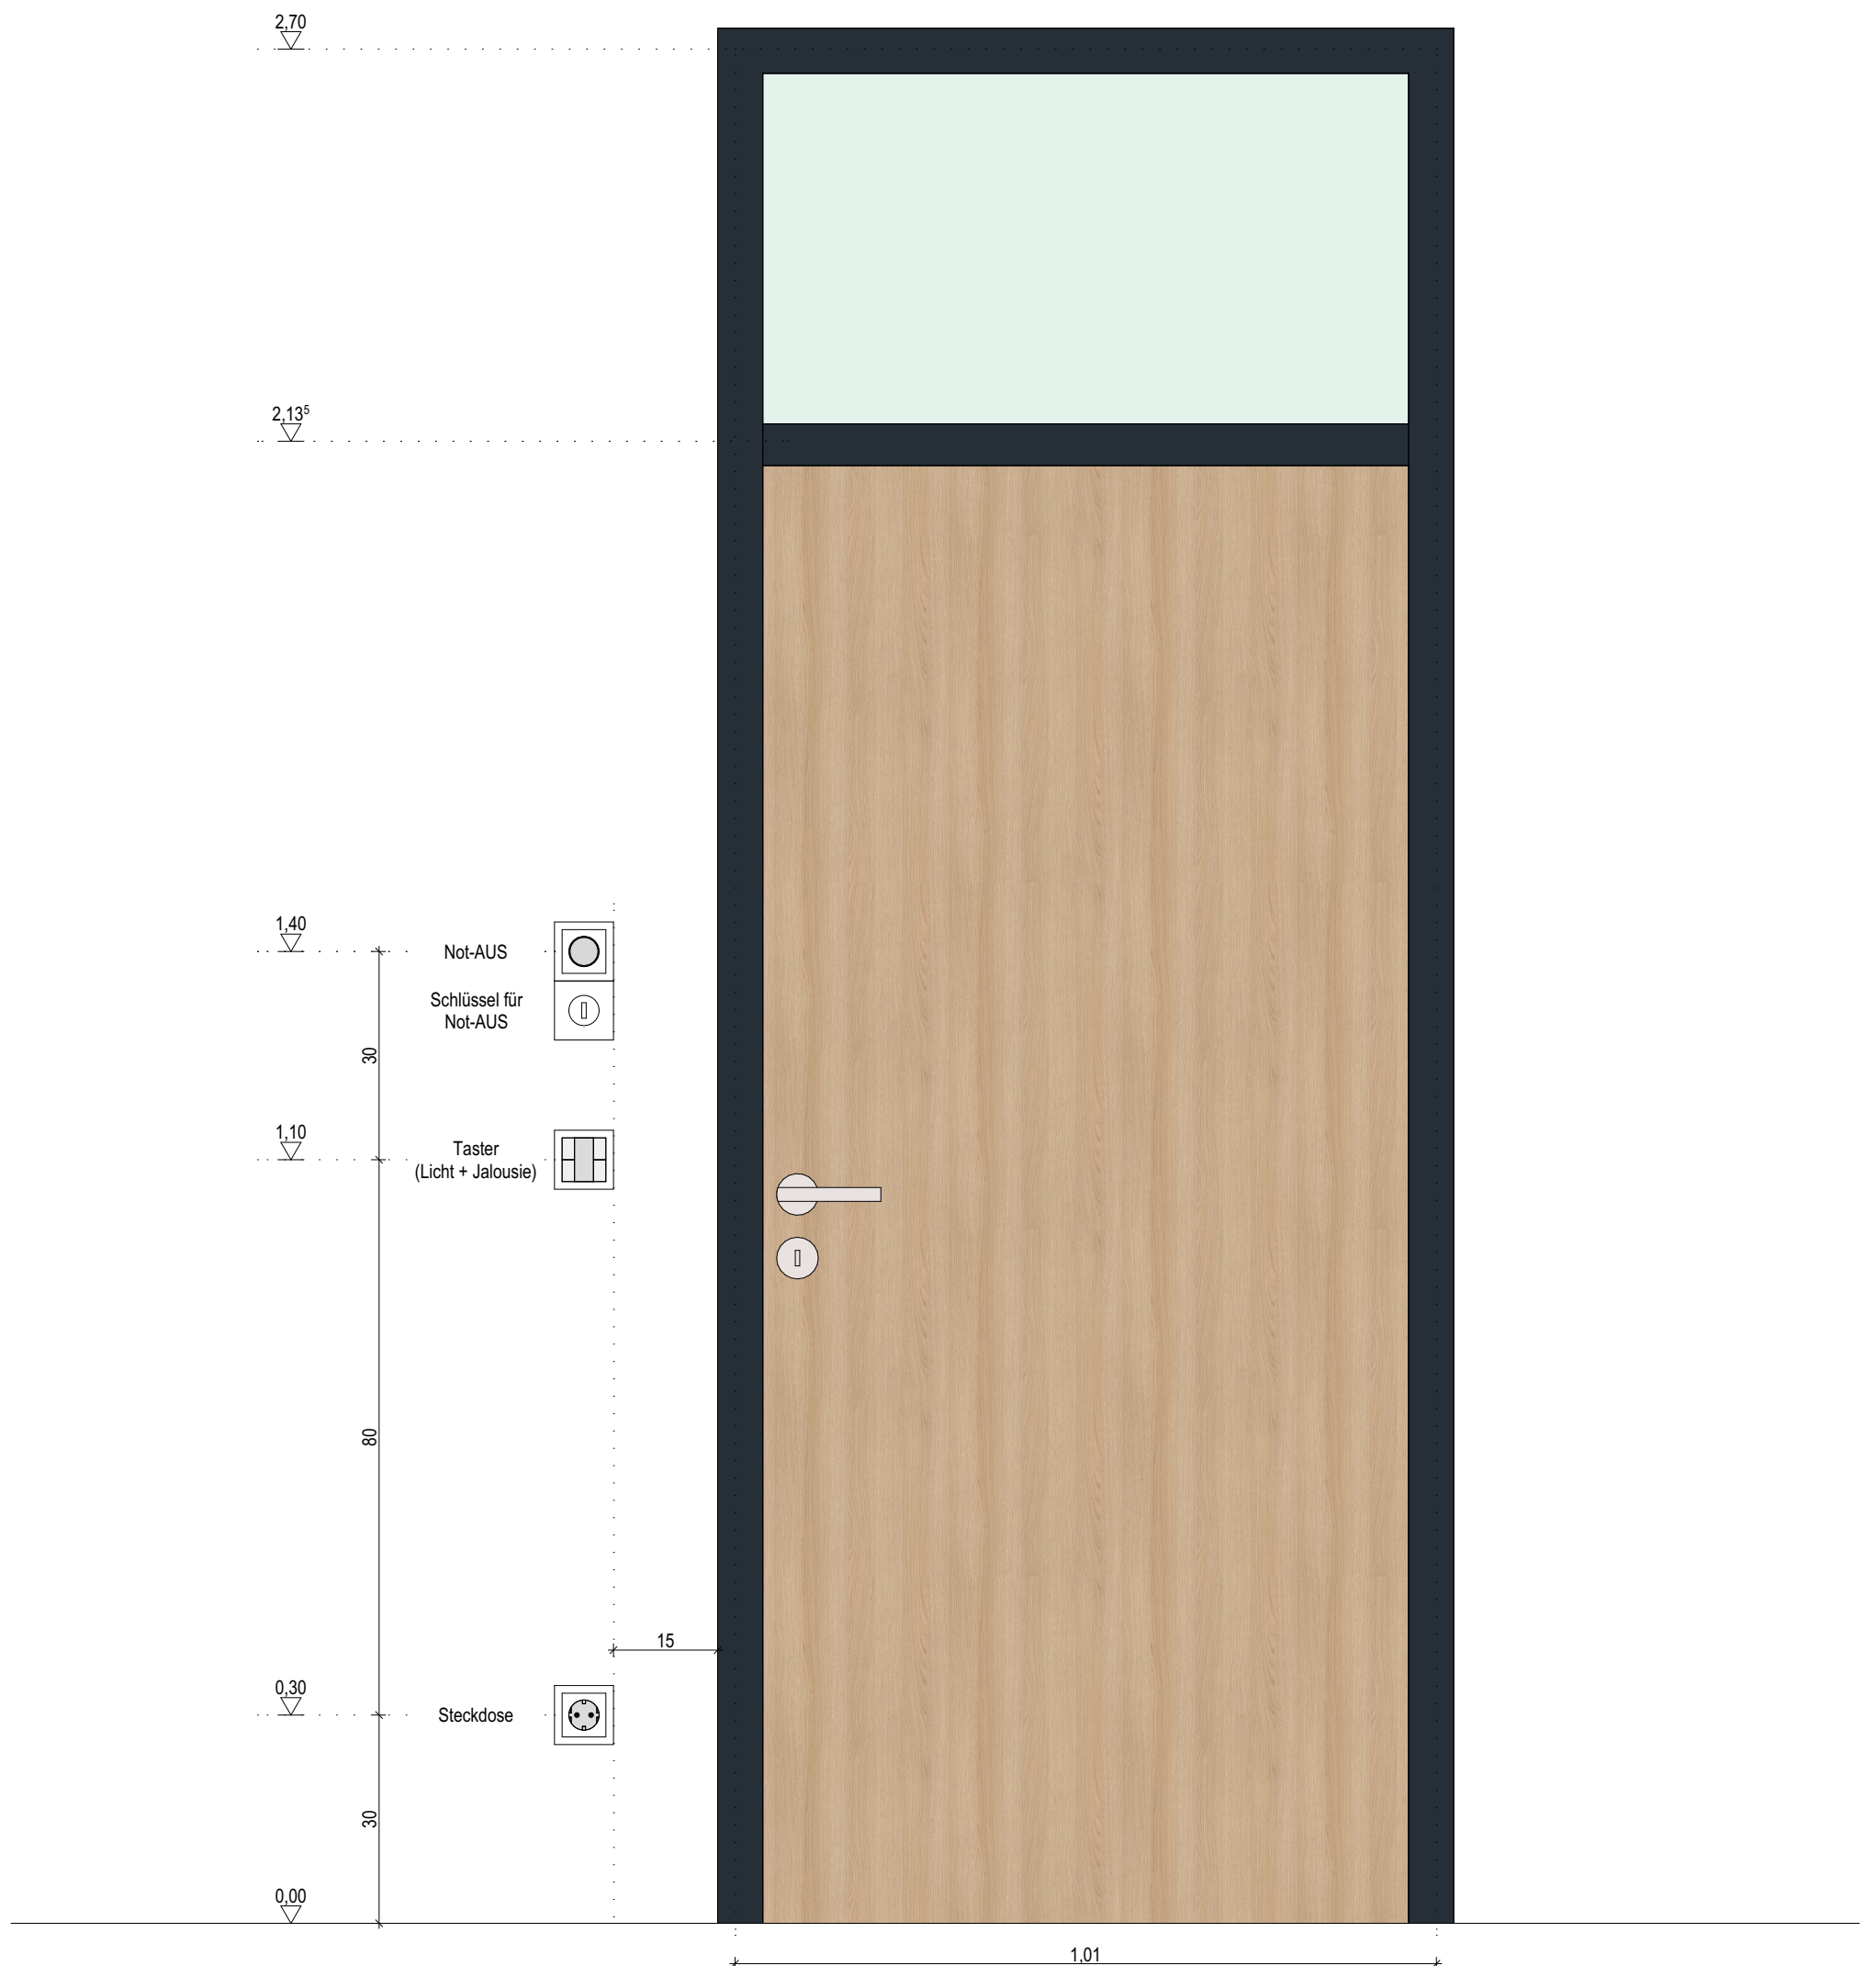


0.10 Eingangsbereich
Achse D-E

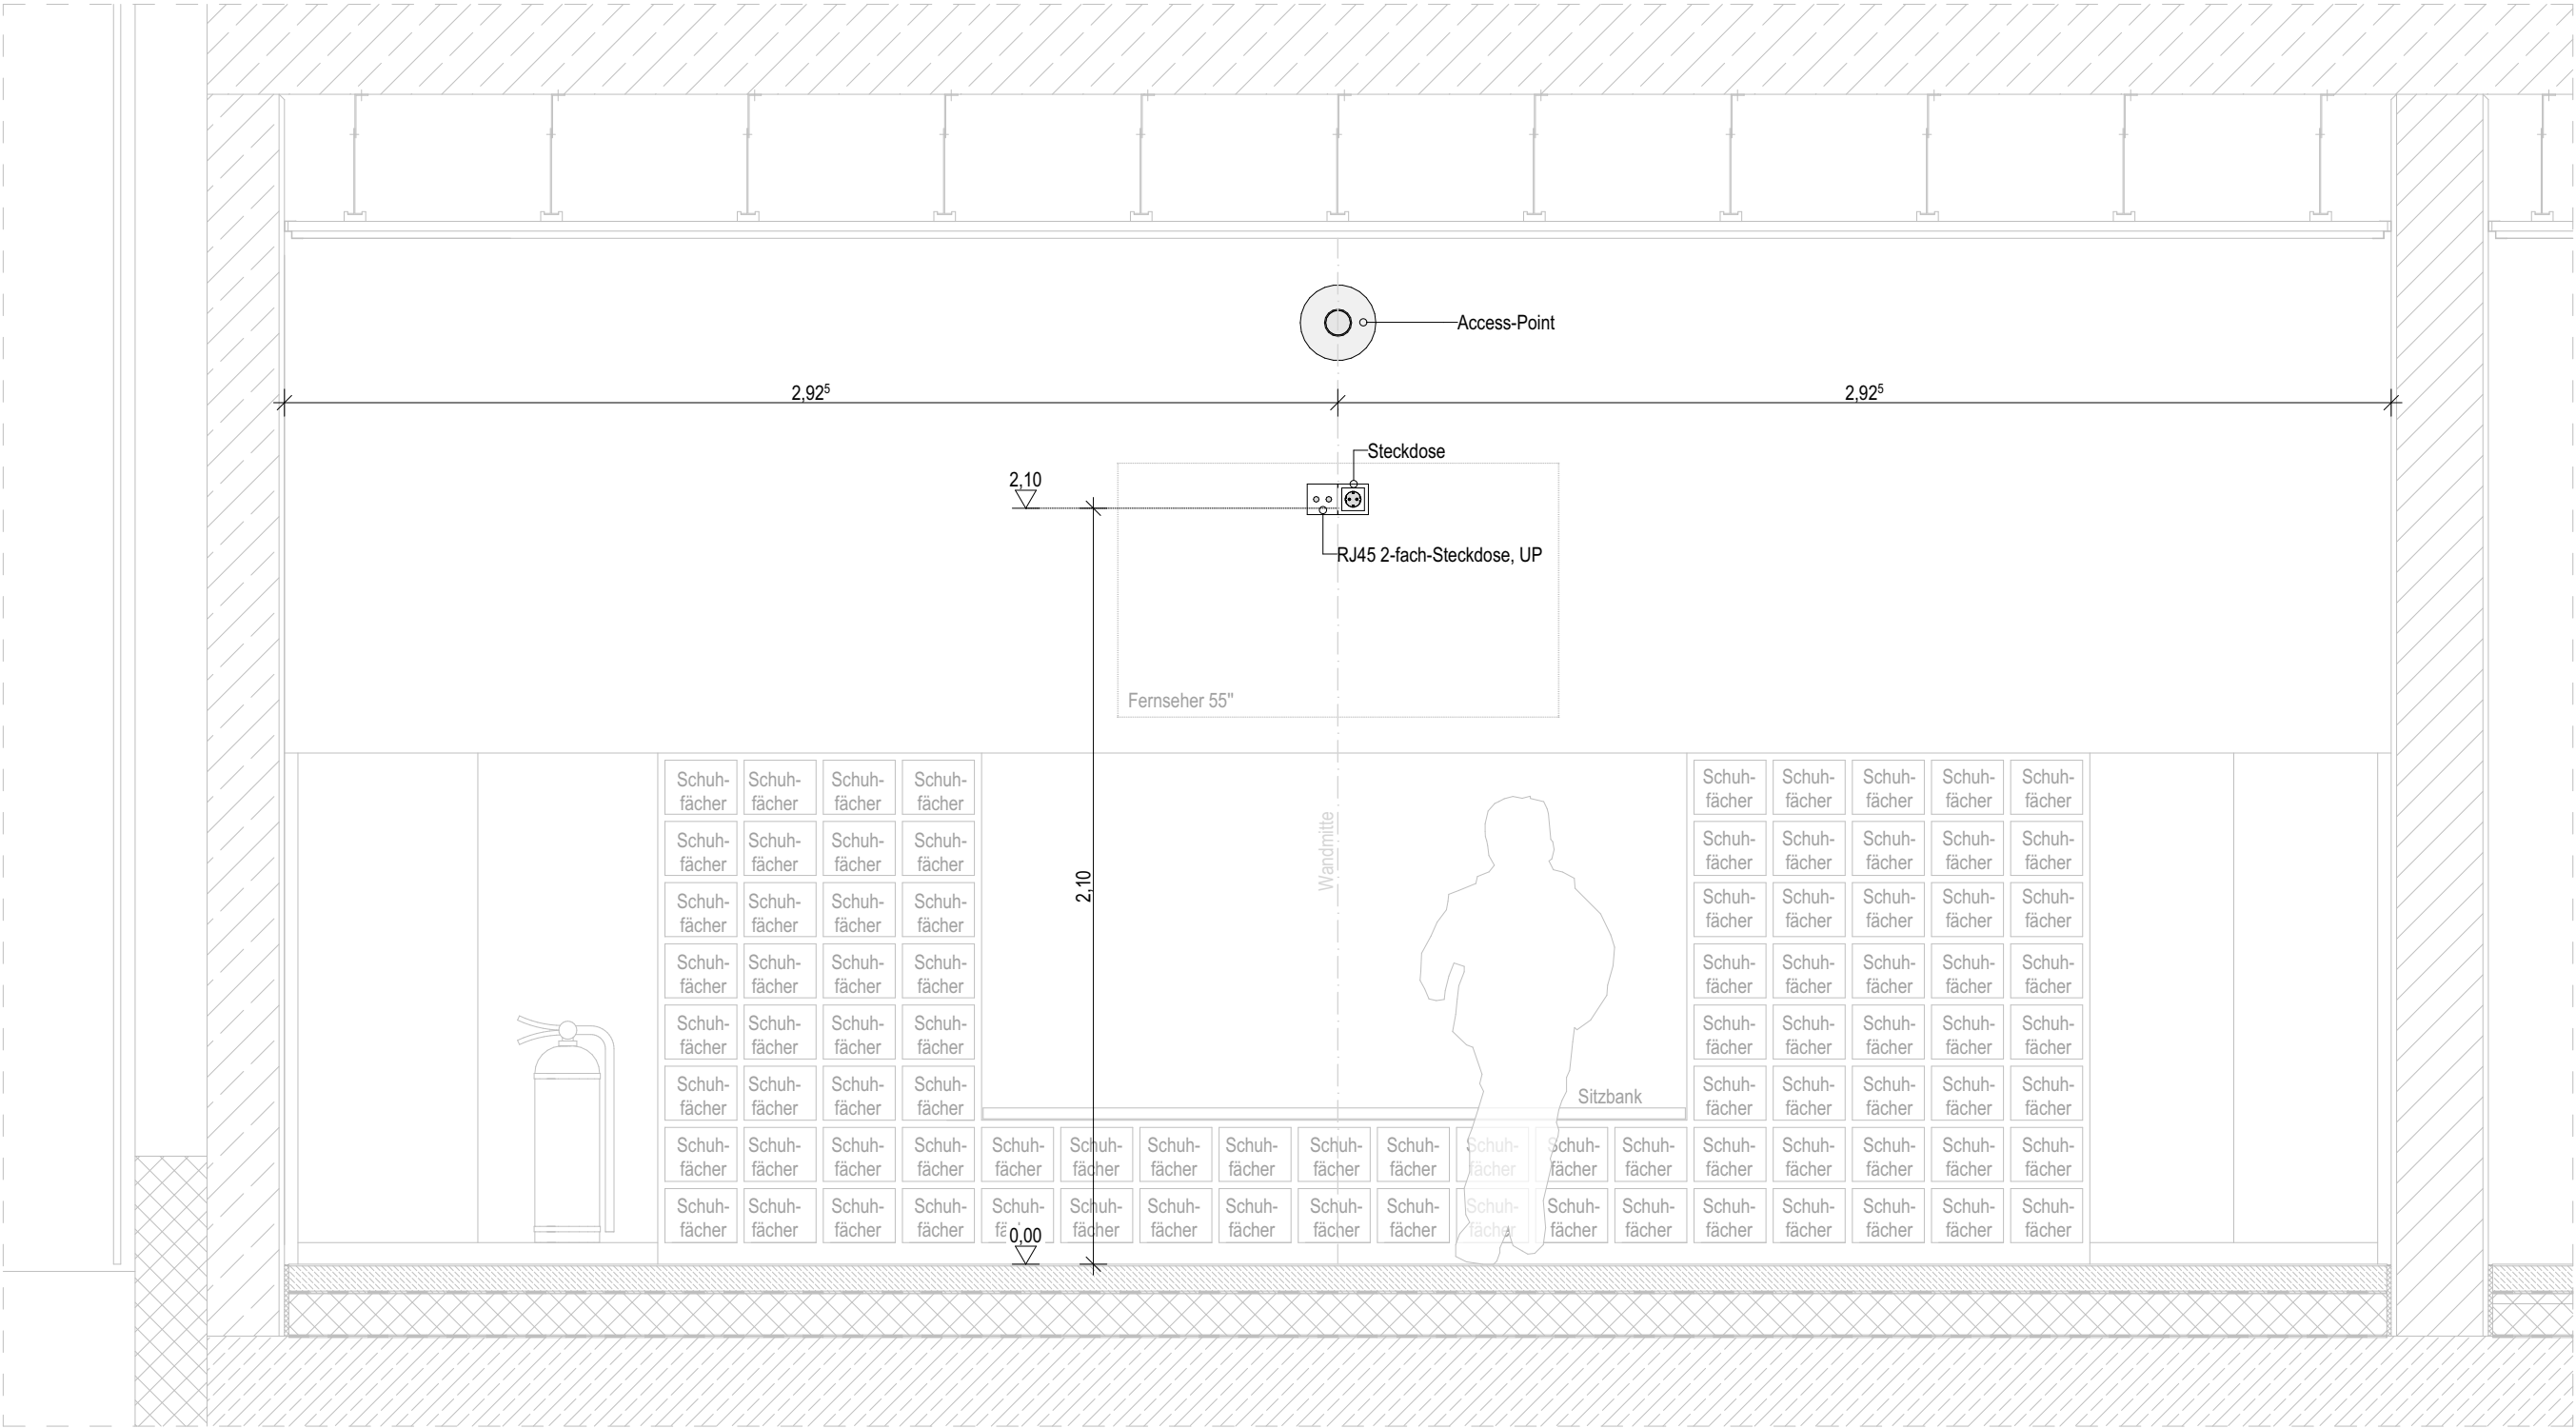


Index	Änderung	Datum	Eingangsbereich 0.10 - Achse D-E (Phase).(Gewerk).(Planart).(Index) A.EL.509.001	Maßstab: 1:20	Planer*in: H.Rüß; S. Nethe	VAUWERK® VAUWERK GmbH Strandstraße 95 18055 Rostock Projektdadr.: Ostseering 27, 18181 Graal-Müritz
	001	05.02.2026		Format: A3 (297 x 420 mm)	Zeichner*in: C. Küchenmeister	
				Datum: 25.06.2026	Auftraggeber: Bauamt	
				Kostenträger: KT 300 212	Freigabe Architekt*in:	
					Freigabe Bauherr*in:	


0.09 Umkleide Küche
Achse 4-5

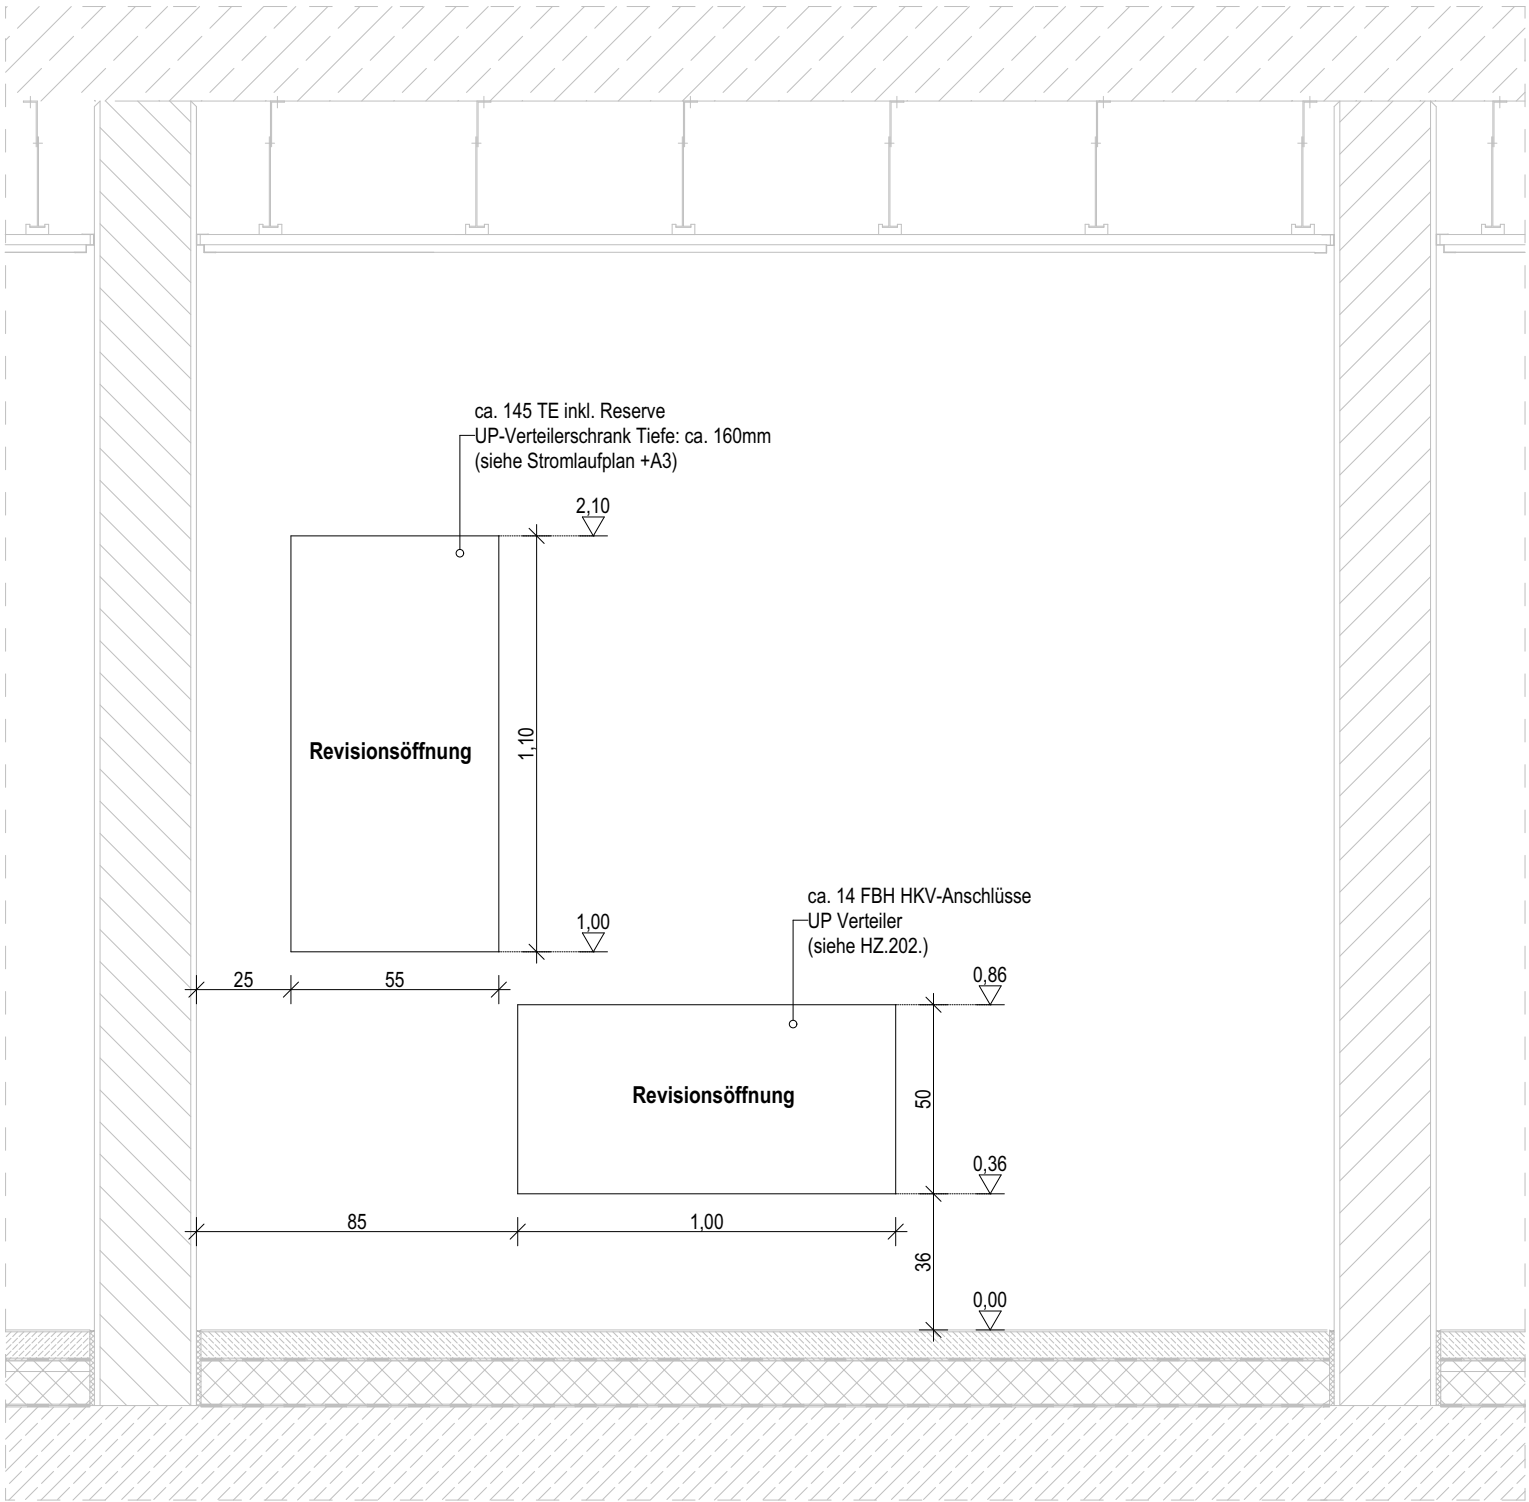

Index	Änderung	Datum	Umkleide 0.09 - Achse 4-5 (Phase).(Gewerk).(Planart).(Index) A.EL.510.001	Maßstab: 1:20	Planer*in: H.Rüß; S. Nethe	 VAUWERK GmbH Strandstraße 95 18055 Rostock Projektdr.: Ostseering 27, 18181 Graal-Müritz
001	Erstausgabe	05.02.2026		Format: A3 (297 x 420 mm)	Zeichner*in: C. Küchenmeister	
					Auftraggeber: Bauamt	
				Datum: 25.06.2026	Freigabe Architekt*in:	
				Kostenträger: KT 300 212	Freigabe Bauherr*in:	

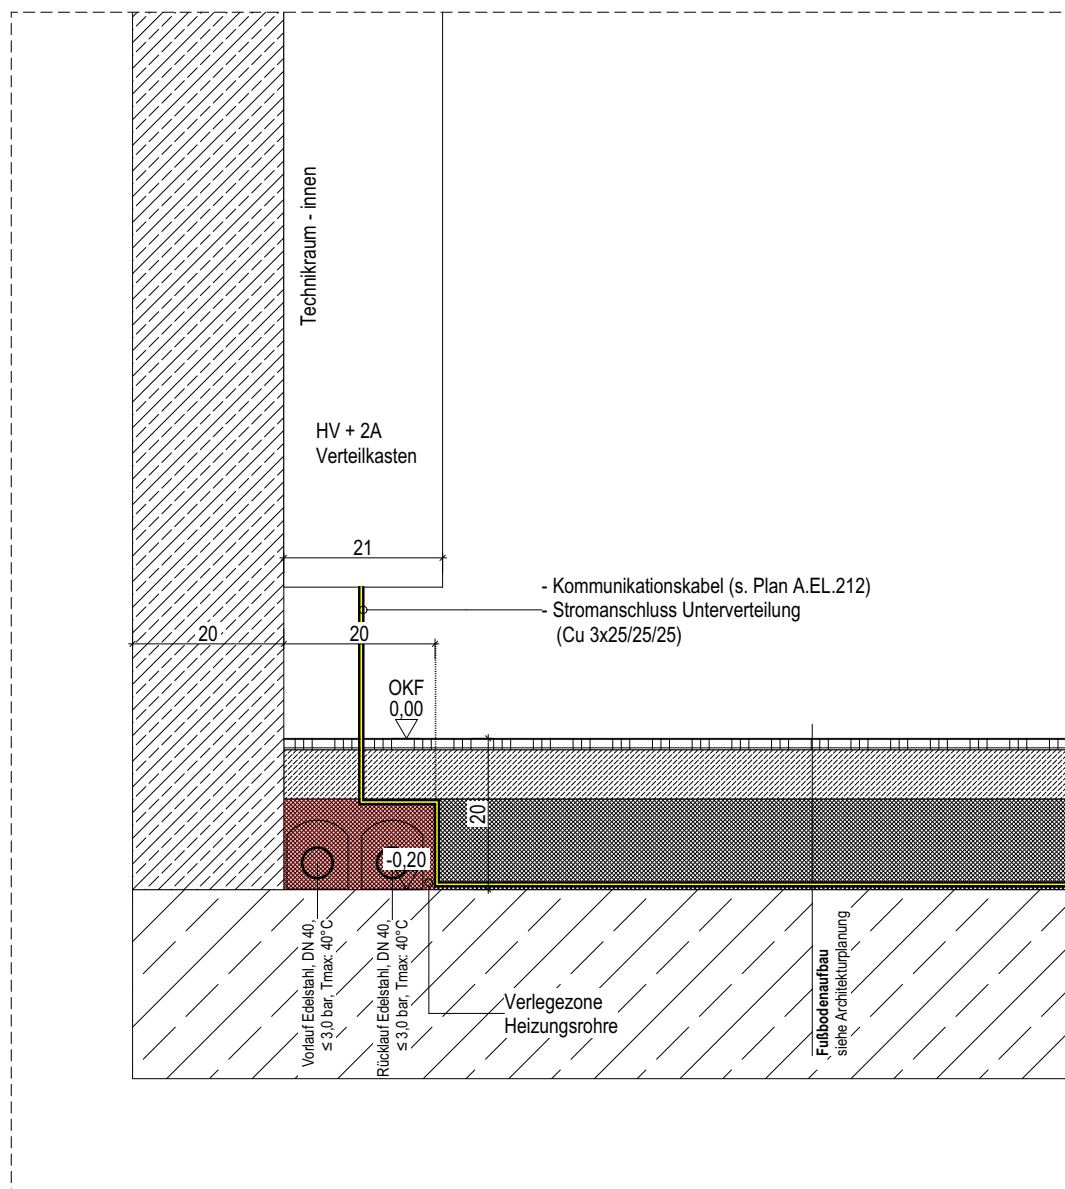


Kreuzung Heiz- & Elt-Leitungen	Maßstab: 1:10	Planer*in: H.Ruß; S. Nethe	VAUWERK® VAUWERK GmbH Strandstraße 95 18055 Rostock
	Format: A4 (297 x 210 mm)	Zeichner*in: C. Küchenmeister	
		Auftraggeber: Bauamt	
(Phase).(Gewerk).(Planart).(Index) A.EL.511.001	Datum: 25.06.2026	Freigabe Architekt*in:	Projektadr.: Ostseering 27, 18181 Graal-Müritz
	Kostenträger: KT 300 212	Freigabe Bauherr*in:	

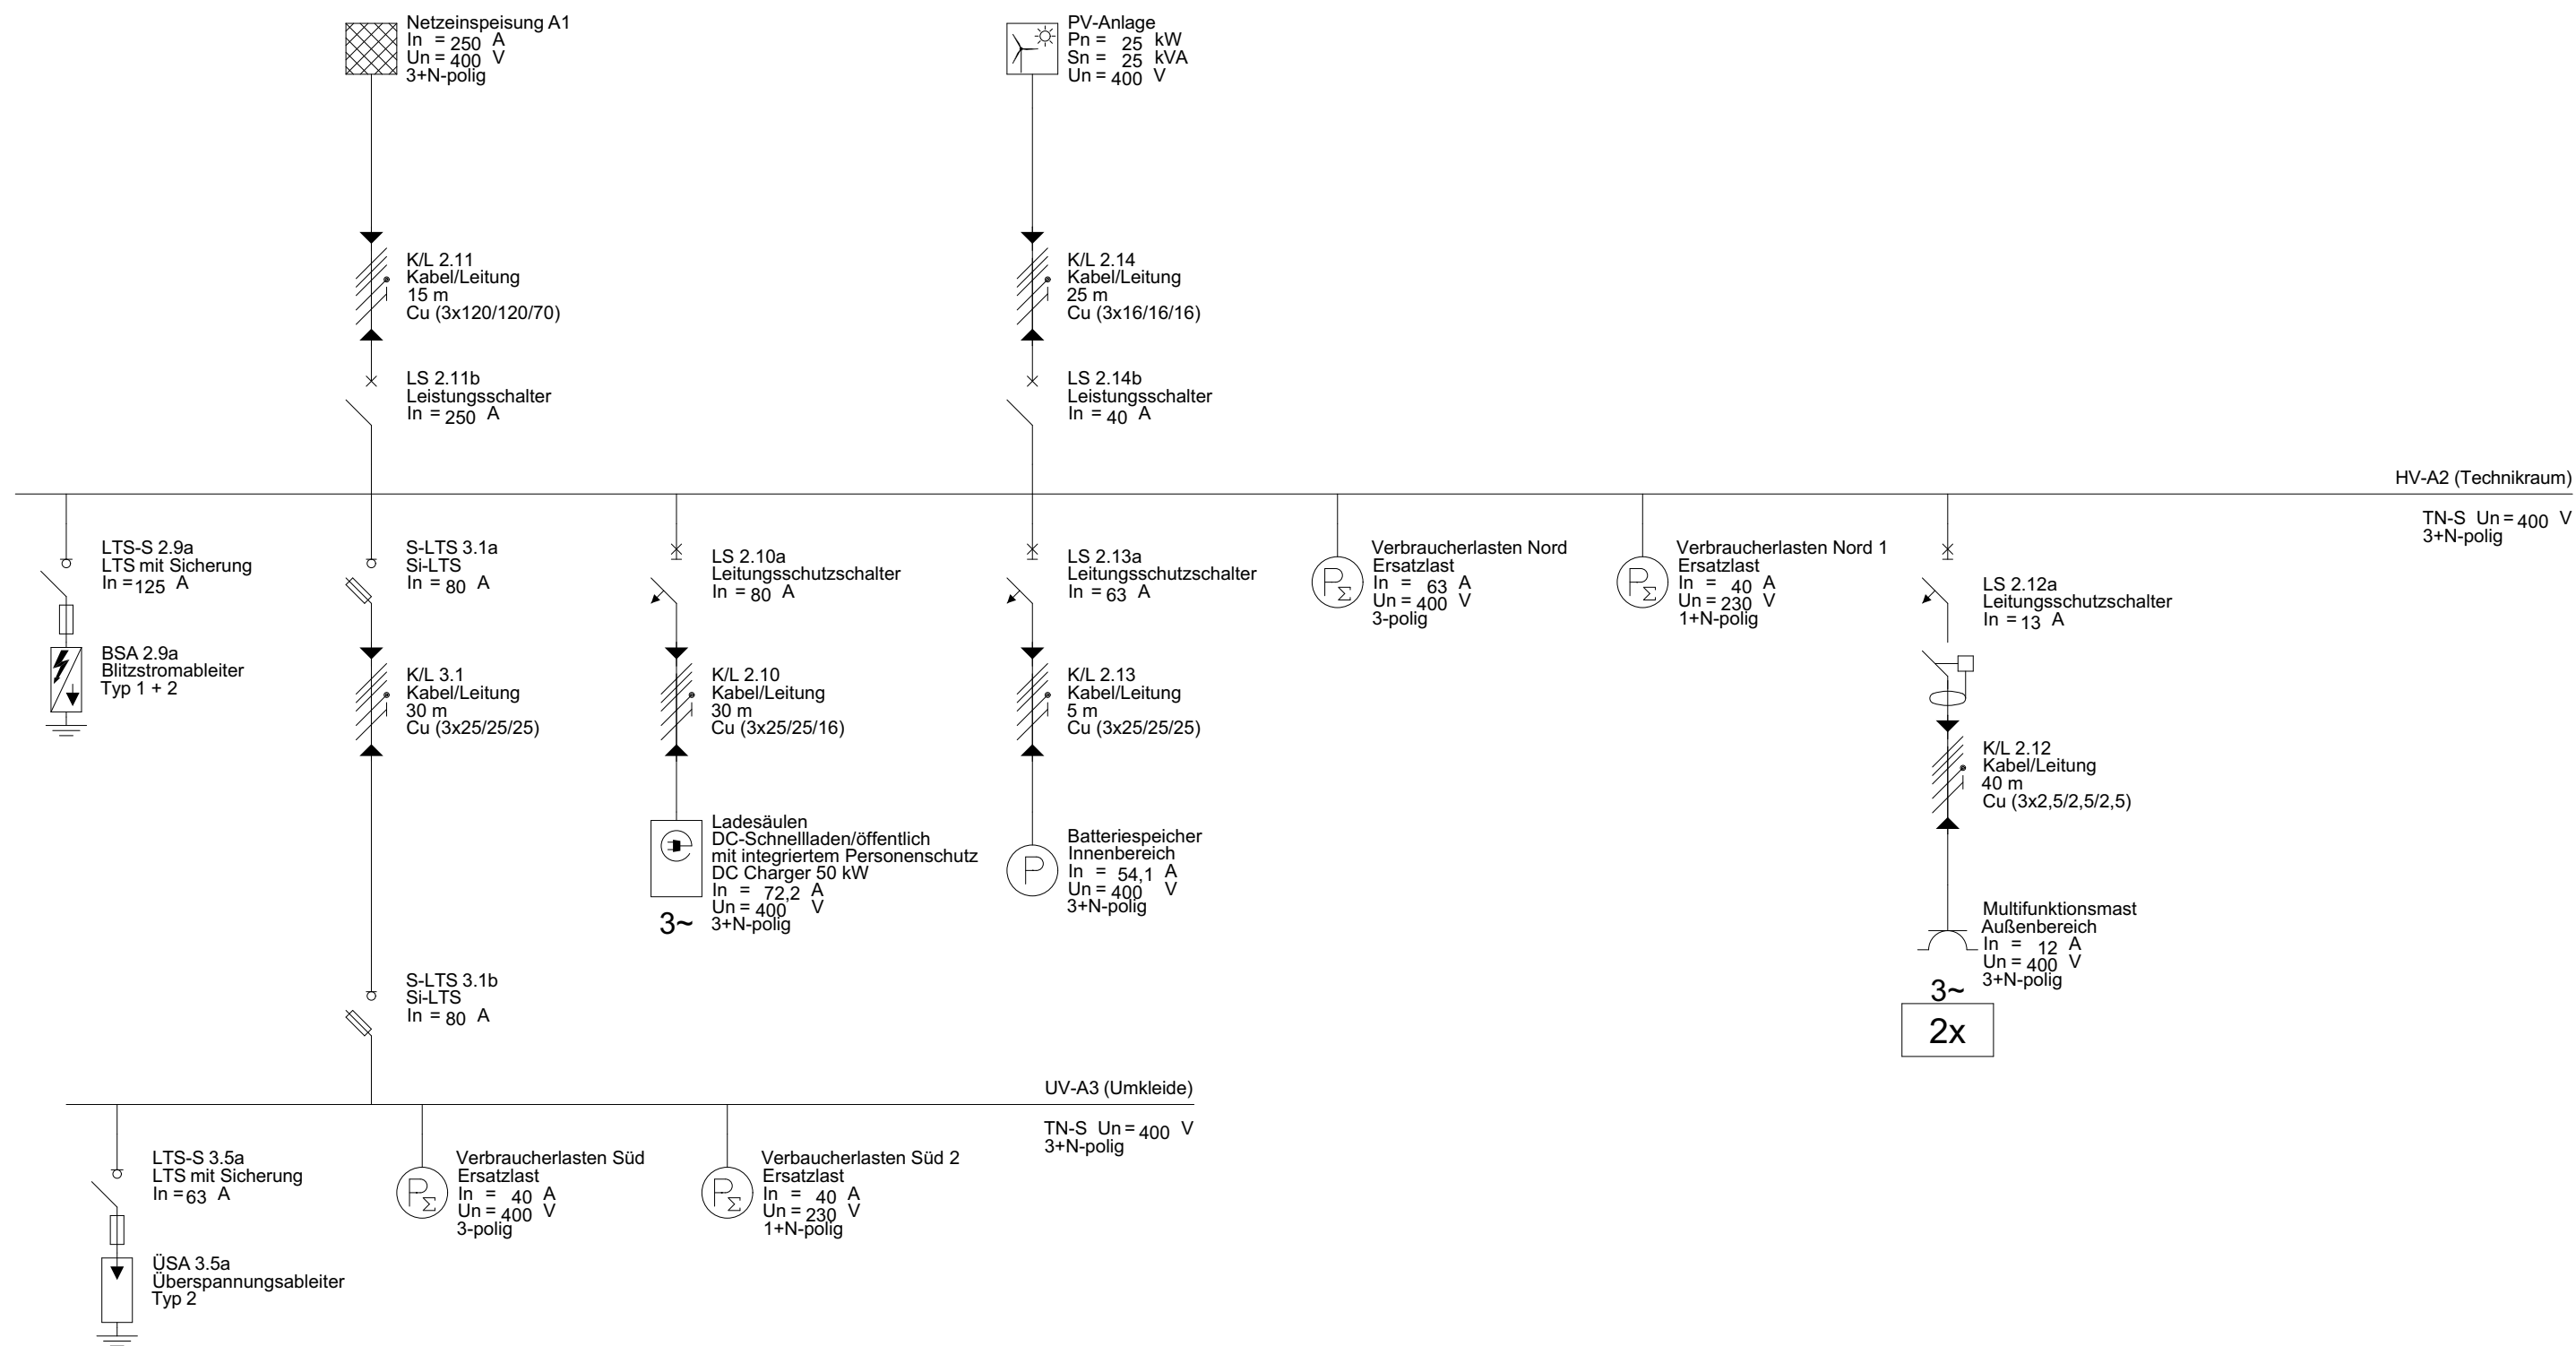

Index	Änderung	Datum	Selektivität Netzplan (Phase).(Gewerk).(Planart).(Index) A.EL.507.002	Maßstab:	Planer*in:	VAUWERK® VAUWERK GmbH Strandstraße 95 18055 Rostock
001	Erstausgabe	15.12.2025		Format: A3 (297 x 420 mm)	Zeichner*in:	
002	Änderung Kabelquerschnitt zwischen HV-A2 und UV-A3 sowie Batteriespeicherzuleitung und PV-Zuleitung, Änderung Anschluss PV Anlage	05.02.2026		Datum: 25.06.2026	Auftraggeber:	
				Kostenträger: KT 300 212	Freigabe Bauherr*in:	Projektdr.: Ostseering 27, 18181 Graal-Müritz

BWA - Einlinienschema
DIN VDE V 0826-2 • Komponenten DIN EN 54 • Abstimmung mit BSK

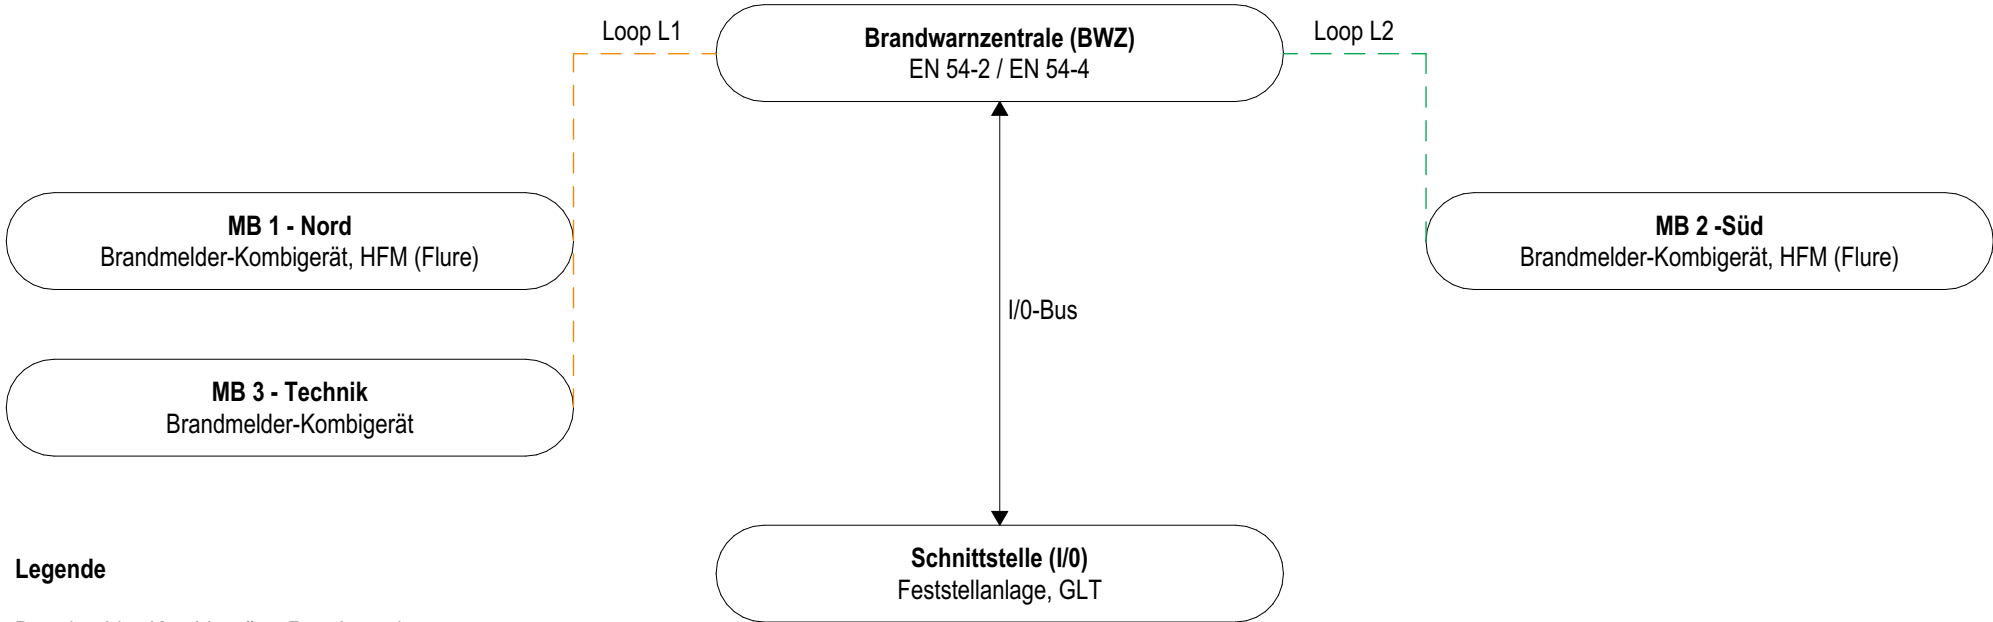


Legende

Brandmelder-Kombigerät = Rauch- und Warmemelder mit akustischem und optischem Signalgeber

HFM = Handfeuermelder
L1/L2 = adressierbare Loops

Index	Änderung	BWA - Einlinienschema (Phase).(Gewerk).(Planart).(Index) A.EL.501.002	Maßstab:	Planer*in:	H.Rüß; S. Nethe	 VAUWERK GmbH Strandstraße 95 18055 Rostock
001	Erstausgabe		Format: A4 (210 x 297 mm)	Zeichner*in:	C. Küchenmeister	
002	Legende angepasst (Brandmeldeplan/BWA gem. Info), Multisensoren/melder eingeführt auf Trennung wird verzichtet			Auftraggeber:	Bauamt	
			Datum: 25.06.2026	Freigabe Architekt*in:		Projektsadr.: Ostseering 27, 18181 Graal-Müritz
			Kostenträger: KT 300 212	Freigabe Bauherr*in:		

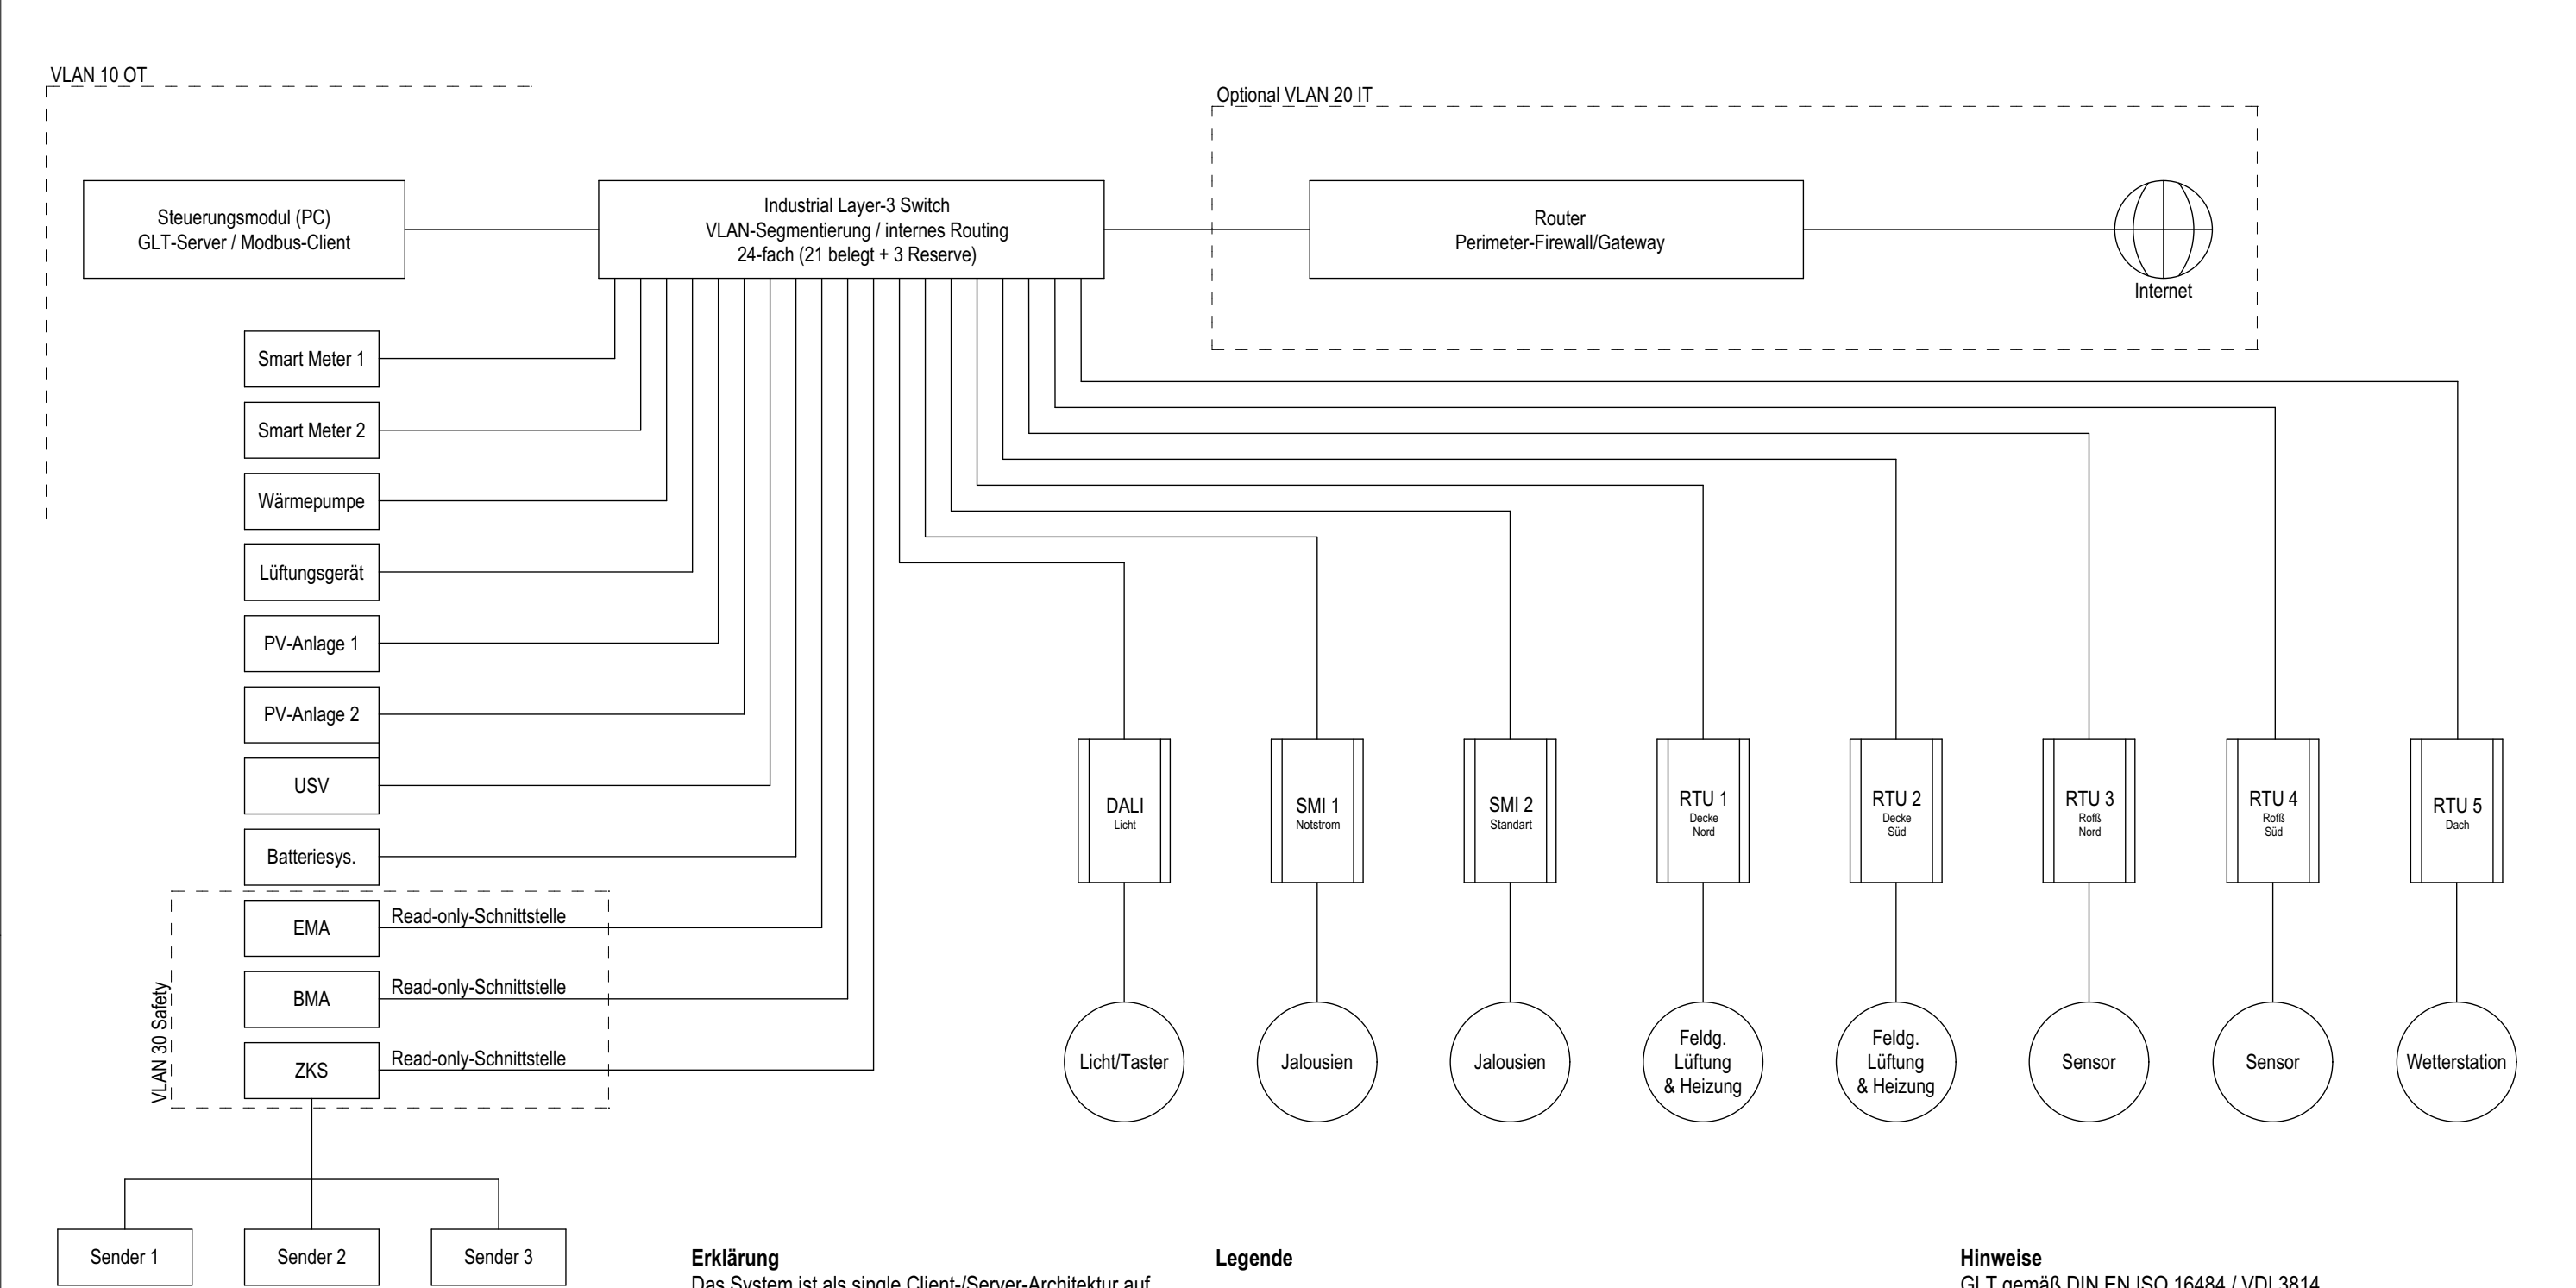

Erklärung

Das System ist als single Client-/Server-Architektur auf Basis von Modbus TCP ausgeführt. Für die Feldkommunikation der RTU-Stränge 1 bis 3 wird ausschließlich Modbus RTU (RS-485 Mehrpunkt) eingesetzt, es ist keine Netzwerk-redundanz vorgesehen.

Schnittstelle Gewerk Elektro / GLT:

Elektro-/ Montage der Feldgeräte sowie Verlegung und Anschluss von Energie- und Kommunikationskabeln
GLT - Aufschaltung am TCP-Switch, Inbetriebnahme und Programmierung

Legende

- Gateway
- BUS
- Feldgerät
- Verbindung

- USV - Unterbrechungsfreie Stromversorgung
- BMA - Brandmeldeanlage
- EMA - Einbruchsmeldeanlage
- ZKS - Zutrittskontrollsystem
- PV - Photovoltaikanlagen
- Feldg. - Feldgeräte
- Rofß - Rohfußboden
- SMI - Standard Motor Interface
- RTU - Modbus seriell über RS-485
- DALI - geführt als DALI 2

Hinweise

GLT gemäß DIN EN ISO 16484 / VDI 3814. Sicherheitsgewerke nur zur Meldungsaufschaltung, normkonform und herstellereitig freigegeben.

GLT-Server, Netzwerkkomponenten und SMI 1 sind USV-gestützt (Kurzzeitbetrieb / geordneter Shutdown).

Ausfall der GLT beeinträchtigt nicht oder in hinnehmbarerweise die Grundfunktionen der angebundenen Anlagen!

Index	Änderung	Datum	GLT-Schema (Phase).(Gewerk).(Planart).(Index) A.EL.508.001	Maßstab:	Planer*in:	H.Rüß; S. Nethe	 VAUWERK GmbH Strandstraße 95 18055 Rostock
001	Erstausgabe	05.02.2026		Format:	Zeichner*in:	C. Küchenmeister	
				A3 (297 x 420 mm)	Auftraggeber:	Bauamt	
				Datum:	Freigabe Architekt*in:		Projektdadr.: Ostseering 27, 18181 Graal-Müritz
				25.06.2026	Freigabe Bauherr*in:		
				Kostenträger:			
				KT 300 212			