



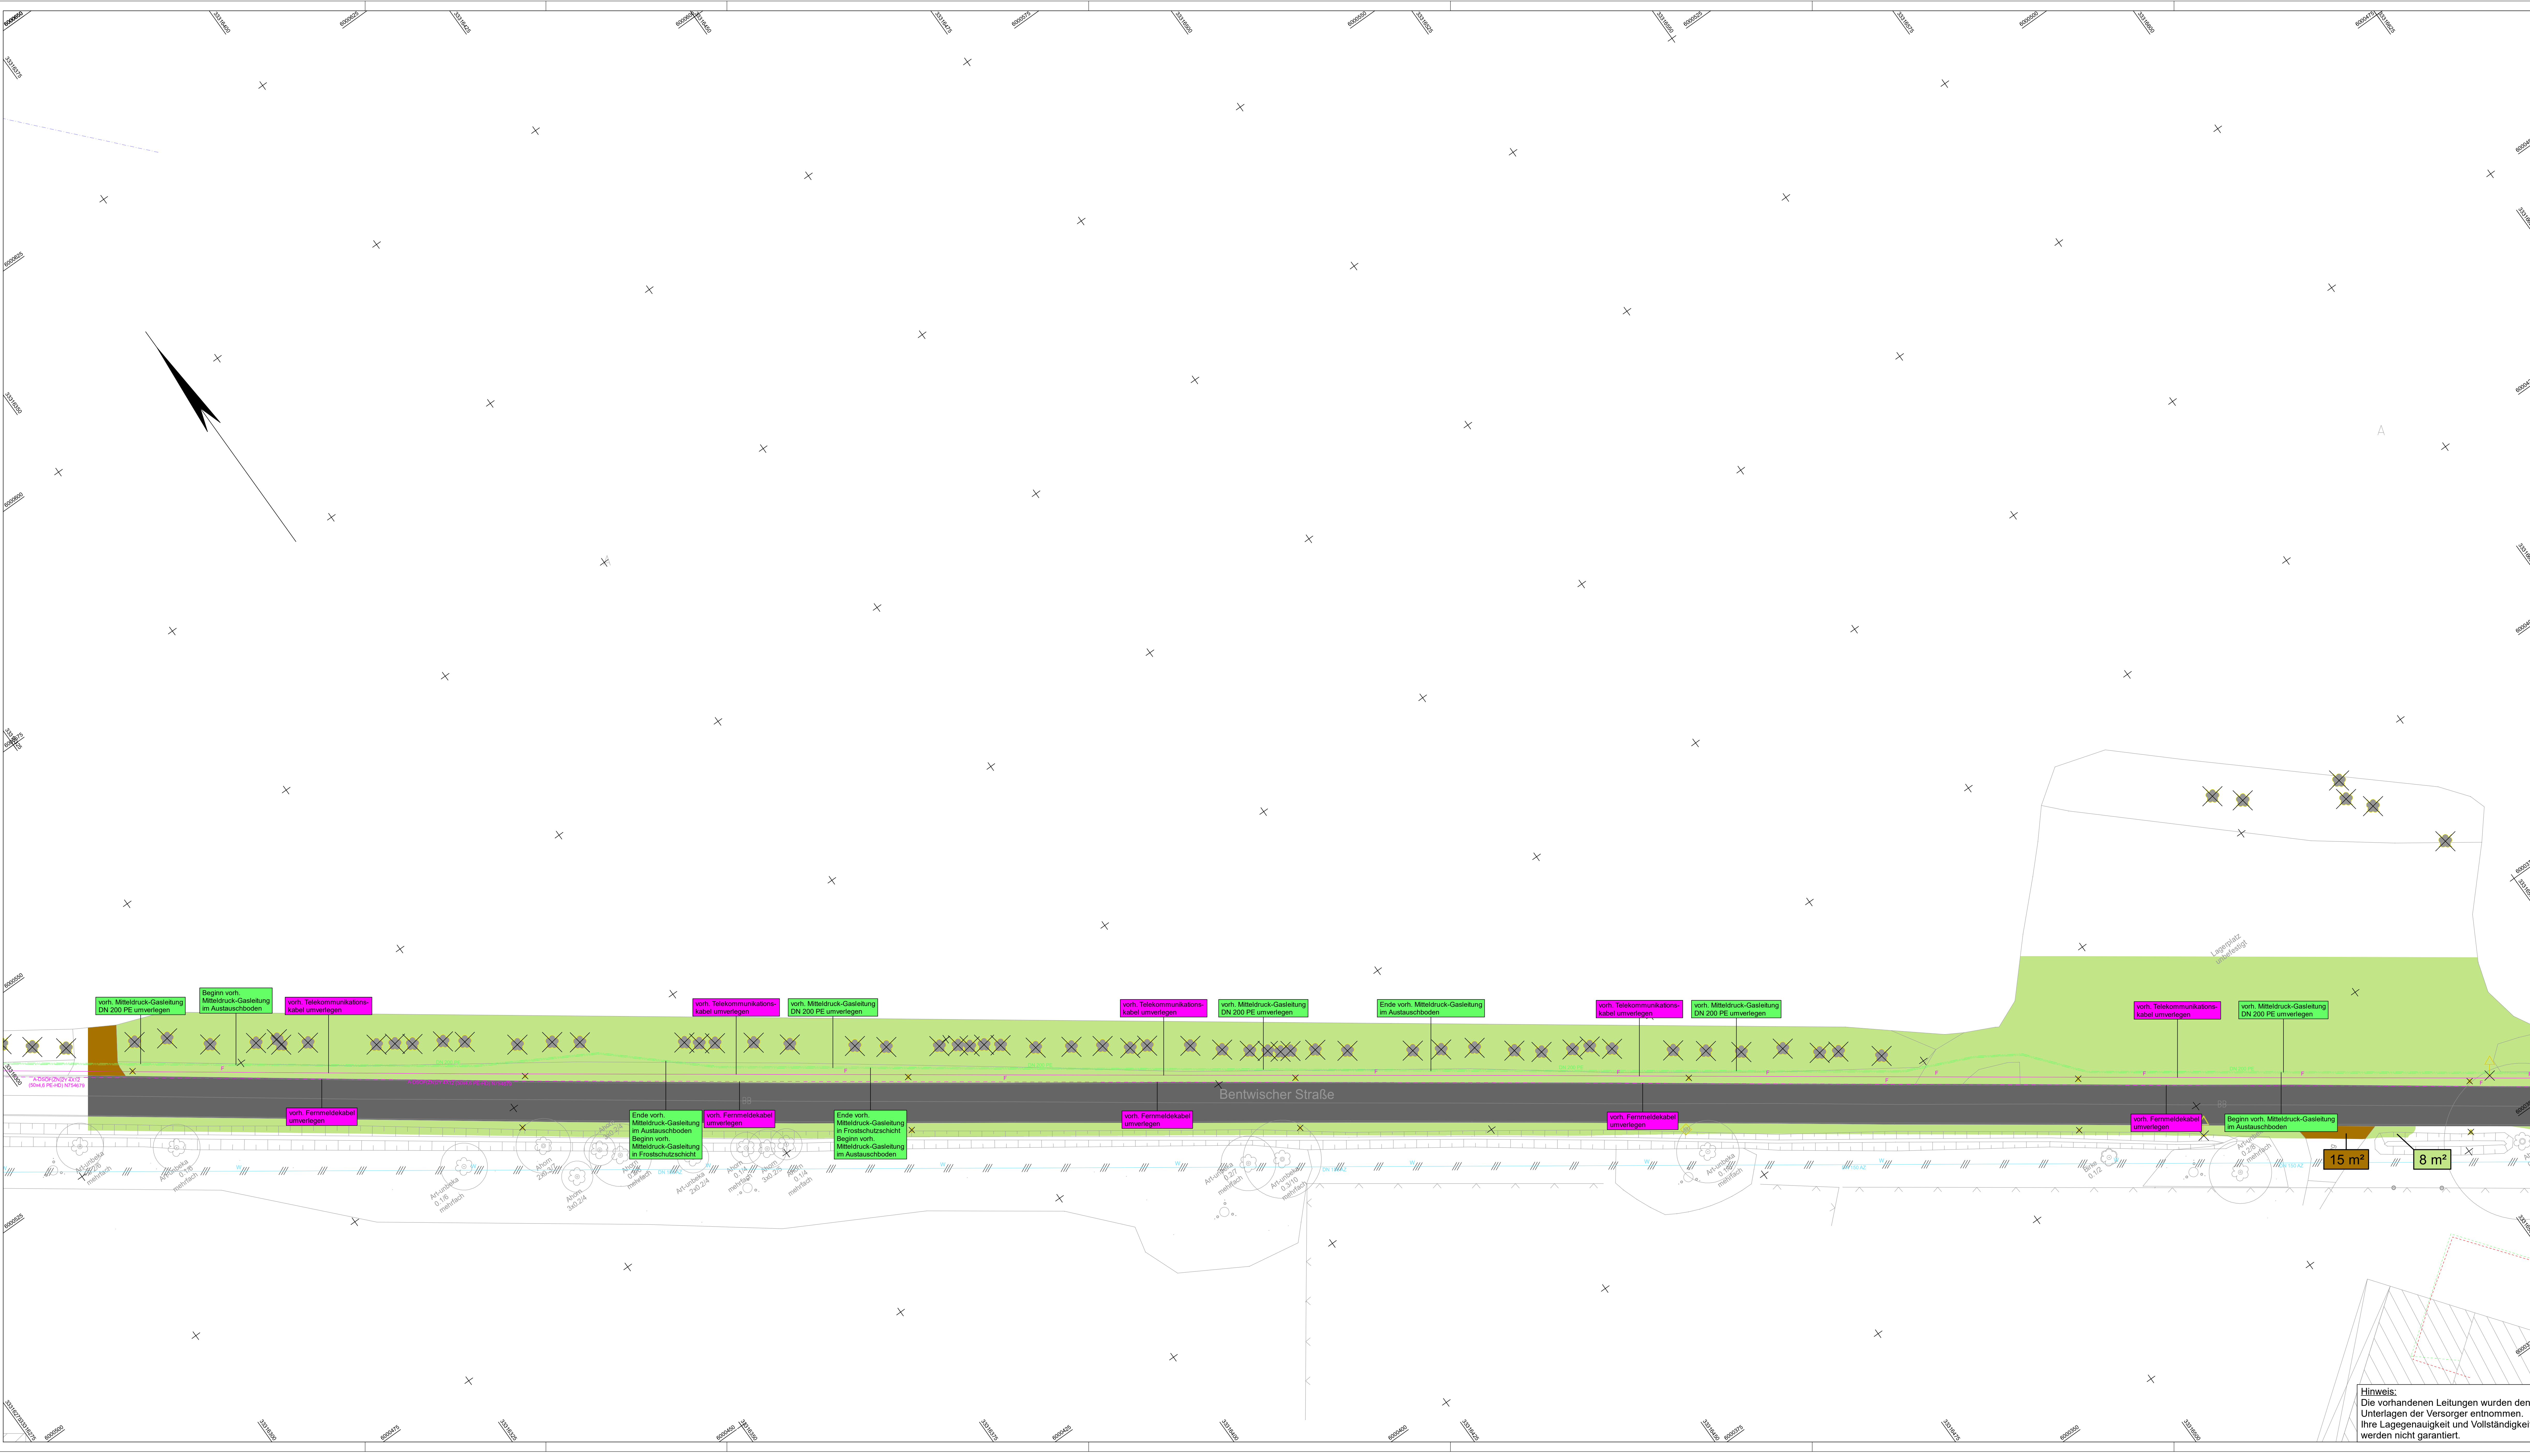

ZEICHENERKLÄRUNG	
Bestand	vorhandene Leitungen
Asphalt aufnehmen	Regenwasserleitung (Gemeinde Bentwisch / WBV "Untere Warnow-Küste")
Betonpflaster aufnehmen	Drainageleitung (Lage grob aus Luftbild entnehmen)
Rasengrasfläche aufnehmen	Schmutzwasserleitung (Nordwasser GmbH)
Pflasterstein aufnehmen	Schmutzwasser-Druckrohrleitung (Nordwasser GmbH)
Schotter aufnehmen	Trennwasserleitung (Nordwasser GmbH)
Grasfläche aufnehmen	Niederspannungsleitung (E.ON Netz GmbH)
Anpassung Bestand	Mittelspannungsleitung (E.ON Netz GmbH)
vorh. Hochbordstein zurückbauen	Fernmeldekabel (E.ON Netz GmbH)
vorh. Tiefbordstein zurückbauen	Telekommunikationskabel (Deutsche Telekom Technik GmbH)
vorh. Rundbordstein zurückbauen	verrohrtes Telekommunikationskabel (Deutsche Telekom Technik GmbH)
vorh. Einfassungstein zurückbauen	Mitteldruck-Gasleitung (Stellwerke Rostock AG)
vorh. Leitung zurückbauen	verrohrtes Gaswasser II. Ordnung (WBV "Untere Warnow-Küste")
vorh. Leitung verkleinern	Schuttboden
vorh. Leitung außer Betrieb nehmen (brennen und verschleiden)	
vorh. Baum fällen	
vorh. Stubben/Wurzelstock roden	
vorh. Strauch roden	
vorh. Hecke roden	
vorh. Schacht zurückbauen	
vorh. Ablauf zurückbauen	
vorh. Armaturenschild zurückbauen	
vorh. Zaun versetzen / neuer Standort	
vorh. Schuttker zurückbauen	

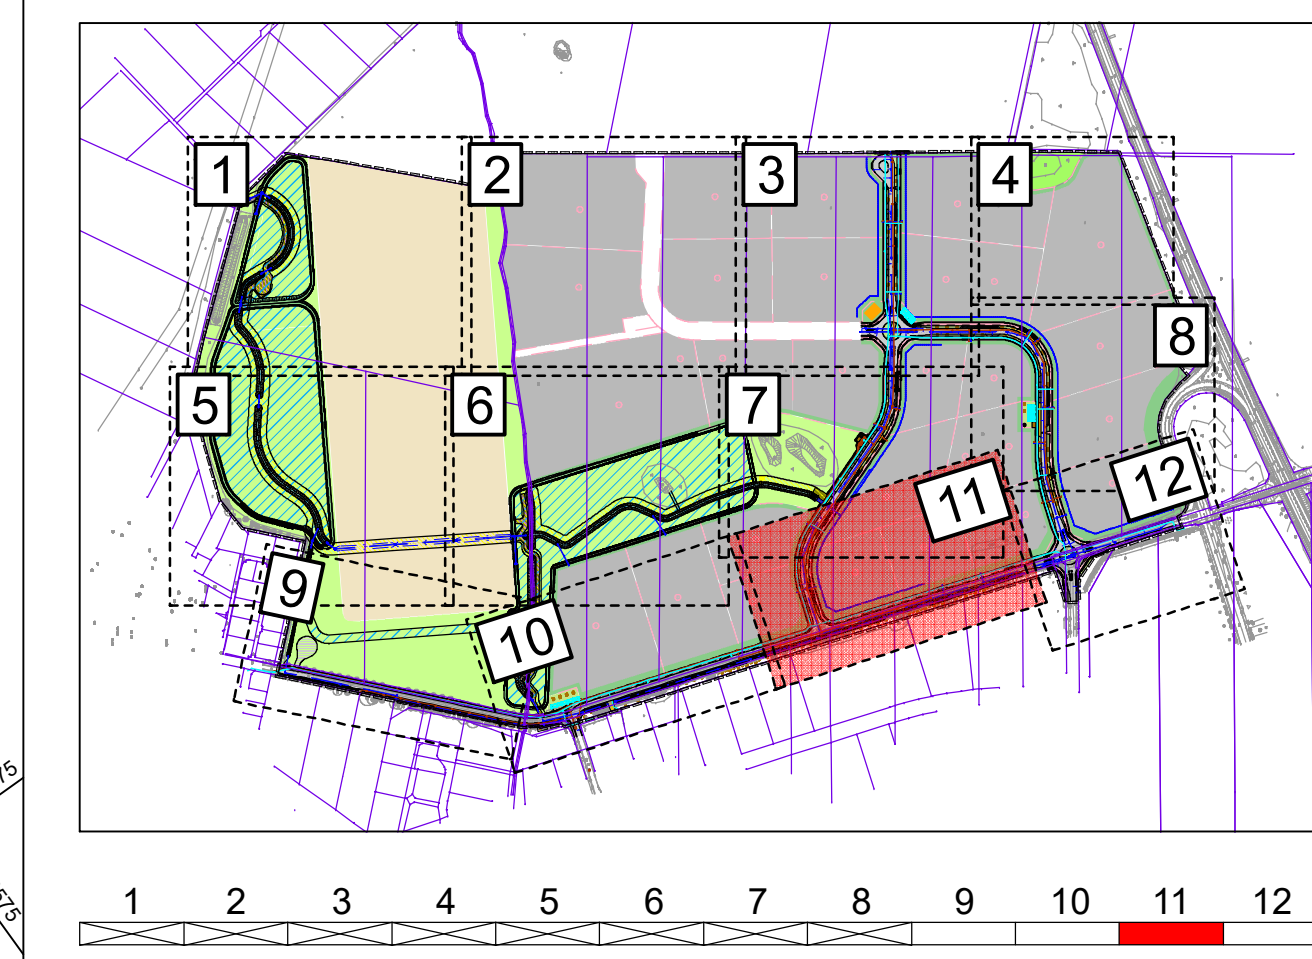

IBVM		Datum	Name
IBVM GmbH Bla. Markt Alexander-Platz 3 b 18117 Rostock		08.2024	KSC/CSC
IBVM GmbH Bla. Markt Alexander-Platz 3 b 18117 Rostock		07.2024	VME
IBVM GmbH Bla. Markt Alexander-Platz 3 b 18117 Rostock		07.2024	SHA

Gemeinde Bentwisch über Bentwisch GmbH Hafenstraße 21 18112 Bentwisch		Datum	Name
gesehen			
geprüft			

Nr.	Art der Änderung	Datum	Zeichen

AUSSCHREIBUNGSUNTERLAGE

Straße / Abschn.-Nr. / Station:		Maßstab: 1:250	
PROJIS-Nr.: 40161			
Industrie- und Gewerbestandort Bentwisch B-Plan 20 Großgewerbegebiet Bentwisch			
Grundplan hergestellt:			
Vermessungsphoto Hensch & Bernh. Tallner Straße 1 18107 Rostock	Aufnahme: 08/2016 04/2024	Feldvergleich: -	Kataster: ALKIS
Lageplan: ETRS 89 / UTM zone 33		Höhensystem: DHHN 2016 in m NNN	

Hinweis:
Die vorhandenen Leitungen wurden den
Unterlagen der Versorger entnommen.
Ihre Lagegenauigkeit und Vollständigkeit
werden nicht garantiert.