



Grundriss

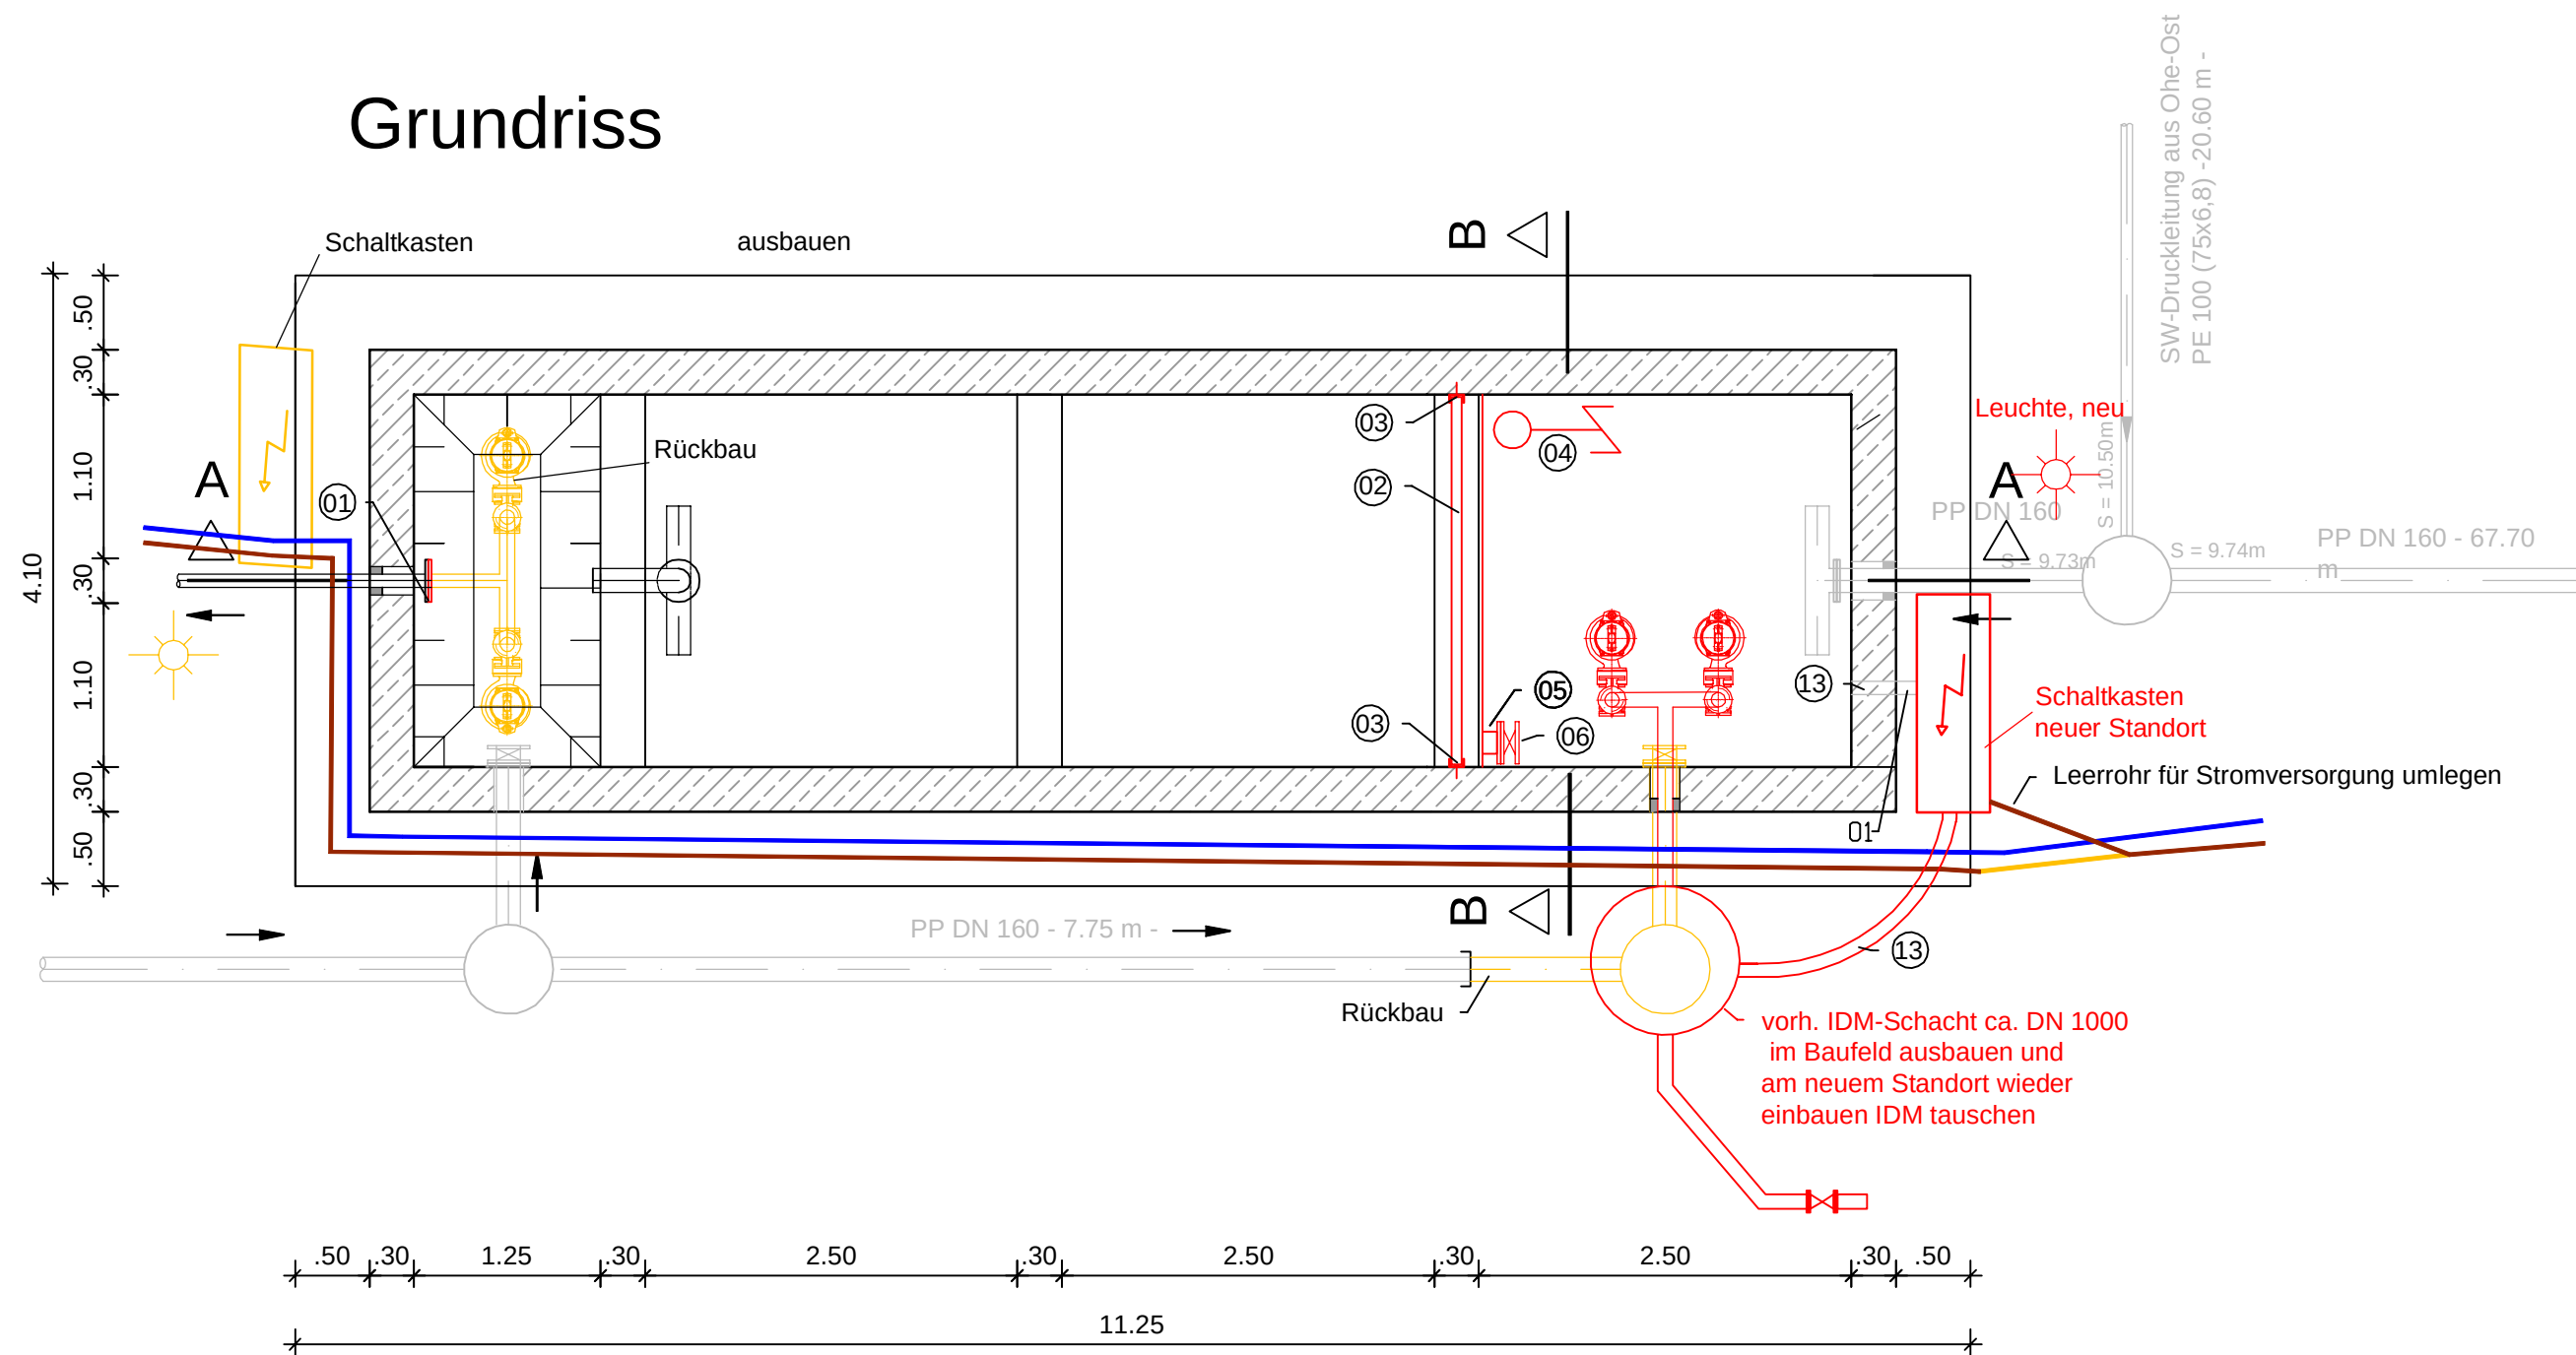

- 01 Rohr mit
Blindflansch verschließen
- 02 Dammbalkenverschluss, mit Führung
h = 900 mm
- 03 Führungsschiene mit
Andrückvorrichtung
- 04 Tauchmotorrührwerk mit Führungsgestange
- 05 Rohrstummel mit
Flansch PE 150
- 06 Plattenschieber
- 07 Öffnung in Gitterrost für Schiebetätigkeit
herstellen
- 08 Schiebergestange mit Halterung
- 09 U-Eisen, 3-seitig
- 10 Verschlusskonstruktion für "Schlitz" aus PE
- 11 Steigleitungen mit Rückschlagklappen
- 12 Tauchmotorpumpen mit Führungsvorrichtung
- 13 Leerrohr
- 14 transportables Ausbeugerät für Pumpen und Rührwerk

Schnitt A-A

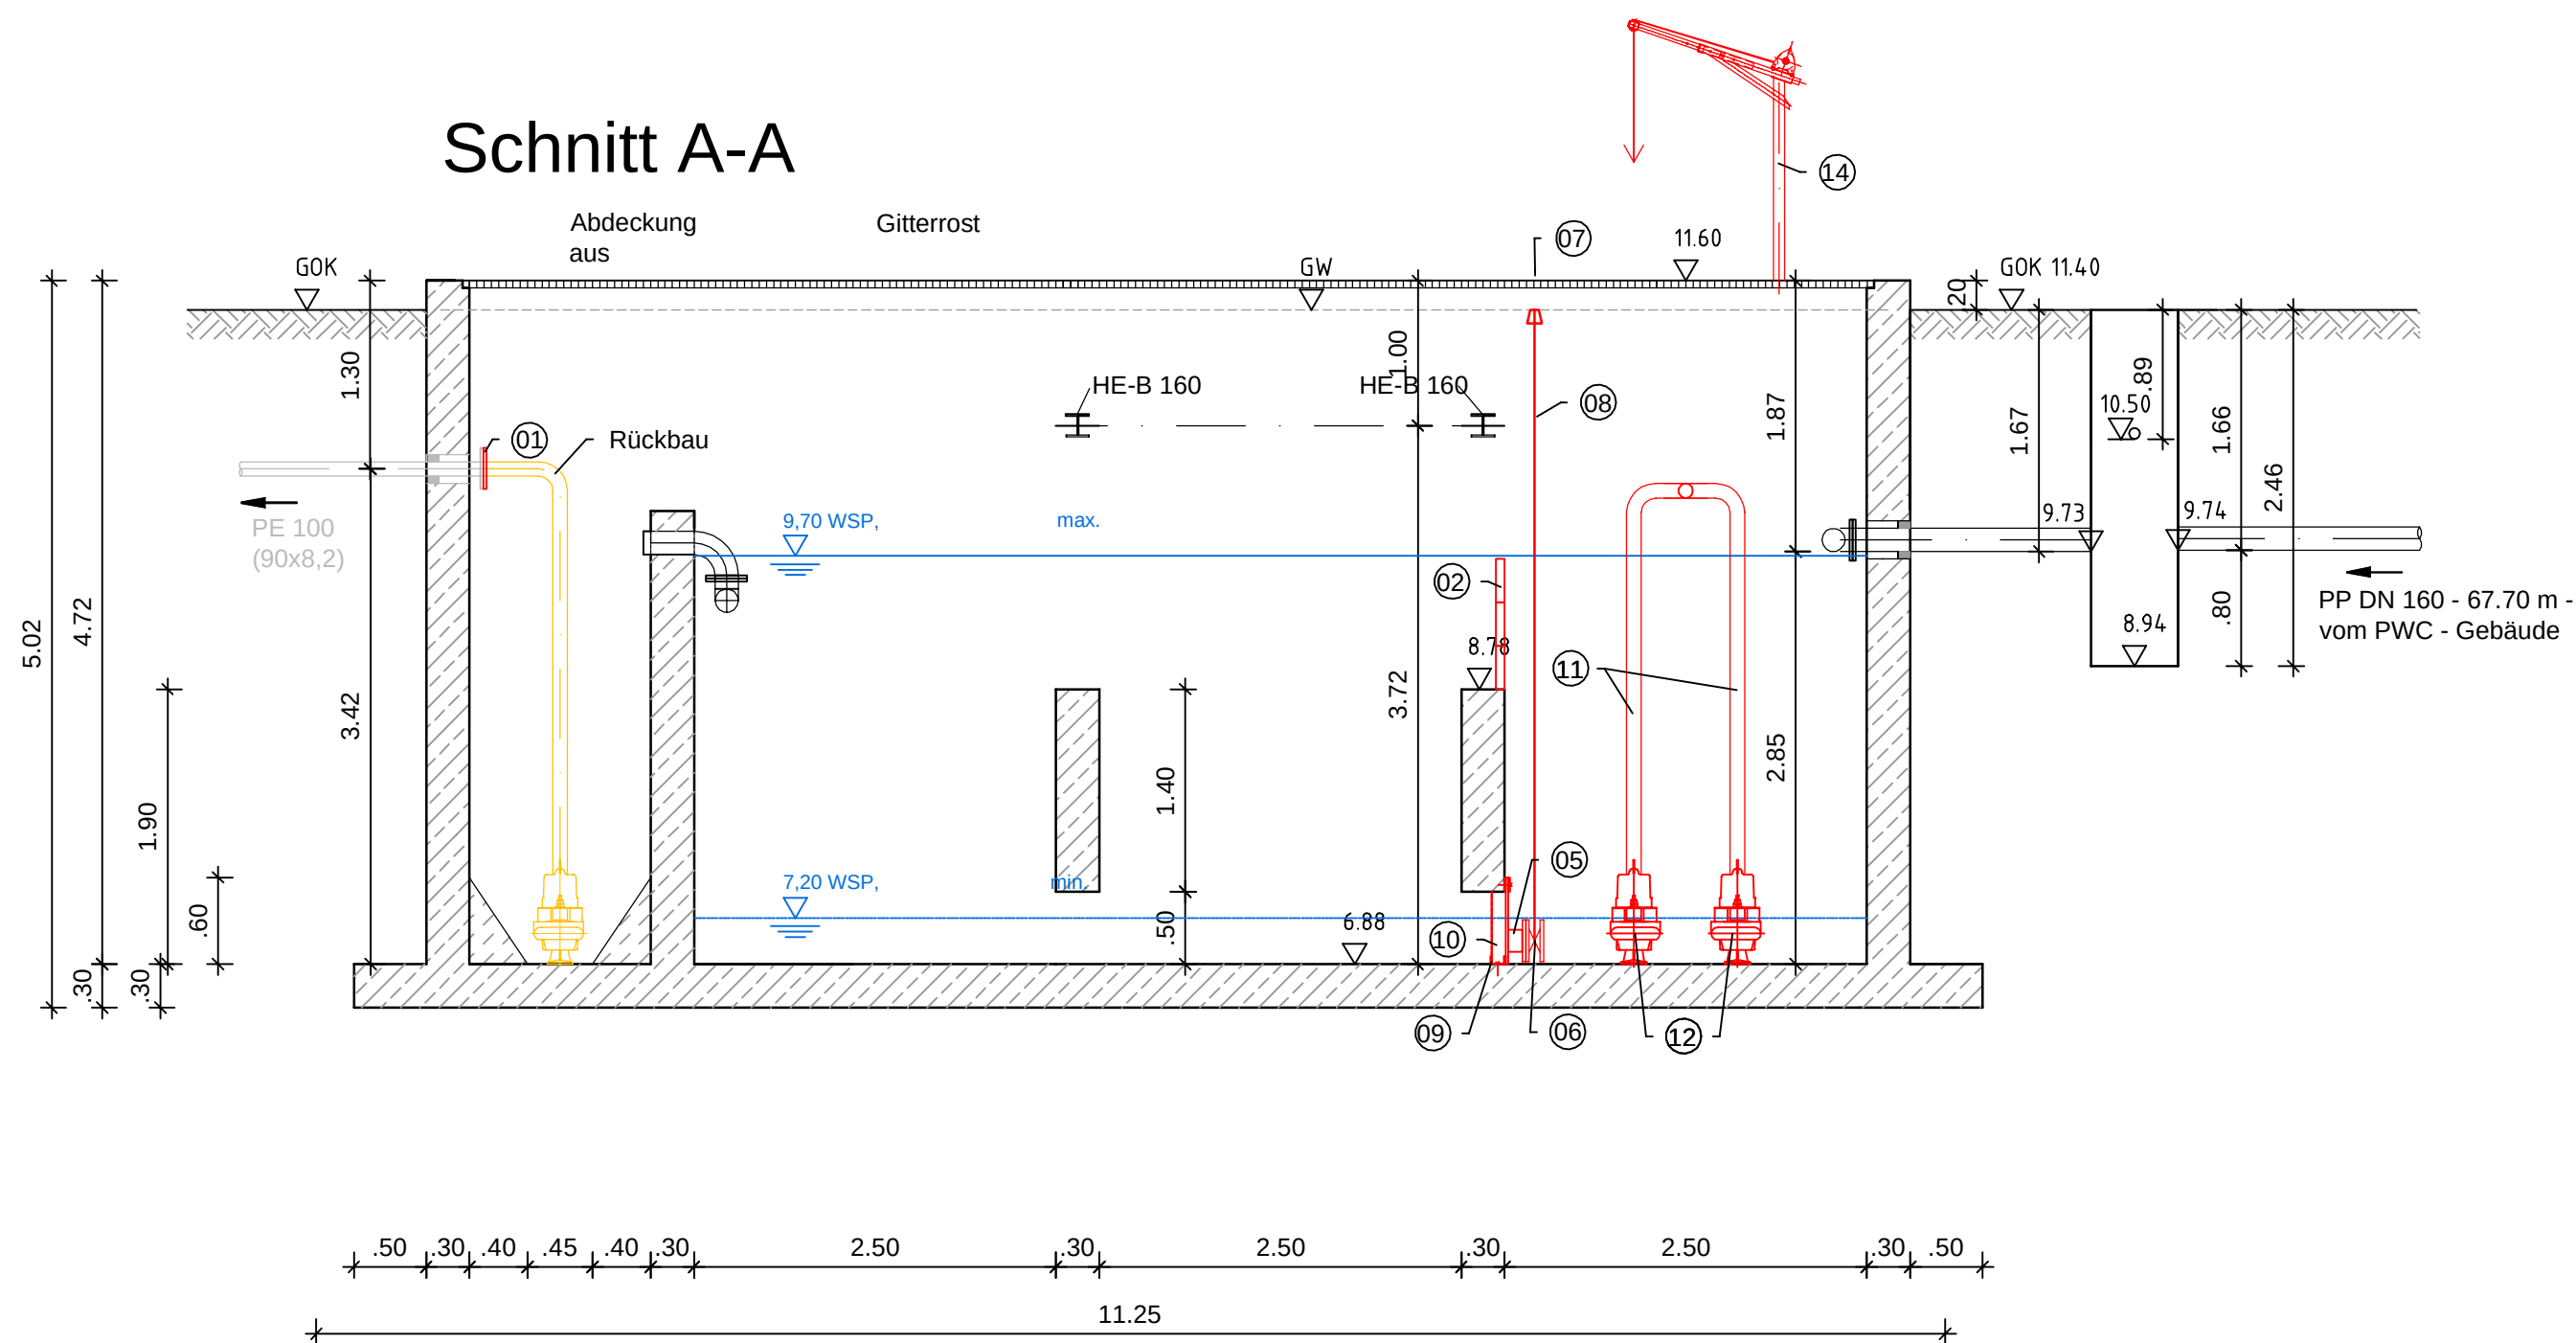

N:\ACAD\Projekte 2025\0925 105 Ausführung\0925 05.05.01 Ohe-West Vorklärung.dwg

INDEX	ÄNDERUNG	DATUM	NAME

INGENIEUR-
GESELLSCHAFT
STEINBURG

IGS - INGENIEURGESELLSCHAFT STEINBURG HAYENGA-HOYER MBH
BERATENDE INGENIEURE



BROKREIHE 20 25569 BAHRENFLETH TEL. 0 48 24 / 38 98-0 buero@igs-steinburg.de

Die Autobahn GmbH des Bundes

A7 Abwasserdruckrohrleitung PWC Ohe-West	BEARBEITUNGSSTATUS: Ausführung	
	BEARBEITUNG: Engelbrecht	
Grundriss / Schnitt	GEZEICHNET: Pahl / Rohwer / Dieckmann	DATUM: 05.03.2026
	PROJEKT-NR.: 09-25	ZEICHN.-NR.: 05.05.01
Umbau Pumpwerk / Speicherbecken	MASSSTAB: 1:50	
	Plangröße: ACAD 420x765	

FÜR DIESE TECHNISCHE UNTERLAGE BEHALTEN WIR UNS ALLE RECHTE VOR. OHNE UNSERE VORHERIGE ZUSTIMMUNG DARF SIE WEDER VERVIELFÄLTIGT NOCH DITTEN ZUGÄNGLICH GEMACHT WERDEN, UND SIE DARF DURCH DEN EMPFÄNGER ODER DURCH DRITTE NICHT IN ANDERER WEISE MISSBRÄUCHLICH VERWENDET WERDEN