


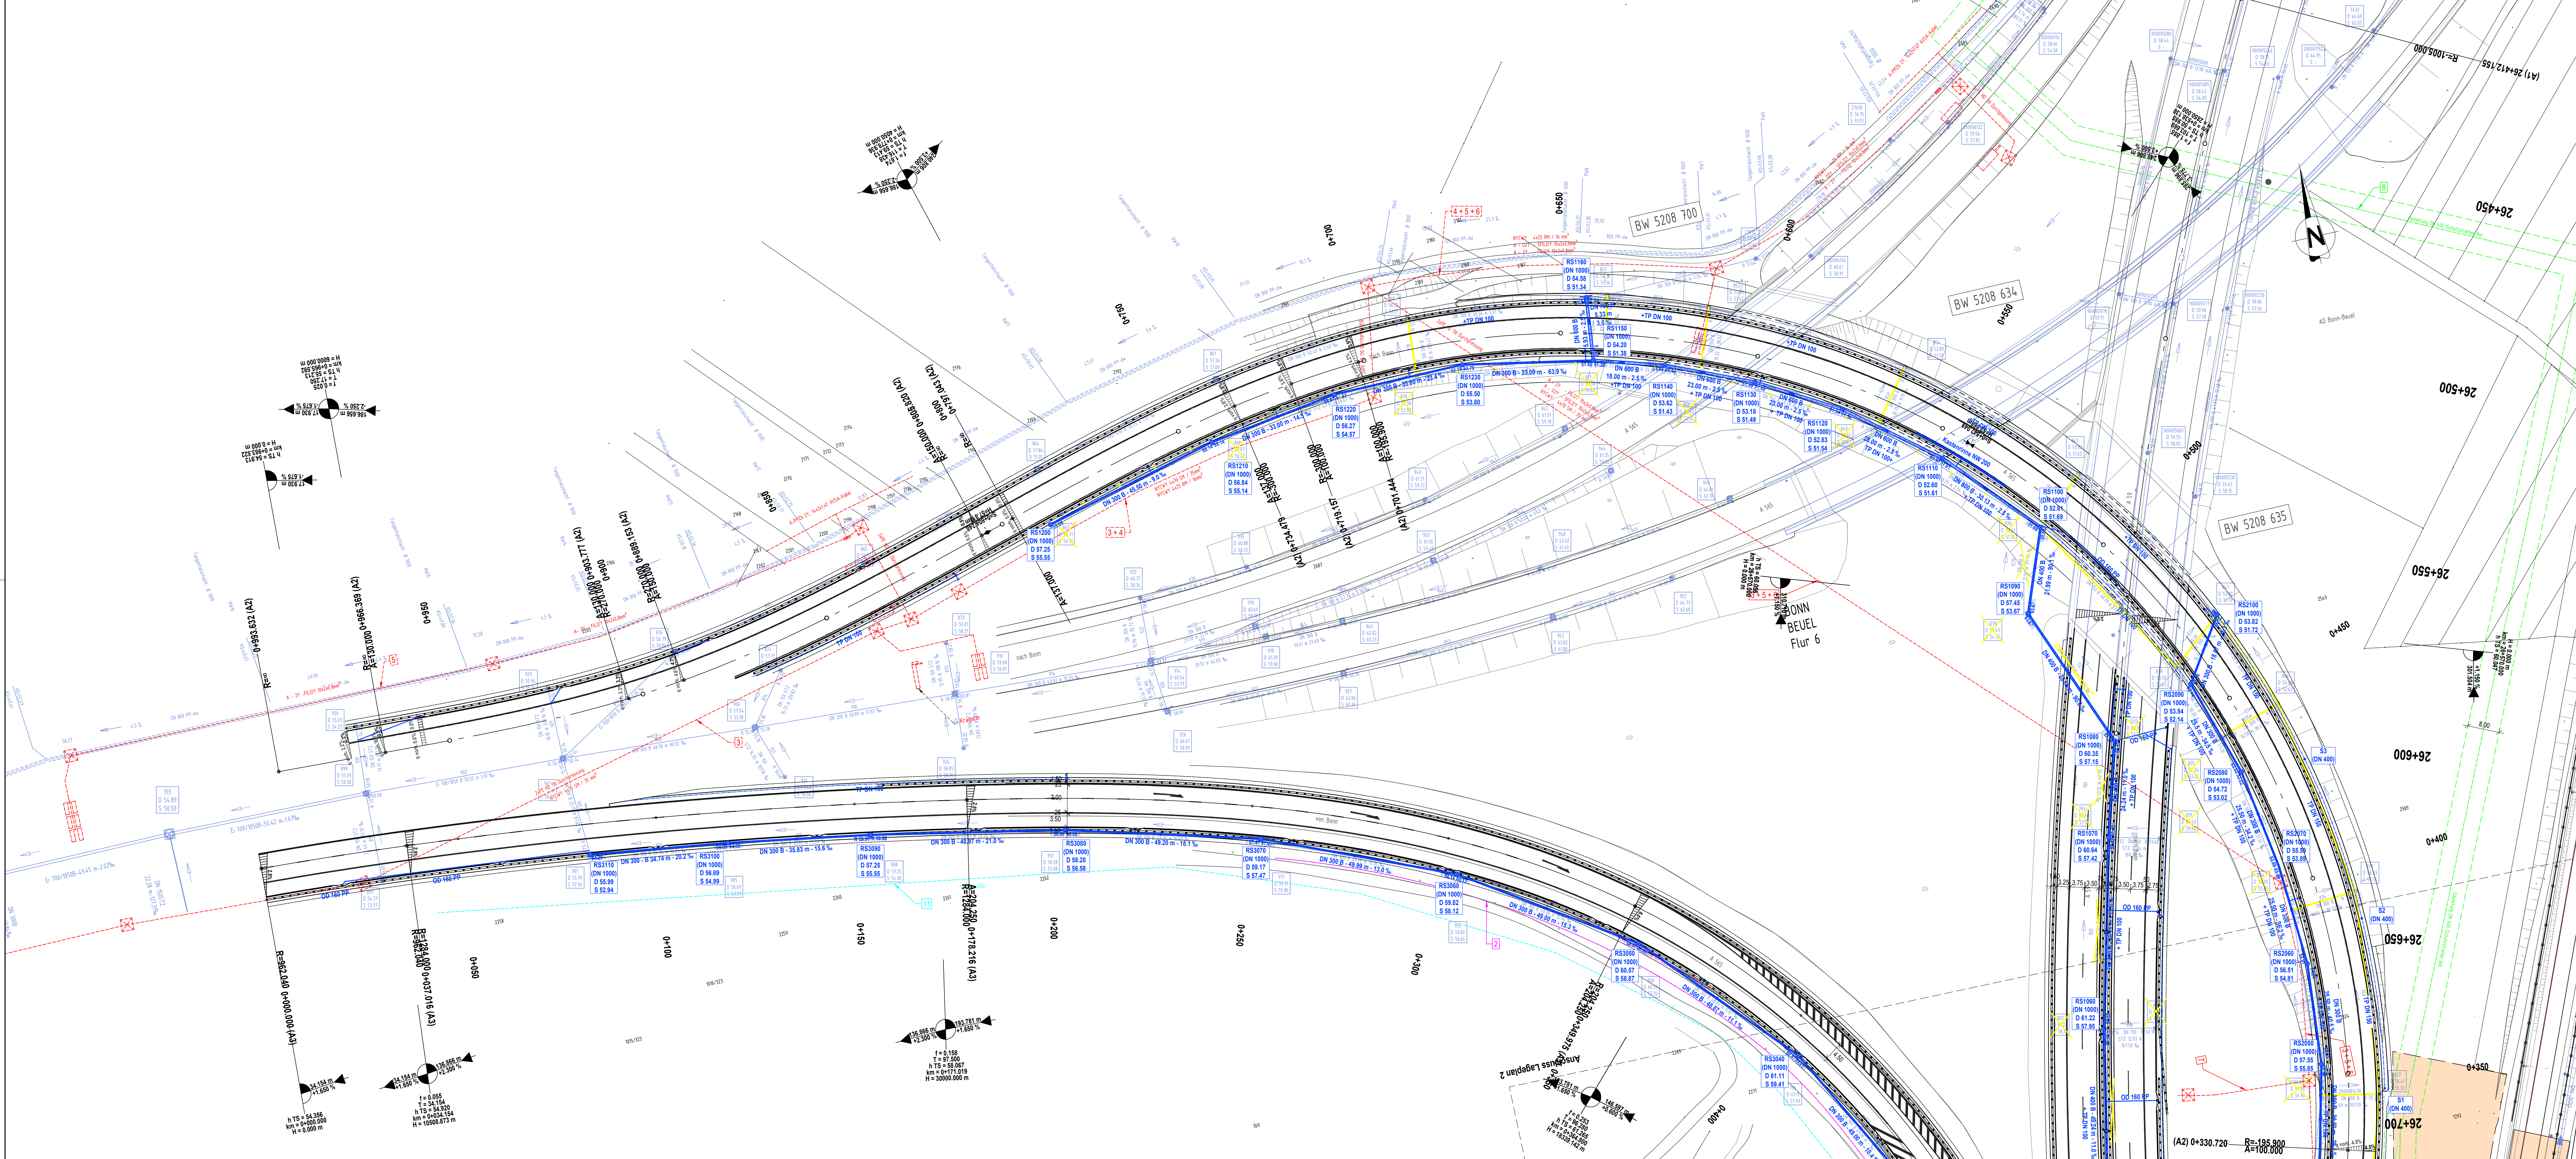

Zeichenerklärung

Entwässerungsplanung

gepl. Regenwasser-Kanal	gepl. Sickerleitung	gepl. Anschlussleitung OD 160 PP	gepl. Kontrollschacht > DN 1000	gepl. Kontrollschacht DN 400
vorh. Regenwasser-Kanal verdrängen	vorh. Regenwasser-Kanal abbrechen	BE-Fläche		

Entwässerungsplanung derzeit nur nachrichtl. dargestellt (Stand: Entwurfsplanung).

Verwaltung

Flurgrenze	Flurstücksgrenze
------------	------------------

Leitungsbestand

lfd. Nr.	Leitungstyp	Versorgungsträger/ Eigentümer
1	Streckenfermmeldkabel	F3276, F3297, LWL-Kabel F6227 Deutsche Bahn AG
2	Streckenfermmeldkabel	62" Kh Born/Nord-Kh Ramersdorf Autobahn GmbH
3	Streckenfermmeldkabel	NYCWY 4x70 SM / 35 mm² Autobahn GmbH
4	Streckenfermmeldkabel	NYCWY 4x25 RM / 16 mm² Autobahn GmbH
5	Streckenfermmeldkabel	A - 2Y - FL(ZY 10x20x8 mm² Autobahn GmbH
6	Streckenfermmeldkabel	A - 2Y - SF(LZY 10x20x8 mm² Autobahn GmbH
7	Streckenfermmeldkabel	NYW - J 4x25 mm² RM Autobahn GmbH
8	Gastleitung (Fengastleitung)	DN 400 Lg.-Nr. RG303000000 OGE
9	Gastleitung	DN 300 stillgelegt der Straßenbauverw. überlassen
10	Gastleitung	VGM 200 St Ka SW (1977) Stadtwerke Bonn
11	Wasserleitung	VW200 PE 100 HM (2013) Stadtwerke Bonn
12	Wasserleitung	VW250 PE 100 HM (2023) Stadtwerke Bonn
13	Wasserleitung	VW 500 GGG (2023) Stadtwerke Bonn
14	Wasserleitung	VW 500 GGG - ausser Betrieb Stadtwerke Bonn
15	Wasserleitung	DN 200 - ausser Betrieb Stadtwerke Bonn
16	Gastleitung	MRV 7x14 (2023) Stadtwerke Bonn
17	Strom	NAXIS(F)2Y 3x1x185 (2021) Stadtwerke Bonn
18	Strom	NAXIS(F)2Y 3x1x240 (2023) Stadtwerke Bonn
19	Strom	NAXIS(F)2Y 3x1x185 (2022) Stadtwerke Bonn
20	Strom	NAXIS(F)2Y 3x1x185 (2022) Stadtwerke Bonn
21	Kanal	DN50 Stadtwerke Bonn
22	Strom	10K120 Westnetz
23	Telekommunikation	Vodafone
24	Telekommunikation	Unitymedia

Hinweis:
Der eingetragene Kanal- und Leitungsbestand ist nachrichtlich aus Bestandsauskünften der betreffenden Ver-/Entsorgungsbetriebe übernommen und erhebt keinen Anspruch auf Vollständigkeit und Richtigkeit.

DORA Verkehrswegebau GmbH Hilf, Dore - Am Buehl 17 - 53105 Bonn	PORR Ingenieure Rudolf-Diesel-Strasse 12 • 53855 Nechenhofen Fon: +49 228 95544114 • Fax: +49 228 95544115 info@porr-ingenieure.de • www.porr-ingenieure.de	bearbeitet freigegeben 19.600/0100	Zhekan, September 2025 Boos, September 2025
--	--	--	--

Die Autobahn Niederlassung Rheinland Willy-Brandt-Platz 2, 47805 Krefeld	bearbeitet freigegeben Projekt-Nr. A.08835.00
---	--

Nr.	Art der Änderung	Datum	Zeichen

Lagesystem	ETRS89 UTM	Stand	Kataster	Oktober 2023
Höhenystem	DHN 2016	Bestandsvermessung		März April 2025

AUSFÜHRUNGSENTWURF

Die Autobahn GmbH des Bundes A59 / 35 / von 105 bis 565 Strasse / Abschnitt-Nr. / Station: (von - bis) PROJUS-Nr.: A59, Ersatzneubau über DB-Strecke 2324 Bonn Geislar Objektplanung Verkehrsanlagen	Unterlage / Blatt-Nr.: 22 / 1 Lageplan L1 Entwässerungsplanung nachrichtlich Maßstab: 1:500
--	--

BEARBEITUNGSSTAND

23.09.2025