


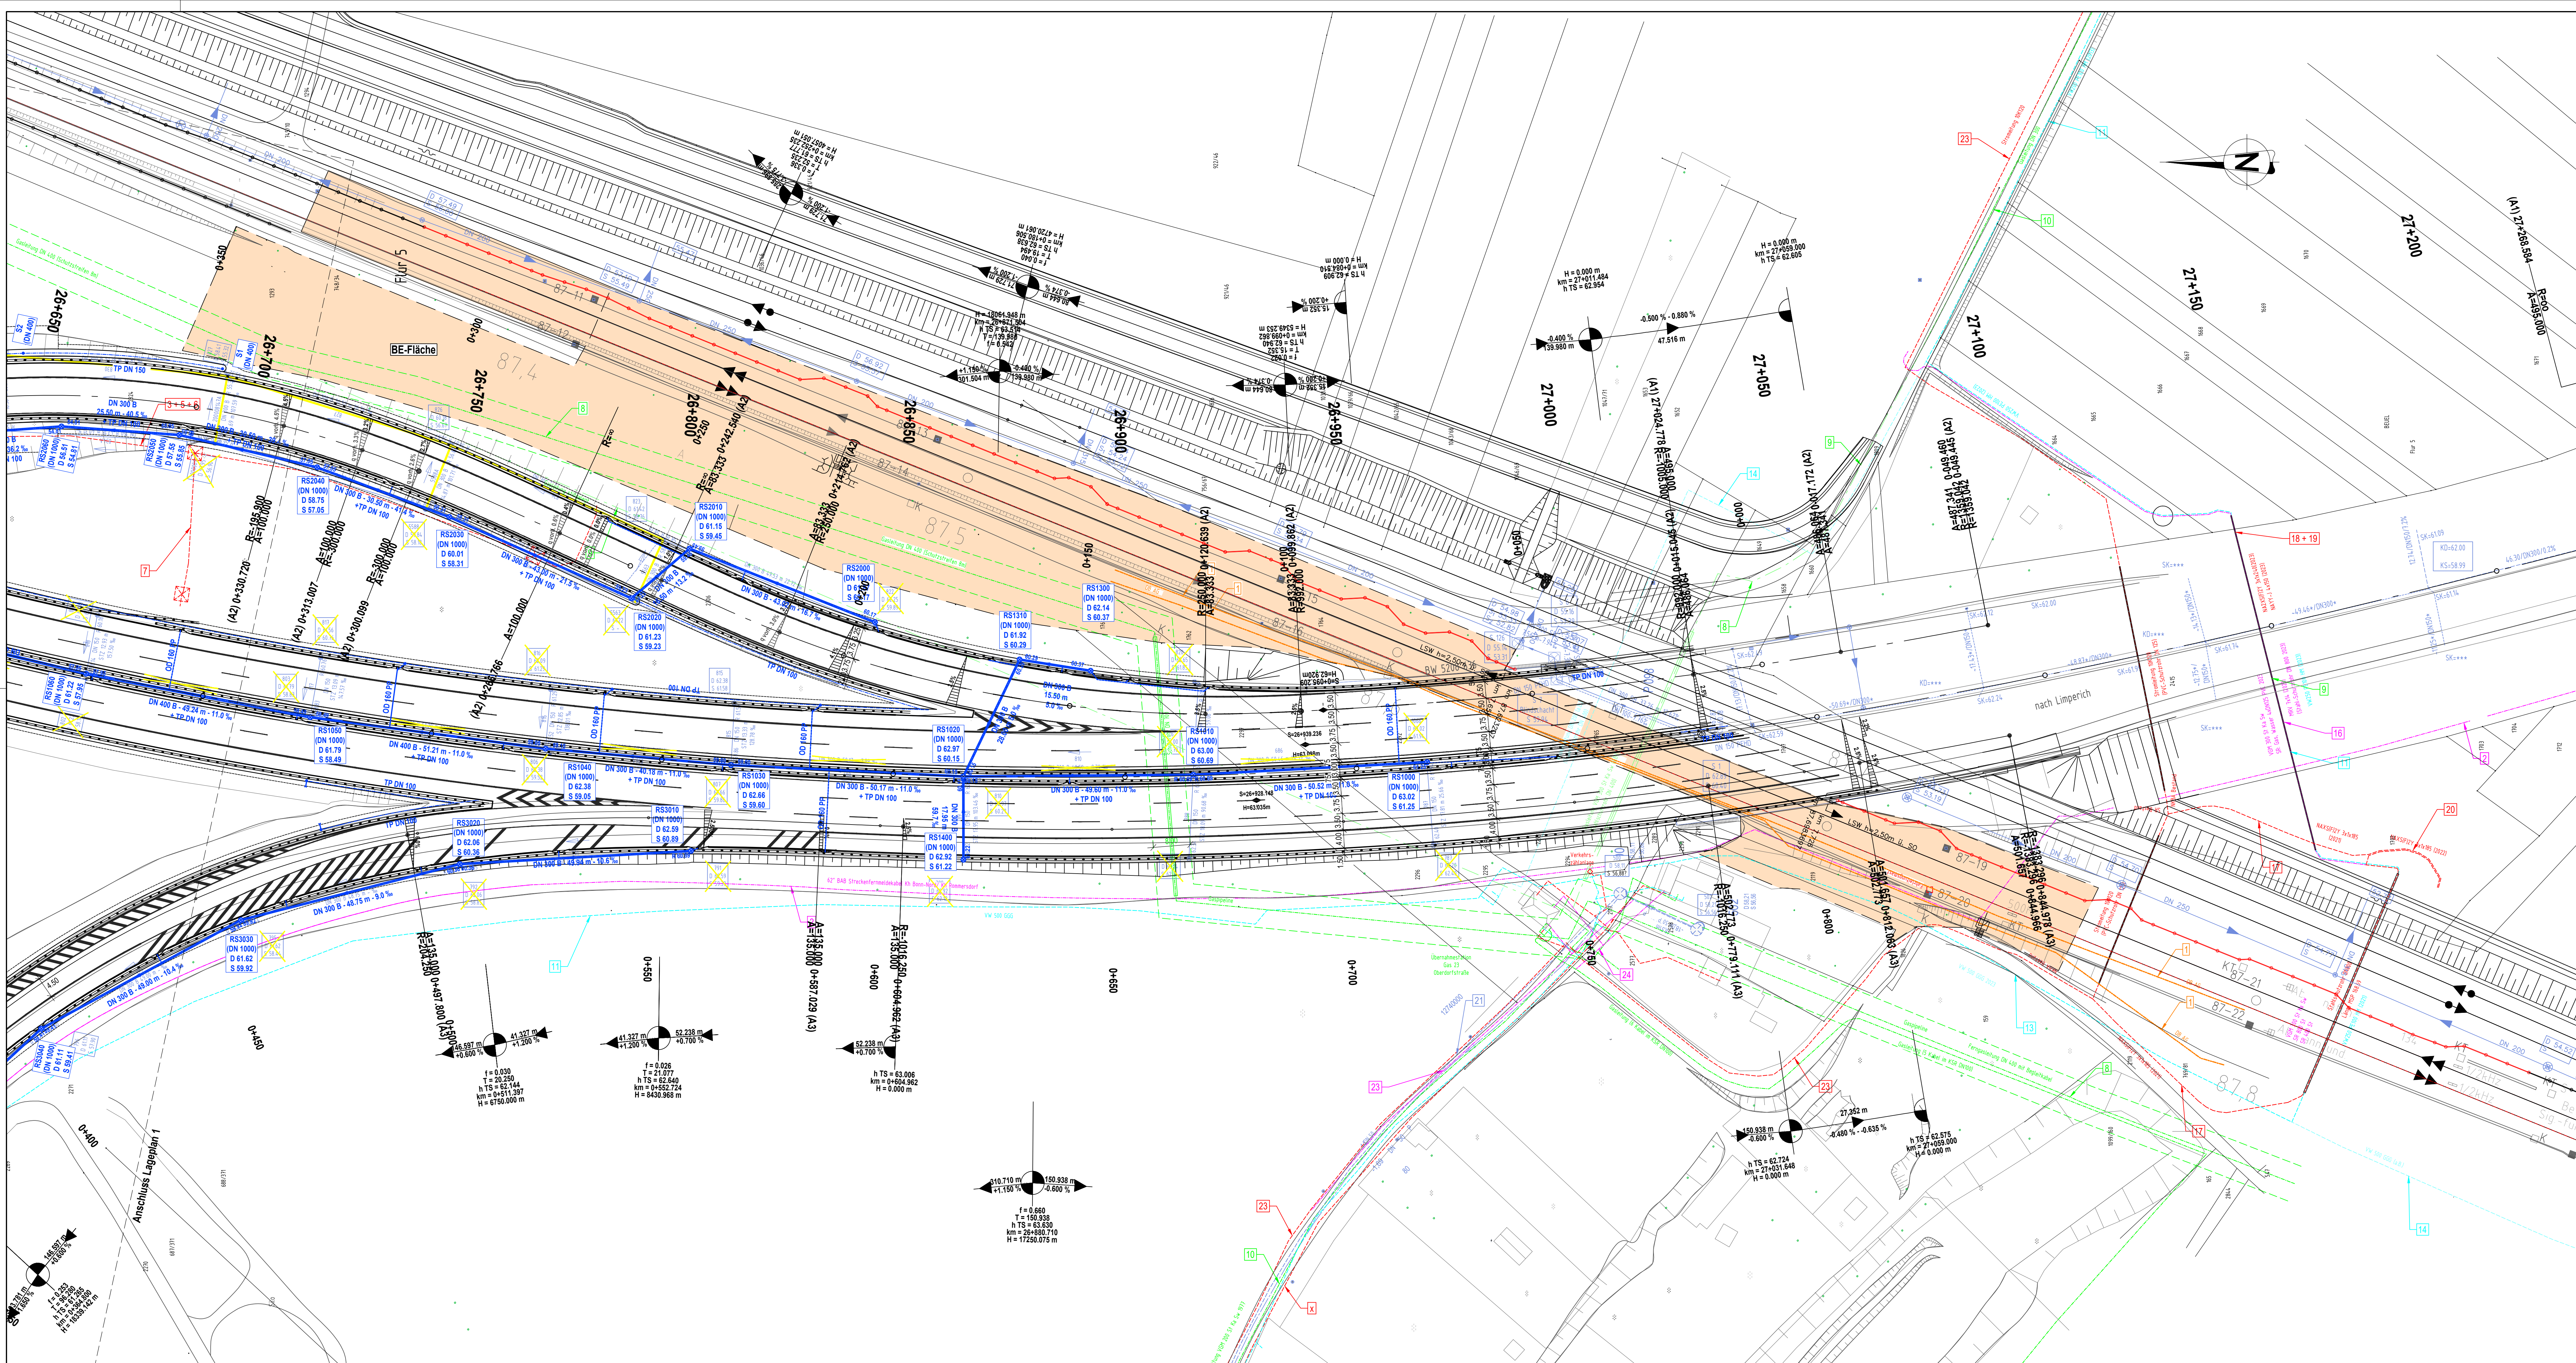

Zeichenerklärung

Entwässerungsplanung

- gepl. Regenwasser-Kanal
- gepl. Sickerleitung
- gepl. Anschlussleitung OD 160 PP
- gepl. Kontrollschacht $\geq$ DN 1000
- gepl. Kontrollschacht DN 400
- vorh. Regenwasser-Kanal
- vorh. Regenwasser-Kanal verdrängen
- vorh. Regenwasser-Kanal abbrechen
- BE-Fläche

Entwässerungsplanung derzeit
nur nachrichtl. dargestellt
(Stand: Entwurfsplanung).

Verwaltung

- Flurgrenze
- Flurstücksgrenze

Leistungsbestand

Hfd. Nr.	Leistungstyp	Versorgungsträger/ Eigenl. Nr.
1	Streckenfermeldekanal	F3276, F3297, LWL-Kabel F6227
2	Streckenfermeldekanal	62" Kh Bonn/Nord-Kh Ramersdorf
3	Streckenfermeldekanal	NYCWY 4x70 SM / 35 mm ²
4	Streckenfermeldekanal	NYCWY 4x25 RM / 16 mm ²
5	Streckenfermeldekanal	A-ZY - FLJ2Y 10x20,8 mm ²
6	Streckenfermeldekanal	A-OZY - SFJ2Y 10x20,8 mm ²
7	Streckenfermeldekanal	NYWY - J 4x25 mm ² RM
8	Gastleitung (Ferngasleitung)	DN 400 Lg.-Nr. RS0303000000
9	Gastleitung	DN 300 stillgelegt
10	Gastleitung	VGM 200 St Ka SW (1977)
11	Wasserleitung	VW200 PE100 HM (2013)
12	Wasserleitung	VW250 PE100 HM (2023)
13	Wasserleitung	VW 500 GGG (2023)
14	Wasserleitung	VW 500 GGG - ausser Betrieb
15	Wasserleitung	DN 300 - ausser Betrieb
16	Glasfaser	MRV 7x14 (2023)
17	Strom	NAXS(F)2Y 3x1x185 (2021)
18	Strom	NAXS(F)2Y 3x1x240 (2023)
19	Strom	NAXY-J 4x150 (2023)
20	Strom	NAXS(F)2Y 3x1x185 (2022)
21	Kanal	DN50
22	Strom	10K120
23	Telekommunikation	Vodafone
24	Telekommunikation	Unifonmedia

Hinweis:
Der eingetragene Kanal- und Leistungsbestand ist nachrichtlich aus Bestandsauskünften
der betreffenden Ver-/Entsorgungsbetriebe übernommen und erhebt keinen Anspruch
auf Vollständigkeit und Richtigkeit.

DOAR Verkehrswegebau GmbH	PORR Ingenieure	bearbeitet freigegeben	Znekan, September 2025 Boos, September 2025
19.600/0100			

Die Autobahn Niederlassung Rheinland Willy-Brandt-Platz 2, 47805 Krefeld	bearbeitet freigegeben	Projekt-Nr. A.08835.00
---	---------------------------	---------------------------

Nr.	Art der Änderung	Datum	Zeichen
Lagesystem	ETRS89 UTM	Stand Kataster	Oktober 2023
Höhensystem	DHHN 2016	Bestandsvermessung	März/ April 2025

AUSFÜHRUNGSENTWURF

Die Autobahn GmbH des Bundes	Unterlage / Blatt-Nr.: 22 / 2
A59 / 35 / von 105 bis 565	Lageplan LE2
Straße / Abschnitt-Nr. / Station: (von - bis)	Entwässerungsplanung nachrichtlich
PROJIS-Nr.:	Maßstab: 1: 500
A59, Ersatzneubau über DB-Strecke 2324 Bonn Geislar	
Objektplanning Verkehrsanlagen	

BEARBEITUNGSSTAND
23.09.2025