
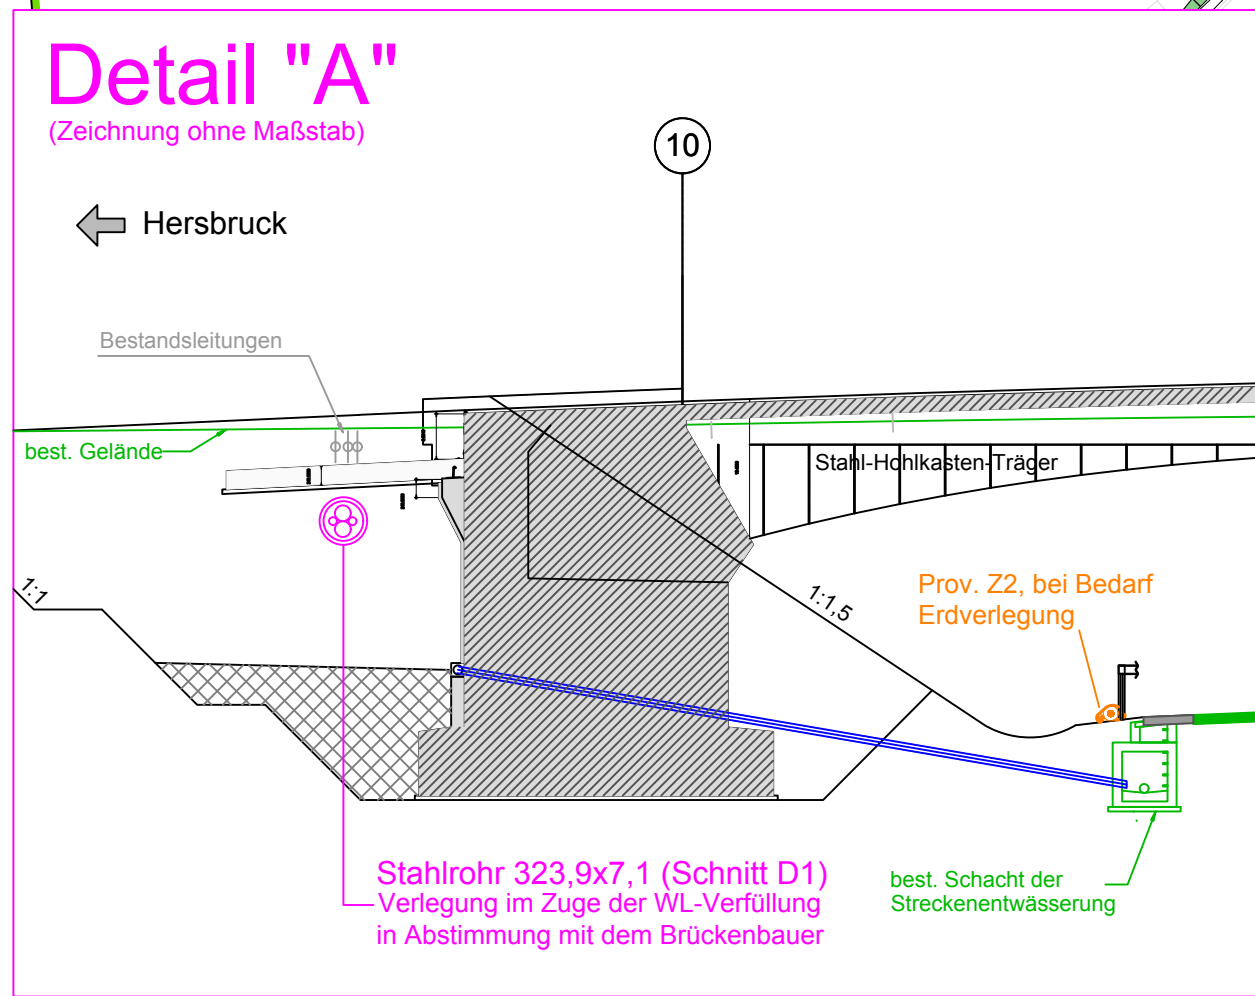
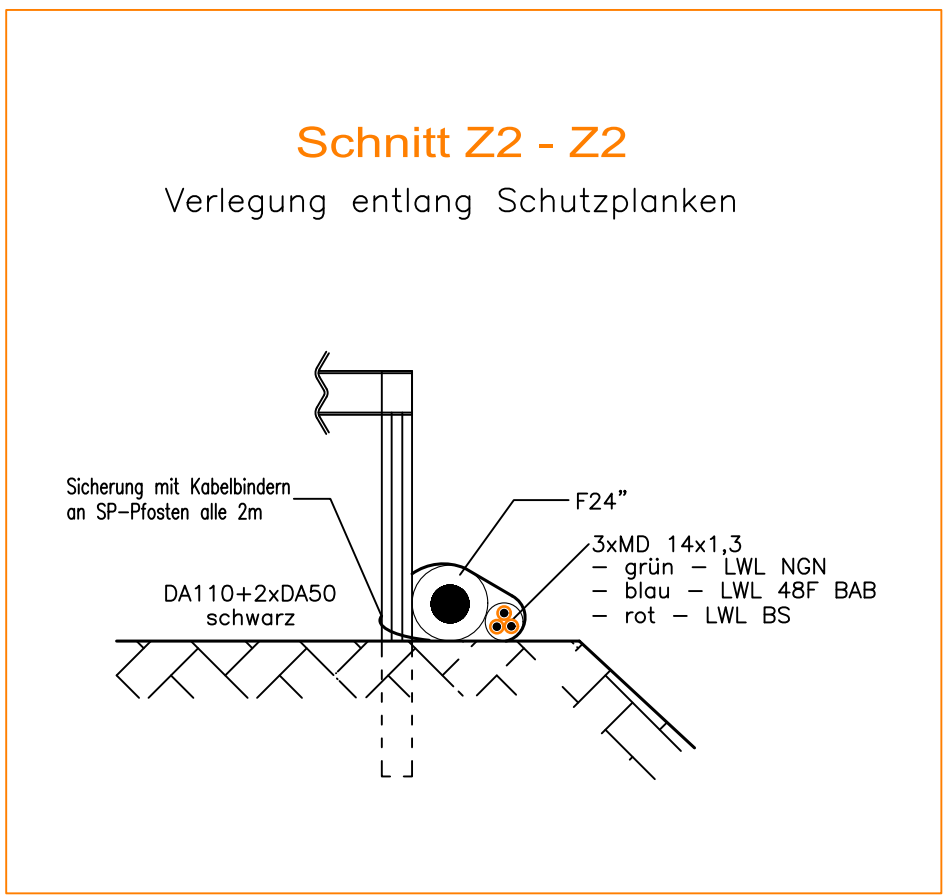
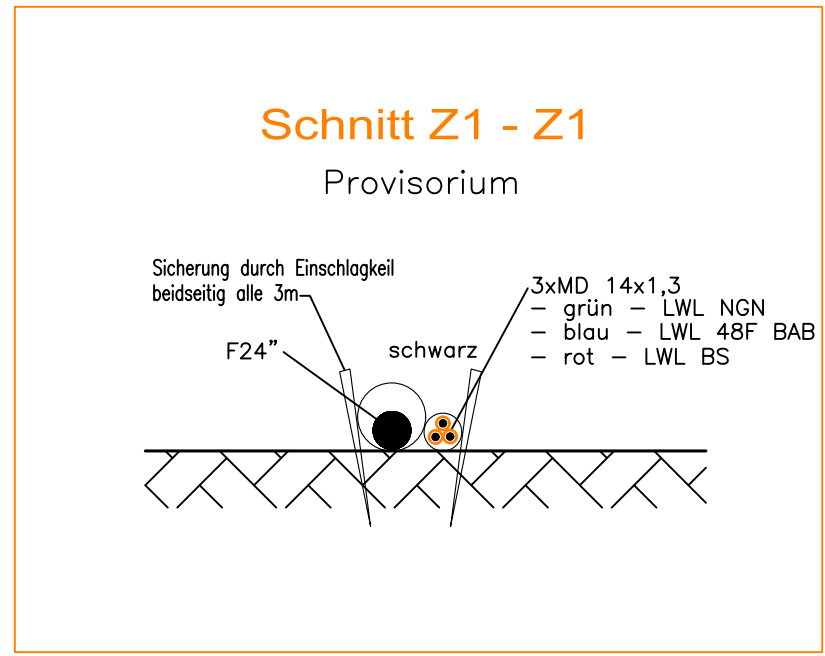


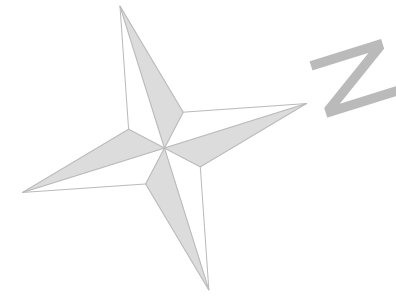

in DA50 (grün):
LWL-48Fasern
3xMD 14x1.3mm
grün/blau Autobahn
rot BS 216F
in DA50 (weiß):
5x MD 12x1,1mm
1x blau Autobahn
1x grün Autobahn
1x rot NGN 288F
1x gelb NGN
1x weiß Service

neues LWL-Kabel in MD von VM5 (BAB-km 816,258) bis ÜM (BAB-km 820,003, AM Lauterhofen) einziehen; best. LWL-Kabel geht außer Betrieb

Anschluss Provisorium F24" und 2 x LWL an Bestand mit Muffengrube

Anschluss neue Kabelanlage an Bestandsanlage über neuen Kabelschacht




Detail "A"

Anschluss Provisorium F24" und 2 x LWL an Bestand mit Muffengrube

in DA50 (grün):
LWL-48Fasern
3xMD 14x1.3mm
grün/blau Autobahn
rot BS 216F
in DA50 (weiß):
5x MD 12x1,1mm
1x blau Autobahn
1x grün Autobahn
1x rot NGN 288F
1x gelb NGN
1x weiß Service

neues LWL-Kabel in MD von VM5 (BAB-km 816,258) bis ÜM (BAB-km 820,003, AM Lauterhofen) einziehen; best. LWL-Kabel geht außer Betrieb

Regierungsbezirk Mittelfranken
Gemarkung: Pollanden
Gemeinde: Alfeld
Landkreis: Nürnberger Land

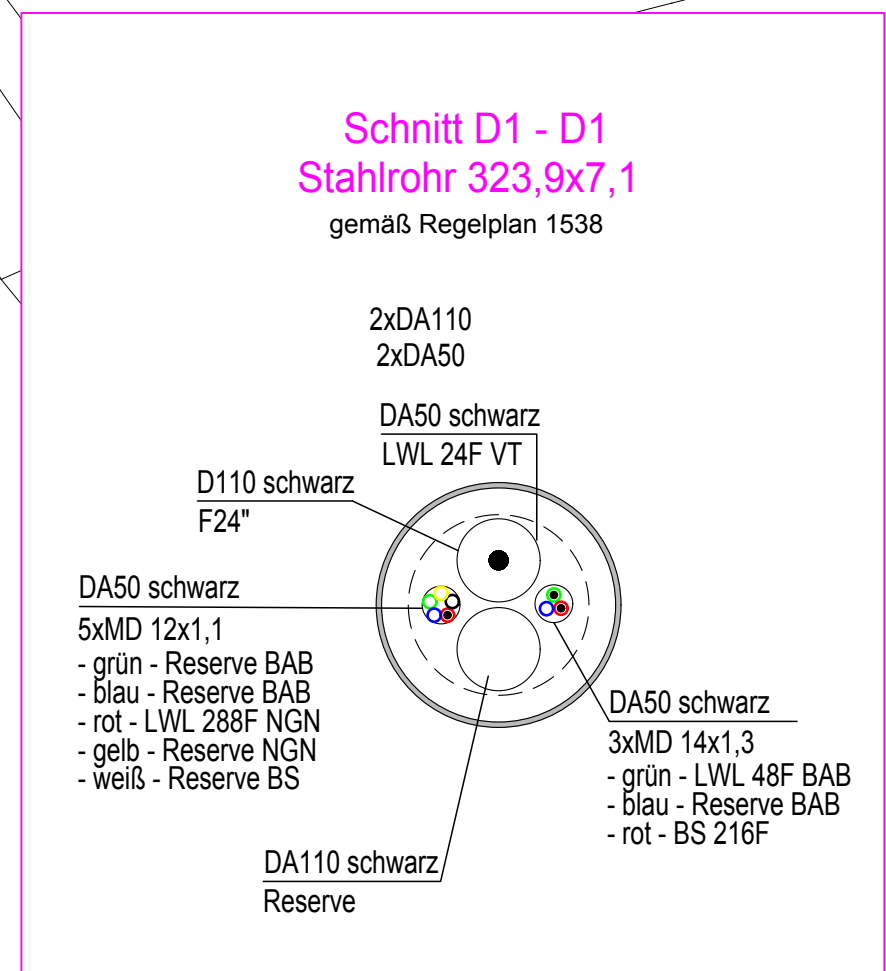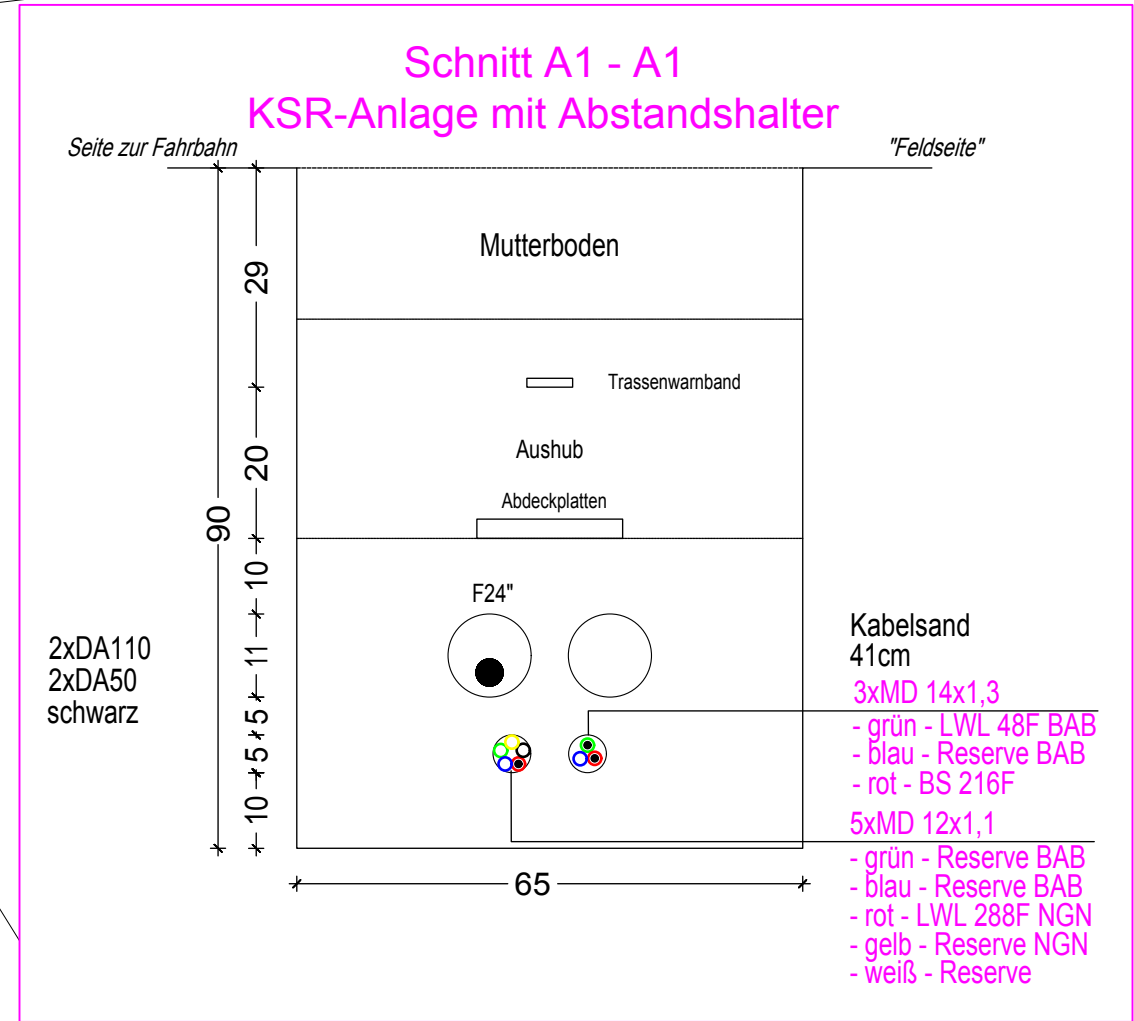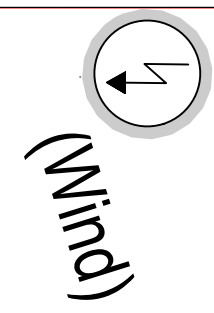

LEGENDE Kabelbau:

- Bestand: / Planung
- Fernmelde- bzw. Datenschränk mit Energieanschluss
 - EV-Schränk
 - Fernmelde- bzw. Datenschränk
 - Notrufsäule
 - PCM-Schränk
 - Verbindungsmuffe
 - Abzweigmuffe
 - Verbindungs- und Abzweigmuffe
 - Fehlermuffe
 - Mehrwegschleife
 - Kabelschacht
 - Dauerzählstelle
 - Pupinspule

Bestand:

- LWL-Kabel
- Streckenfernmeldekabel (Bestand)

Planung:

- Kabelschutzrohranlage
- Kabelzug / HDD
- Kabelschacht
- bauzeitliches Provisorium

	Die Autobahn		bearbeitet:		
	Niederlassung Nordbayern Außenstelle Fürth		gezeichnet:		
			geprüft:		
	Nürnberg Str. 18, 90762 Fürth		PSP-Nr.:	A.03391.00.AD	
			Bezeichnung:	BW817c	
			Datei:		

3			
2			
1			
Nr.	Art der Änderung	Datum	Zeichen

Lagesystem	DHDN90/GK4 - (EPSG 31468)	Stand Kataster	
Höhensystem	DHDN2016(NHN) - (EPSG 7837)	Bestandsvermessung	März 2026

AUSSCHREIBUNG

Die Autobahn GmbH des Bundes		Unterlage / Blatt-Nr.: 6 / 1
Straße / Abschnitt-Nr. / Station: A6 / 420 / 13+248		Lageplan Kabelbau
PROJIS-Nr.: .		Maßstab: 1 : 500
BAB A 6, Nürnberg - Amberg		
BW 817c, Ersatzneubau der Feldwegüberführung		
Betriebs-km 817+588		