




Ansicht E-E

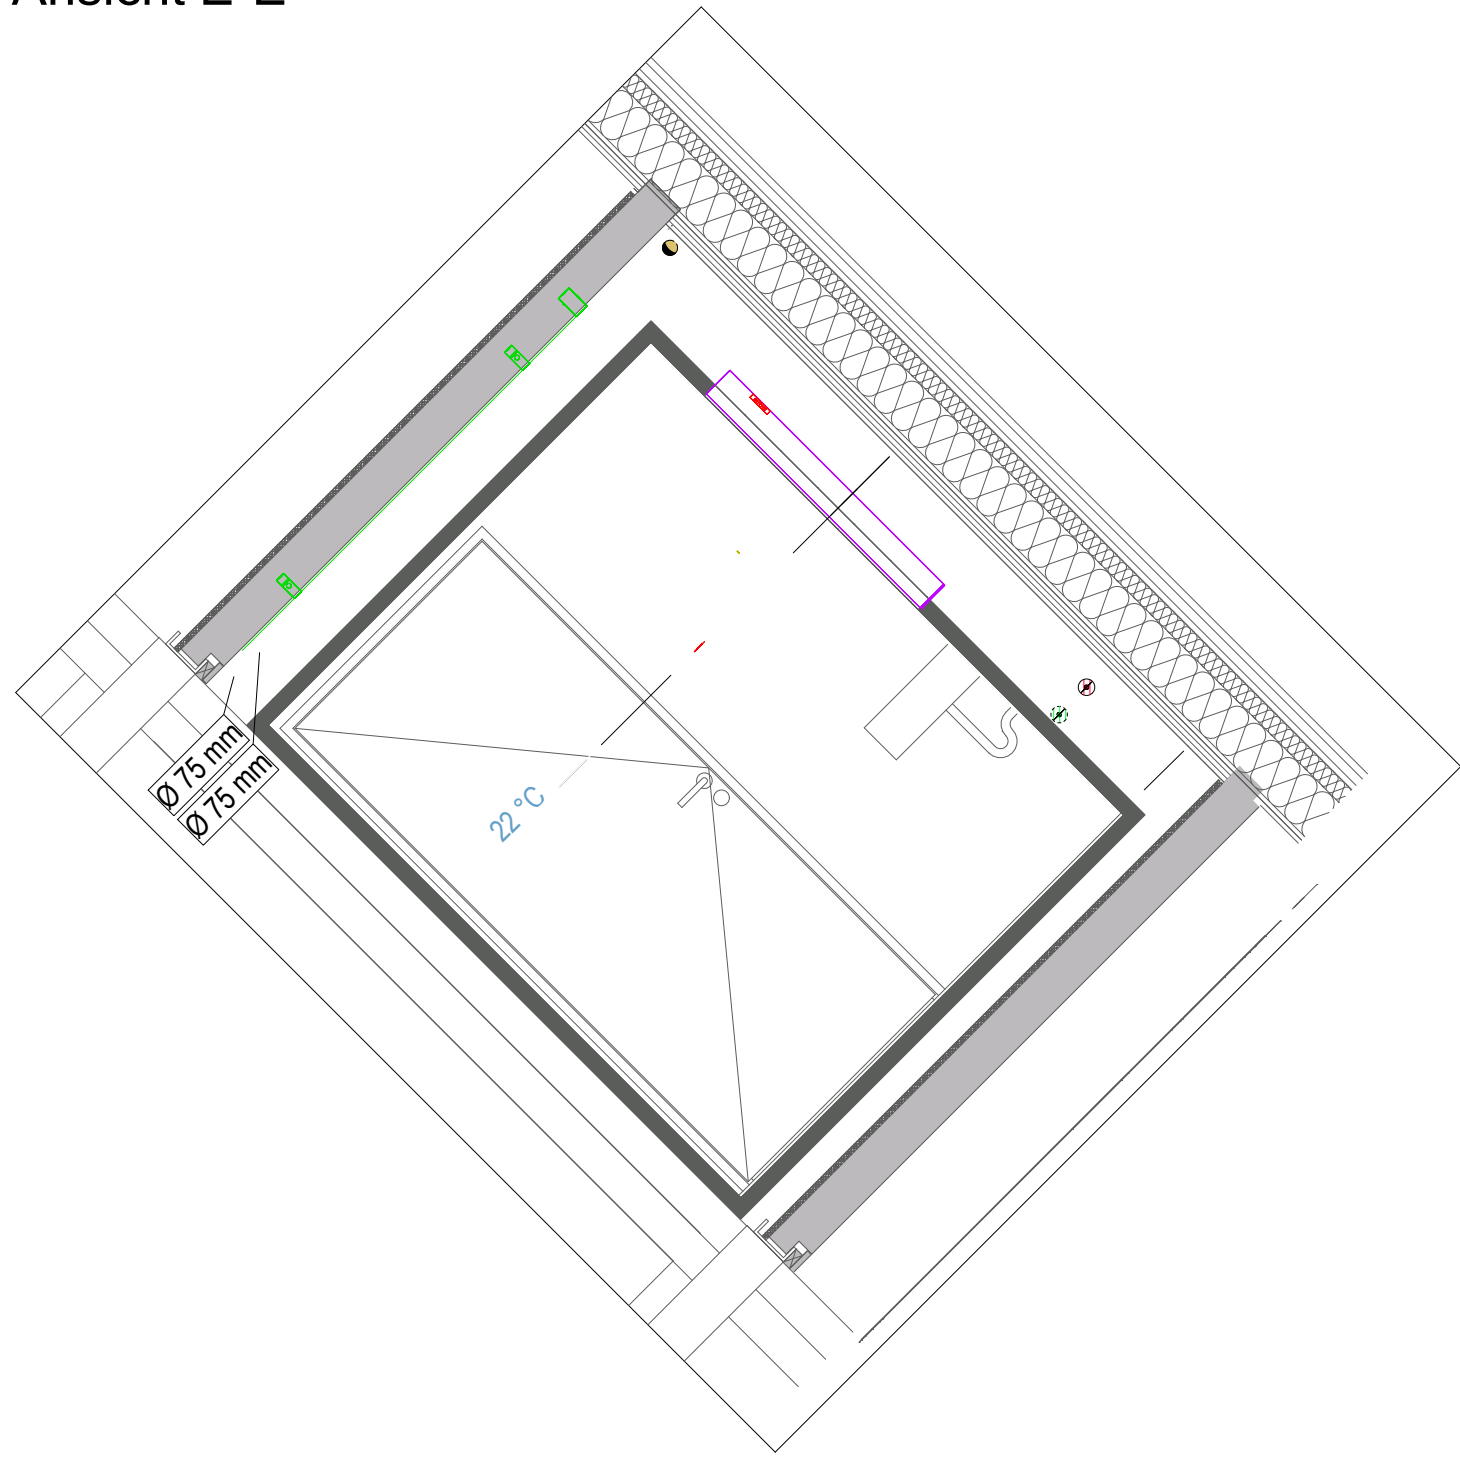


Ansicht B-B

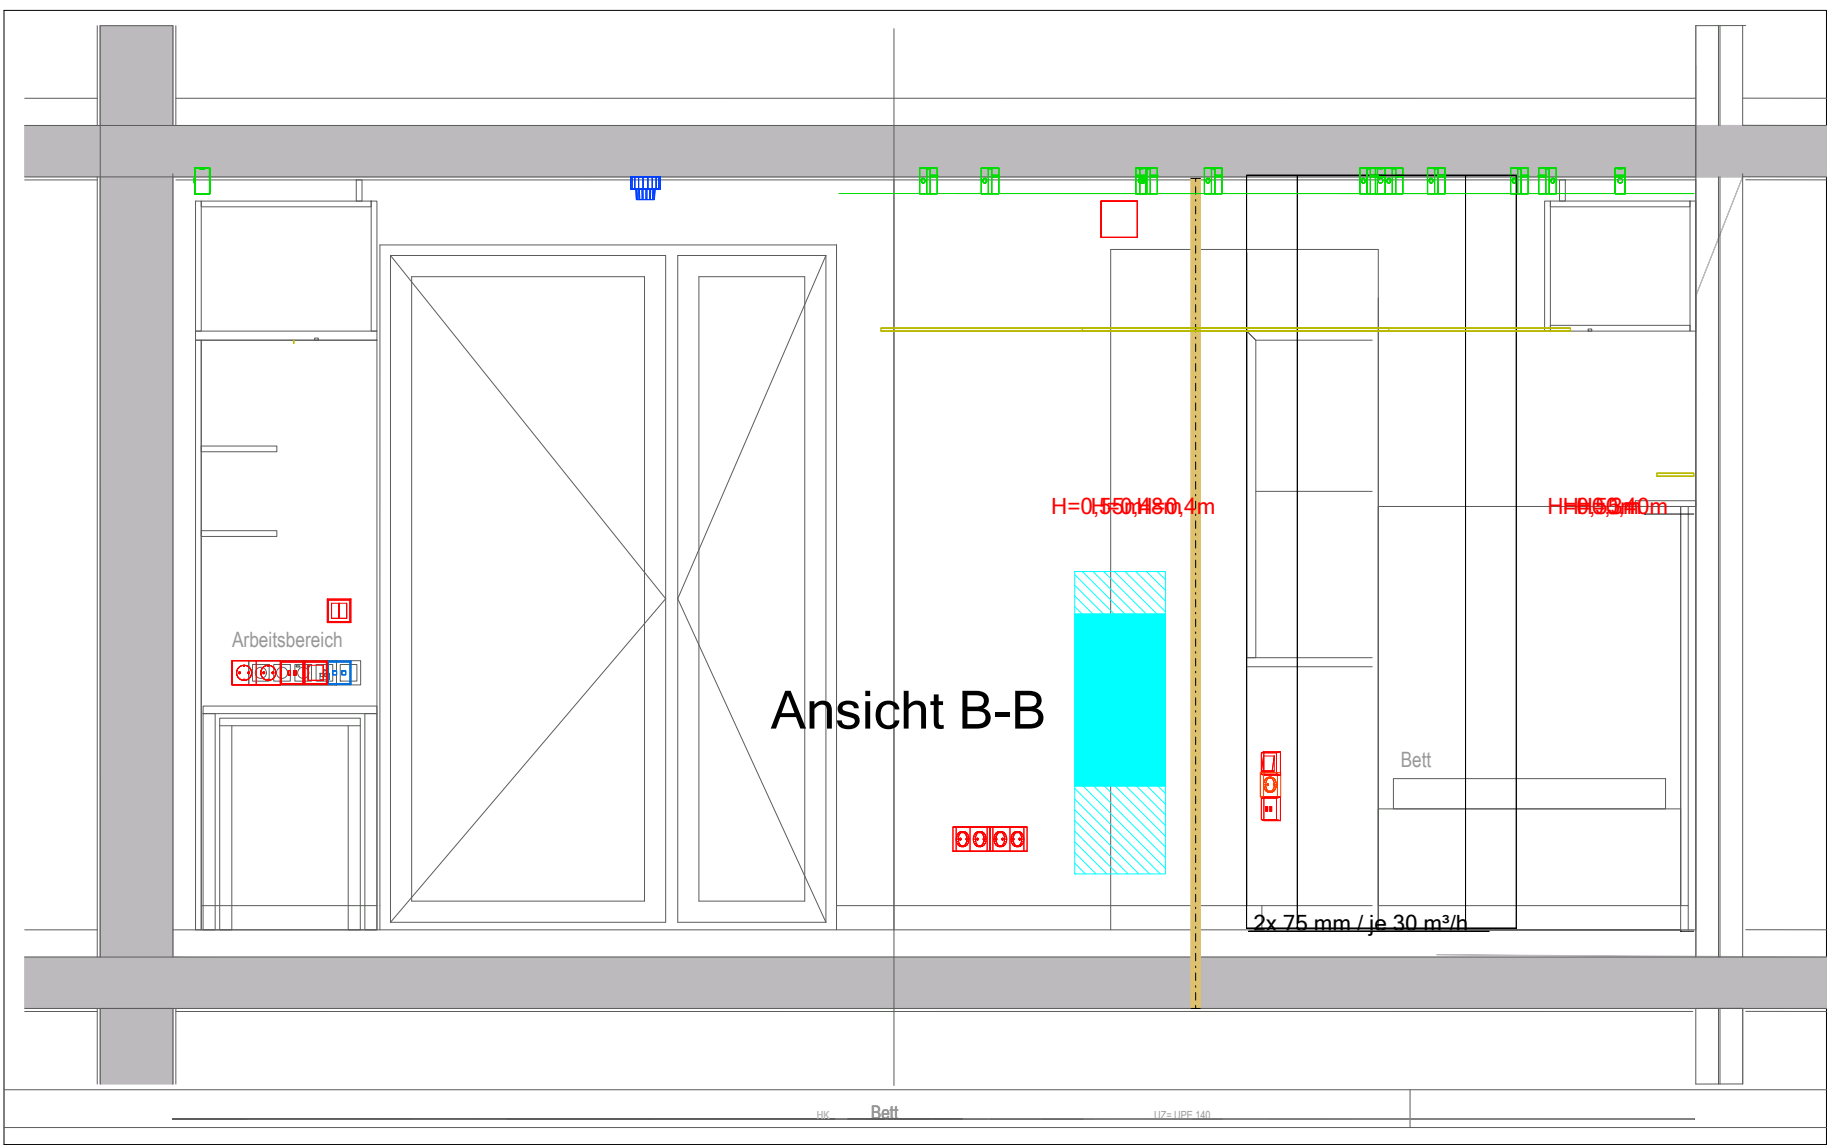


Ansicht D-D

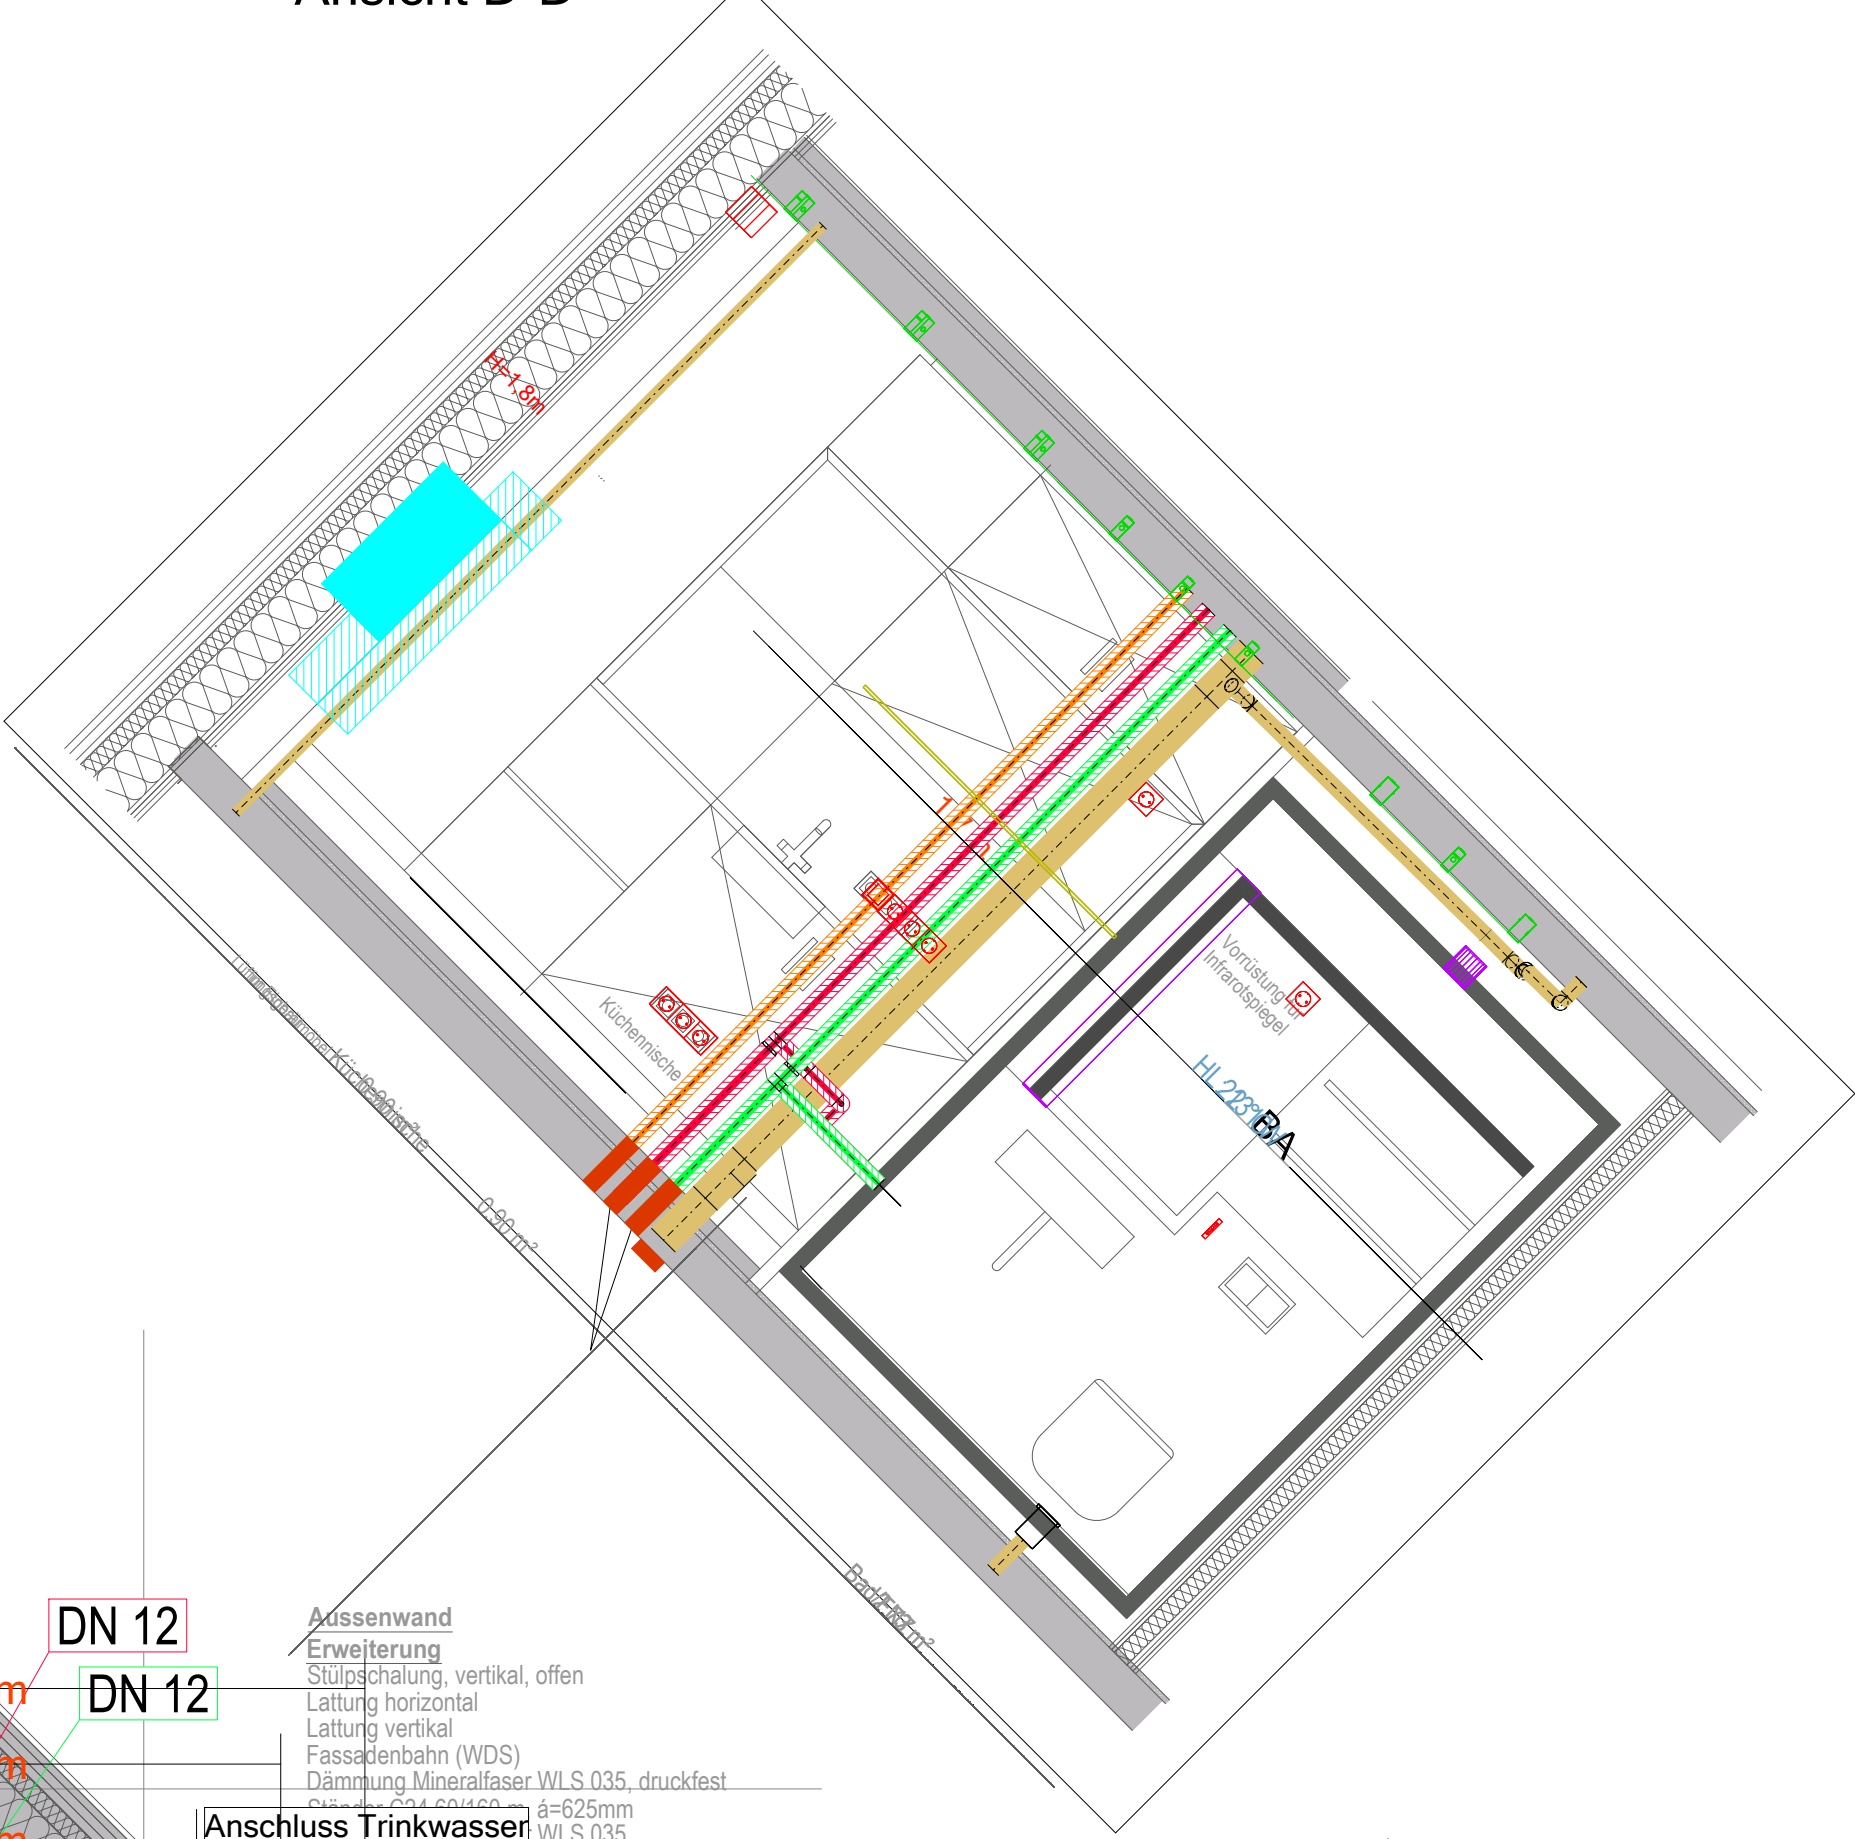


Ansicht A-A

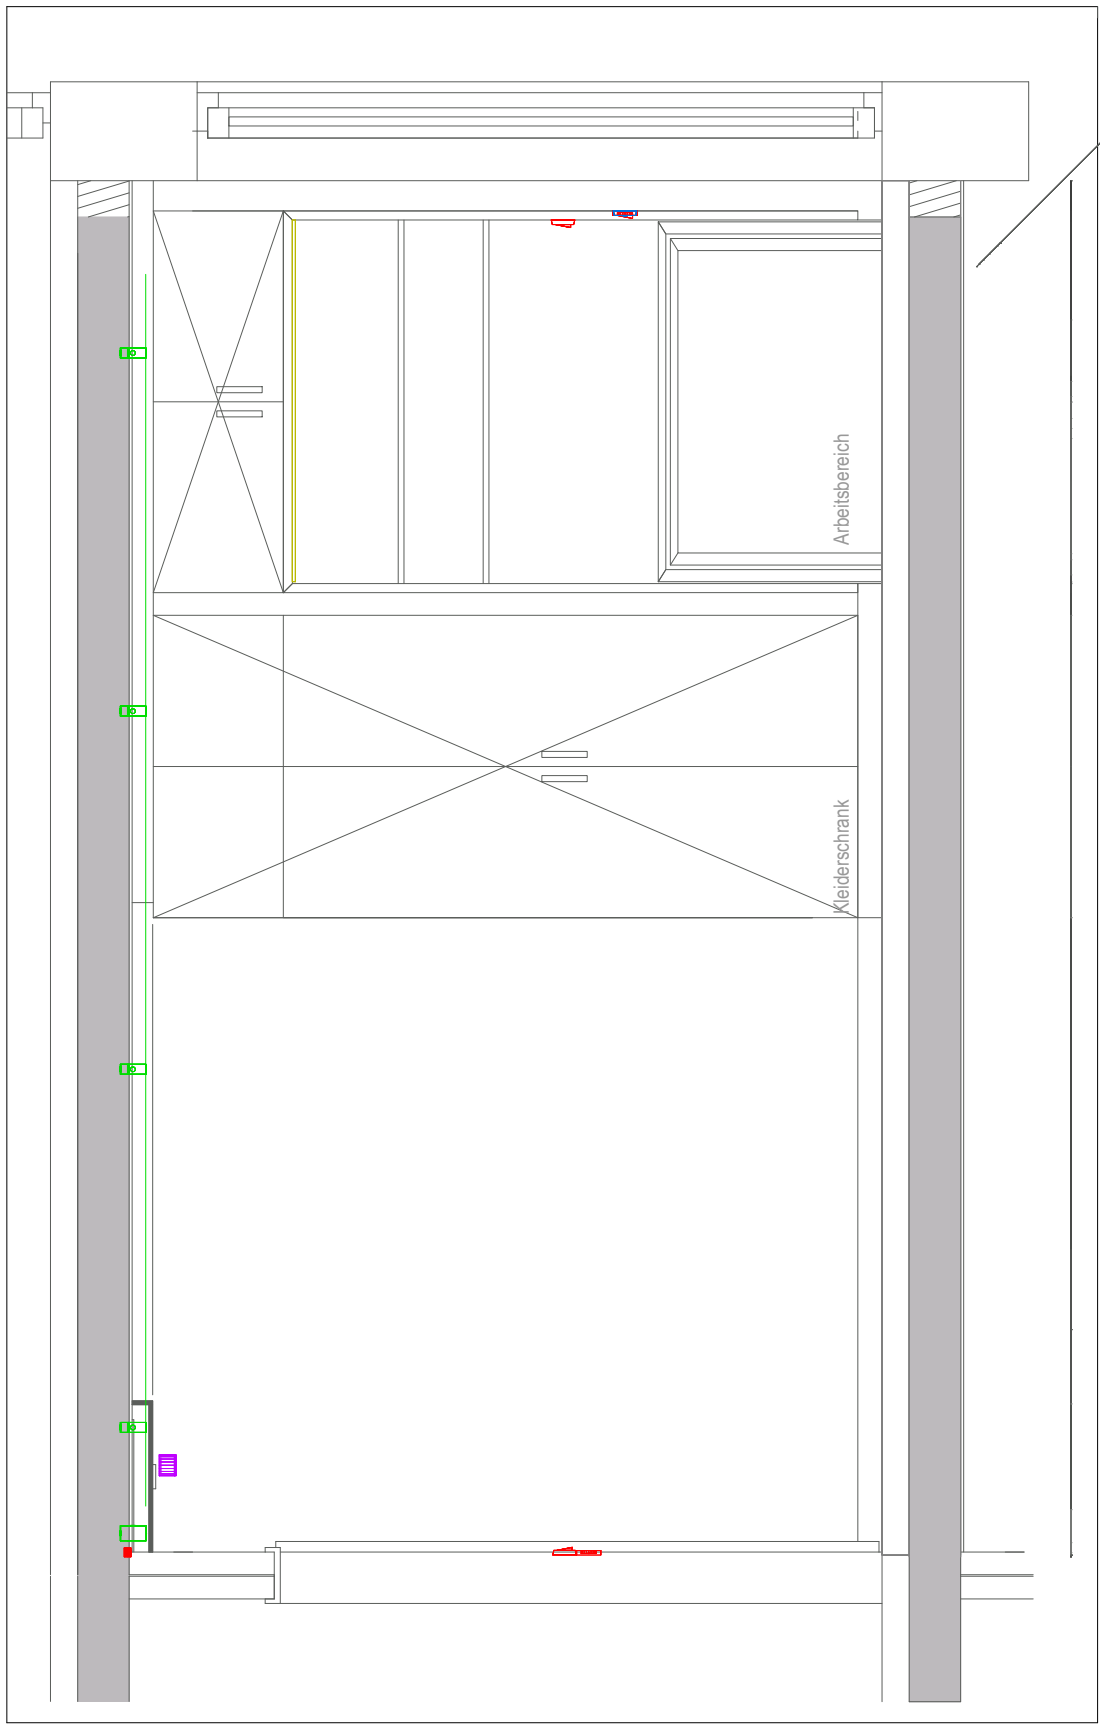


Grundriss

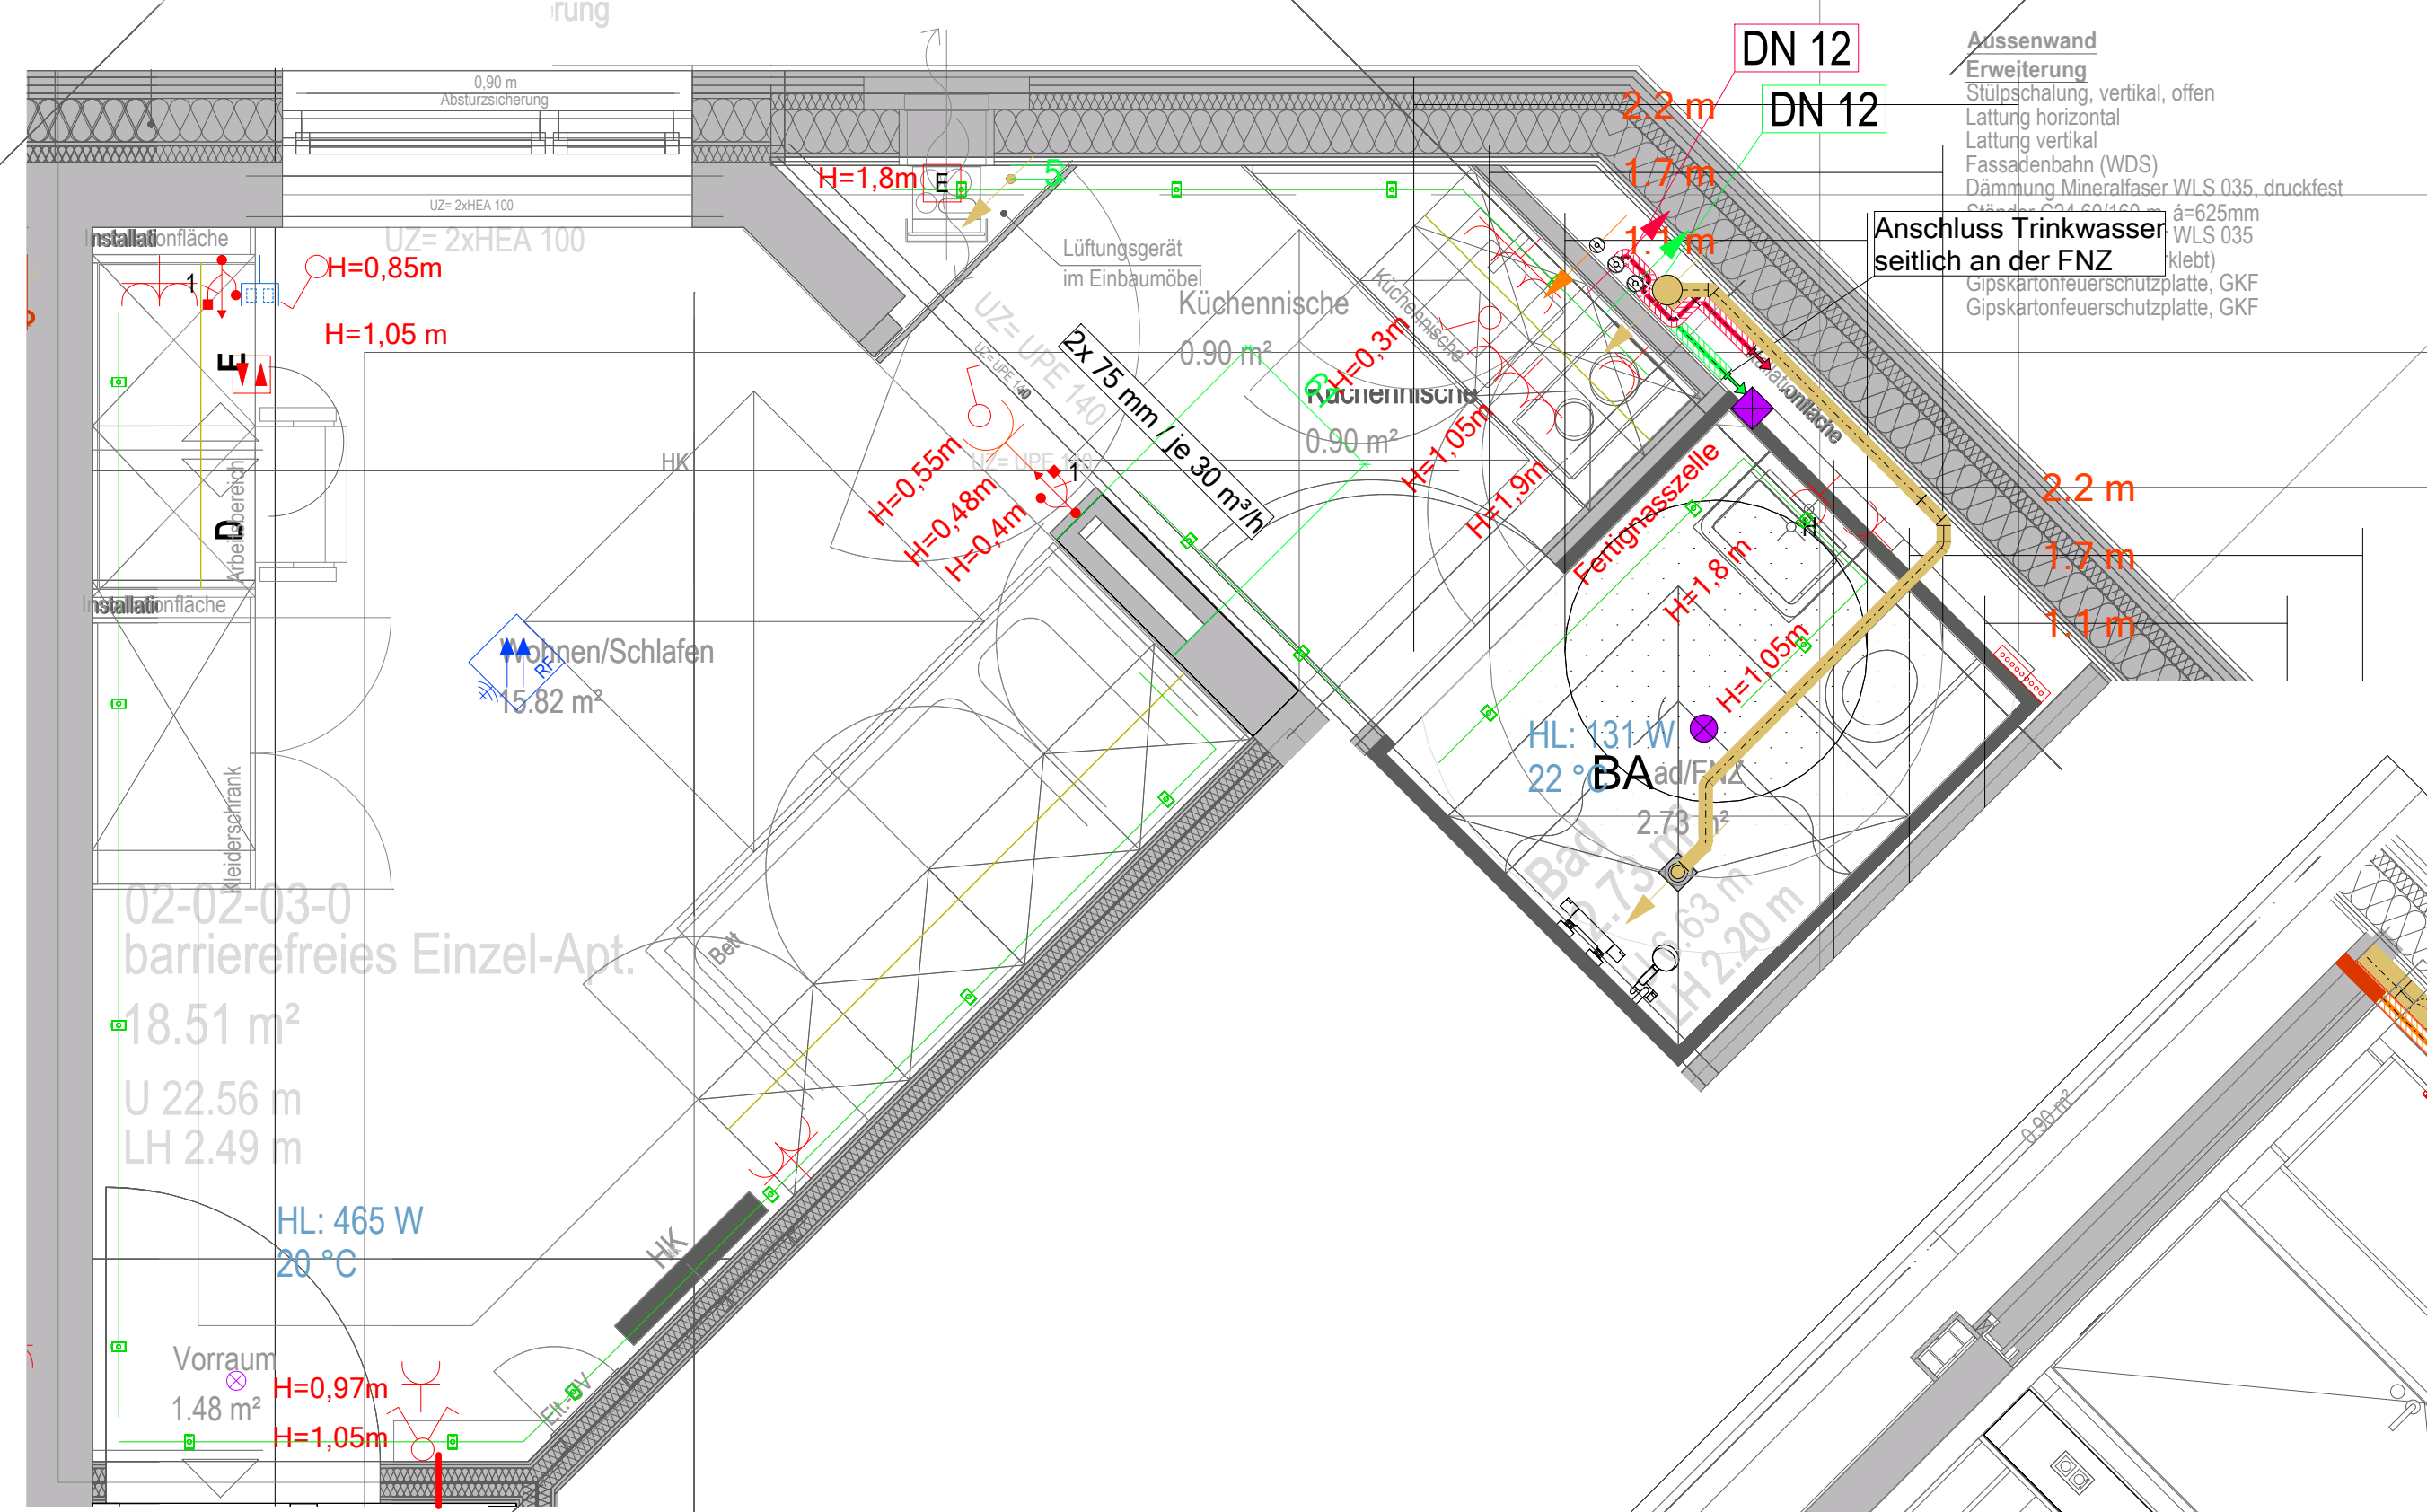

Ansicht F-F

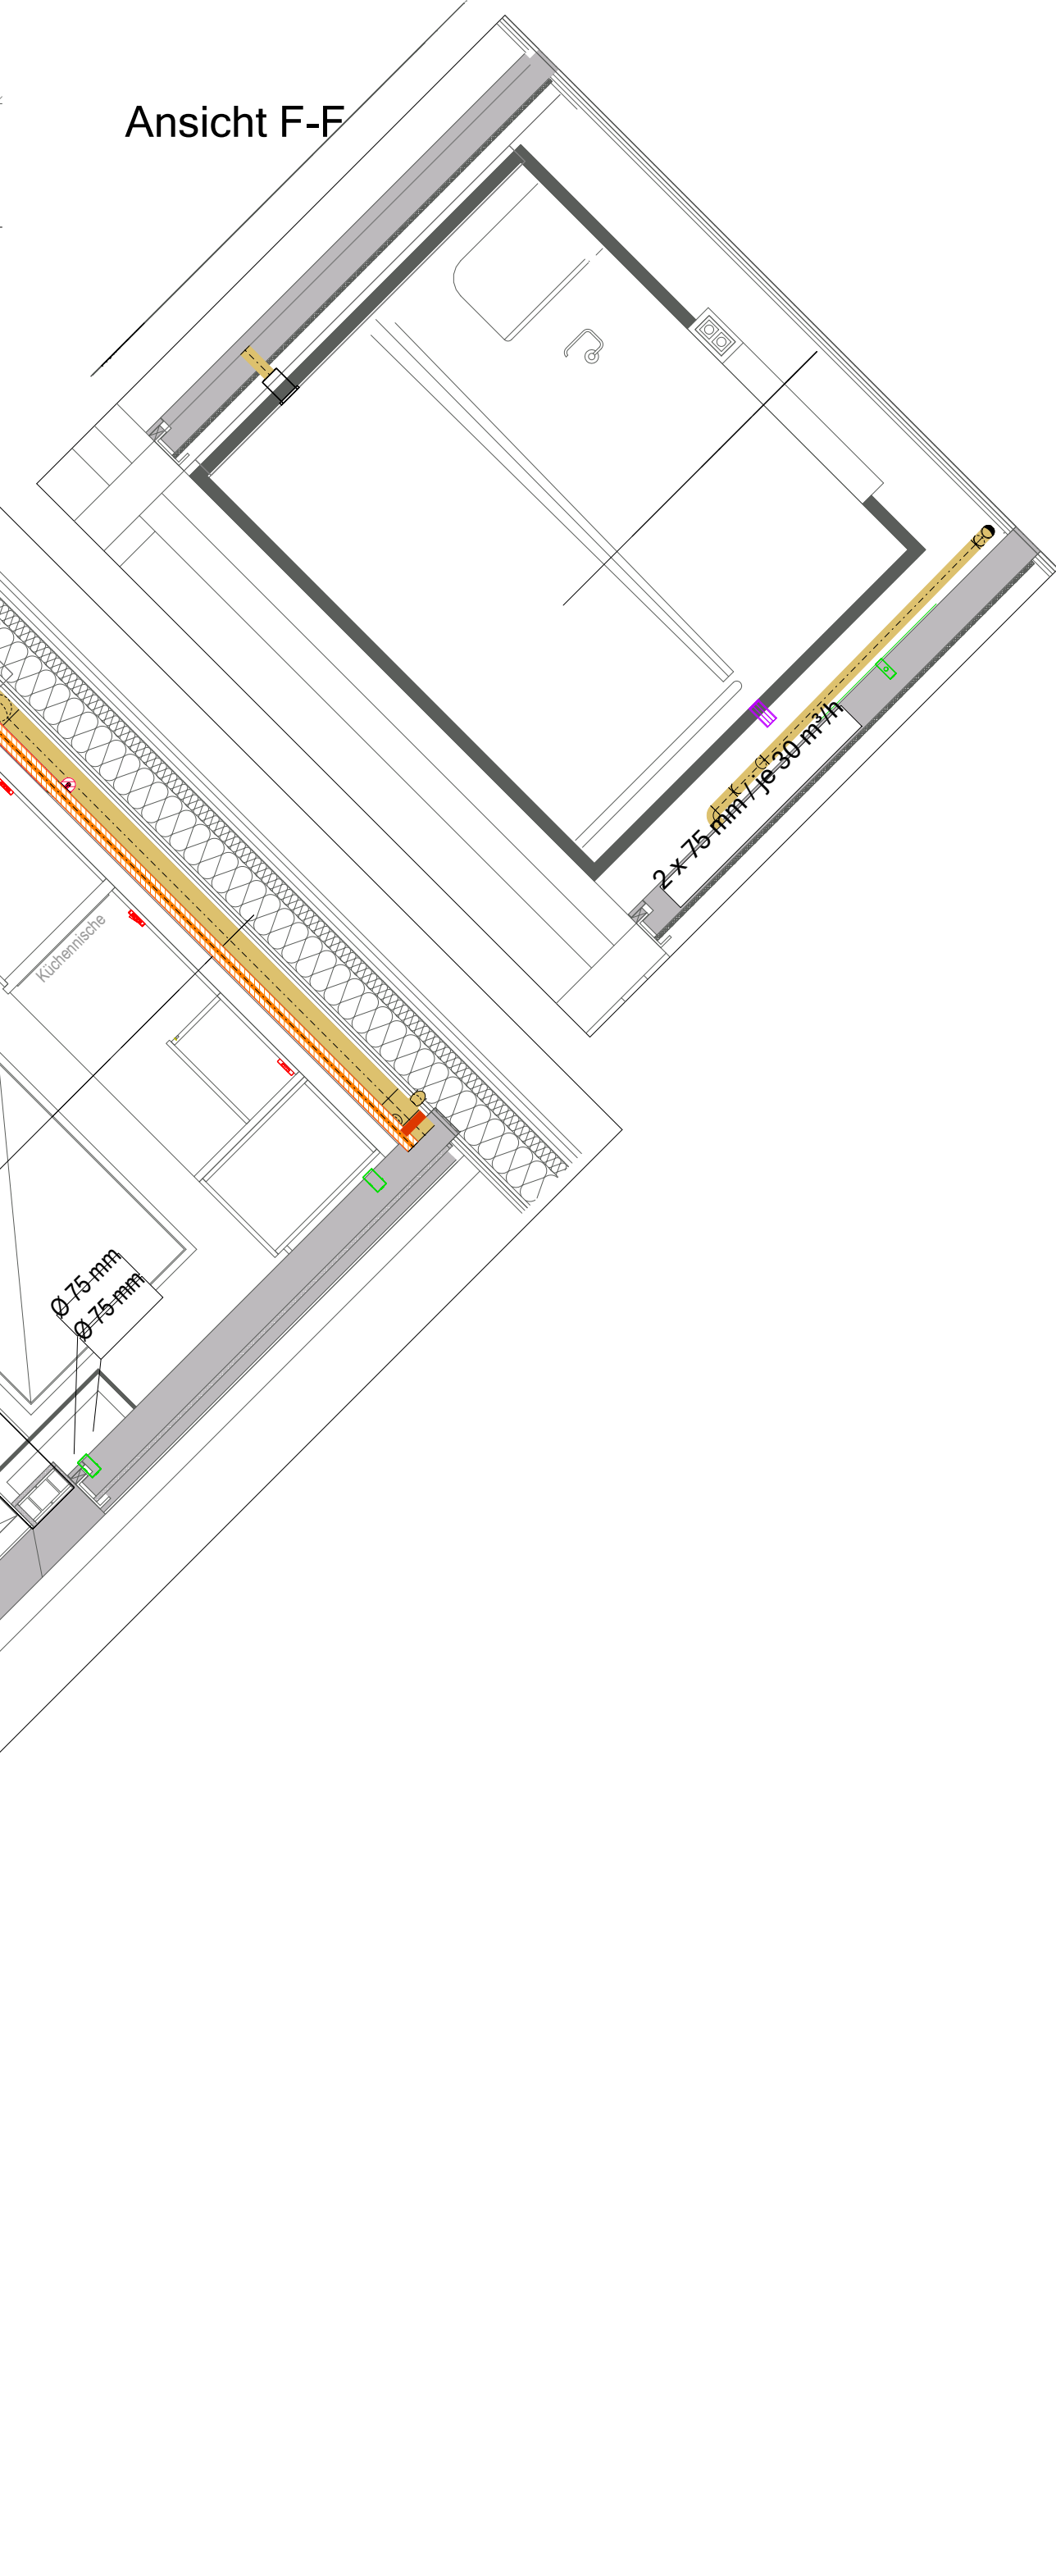

Ansicht C-C

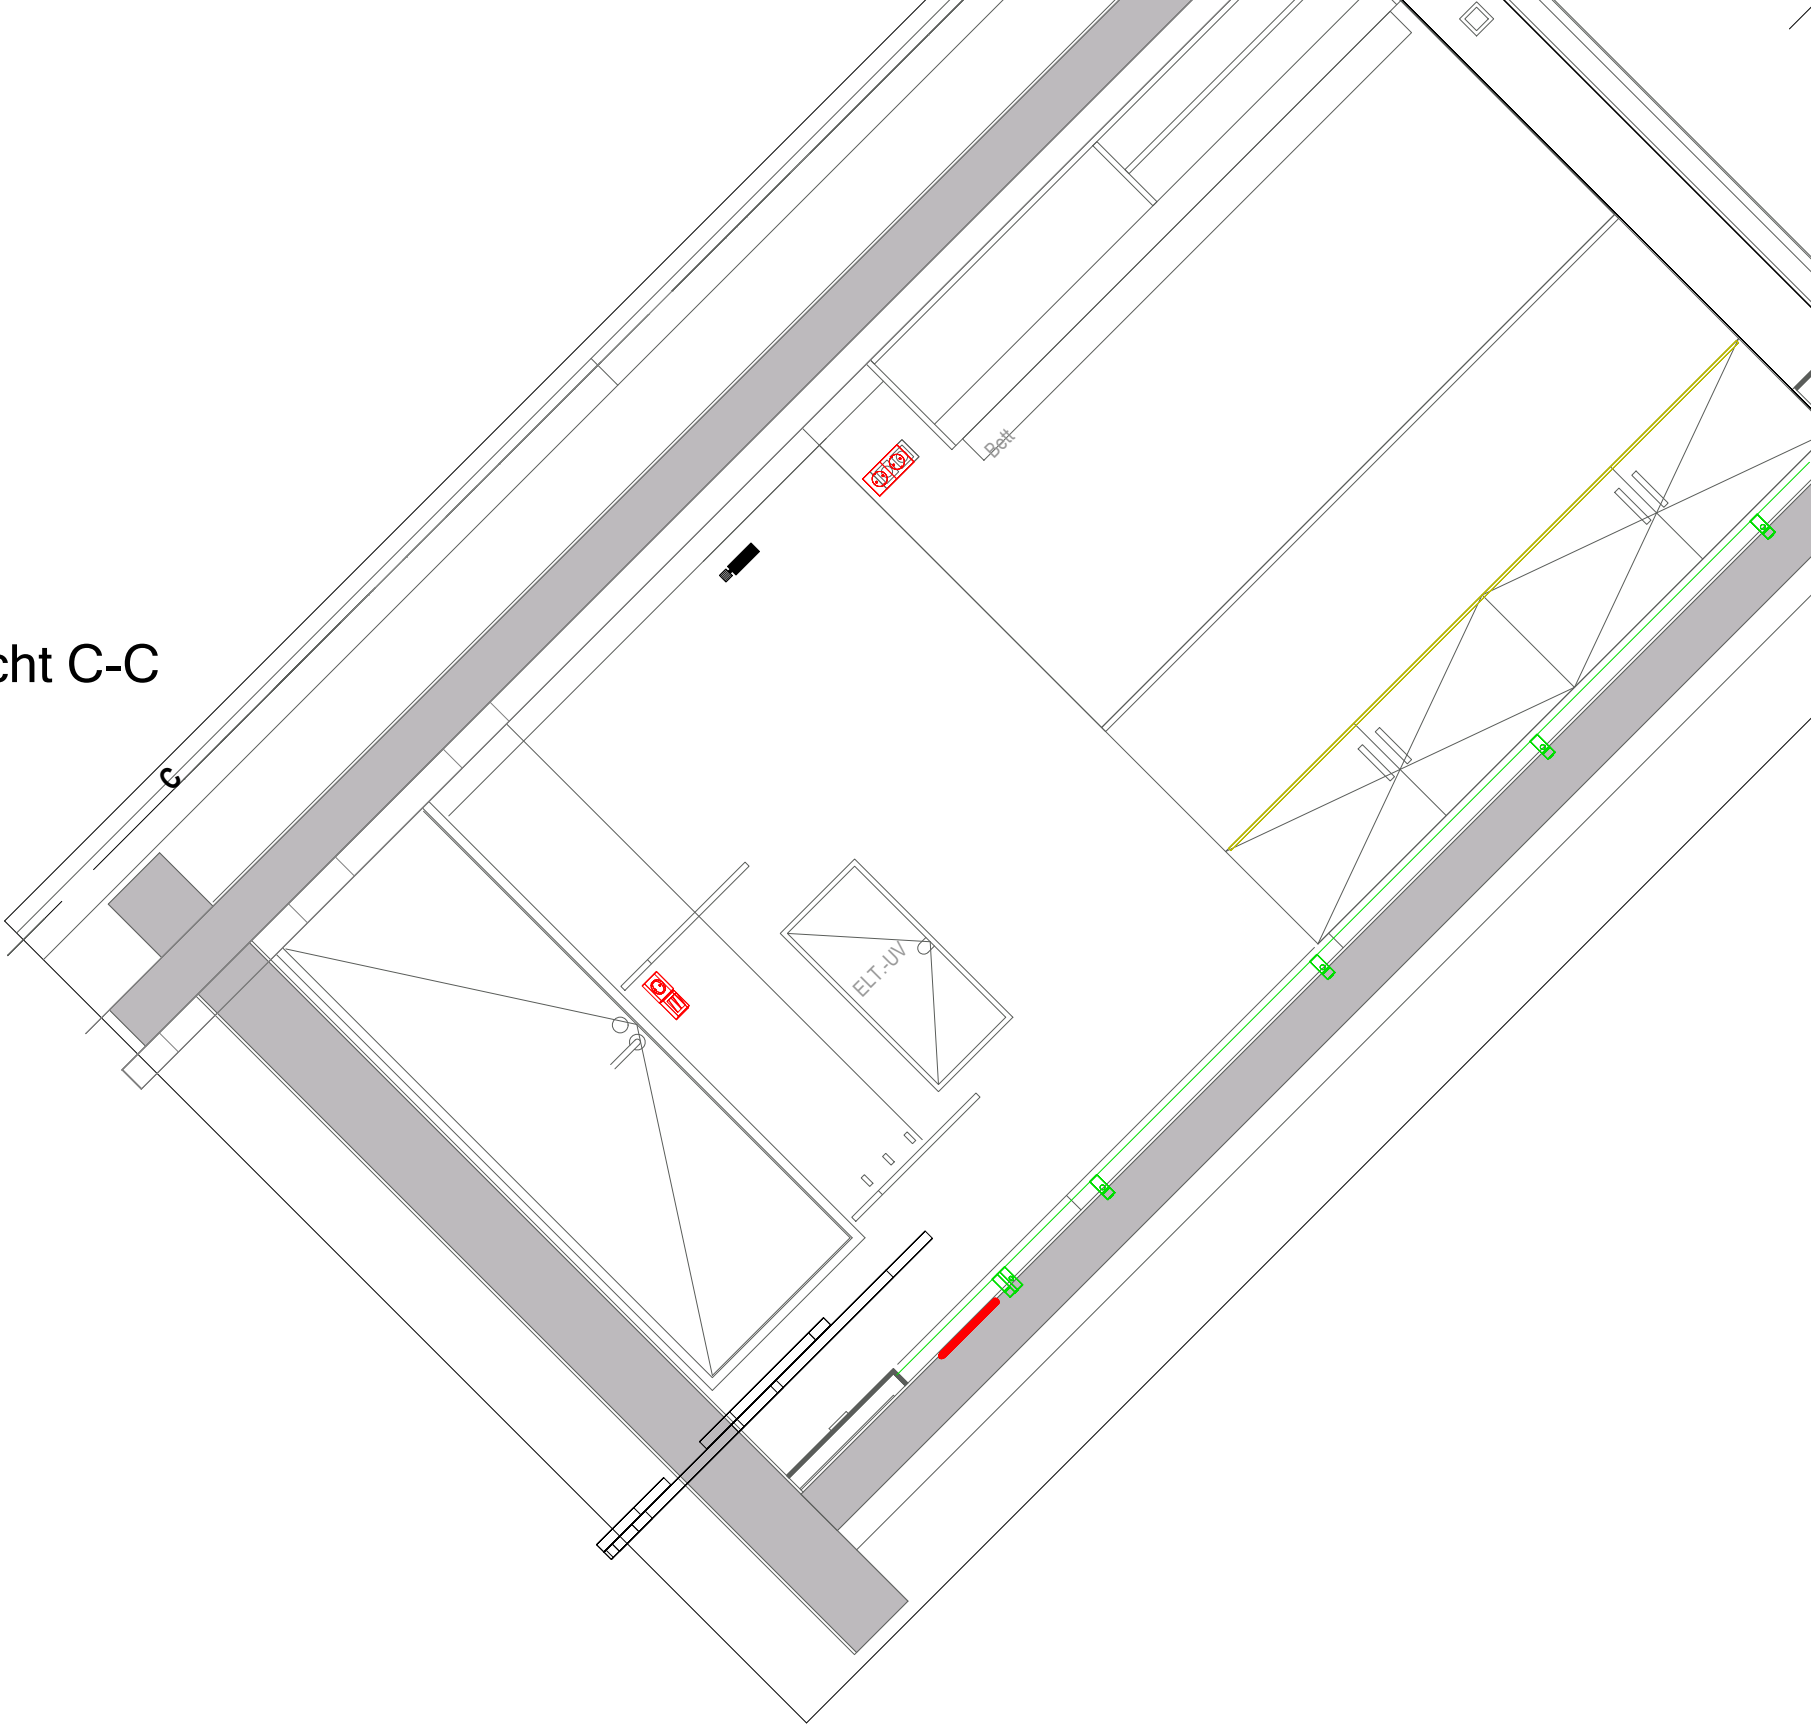

Render-Ansicht

Legende	
	Daten-Anschlussdose CAT 7 2xRJ45
	Rauchmelder Funkvernetzt
	LED Einbaudownlight
	LED Einbaudownlight
	Feuchtraum-Aufbauleuchte 1000x110x110 mm
	Potentialausgleichschiene
	UP Ausschalter
	UP Serienschalter
	Auf-Ab-Taster
	UP-Kleinvert. 48TE, 4-reihig 755,5x348x88mm
	UP Schuko Steckdose 1-fach
	UP Schuko Steckdose 2-fach
	UP Schuko Steckdose 3-fach
	UP Schuko Steckdose 1-fach (Heizung)
	Elektrischer Anschluss, allgemein
	Decken-Präsenzmelder
	Wand-Präsenzmelder
	Sammelhalterung aus Metall an Wand/Decke, 25 x 110 x 63 mm
	LED Flexband Pro 5 M-R- Flex

Legende Heizung

	Heizungsanlauf
	Heizungsrücklauf
	Vorlauf Fußbodenheizung
	Rücklauf Fußbodenheizung
	Vorlauf WRG
	Rücklauf WRG
	Abgasrohr Wärmeerzeuger
	Ölleitung
	Heizkreis Fußbodenheizung
	Trinkwasser kalt
	Trinkwasser warm
	Trinkwasser Zirkulation
	Trinkwasser enthärtet
	Brauchwasser
	Gas
	Sprinklerleitung
	Feuerlöschileitung

Legende Abwasser

Legende Lüftung	
	Zuluft
	Abluft
	Außenluft
	Fortluft
	Umluft
	Entrauchung
	Brandschutzverkleidung
Legende Abwasser	
	Schmutzwasser
	Schmutzwasser Grundleitung
	Schmutzwasser Fett
	Schmutzwasser Fett Grundleitung
	Regenwasser
	Regenwasser Grundleitung
	Notentwässerung
	Mischwasser

ISW - Versorgungstechnik

AUSFÜHRUNGSZEICHNUNG

Keine Montagezeichnungen gemäß VOB Teil C.
Alle Maße und Angaben sind an Ort und Stelle zu überprüfen.
Bei Abweichung ist vor Ausführung der Arbeiten Rücksprache mit der Bauleitung zu halten.

Folgendes ist zu beachten :

- Das Leistungsverzeichnis
- Anerkannte Regeln der Technik
- Auflagen gemäß Bausein, Brandschutzgutachten, Sicherheitsvorschriften, Technische Beschreibungen.

Abstimmung :

Vor Montagebeginn sind die Trassenführungen aller beteiligten Technikwerke abzustimmen und in die Montageplanung auf Grundlage der aktuellsten Architekturpläne zu integrieren.

Grundlage der Zeichnung ist der Plan des Büros: ACMS Architekten GmbH

Friedrich-Ebert-Straße 55, 42103 Wuppertal

Planstand: 21.05.2026

Index: -

Eingang ISW: -

VORABZUG

Name		Anordnung		Datum		gsm	gpr		
		www.ingenieur-isw.de info@ingenieur-isw.de		+ HAMBURG Bismarckstr. 1 59071 Hamm Telefon 02381/98030-0 Telefax 02381/98030-30		+ ARNSBERG Eisenstr. 10 59755 Arnsberg Telefon 02381/98030-0 Telefax 02381/98030-30		+ BOCHUM Grosch-Meyer-Platz 8 44785 Bochum Telefon 0234/545002-0 Telefax 0234/545002-30	
Beschrieben		Pflanzentisch		Landschaftsplanung					
Sanierung des Studierendenwohnheims Tarforst Universitätsring 8 54296 Trier		G 2687 Zeichnungs-Nr. Index 5 T-MP 12.2 - 08.06.2026		Ausführungsplanung Geometrie Techn. Gebäud.		TBSI MB/CB			
Medienplan / Musterzimmer Typ 4		Zeichnungs-Buchst. 2. Obergeschoss		Maßstab 1 : 25					