



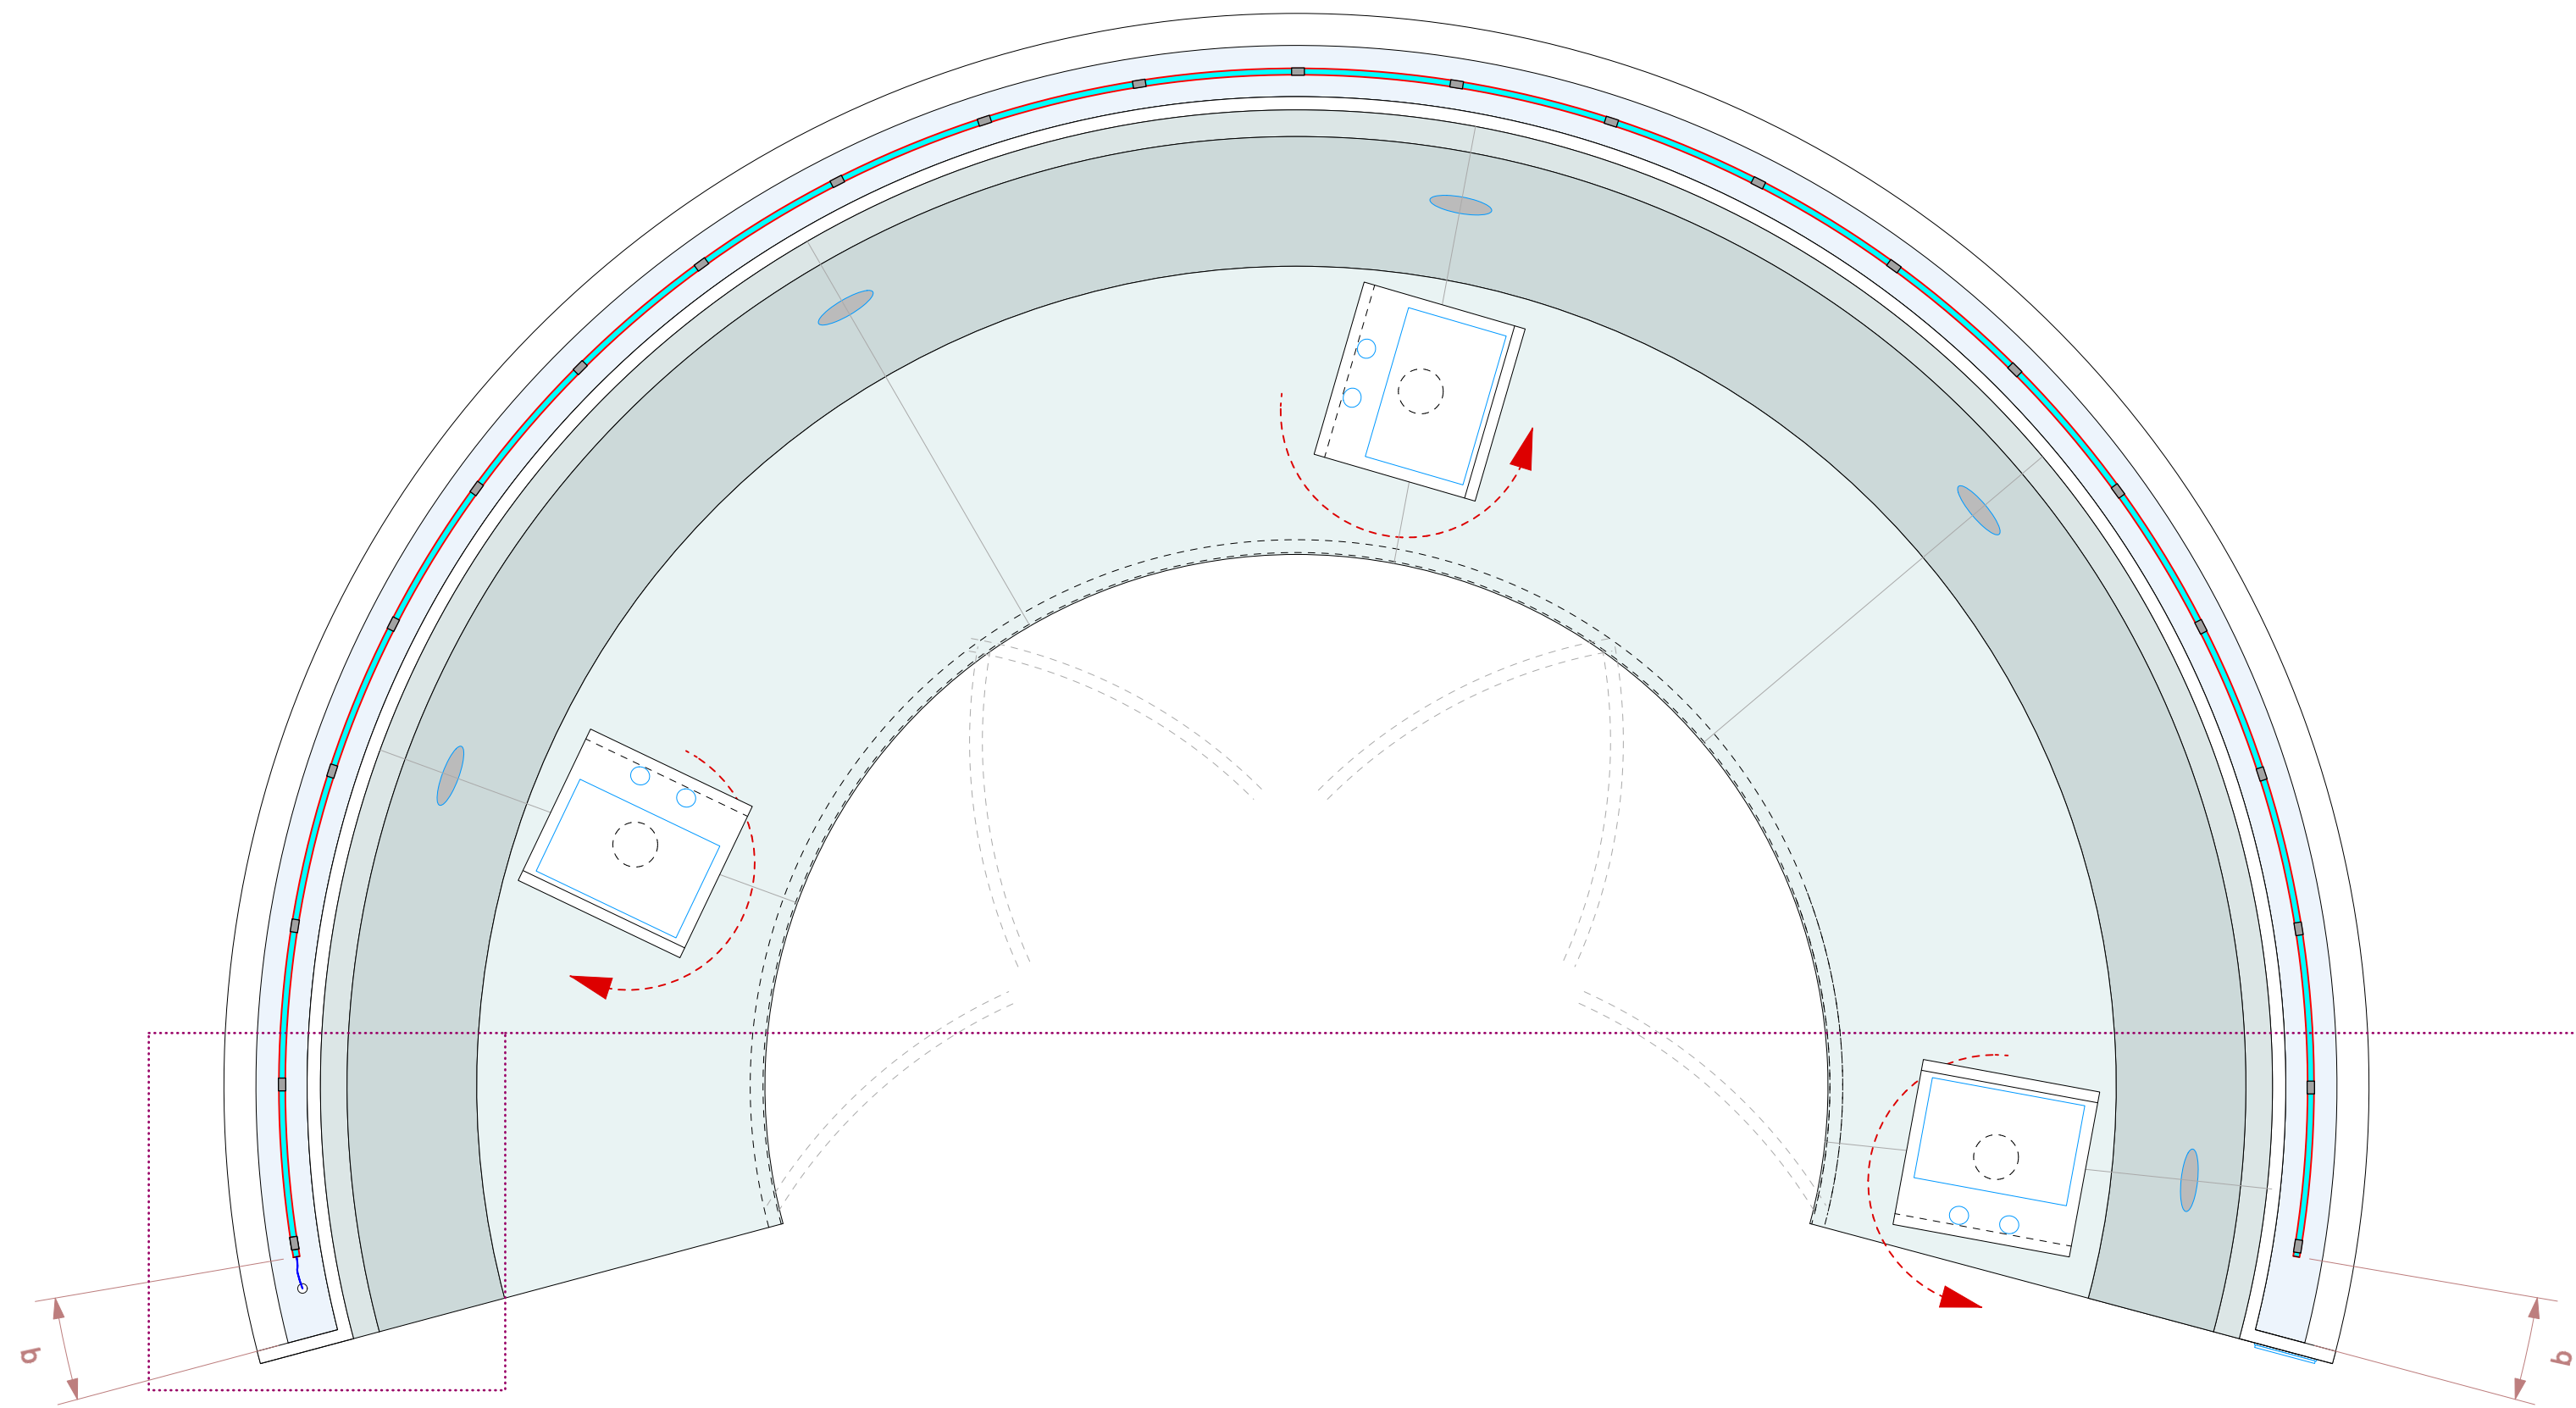


DRAUFSICHT MEDIENBANK MIT LED LICHTBAND L1
M 1:10

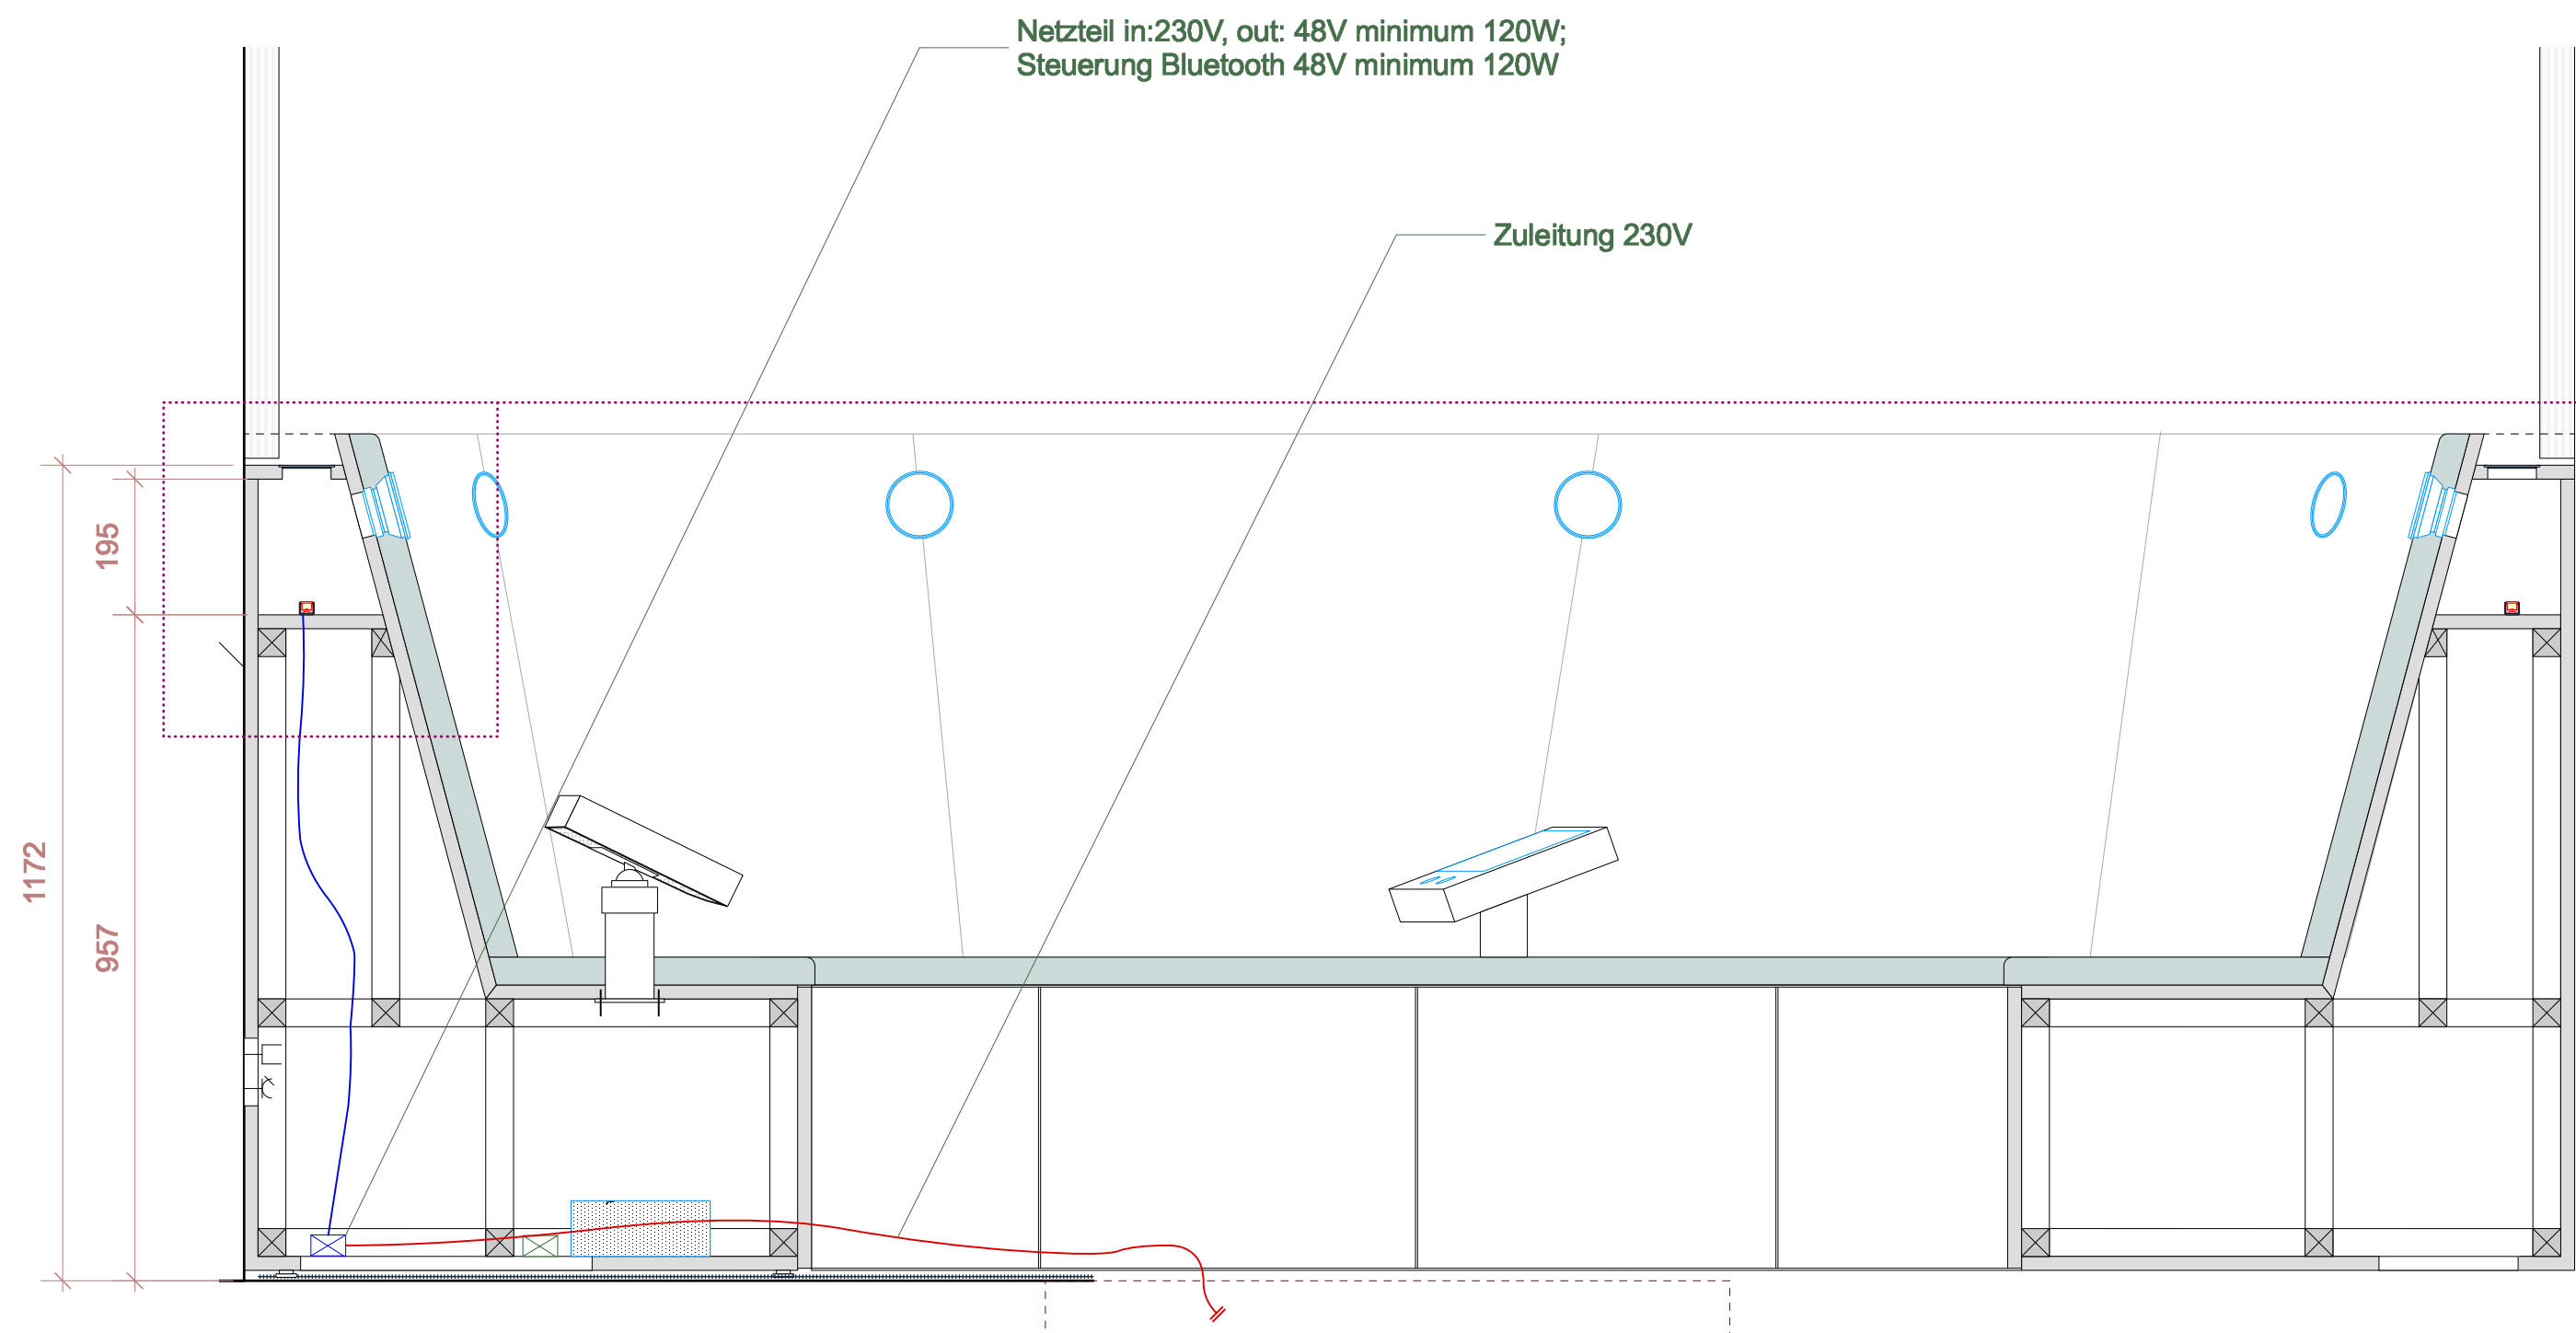


SEITENANSICHT MEDIENBANK
M 1:10

Bereich Bodentank 39
bzw. 47 mit Auslass 230V

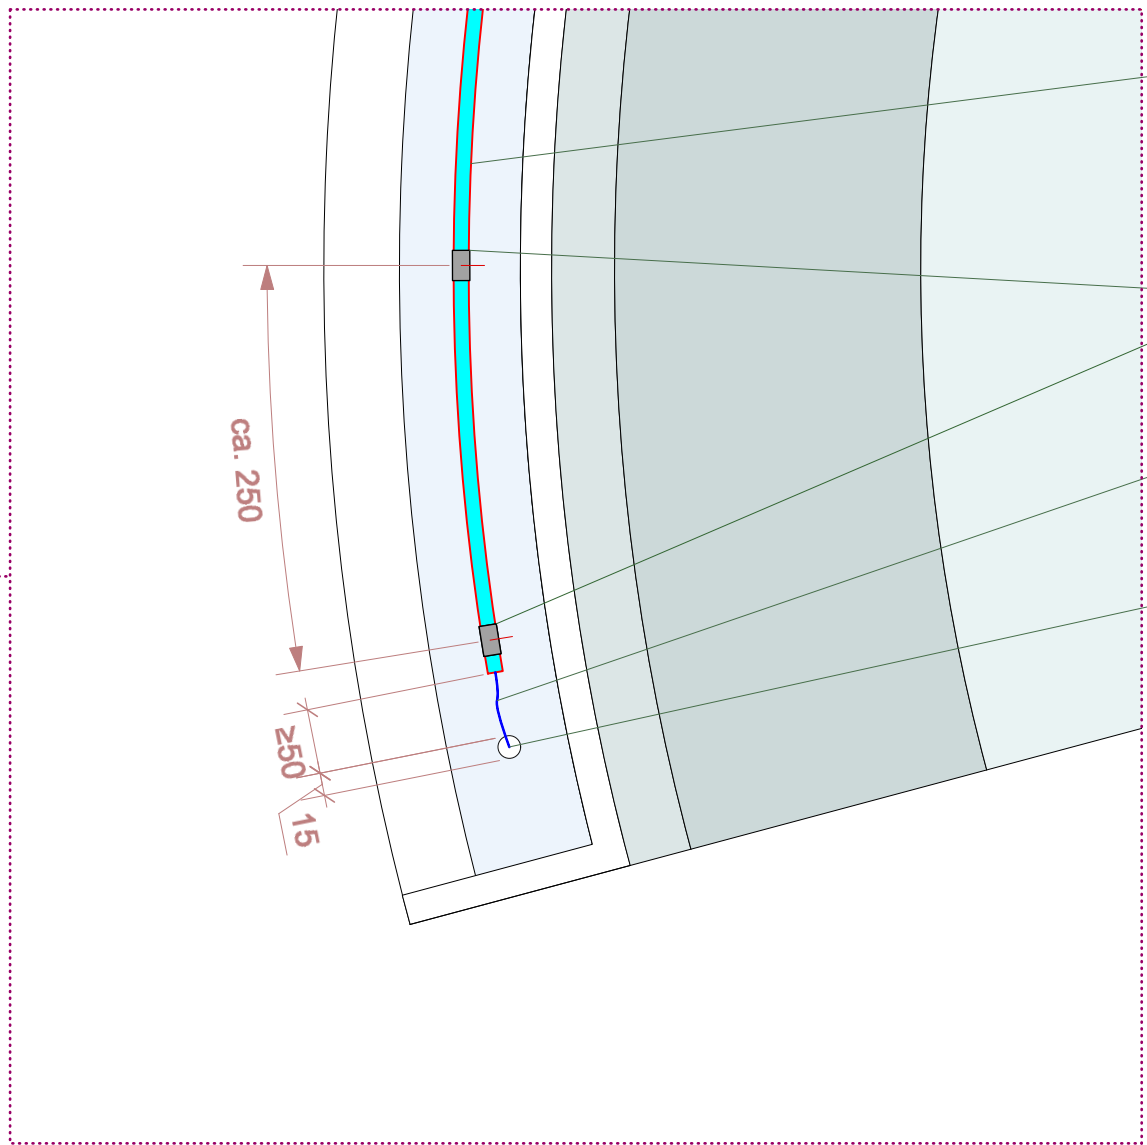

Zoom
M 1:5

- L1 diffus vergossenes flexibles Lichtband, 17,3 W/m; 48V, L= 5,512m, 6100 K, 910lm/m, Dimmbar via Bluetooth Steuerung
- Halter aus Edelstahl für L1, Maße: 20x11,5x16,5mm (LxBxH), ø Bohrloch: 6mm, ist ca. alle 25cm anzubringen
- Sekundärverkabelung L1 48V mit Zugentlastung
- Öffnung mindestens ø15mm zur Kabel-und Steckerdurchführung

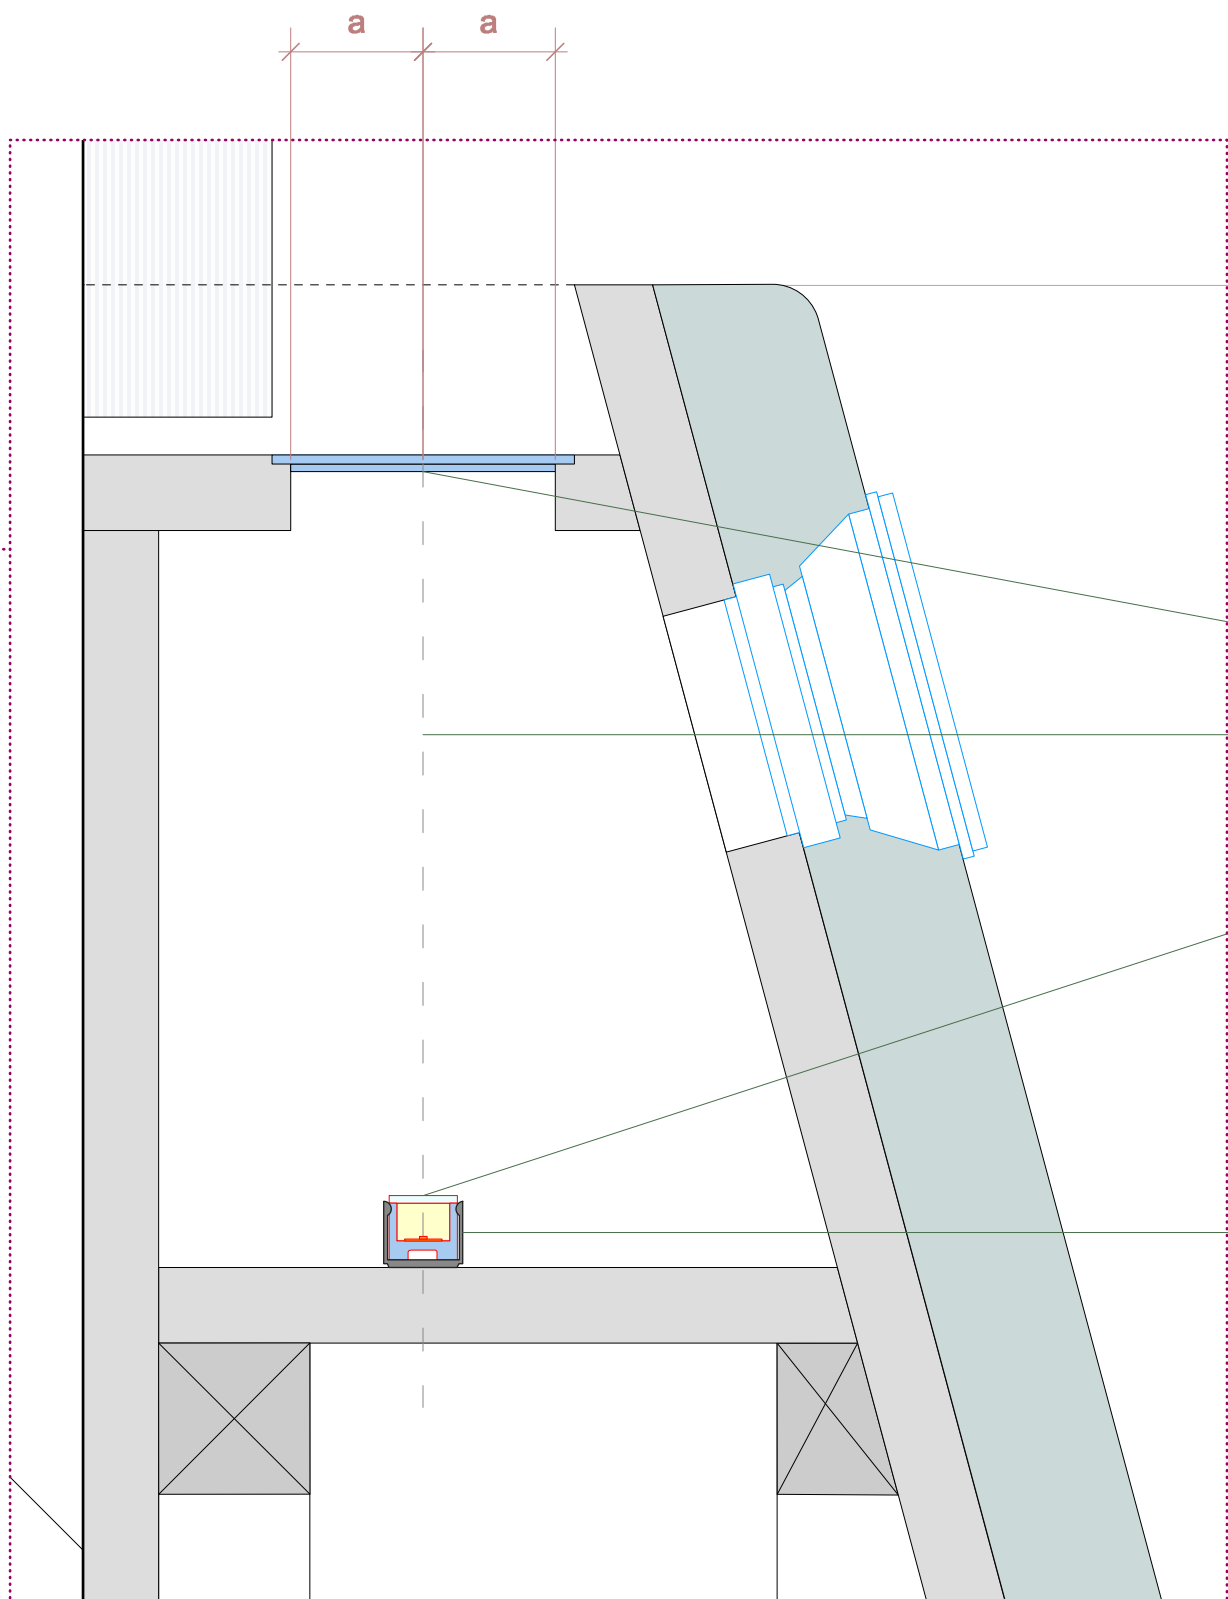


Zoom
M 1:2

- transluzente satinierte Plexiglasabdeckung
- Plexiglasabdeckung und L1 laufen ausgemittelt parallel übereinander
- L1 diffus vergossenes flexibles Lichtband, 17,3 W/m; 48V, L= 5,512m, 6100 K, 910lm/m, Dimmbar via Bluetooth Steuerung
- Halter aus Edelstahl für L1, Maße: 20x11,5x16,5mm (LxBxH), ø Bohrloch: 6mm, ist ca. alle 25cm anzubringen

Leuchtenlegende

Pos.-Nr.	Symbol	Beschreibung
L1		Vergossenes flexibles LED Lichtband; 48V; 27,3W/m; Bluetooth dim

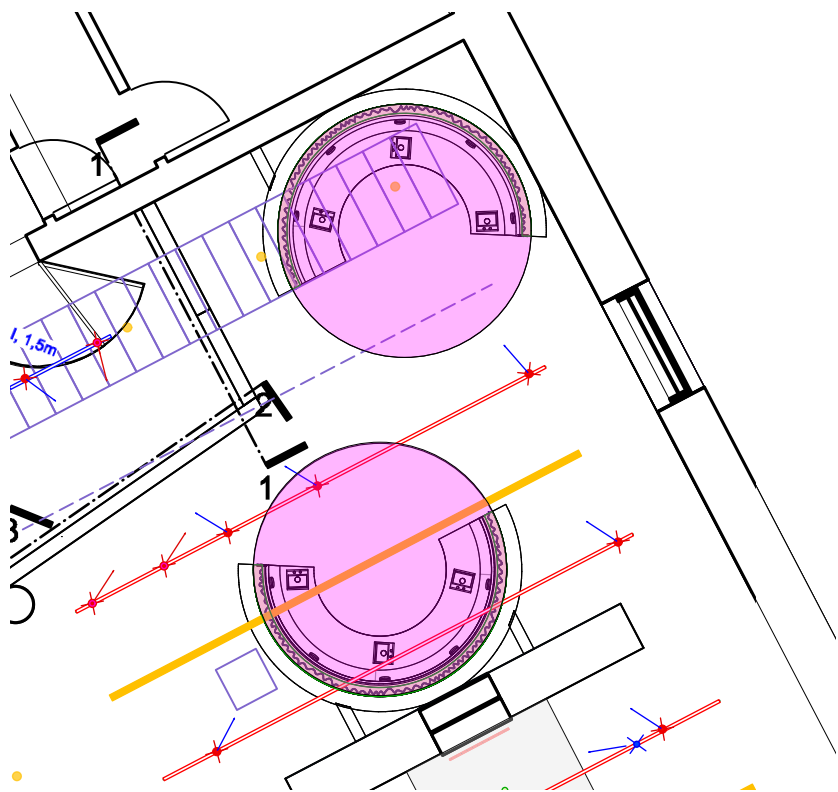

Grundrissausschnitt 10G
M 1:100

Kürzel LEIZA	Projektnummer 21031	Planungsphase 05 Ausführungsplanung
Projekt Leibniz-Zentrum für Archäologie Mainz		
Planinhalt Detail integrierte Beleuchtung 10G Hör lounge 02_01/02_AE-03-01		
Bauherr / Auftraggeber LEIBNIZ-ZENTRUM FÜR ARCHÄOLOGIE Ludwig-Lindenschmit-Forum 1 55122 Mainz Deutschland		Architekt RALPH APPELBAUM ASSOCIATES Oranienstraße 183 10999 Berlin Deutschland T: +49 30 963 21 699 0 E: contact@ralph-ae.com
Datum 29.11.2024		Maßstab 1:10/5/2
Format A2		gezeichnet MT
Charakterist: 29/31 70182 Stuttgart Deutschland T: +49 711 34 24 48 10 F: +49 711 34 24 48 24 light@light-design.com		Dat: LEIZA_L_DE_01_02_SE_00_01 Plannr.: Projekt Phase Gewerk Variante Nummer