




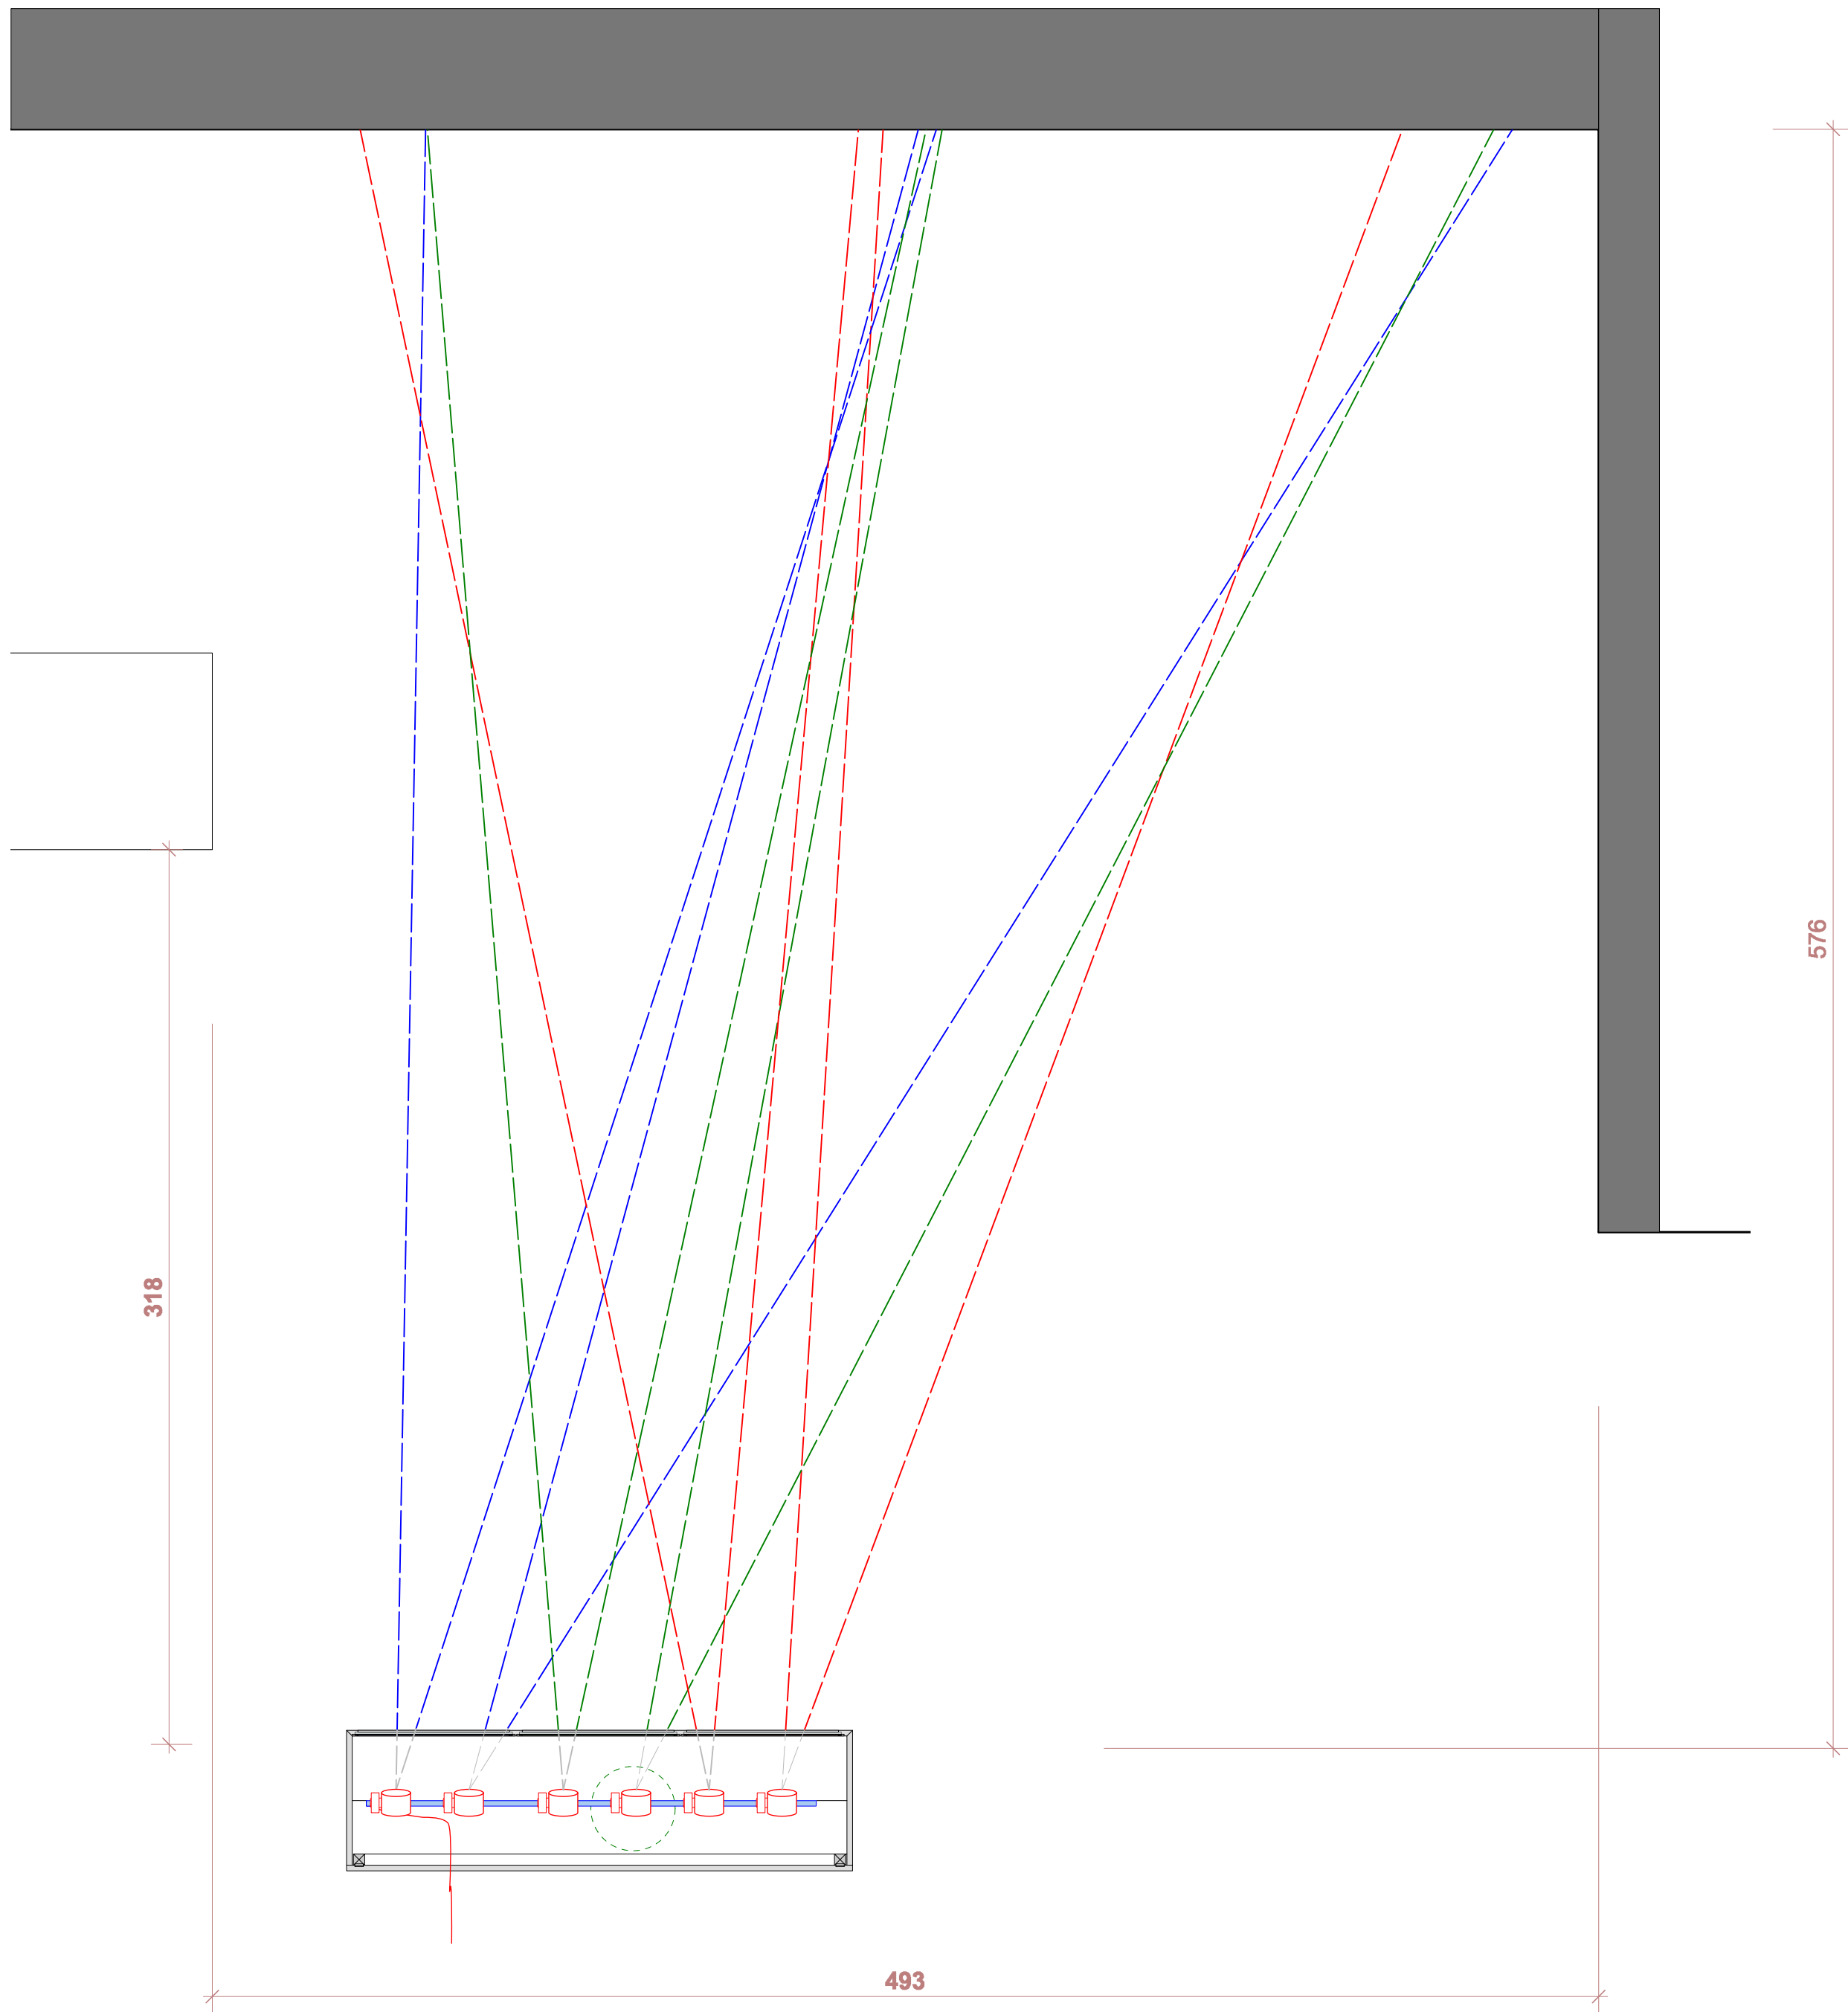


GRUNDRISS - RÄUMLICHE SITUATION
M 1:20

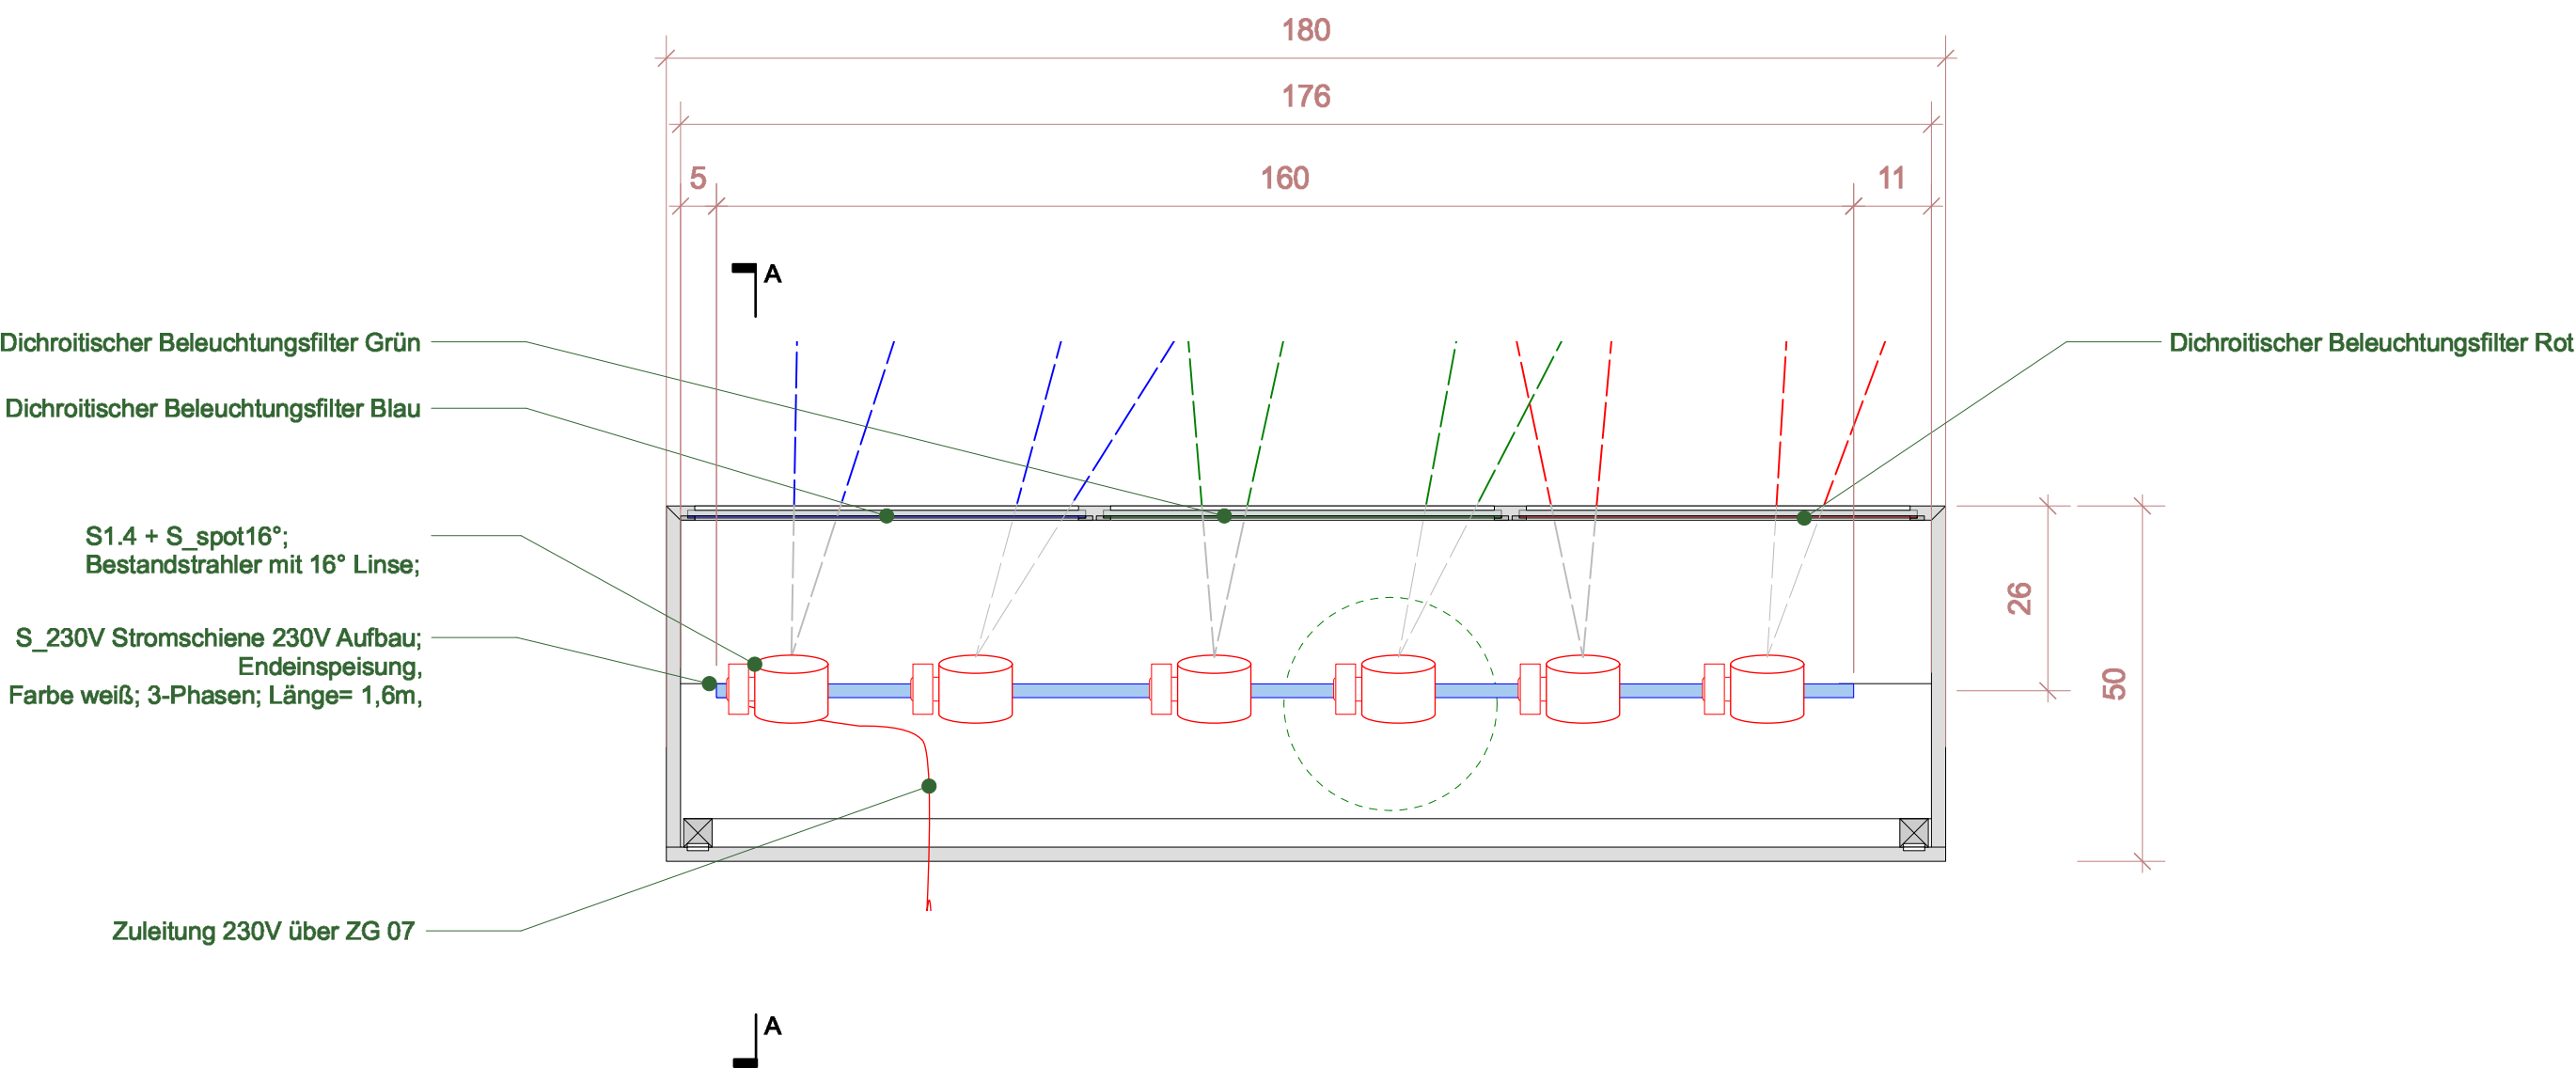

SCHNITT BB
M 1:20

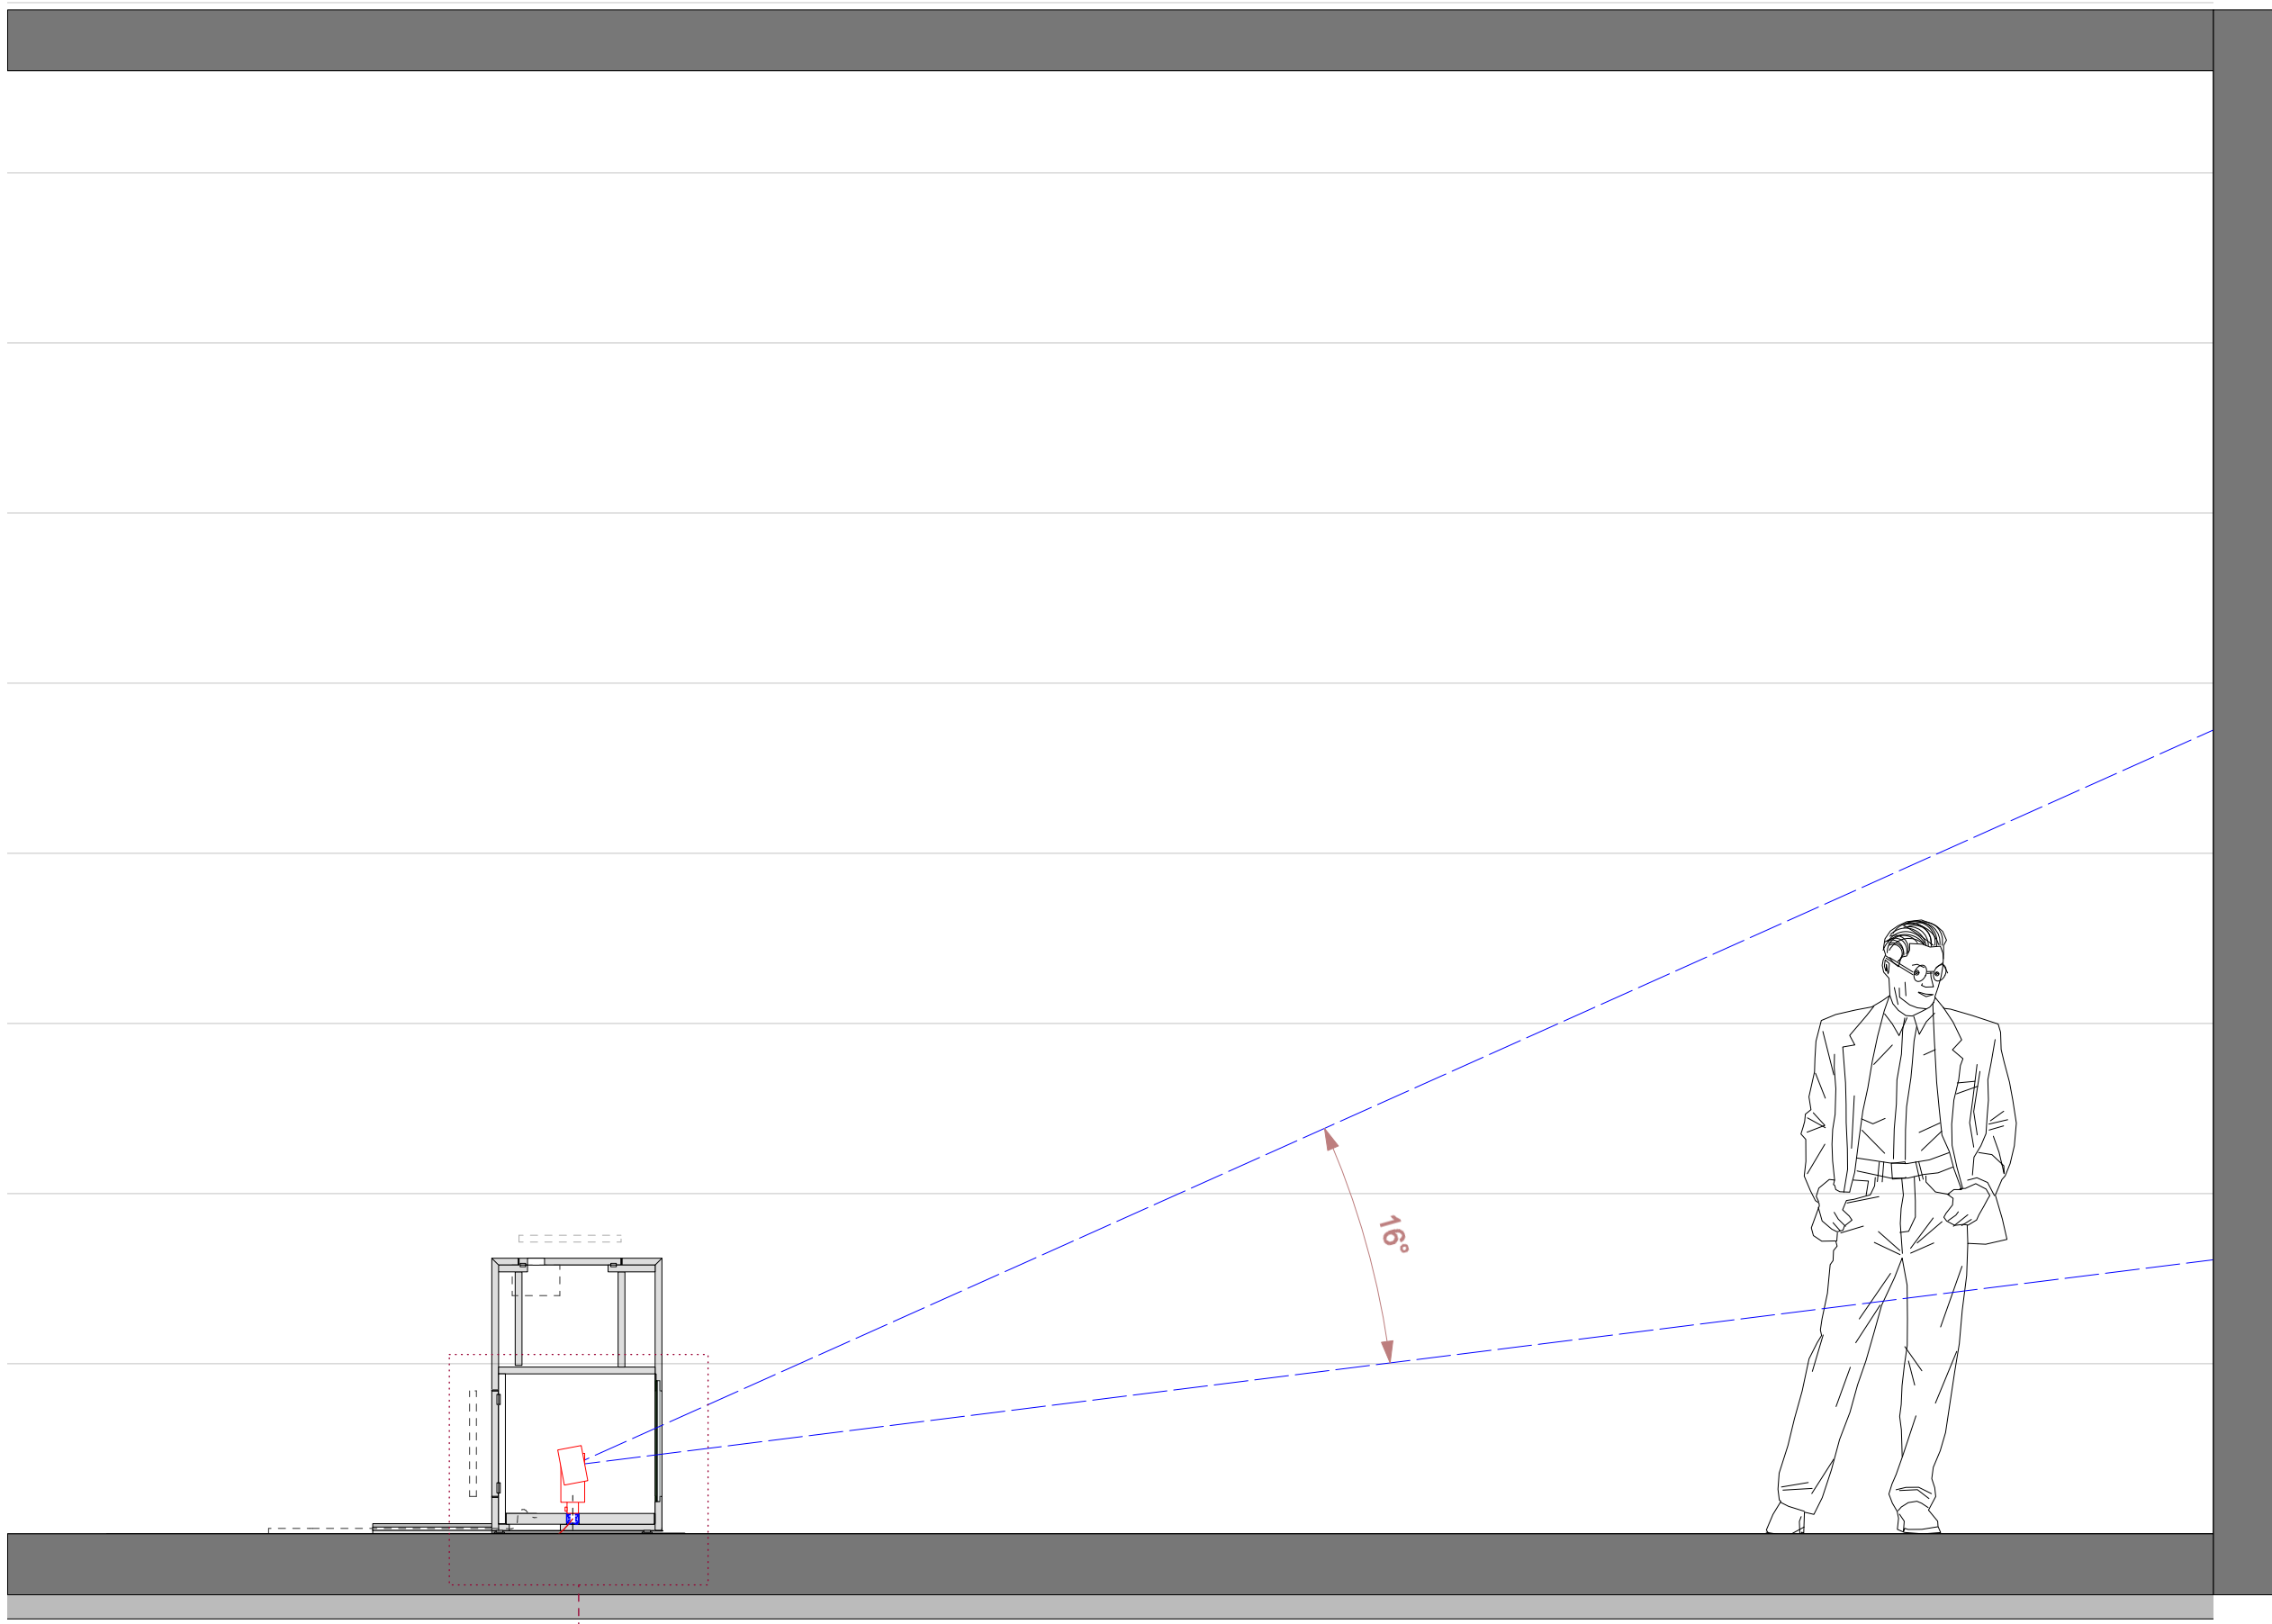

SCHNITT AA
M 1:20

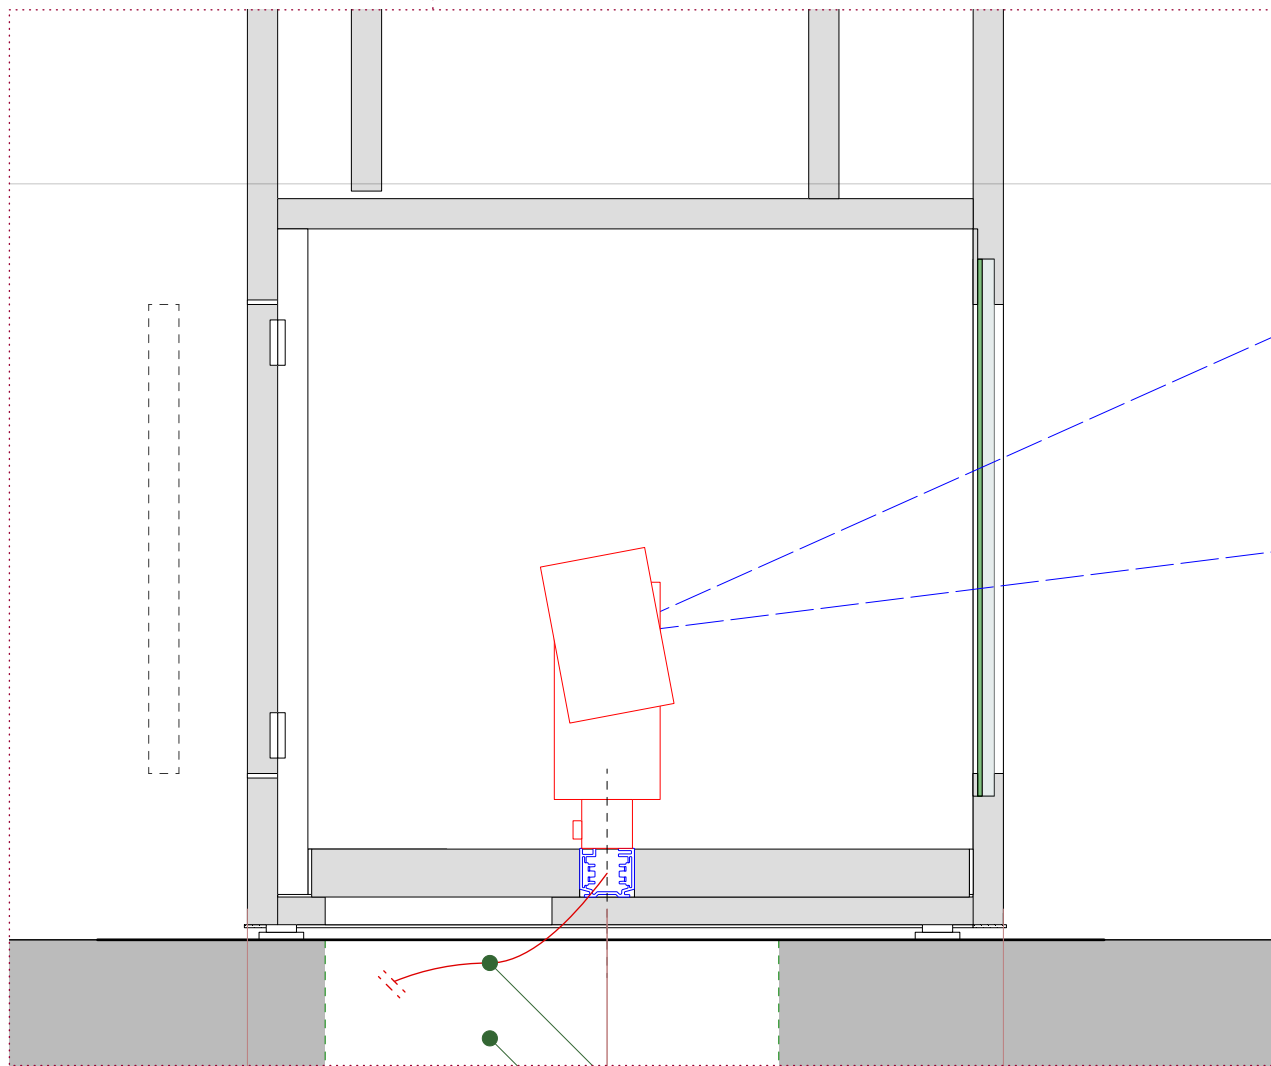

SCHNITT AA
M 1:20

Leuchtenlegende

Pos.-Nr.	Symbol	Beschreibung
S1.4		Stromschienenstrahler Bestand
S_230V		Stromschiene 230V

Kürzel LEIZA	Projektnummer 21031	Planungsphase 05 Ausführungsplanung
Projekt Leibniz-Zentrum für Archäologie Mainz		
Planinhalt 2OG - Detail integrierte Beleuchtung Pult mit Lichtinstallation 04_00_AE-01-02		
Bauherr / Auftraggeber LEIBNIZ-ZENTRUM FÜR ARCHÄOLOGIE Ludwig-Lindenschmit-Forum 1 55122 Mainz Deutschland	Architekt RALPH APPELBAUM ASSOCIATES Oranienstraße 183 10999 Berlin Deutschland T: +49 30 963 21 699 0 E: contact@rai.de	
BEZNER HOLMES LIGHT-DESIGN	Datum 29.11.2024	Maßstab 1:20, 1:5
Charakterstr. 29/31 70182 Stuttgart Deutschland T: +49 711 34 24 48 10 F: +49 711 34 24 48 24 light@light-design.com	Format A1	gezeichnet MT
	Planner	
	Projekt	Phase Gewerk Variante Nummer