

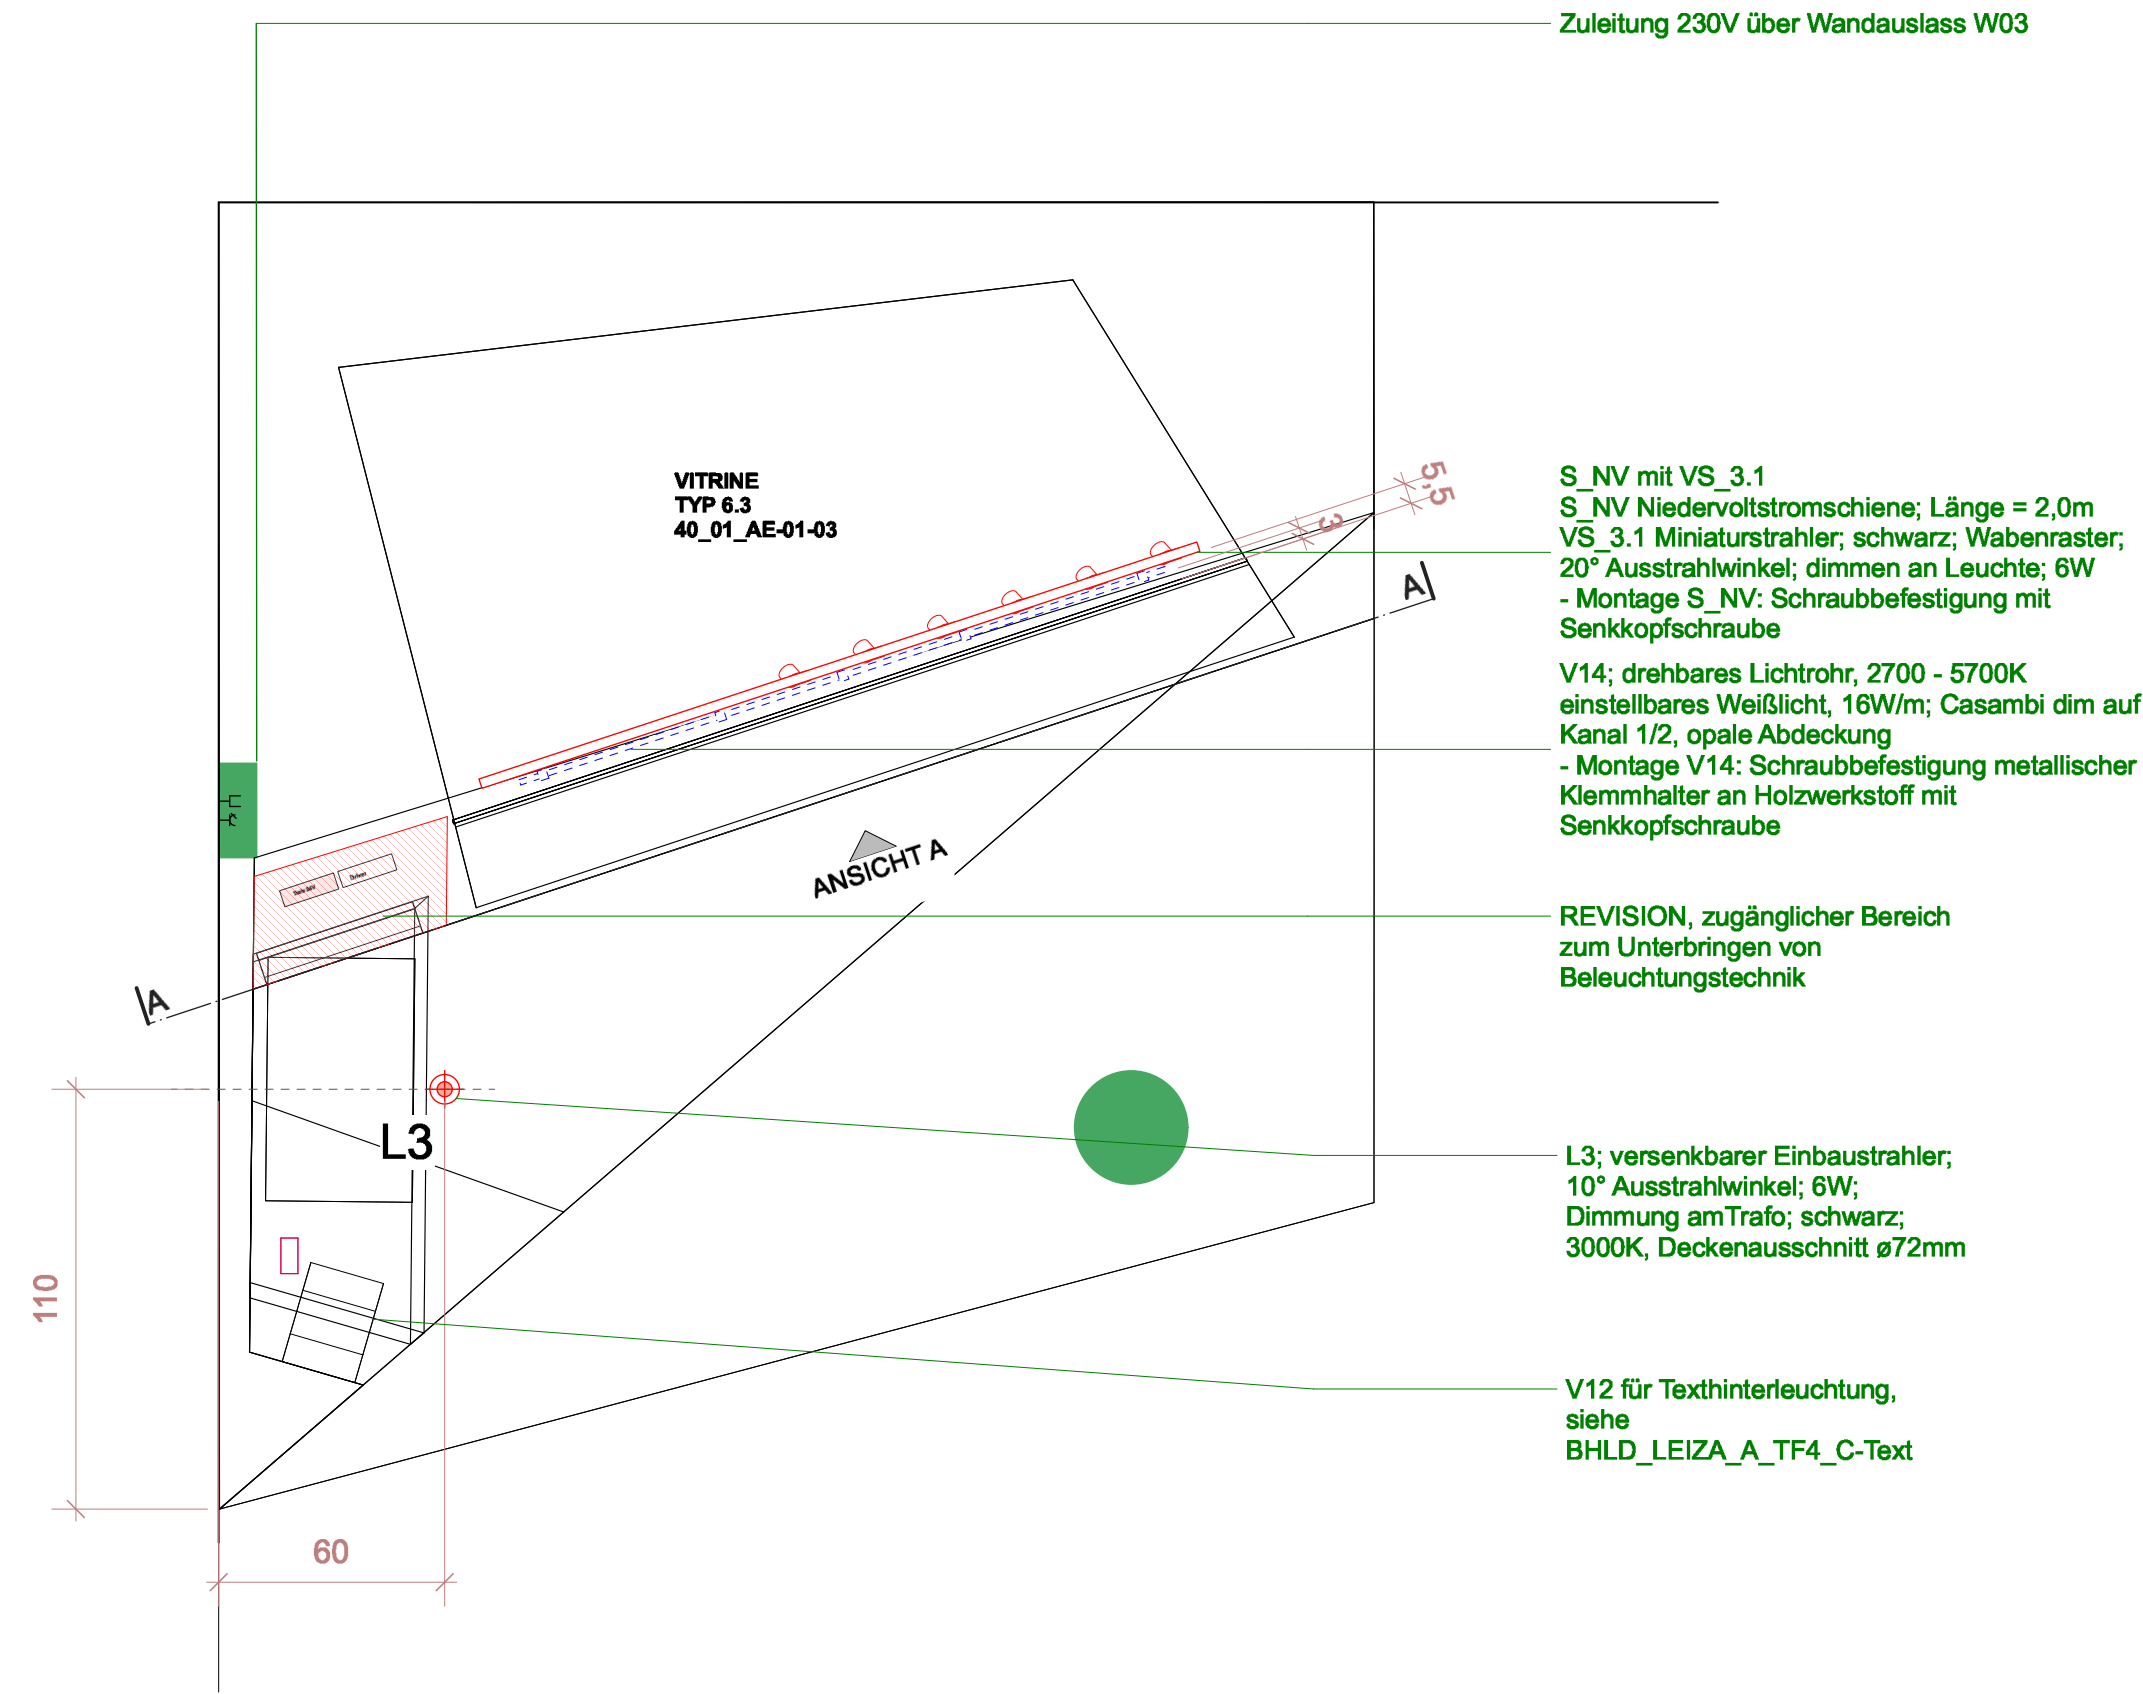



BEGEHBARES BAUELEMENT
40_01_AE-01-01 (Waffenmatrix)
INTEGRIERTE BELEUCHTUNG

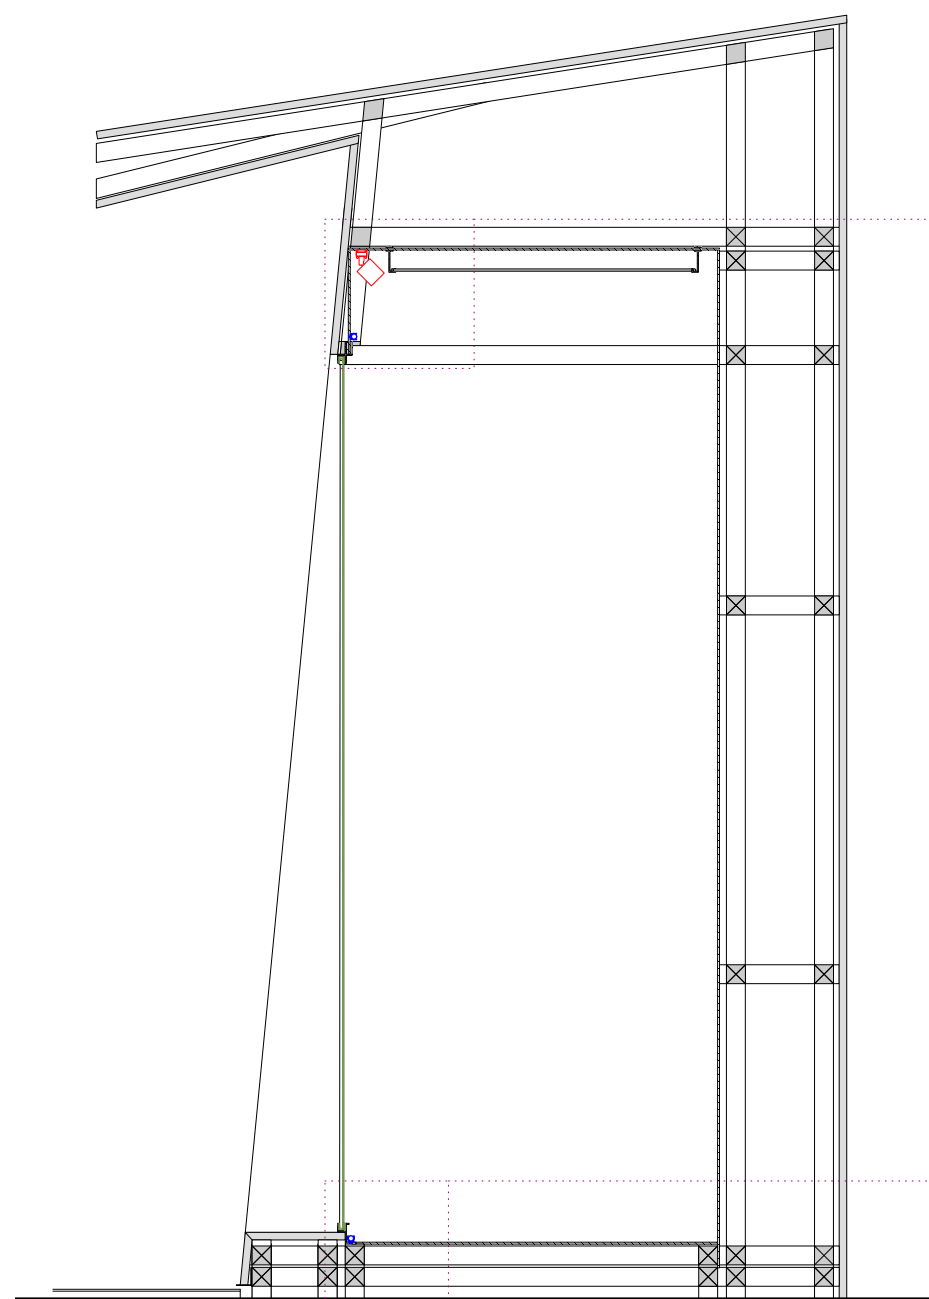


GRUNDRISS
M 1:20

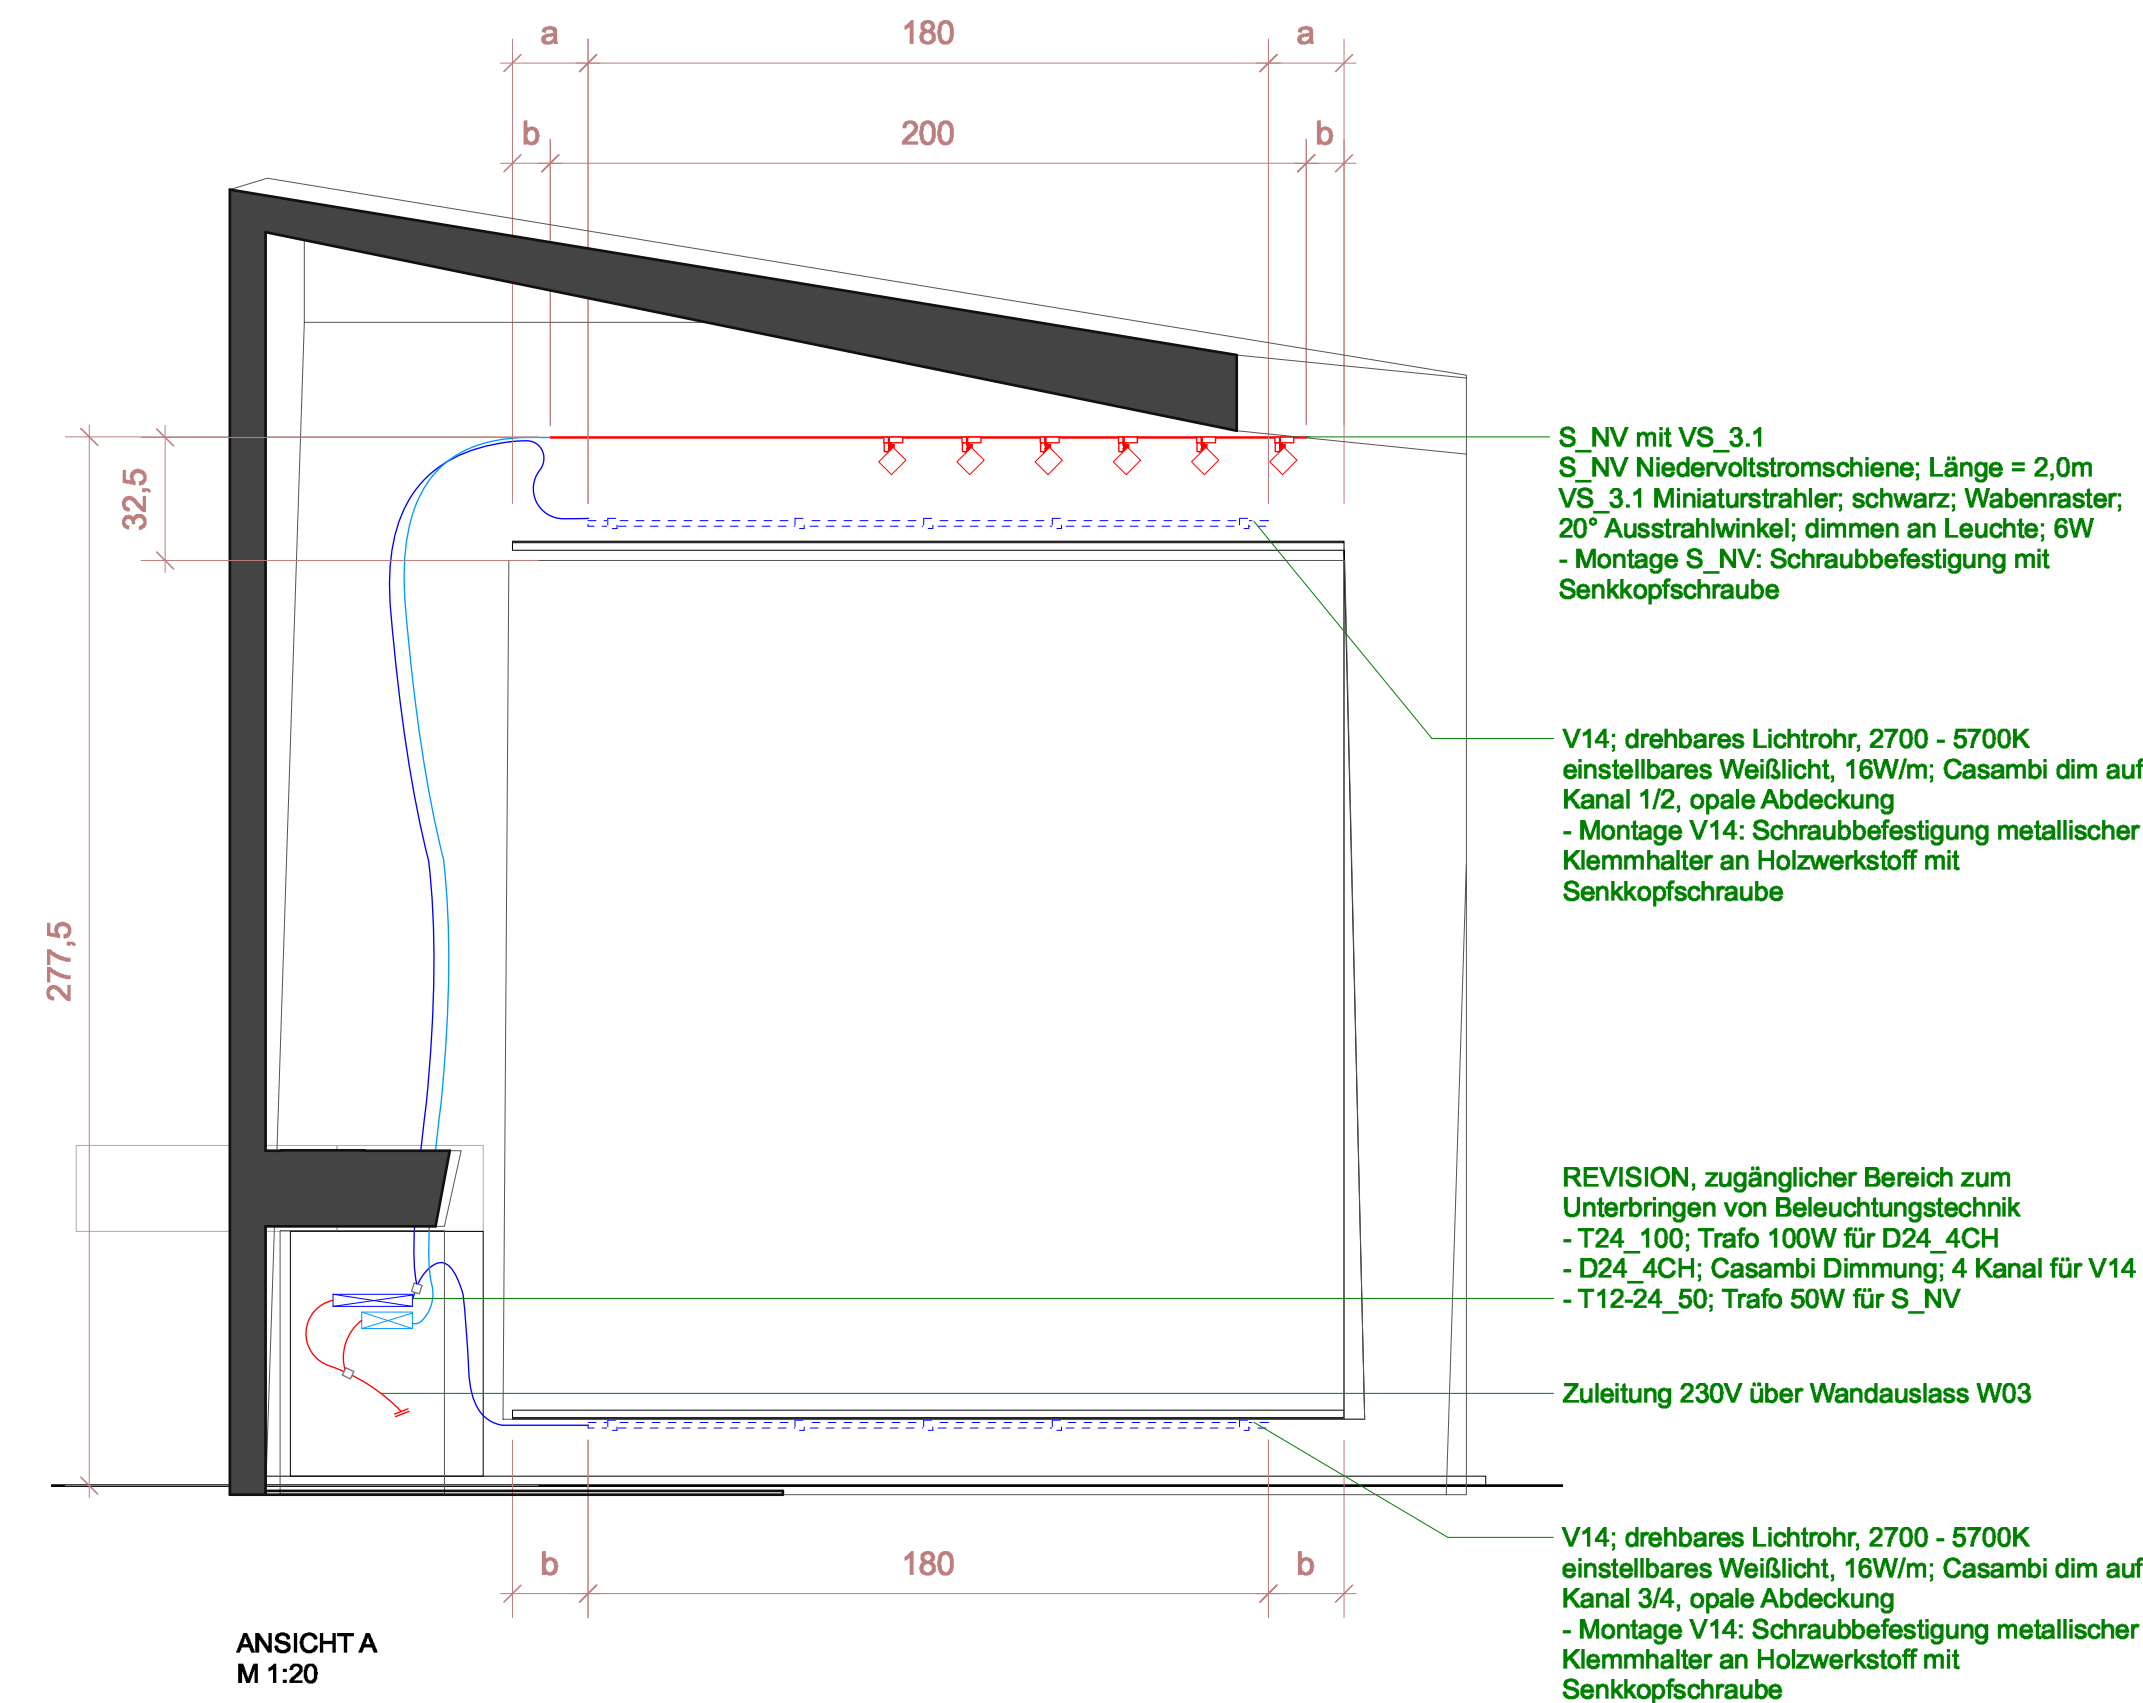

SCHEMATISCHE SCHNITTDARSTELLUNG SCHNITT A-A Einbaustrahler L3
M 1:20

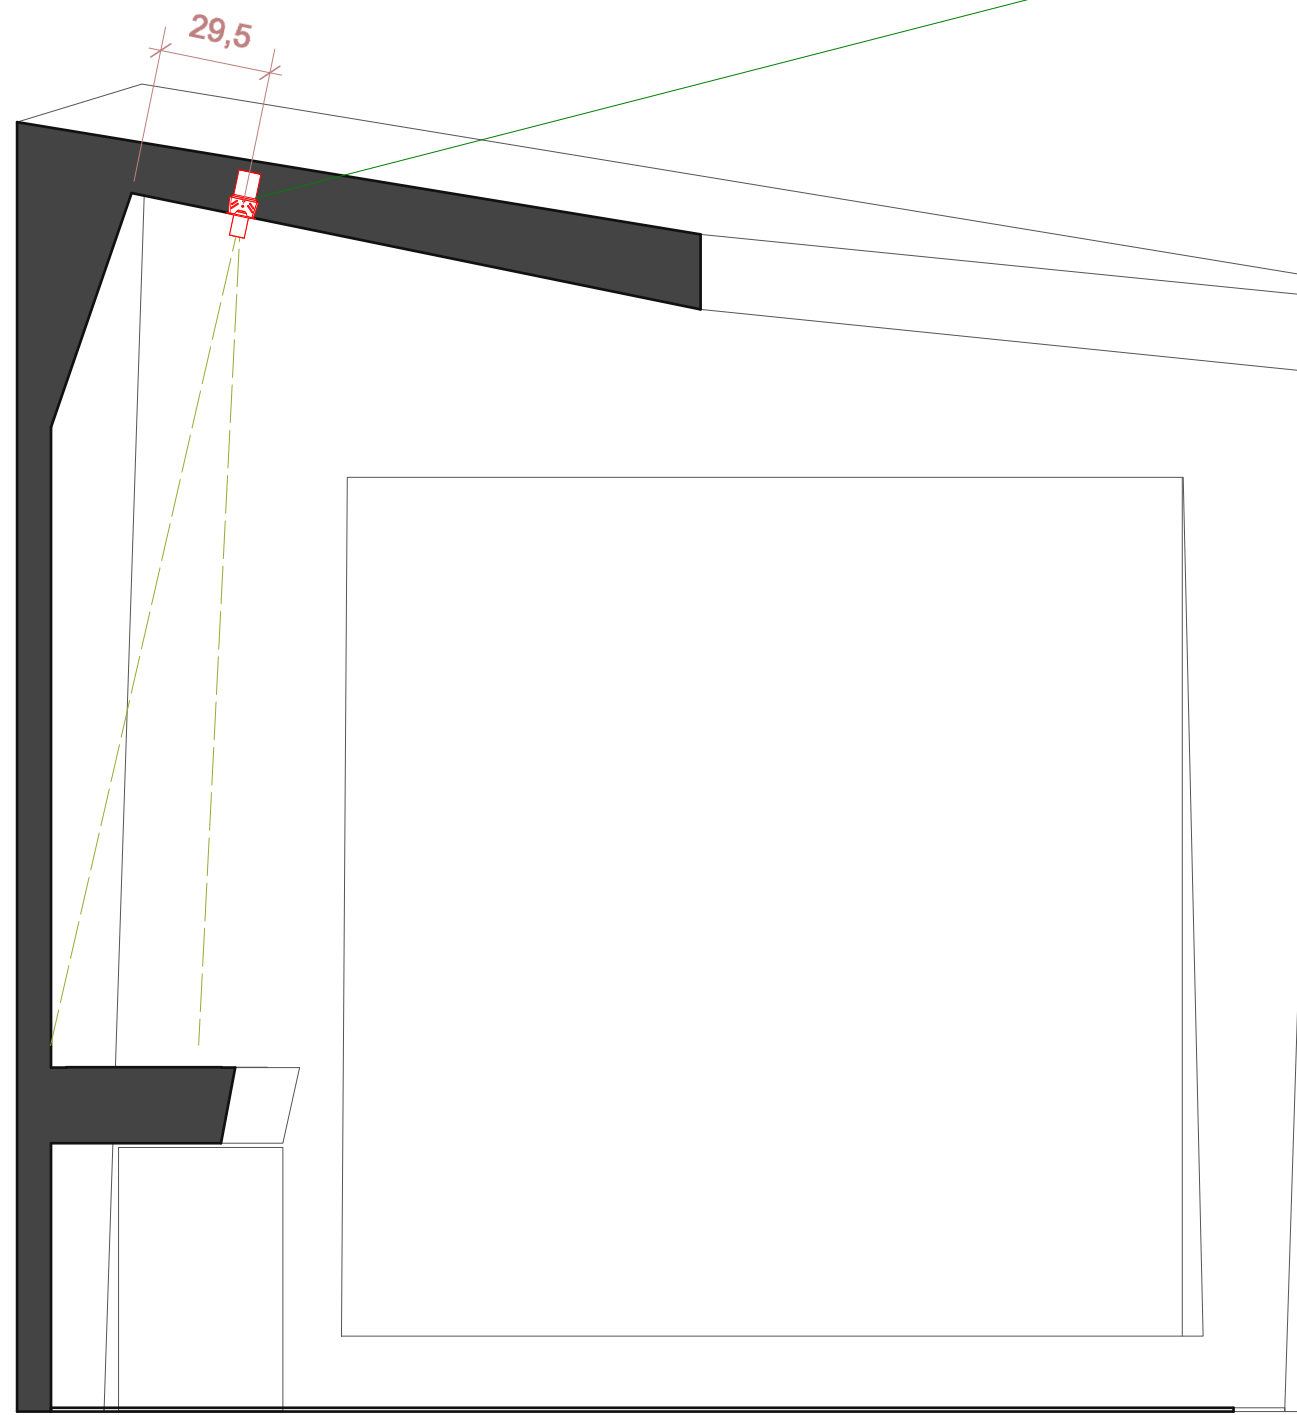


L3; versenkbarer Einbaustrahler; 10°
Ausstrahlwinkel; 6W;
Dimmung amTrafo; schwarz; 3000K

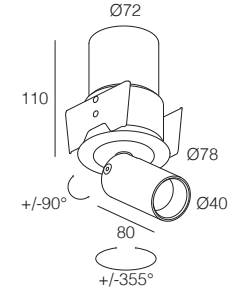

Leuchtenlegende


Pos.-Nr.	Symbol	Beschreibung
L3		versenkbarer Einbaustrahler; 10°; 6W; Dimmung amTrafo; schwarz; 3000K, Deckenausschnitt ø72mm
VS_3.1		Strahler für NV Stromschiene; 12-24V; schwarz; Wabenraster; 20° Ausstrahlwinkel; dimmen an Leuchte; 6W
V14		drehbares Lichtrohr; 24V; schwarz; einstellbares Weißlicht; 16W/m; Bluetooth dim; opale Abdeckung
S_NV		Niedervolt Stromschiene 12-24V, schwarz

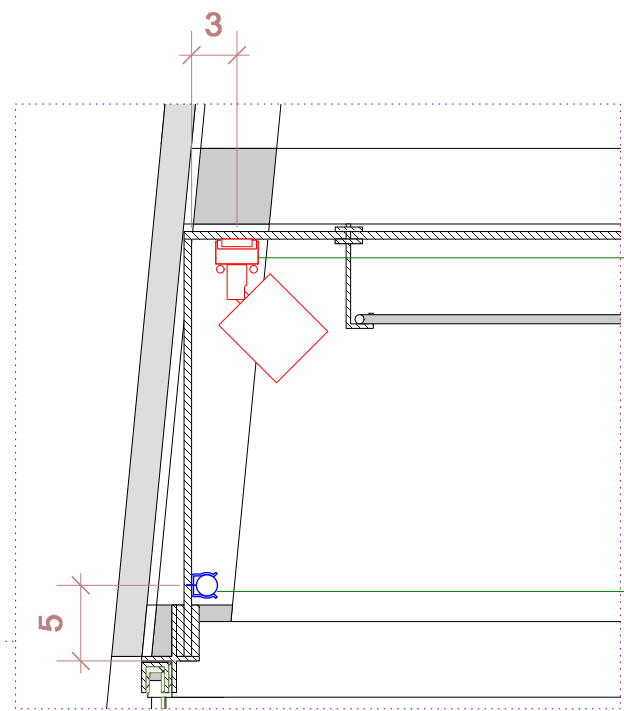

S_NV mit VS_3.1
S_NV Niedervoltstromschiene; schwarz; Länge= 2,0m
VS_3.1 Miniaturstrahler; schwarz; Wabenraster; 20°
Ausstrahlwinkel; dimmen an Leuchte; 6W
- Montage S_NV: Schraubbefestigung mit Senkkopfschraube

V14; drehbares Lichtrohr, 2700 - 5700K einstellbares
Weißlicht, 16W/m; Casambi dim auf Kanal 1/2, opale
Abdeckung
- Montage V14: Schraubbefestigung metallischer
Klemmhalter an Holzwerkstoff mit Senkkopfschraube

ZOOM
M 1:5

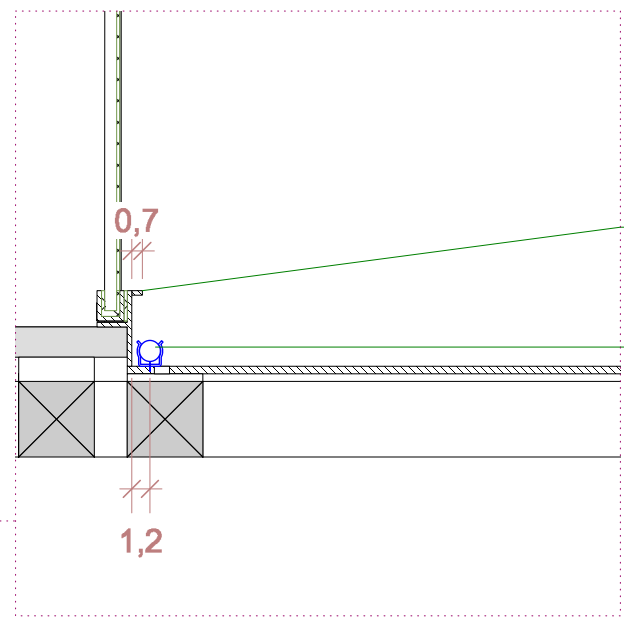

Blende als Sichtschutz vor V14;
Breite 7cm

V14; drehbares Lichtrohr, 2700 - 5700K
einstellbares Weißlicht, 16W/m; Casambi dim auf
Kanal 3/4, opale Abdeckung
- Montage V14: Schraubbefestigung metallischer
Klemmhalter an Holzwerkstoff mit
Senkkopfschraube

ZOOM
M 1:5

Kürzel LEIZA	Projektnummer 21031	Planungsphase 05 Ausführungsplanung
Projekt Leibniz-Zentrum für Archäologie Mainz		
Planinhalt Detail integrierte Beleuchtung TF 4_40_01_AE-01-00 Waffenmatrix		
Bauherr / Auftraggeber LEIBNIZ-ZENTRUM FÜR ARCHÄOLOGIE Ludwig-Lindenschmit-Forum 1 55122 Mainz Deutschland	Architekt RALPH APPELBAUM ASSOCIATES Oranienstraße 183 10999 Berlin Deutschland T: +49 30 983 21 699 0 E: contact@ralph-ae.com	
BELZNER HOLMES LIGHT-DESIGN Charlottenstr. 29/31 70182 Stuttgart Deutschland T: +49 711 34 24 48 10 F: +49 711 34 24 48 24 light@light-design.com	Datum 29.11.2024	Maßstab 1:20,1:5
	Format A1	gezeichnet MT
	Datell LEIZA_L_DE_02_40_V1_02_01	
	Planner	
Projekt Phase Gewerk Bauteil Nummer		