
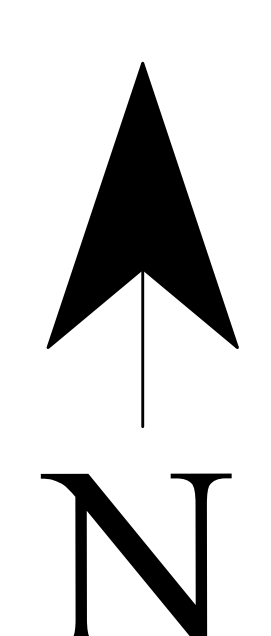


M50
2

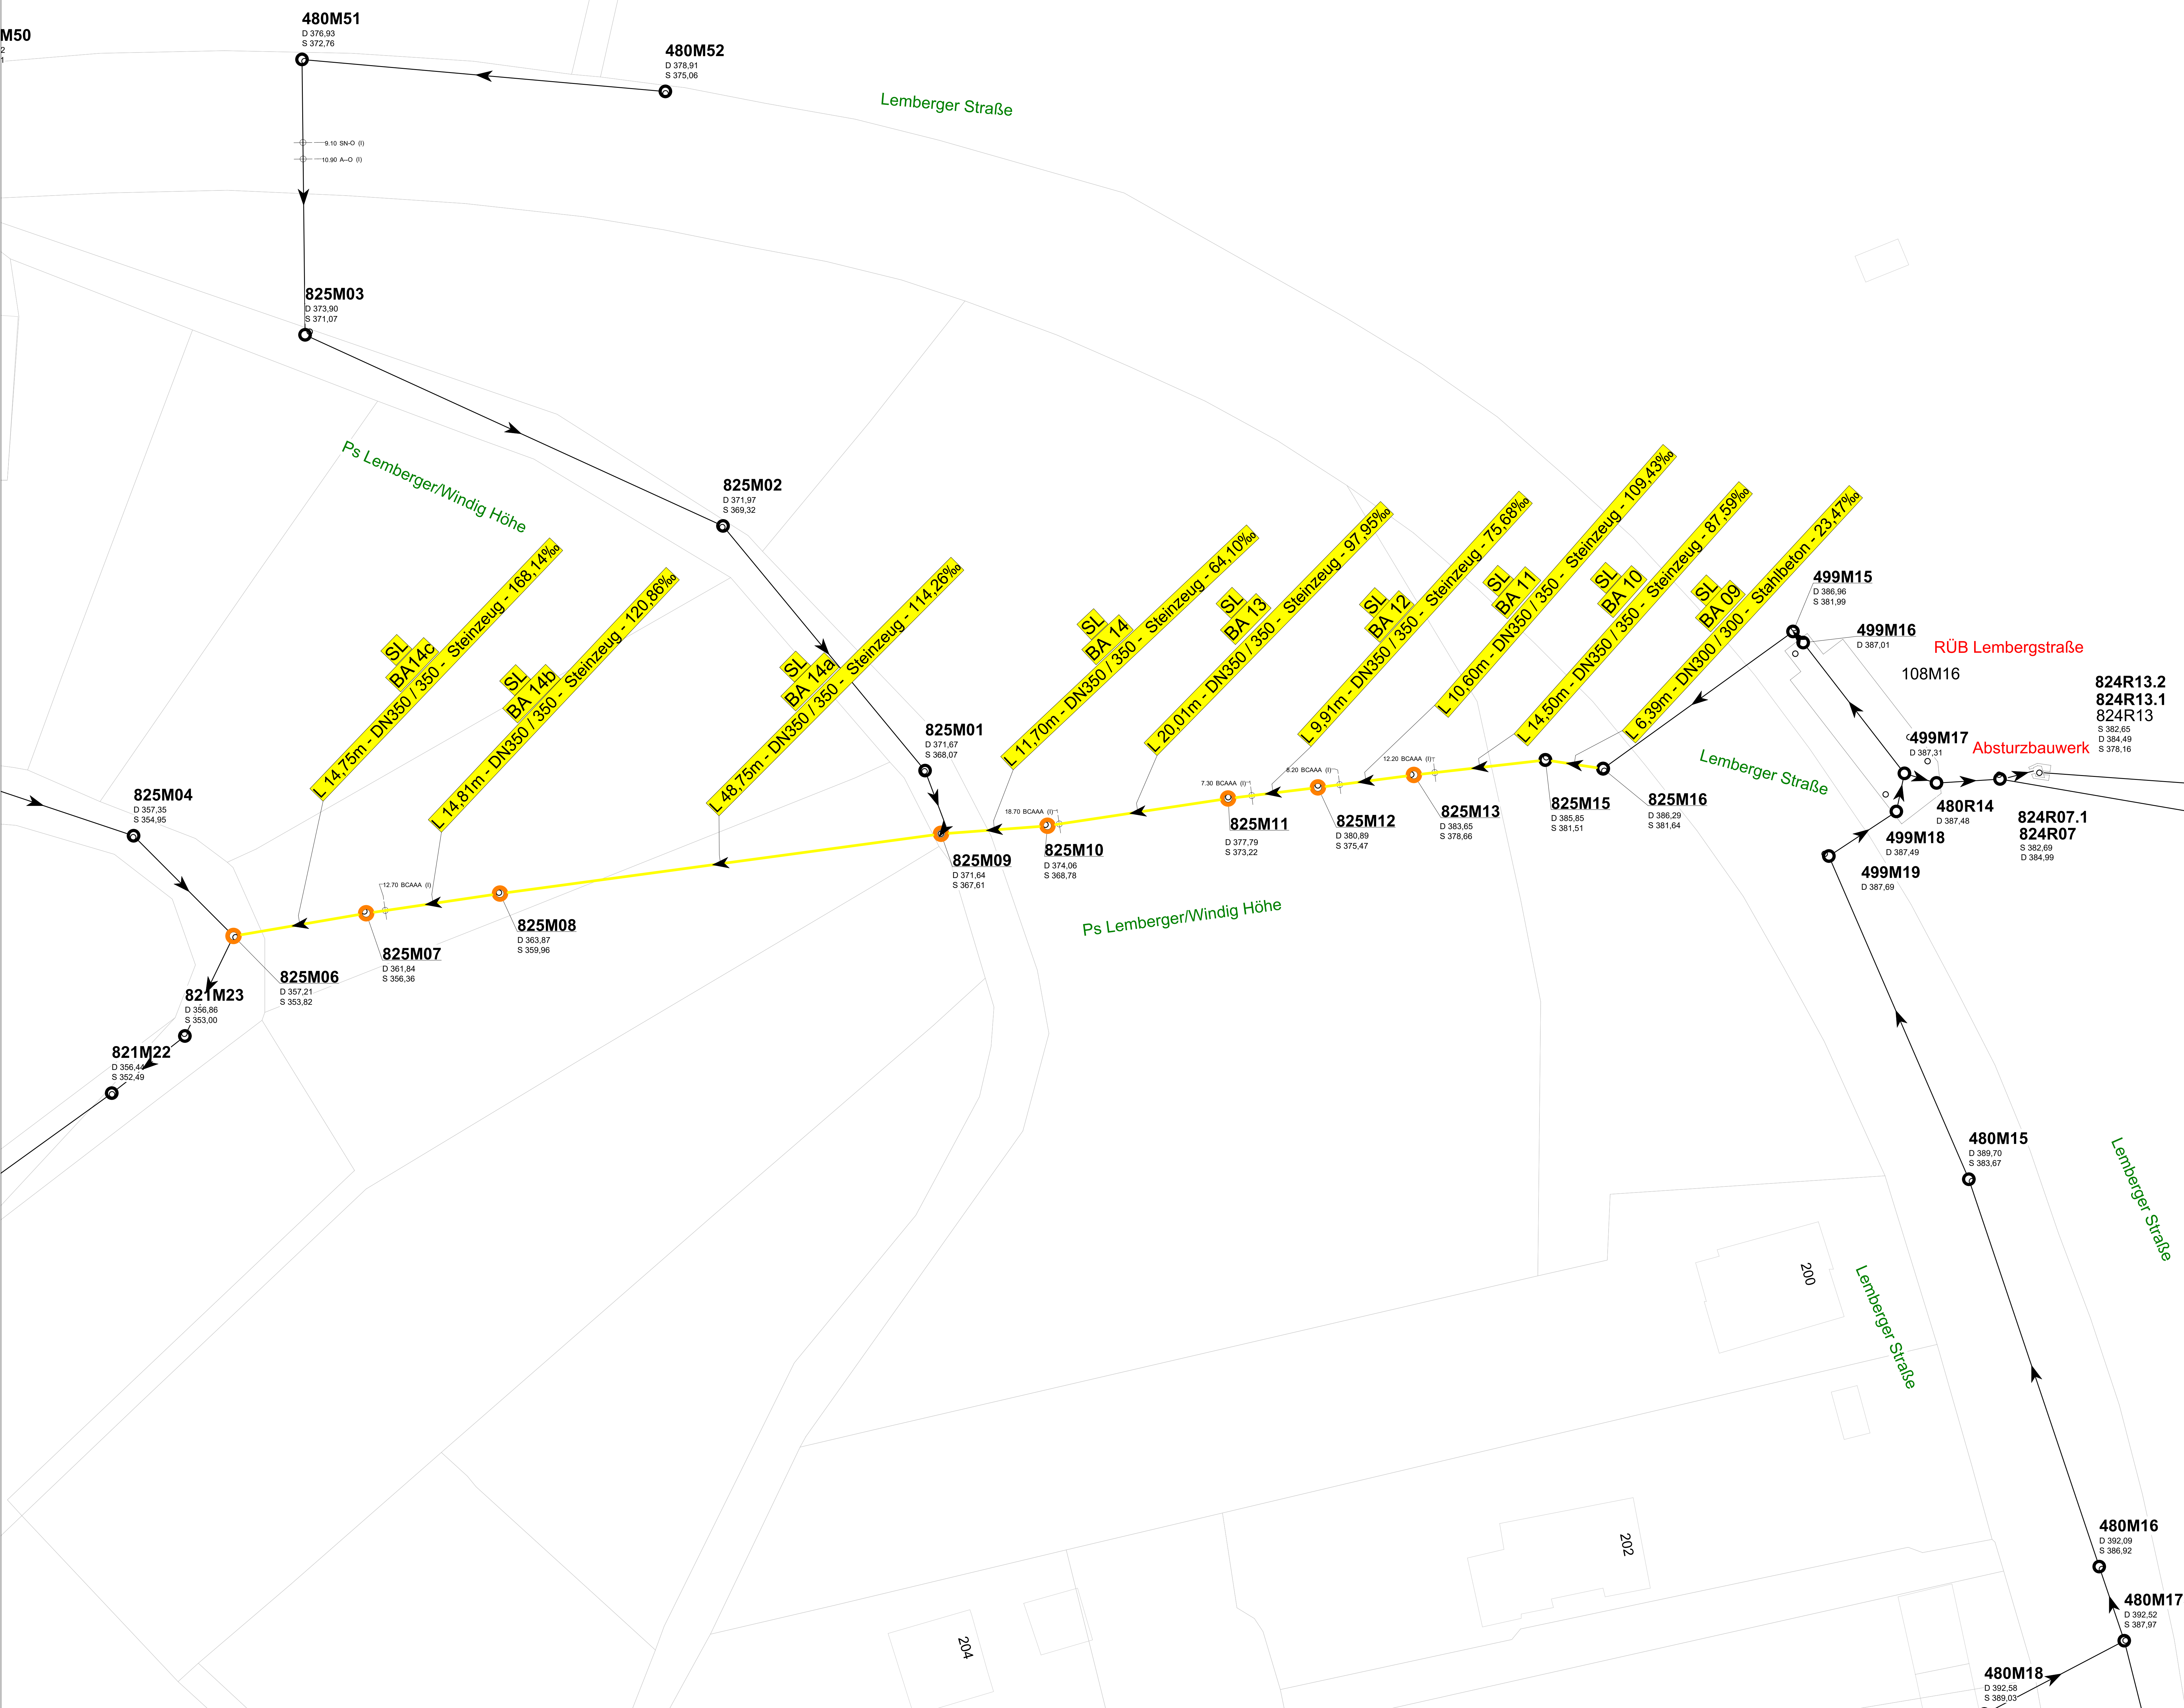

BA 09

SL

Bauabschnittsnummer

Schlauchliner (Renovation)

Schacht mit Sanierungsbedarf

nicht Bestandteil dieser Planung

NUR ZU AUSSCHREIBUNGSZWECKEN

Index	Änderungen	Gezeichnet	Datum	Geprüft

Stadt Pirmasens
Stadtverwaltung
Abfallentsorgungsbetrieb

Projekt:

Kanalsanierungspaket 11
Lemberger Str. / Windig Höhe

Aufgestellt:
Pirmasens, den

Dipl.-Ing. Roman Lill
Planverfasser

Anlage 03
Blatt Nr. 1/1
Reg. Nr. 26005

Datum
Zeichen

Bearb. Juli 2026
Gez. Juli 2026
Gepr. Juli 2026

Maßstab: 1 : 250

Plan :
Lageplan