


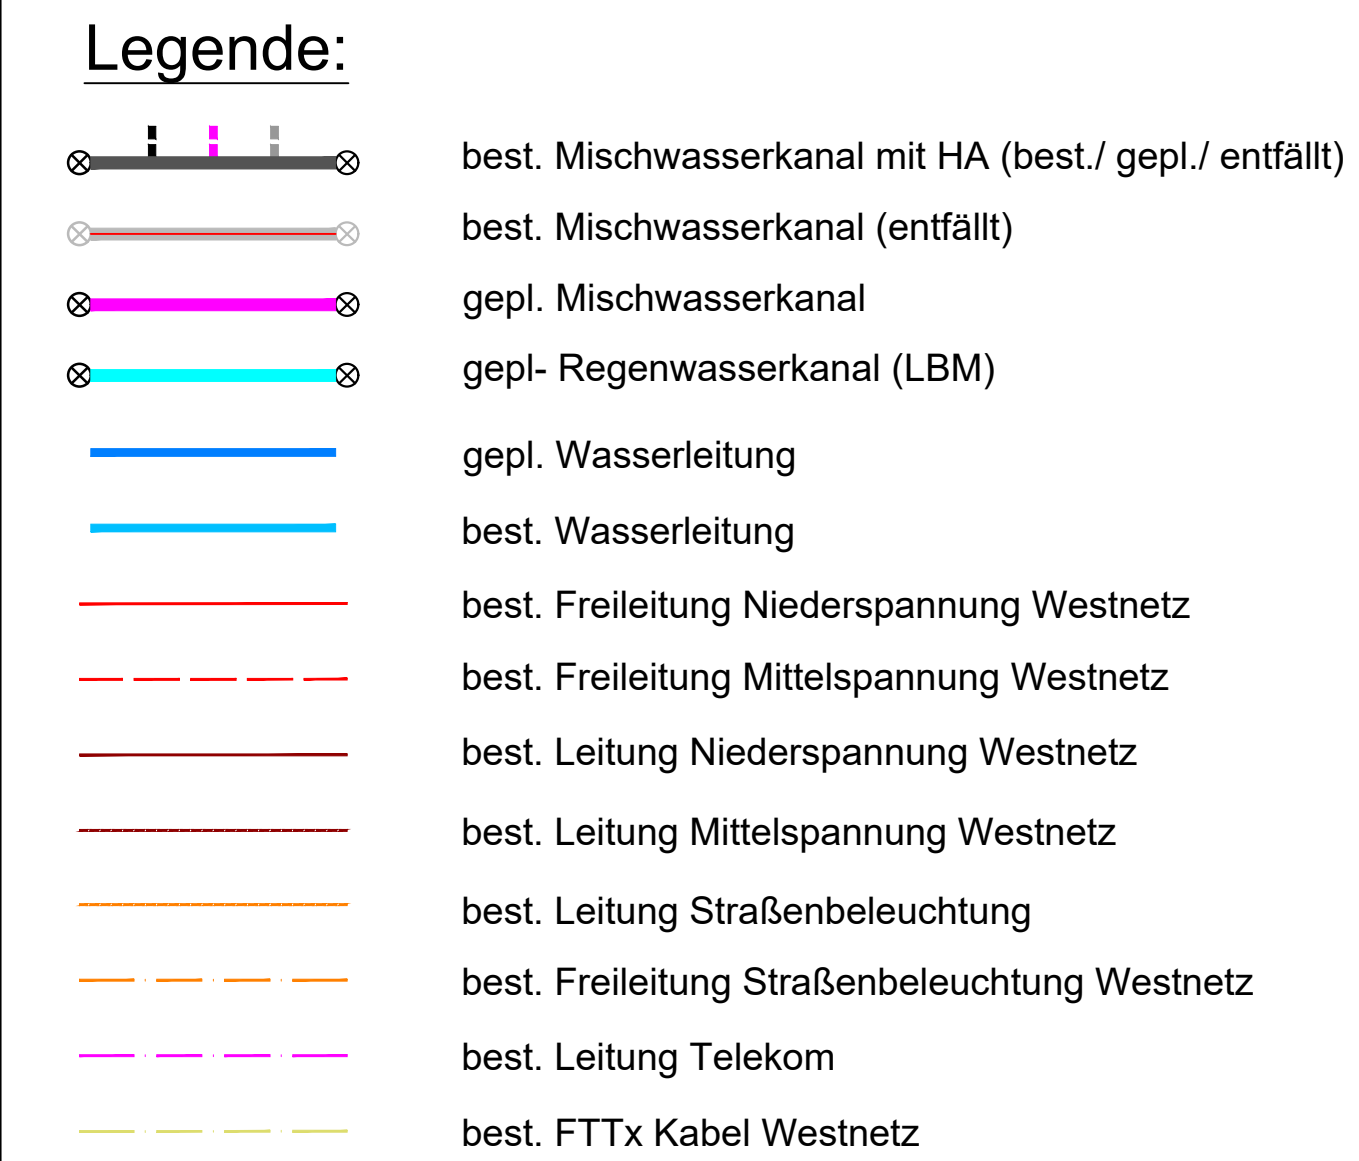

Der Auftraggeber	Bauherr  VERBANDSGEMEINDEWERKE SAARBURG-KELL Eigenbetrieb der Verbandsgemeinde Saarb.-Kell Betriebszweig Wasserversorgung - Abwasserbeseitigung
Saarburg, den	

Projekt **Sanierung/Erneuerung der Ver- und Entsorgungsleitungen
im Zuge des Kreisstraßenausbaus der Biebelhausener Straße,
K 131 in der Ortsgemeinde Ayl**

Lageplan 5

Kanalisation

Ausschreibung

	___Ausfertigung	
	Plan-Nr. 2.9	Plan-Index
	Maßstab 1:250	
