



Schnitt A-A

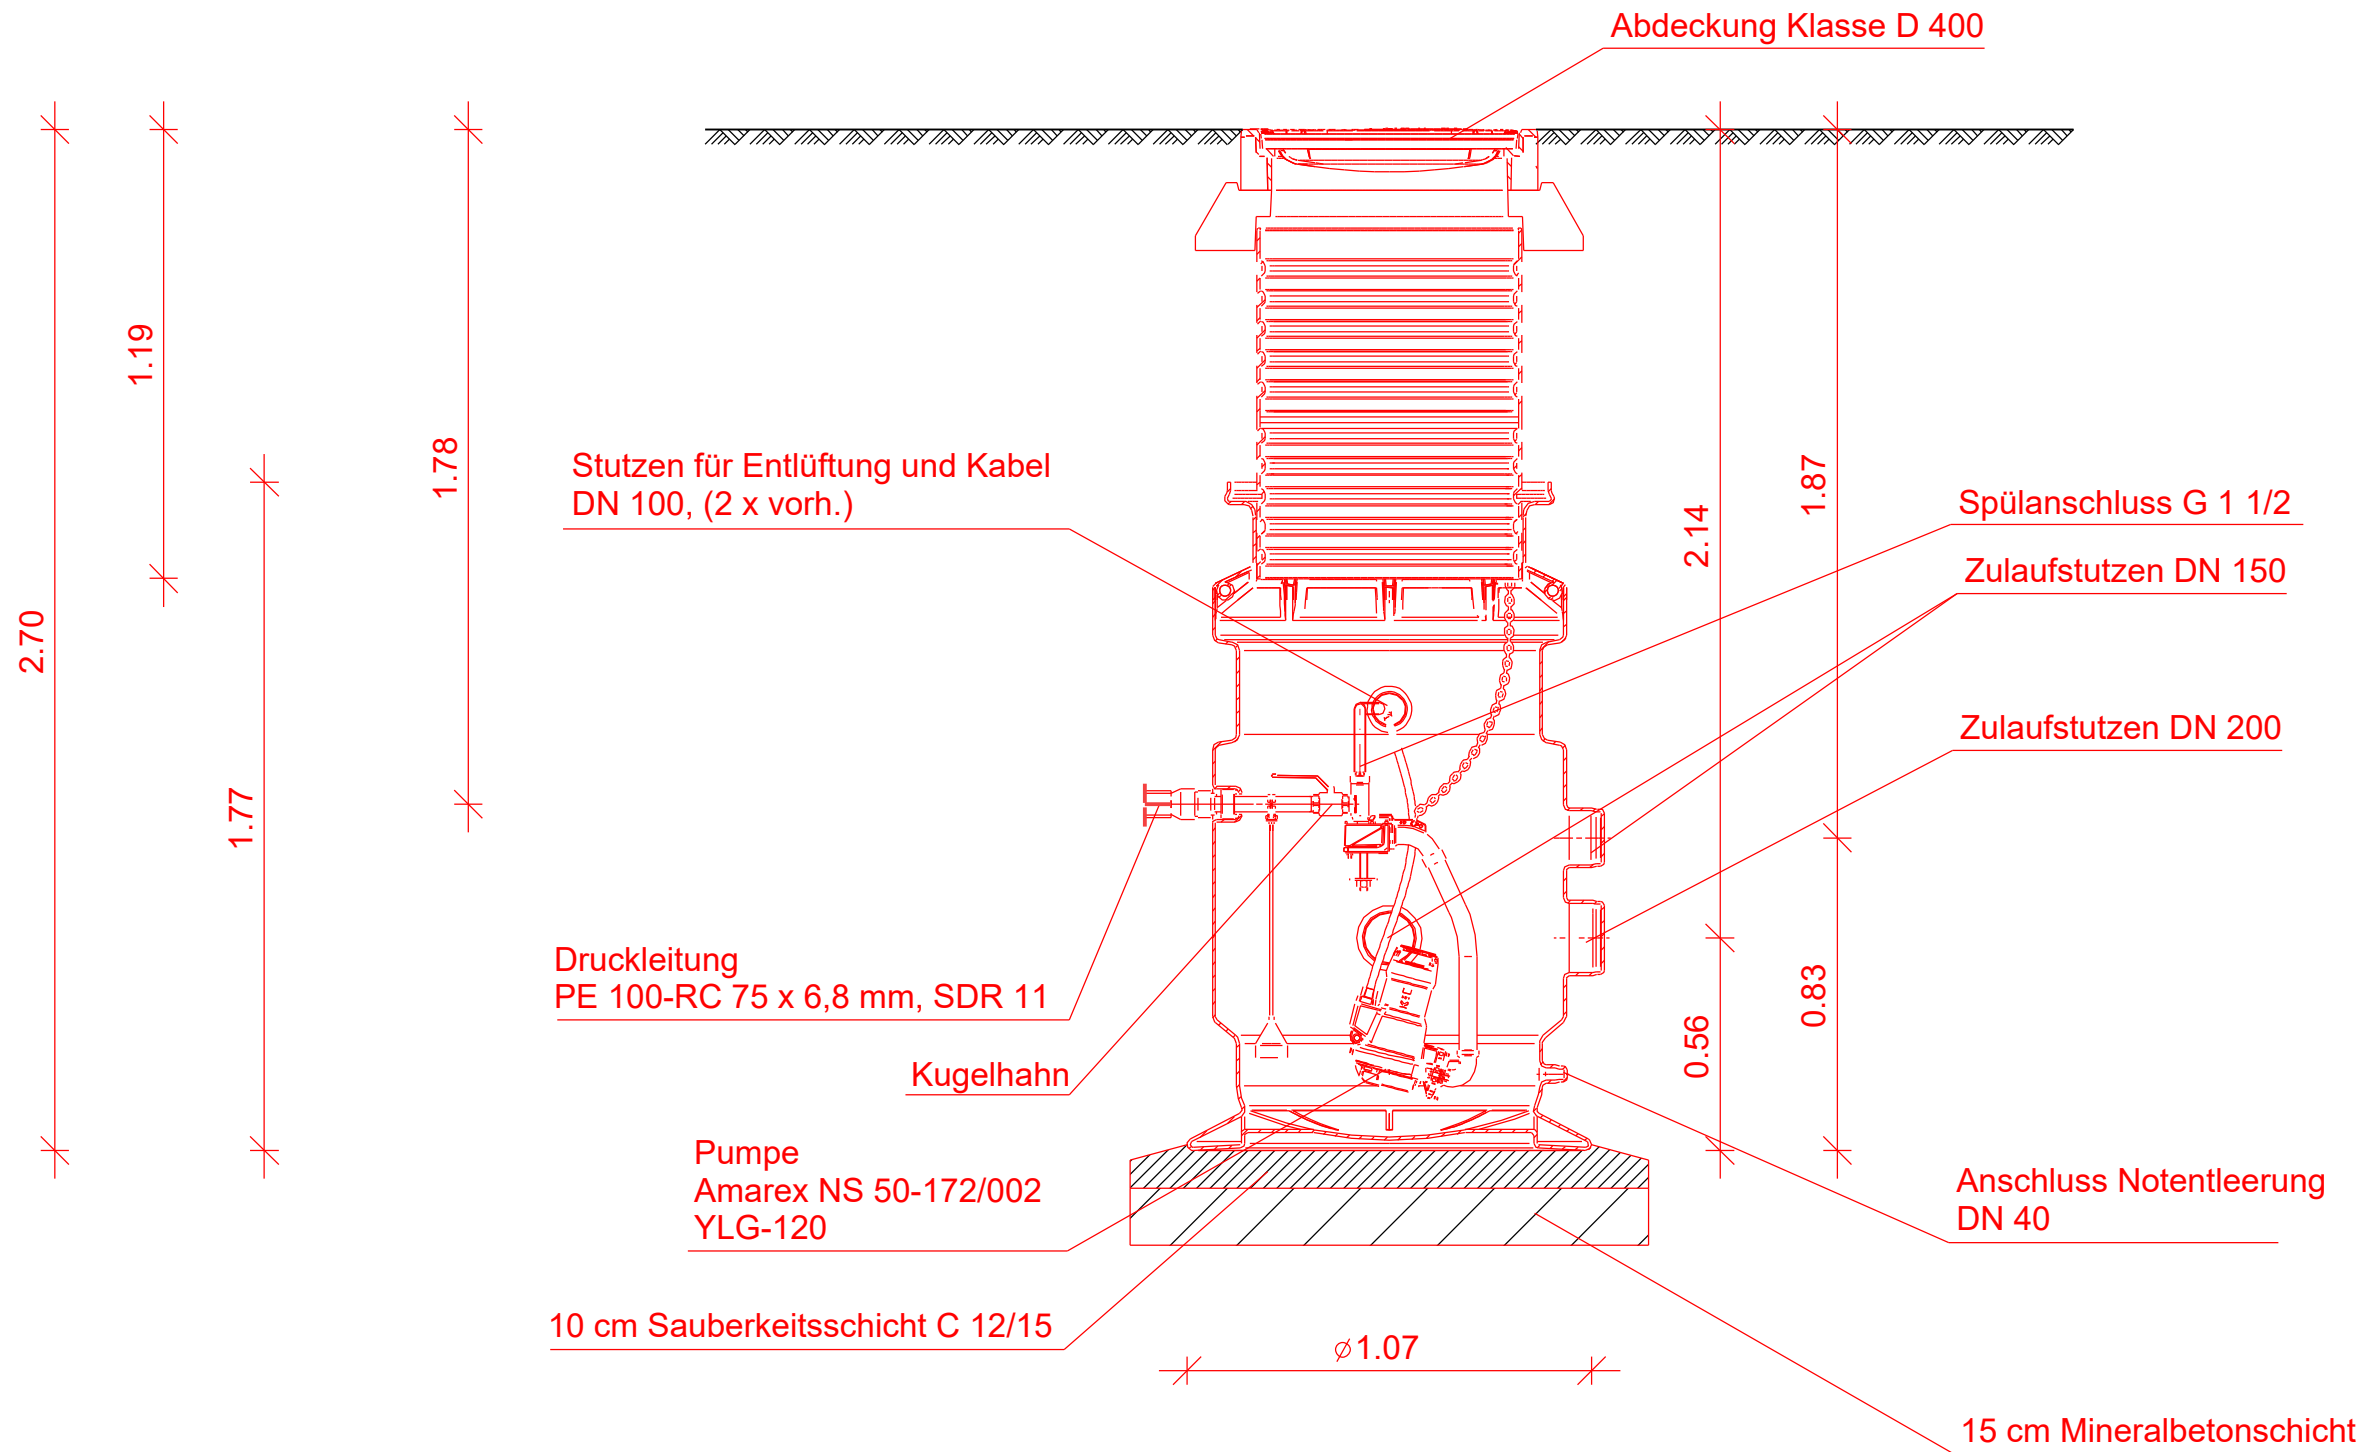

Grundriss

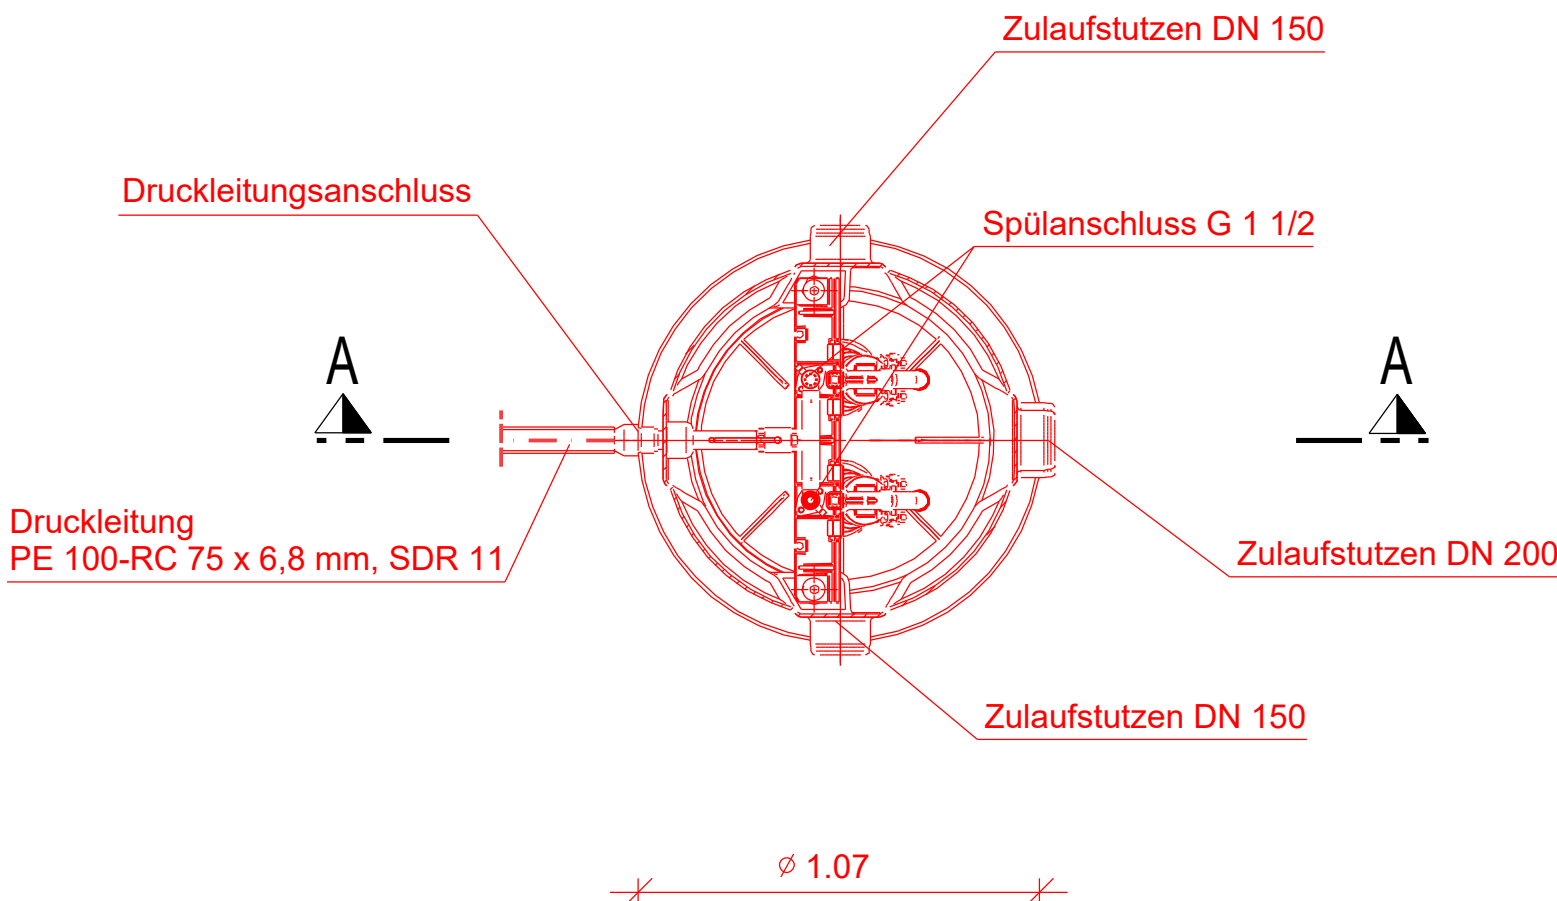

dient nur zur Kalkulation

Index	Bemerkung	geänd. am	Name	gepr. am	Name
Vorhaben:	Sanierung der Infrastruktur der Wohnsiedlung "Landsiedlung", OG Neuhofen	Anlage: -			
Vorhabenträger:	VG Rheinauen, Rathaus Waldsee FB 4 - Natürliche Lebensgrundlagen und Bauen	Plan-Nr.: 5.5			
Stadt:	Ludwigstr. 99, 67165 Waldsee	Projekt-Nr.: 100415			
Maßstab: 1 :25	Darst.: Systemskizze Hauspumpstation Grundriss und Schnitt A - A	aufg.			
	Planungsstand: Bauausführung	gez.	03.06.25	la	
		gepr.	04.06.25	bo	
Entwurfsverfasser:					
		ifa consult gmbh Landauer Straße 109 67434 Neustadt an der Weinstr. Telefon: 06321 - 91 81 0 Fax : 06321 - 91 81 71			
		Niederlassung Niedersachsen ifa consult gmbh Auf der Riehe 11 31555 Suthfeld / Riehe Telefon: 05723 - 79 80 245 Fax : 05723 - 79 80 245 Email: info@ifa-consult.de Homepage: ifa-consult.de			
Datum			Unterschrift Verfasser		
Datum			Unterschrift Vorhabenträger		