

440_450_460_E0_GR_P
1 : 50


Legenden:

TYP 1	LED Anbauleuchte rund Ø300mm, 1470lm, 100W	TYP 2	LED Anbauleuchte 1250mm, 2720lm, 220W
TYP 3	LED Einbauleuchte Ø125mm, 1302lm, 114W	TYP 4	LED Wand Anbauleuchte 2050mm, 8500lm, 64W
TYP 5	LED Anbauleuchte 1973, 3480lm, 371W	TYP 6	LED Einbauleuchte rund Ø400mm, 2010lm, 21W
TYP 7	LED Anbauleuchte Ø95mm, 2440lm, 20W	TYP 8	LED Einbauleuchte 600x70mm, 1377lm, 12W
TYP 9.1	LED Einbauleuchte quadratisch 602mm, 2090lm, 10W	TYP 9.2	LED Einbauleuchte quadratisch 602mm, 3717lm, 22W
TYP 9.3	LED Einbauleuchte quadratisch 602mm, 3977lm, 29W	TYP 9.4	LED Einbauleuchte quadratisch 602mm, 5943lm, 36W
TYP 10	LED Wandleuchte Fassade Ø80mm, 973lm, 9W	TYP 11	LED Anbauleuchte Ø105mm, 917lm, 9,5W

- Brandmeldezentrale
- Hauptverteilung
- Unterverteiler
- Sicherheitsbeleuchtung
- Zentrale
- Datenverteilung
- Anschluss 230V
- Anschluss 400V
- CEE-Steckdose 16A
- CEE-Steckdose 32A
- Steckdose x-fach
- Datendose RJ45 1-fach
- Datendose RJ45 2-fach
- Motorsteuereinheit
- PV - Modul
- Anschluss 230V
- Anschluss 400V
- CEE Steckdose UP
- CEE Steckdose AP
- Motor
- Anschluss Potentialschleif
- Steckdose x-fach
- Steckdose x-fach AP
- Steckdose 1-fach
- Kindersicherung
- Steckdose 1-fach AP
- Kindersicherung
- Steckdose x-fach mit Kippdeckel
- Verteilerdose
- Potentialschleifschiene
- Präsenzmelder mit Akustik- und Tageslichtsensor
- Jalousieaster
- Lichtschalter
- Einbauschalter AP
- Serienschalter (dimmbar)
- Dimmter
- Taster
- Zwischendeckelmelder
- optischer Rauchmelder
- Wärmemelder
- Feuerwehr Informations Zentrale
- Druckpumpen
- RWA Zentrale
- Sirene
- Feuerwehrlöschekasten
- Blitzleuchte
- Türöffner
- Abstellaster
- Zugaster
- Zimmerleuchte
- Retungswegleuchte Würfel
- Retungswegleuchte Decke
- Retungswegleuchte Wand
- Sicherheitsleuchte Decke
- Sicherheitsleuchte Wand

Hinweise:
- Alle Leitungen müssen mit Dämmung gem. DIN und GEG ausgeführt werden.
- Rettungszeichenleuchten müssen auf 2,50m abgependelt werden.

10	Anpassung Installation an Leerrohrplanung	Nein	06.06.2020
9	Nummern für Sicherheitsbeleuchtung und BMA angepasst	Nein	02.04.2020
8	Anpassung und Ergänzung nach früher Abstemung	Nein	21.04.2020
7	Anpassung Installation / Ergänzung Stromkreise	Nein	15.04.2020
10	Zur der Änderung	Gesamt	06.06.2020

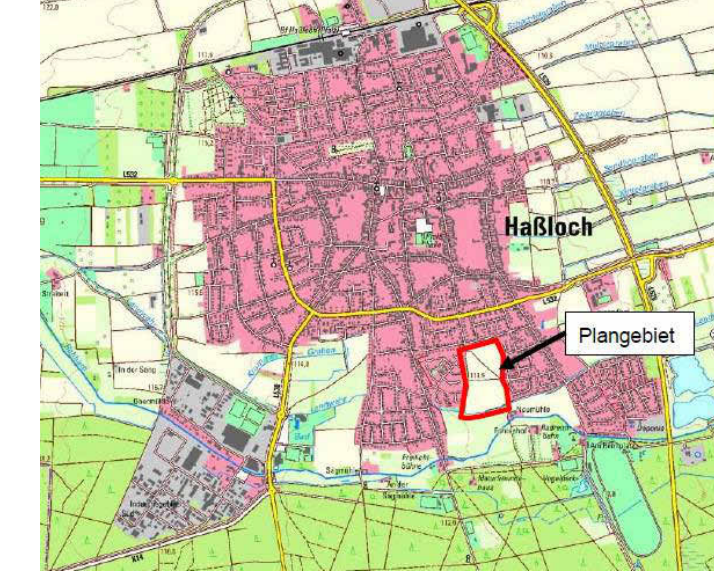

Bauvorhaben/VG Haßloch Neubau Kita
Müller-Thurgau-Straße
67454 Haßloch
Bauherr: Gemeindeverwaltung Haßloch
Rathausplatz 1
67454 Haßloch
Architekt:

Benennung: Grundriss
Erdgeschoss
Elektro

Projektnummer: 2317	Zeichnungsnummer: H2317-LP5-
Projektphase: ps	
Maßstab: 1:50	440_450_460-E0-5001-10