




1 440_450_460_E0_GR_P_LR
1 : 50

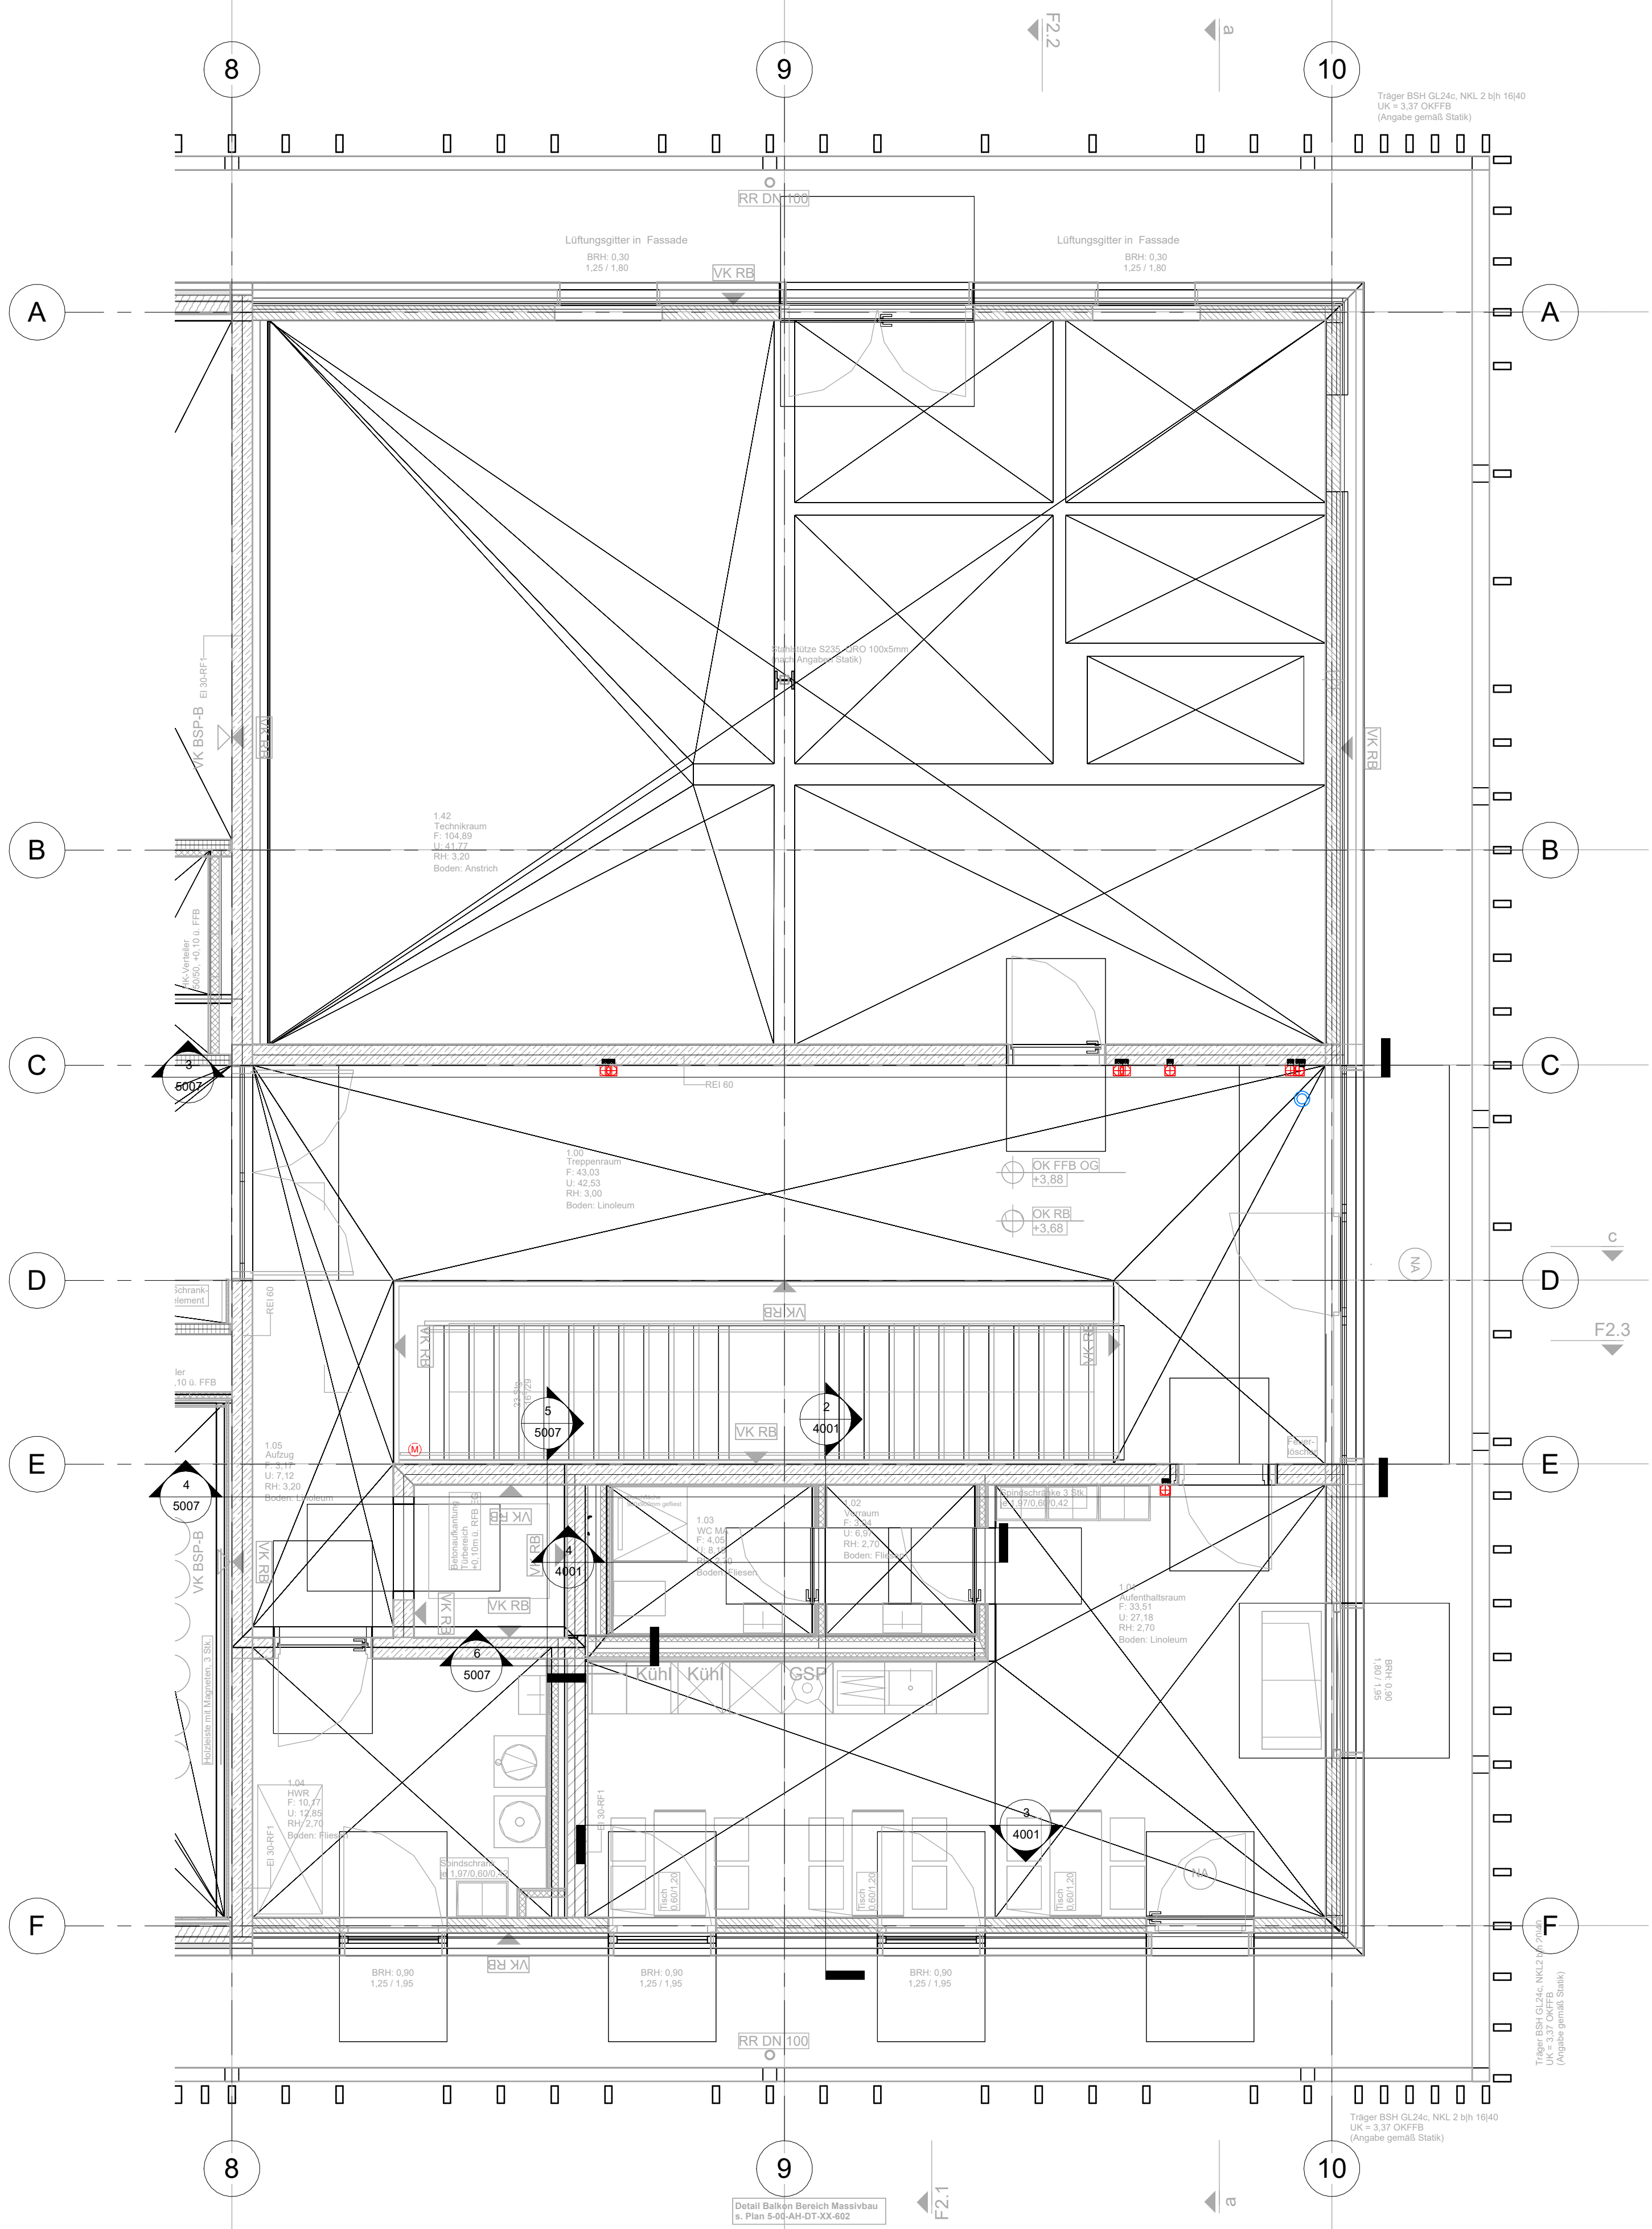


2 440_450_460_E1_GR_P_LR
1 : 50

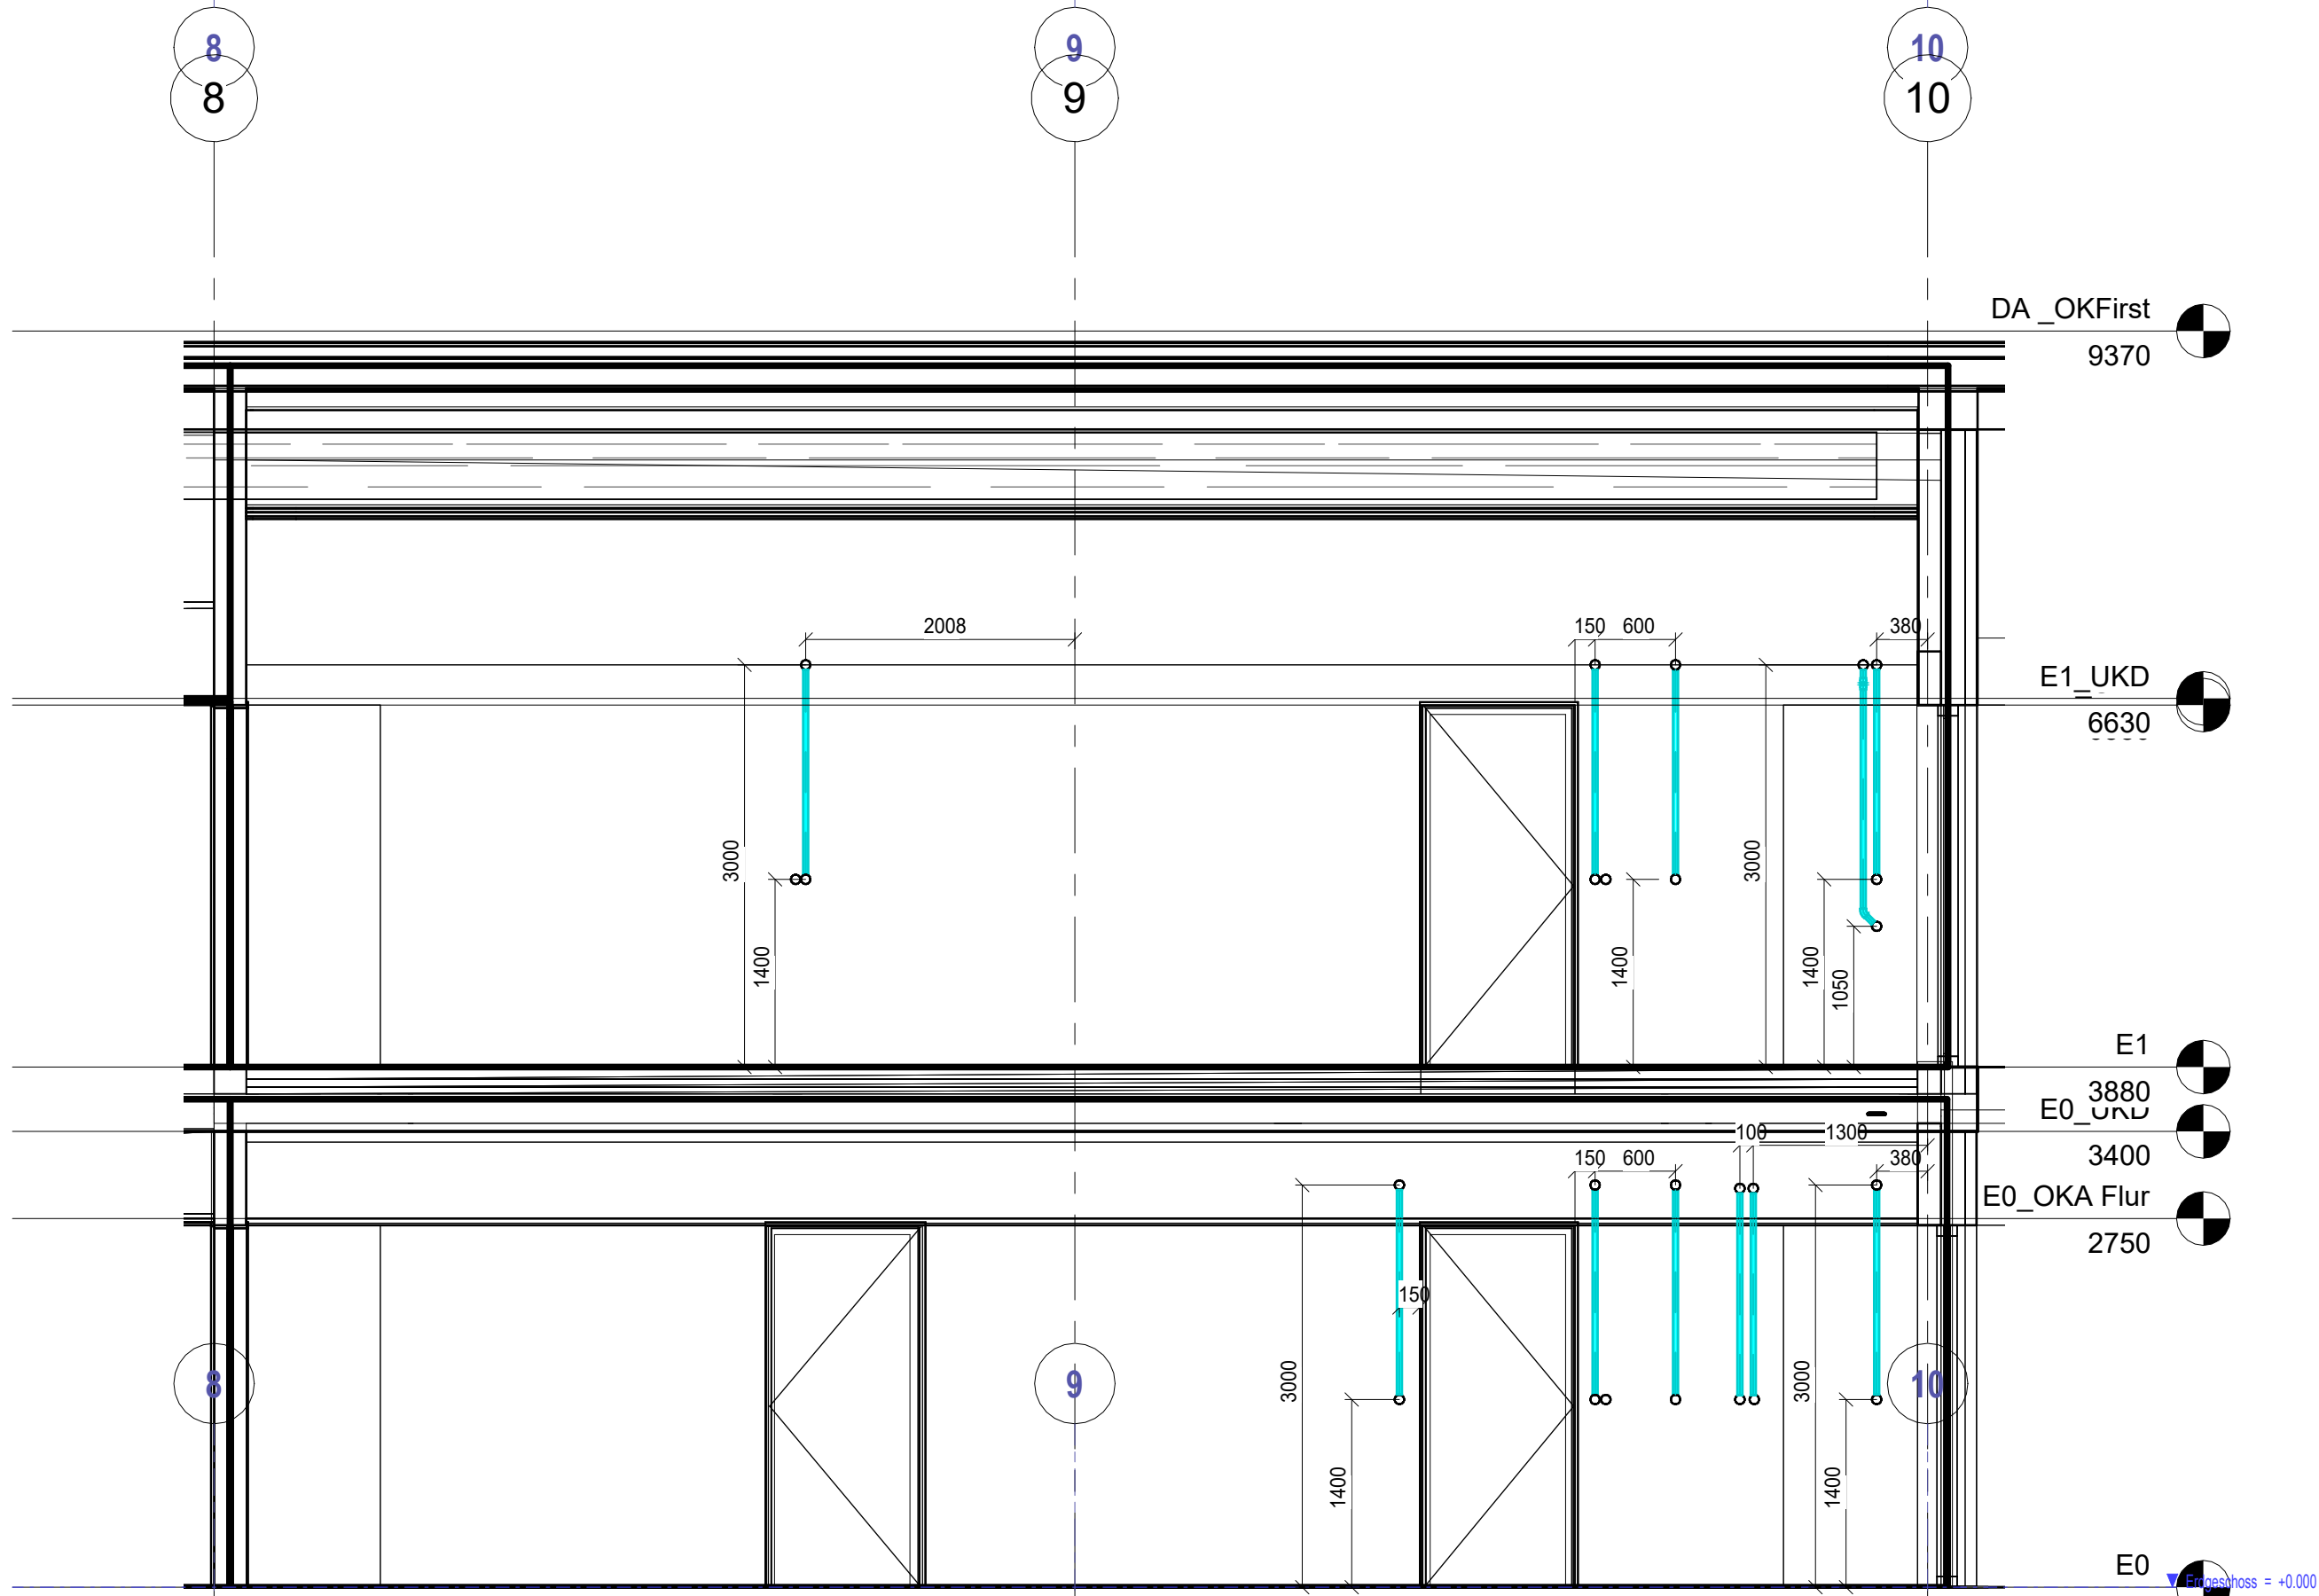


3 440_SN_Achse C von Flur
1 : 50

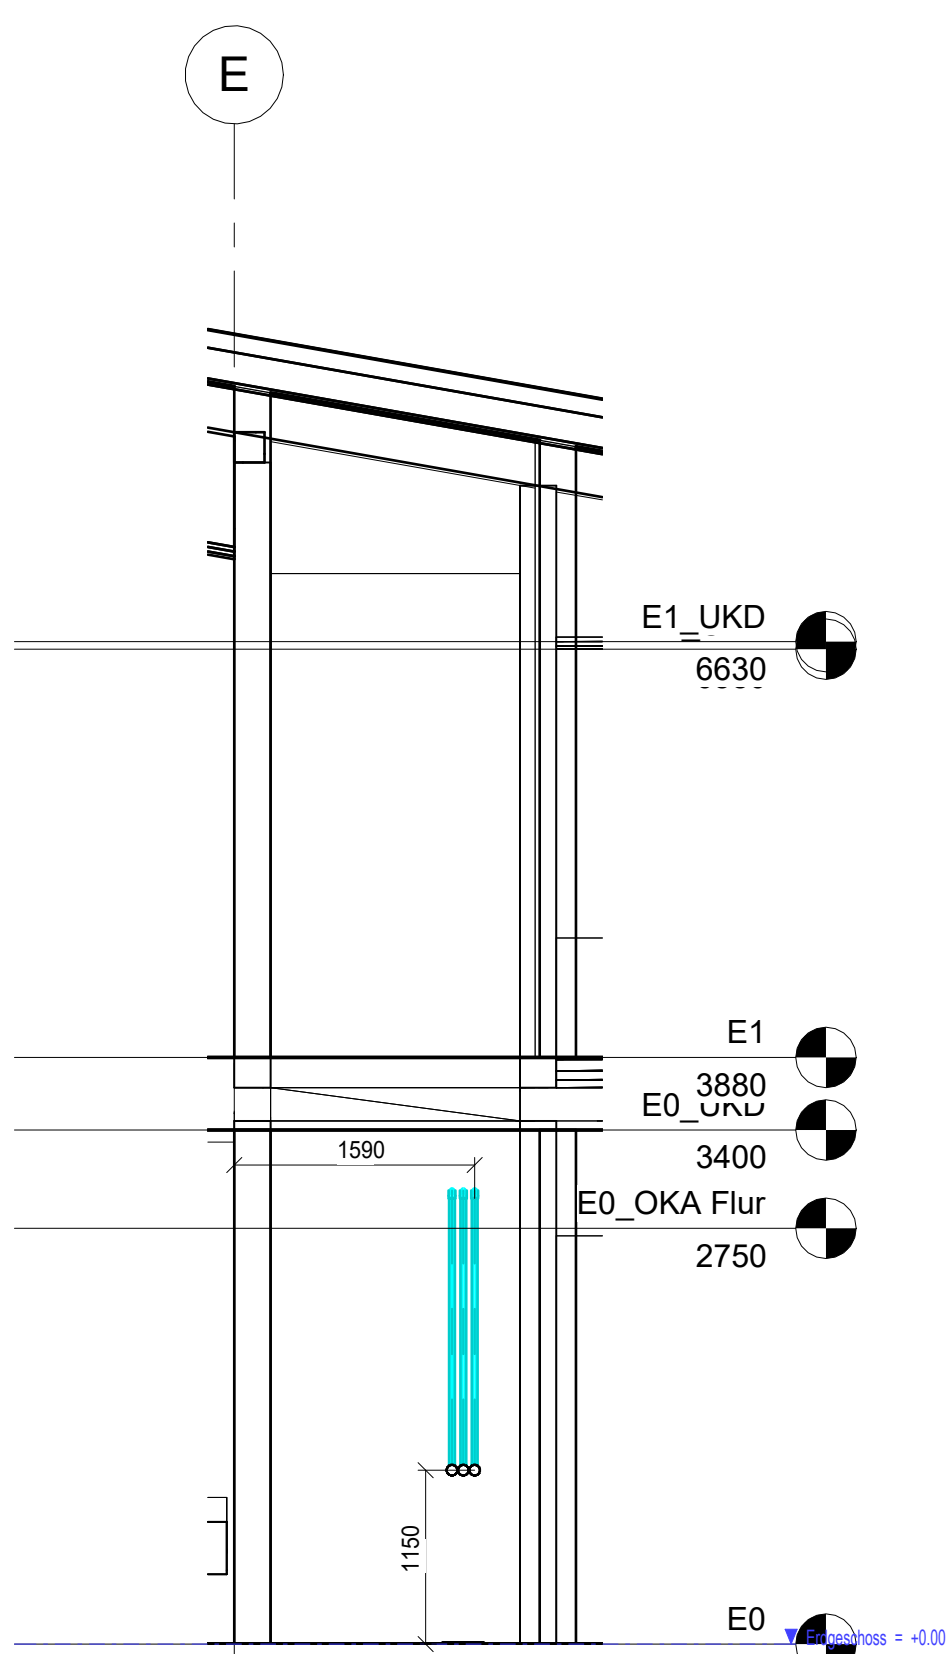

5 440_SN_Achse 8/9 von Aufzug
1 : 50

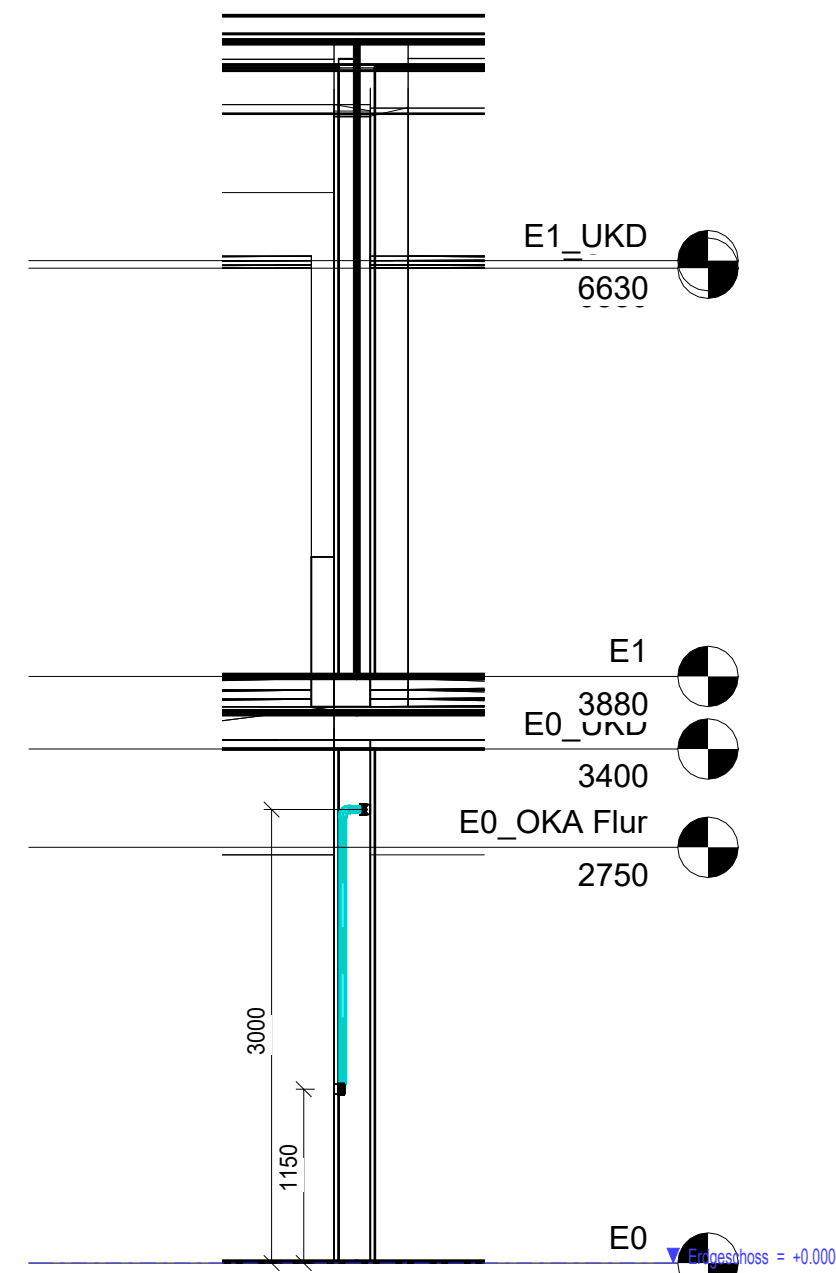

6 440_SN_Achse E von Technik ELT
1 : 50

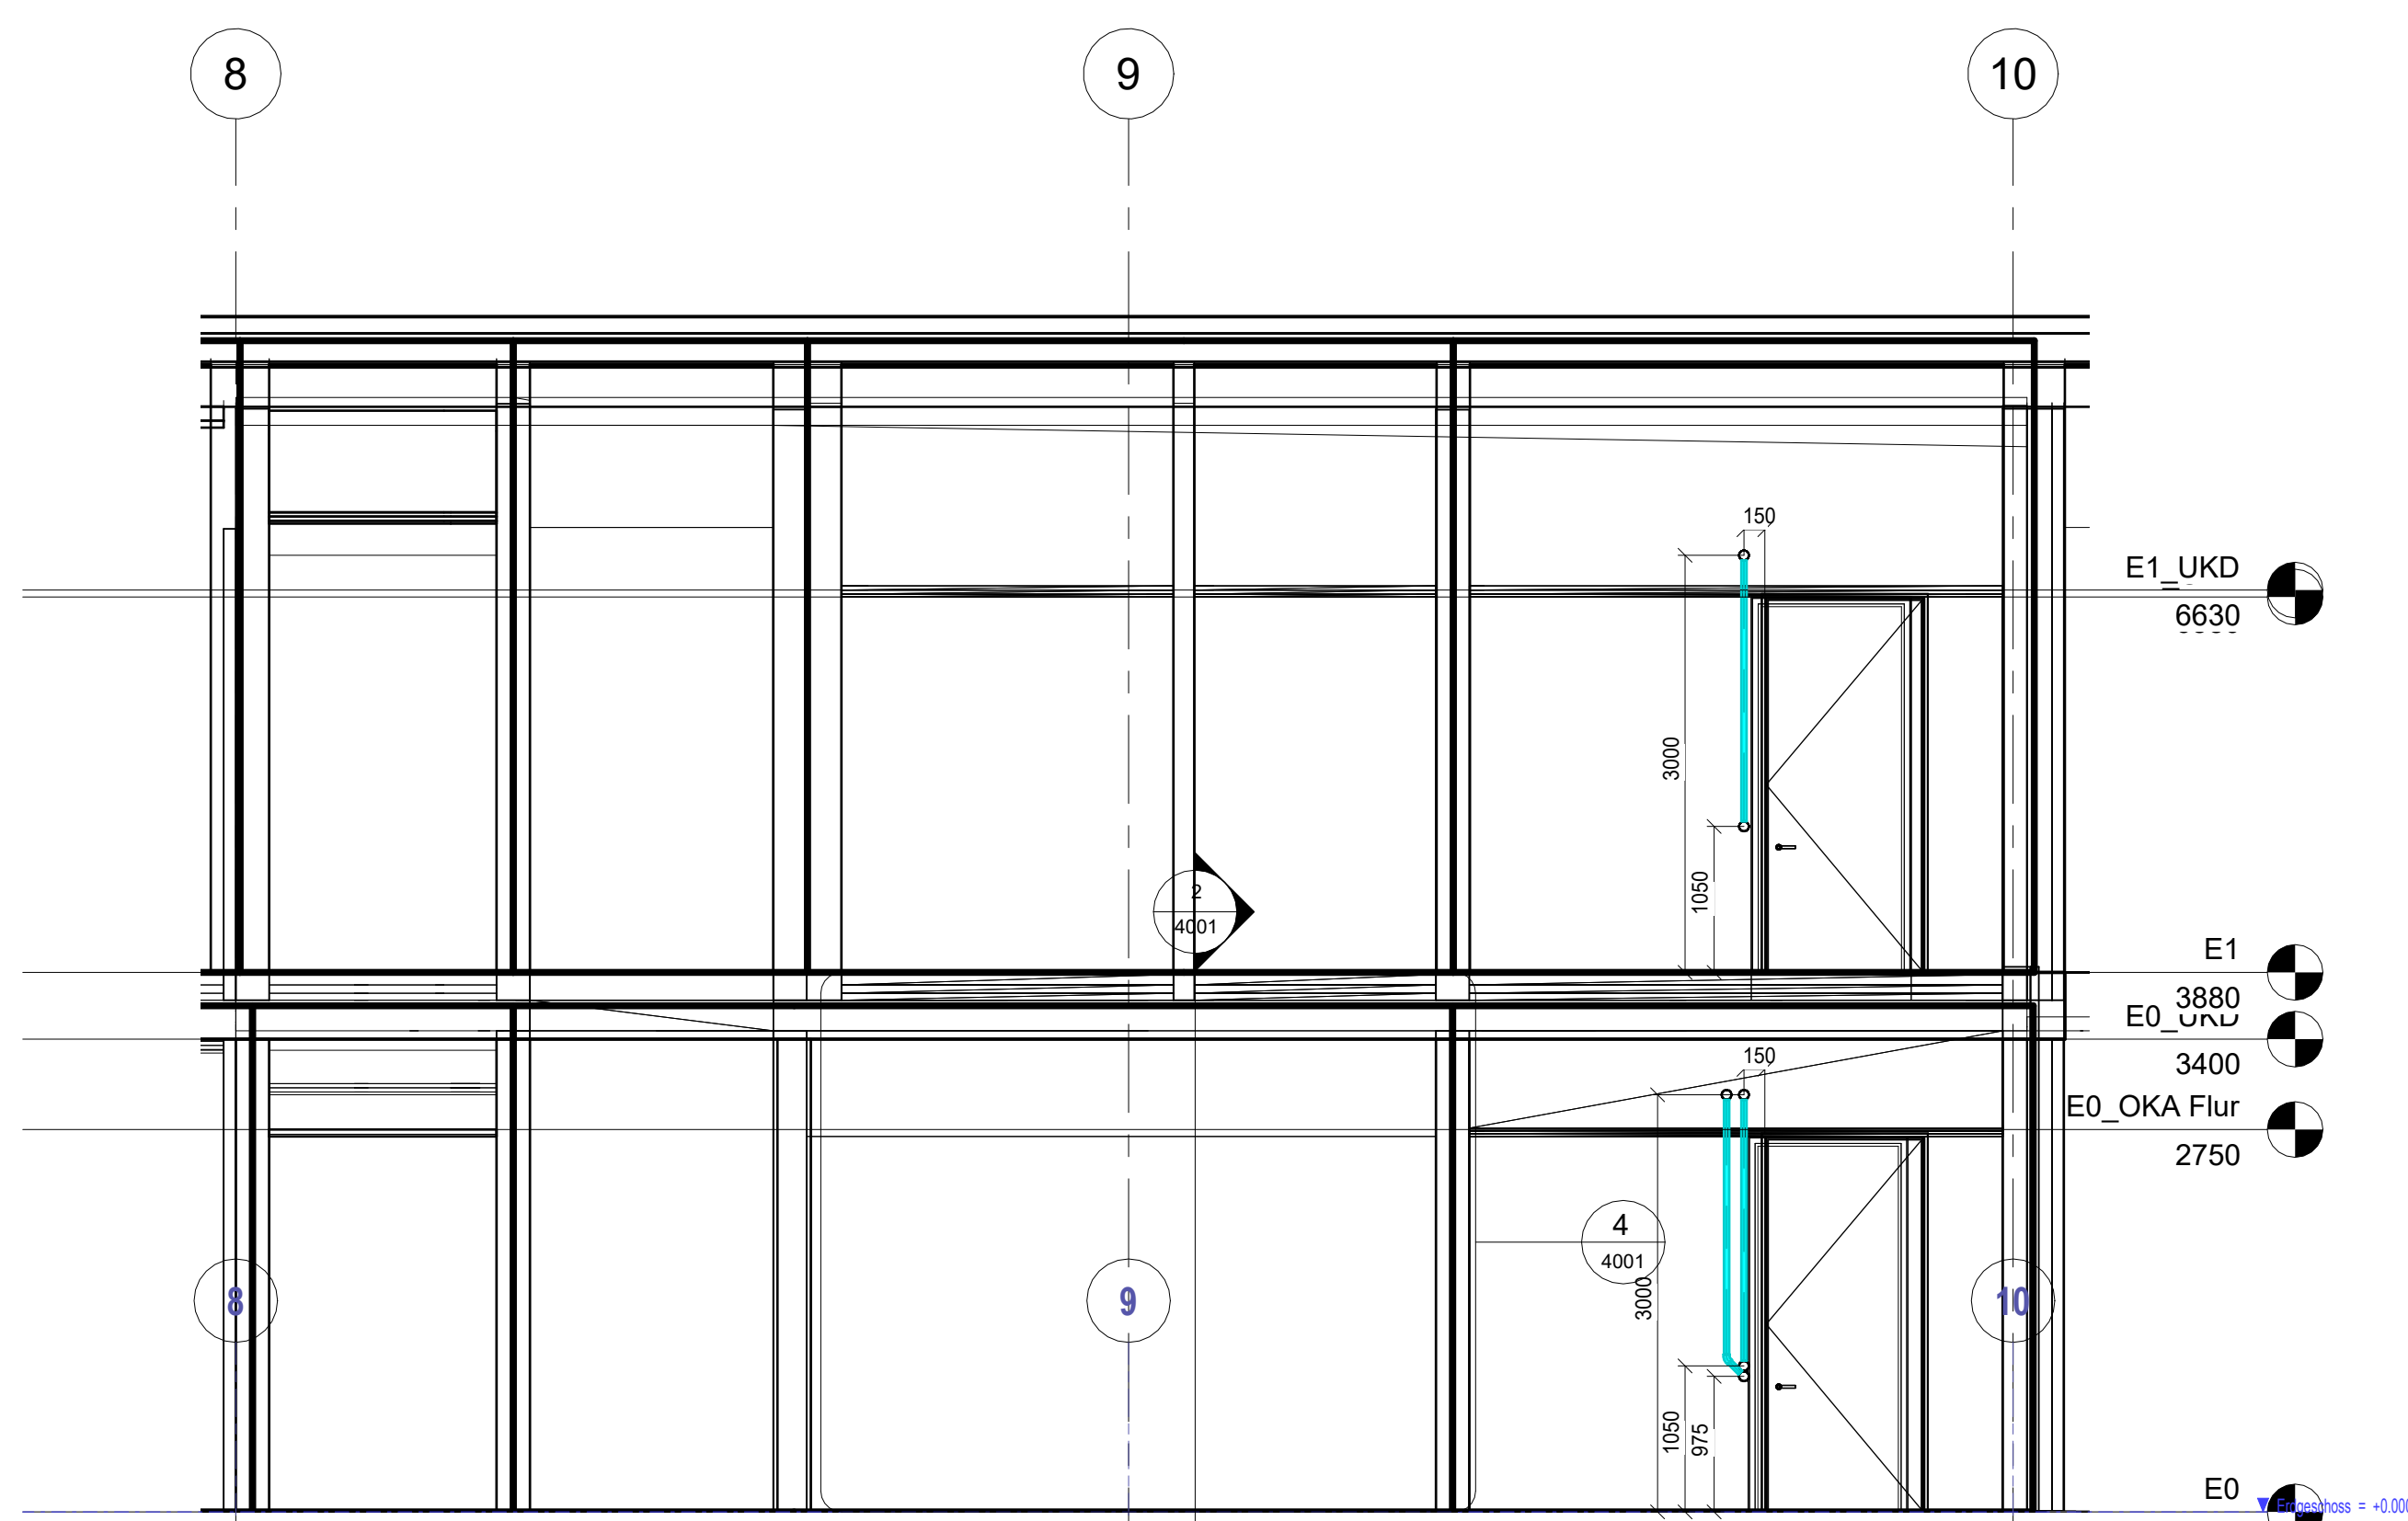


4 440_SN_Achse D/E von Leitungsbüro
1 : 50

Alle Leerrohre DN32

Hinweise:
- Alle Leitungen müssen mit Dämmung gem. DIN und GEG ausgeführt werden.

1	Anpassung und Ergänzung Leerrohre	iko	06.05.2028
2	Planerstellung	heli	17.09.2025
3	Adt der Änderung	Geschnit	Gespröht

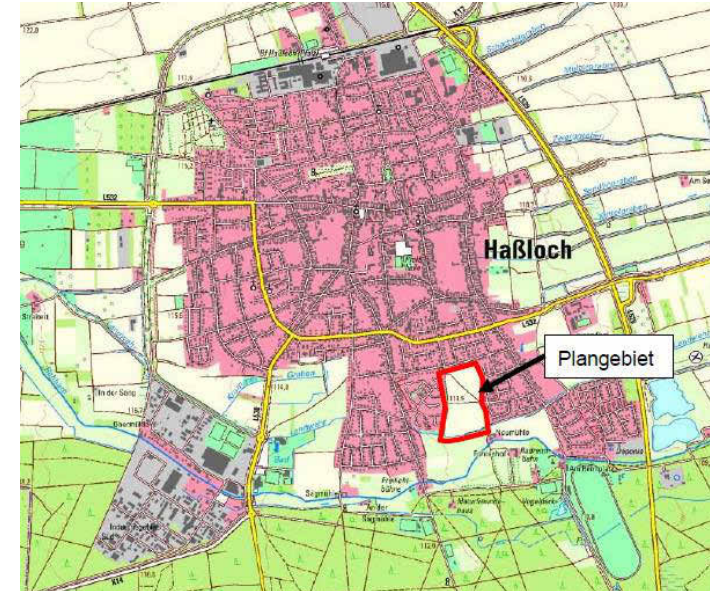

Bauvorhaben: VG Haßloch Neubau Kita

Müller-Thurgau-Straße
67454 Haßloch

Bauherr: Gemeindeverwaltung Haßloch

Rathausplatz 1
67454 Haßloch

Gemeinde Haßloch

Architekt:

Benennung: Grundriss
Leerrohre
Elektro

Projektname: H2317	Ziehungsnummer:
Projektname: ps	H2317-LP5-
Maßstab: 1 : 50	440_450_460-XX-5007-1