


ERDGESCHOSS

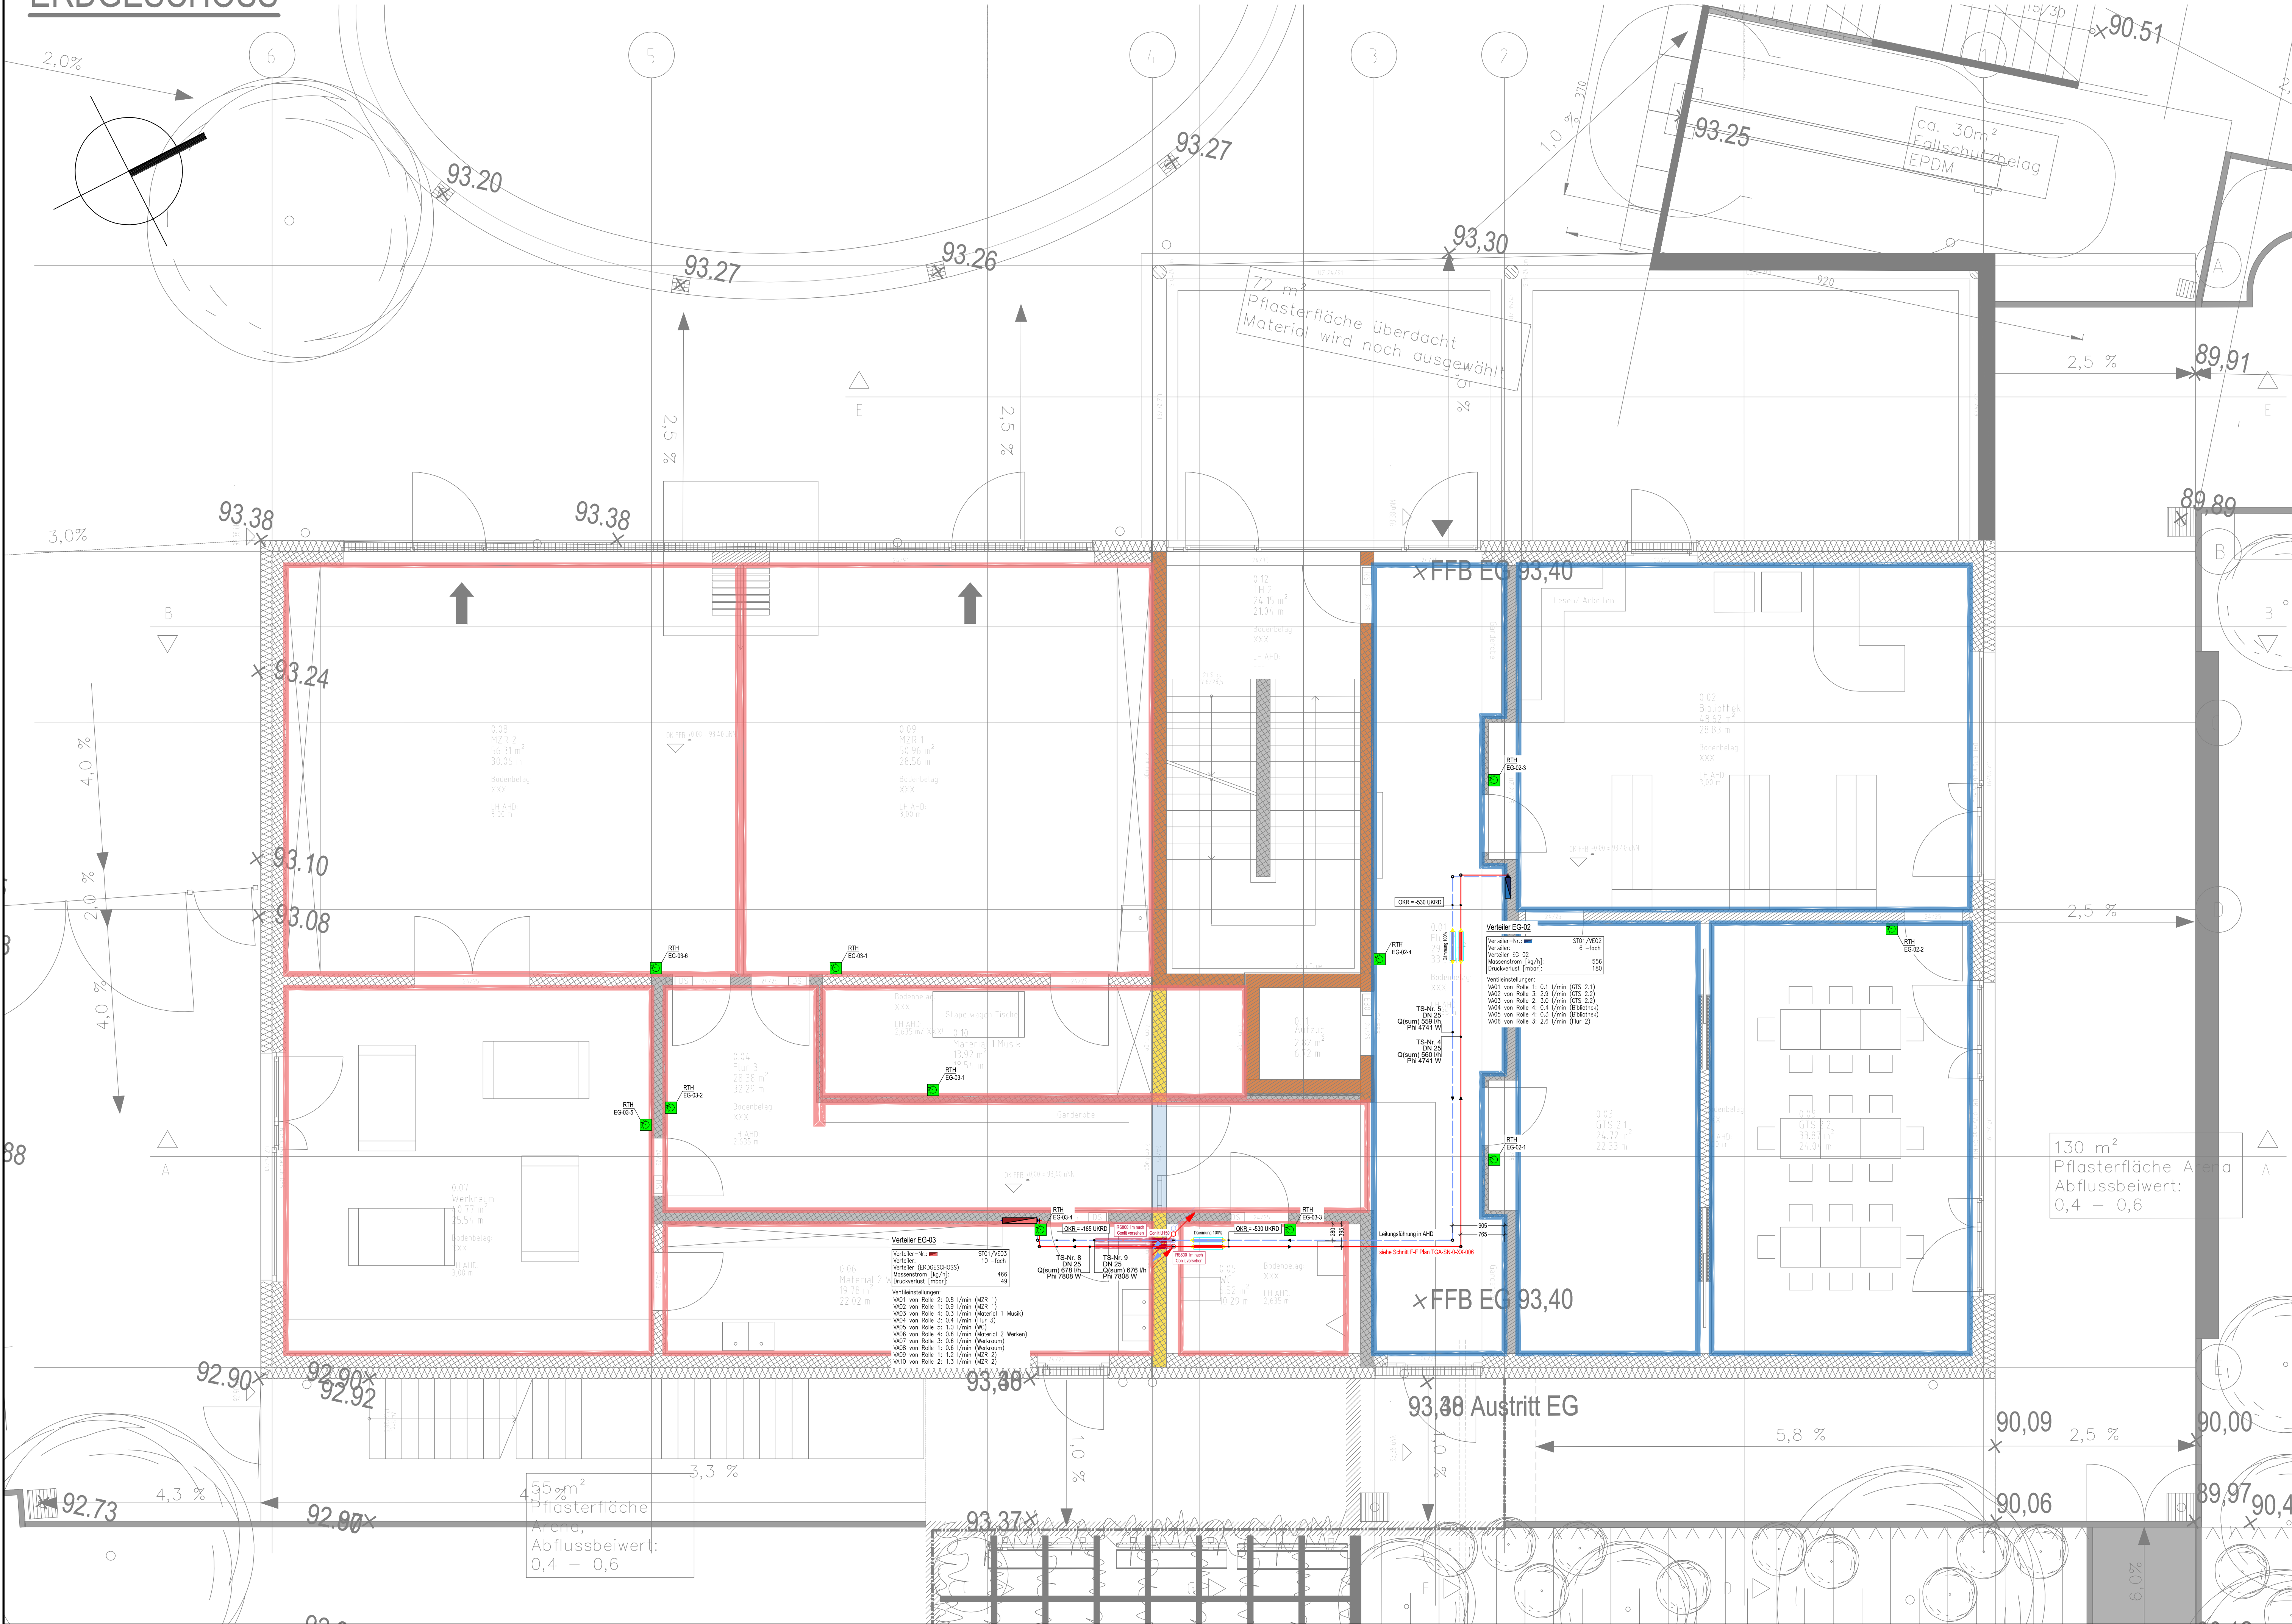

Legende Heizungstechnik

- Heizung Vorlauf
- Heizung Rücklauf
- Solar Vorlauf
- Solar Rücklauf
- Heizkörper
- Heizregister RLT - Anlage
- Heizkreisverteiler Fussbodenheizung
- Heizkreise Fussbodenheizung
- Flüssigkeitspumpe, allgemein
- Dreizeige - Mischer
- Schmutzfänger
- Absperrarmatur
- Thermometer
- Manometer
- beginnend und abwärts verlaufend
- von unten kommend und endend
- von oben kommend und endend
- beginnend und aufwärts verlaufend
- hindurchgehend nach unten
- hindurchgehend nach oben

Allgemein Keller 5
Raum 5
Raum Nr.
Raumfläche

Heizung
T_{Heiz} = 15°C
Q_{Heiz} = 0.14 kW

Kühlung
T_{Kühl} = 24°C
Q_{Kühl} = 0.00 kW

TIU-Raumnummer
TIU-Raumbezeichnung
Raumtemperatur
Heizkörper Typ
Heizkörper Größe BH/BL/BT
Heizkörper Massenstrom
Raum-Heizlast
Heizkörper Leistung
Restleistung

Maßstabskala

0 3000 0 3000 0 3000
M 1:50 M 1:100 M 1:200

Alle Maßangaben für TGA in Millimeter.

e	c	b	a
	29.05.2025	12.02.2025	26.01.2025
	JK	JK	JK
	Anpassungen an VDI 6026		
	Anpassungen an aktuellem Brandschutzkonzept		
	Anpassungen an Brandschutzkonzept		

Index Datum Name Änderungen

Projekt Erweiterung Grundschule Rheinschule
Rheinstraße 32
67240 Bobenheim-Roxheim

Bauherr Gemeinde Bobenheim-Roxheim
Rathausplatz 1
67240 Bobenheim-Roxheim

Planung Architektur DIEHL ARCHITEKTEN
Kettenstraße 16
67126 Hochdorf-Assenheim

Planung Haustechnik TIEDE INGENIEURUNTERNEHMUNG GMBH
DARMSTÄDTER STR. 34
68647 BIBLIS
FON 06245-29808-0 FAX -35 www.team-tiede.de

Planbezeichnung Lph 5 // AUSFÜHRUNGSPLANUNG
KG 420 // Heizung
Grundriss Erdgeschoss

Projektnummer TIU - 24413
Plannummer 5-HEI-GR-0-EG-001
Gez. JK
Datum 11.09.2025
Planformat 1000x594
Maßstab 1 : 50
Dateiname 24413-5-HEI-GR-0-XX-001.dwg
Geprüft und Freigegeben

Vorabzug