


UNTERGESCHOSS

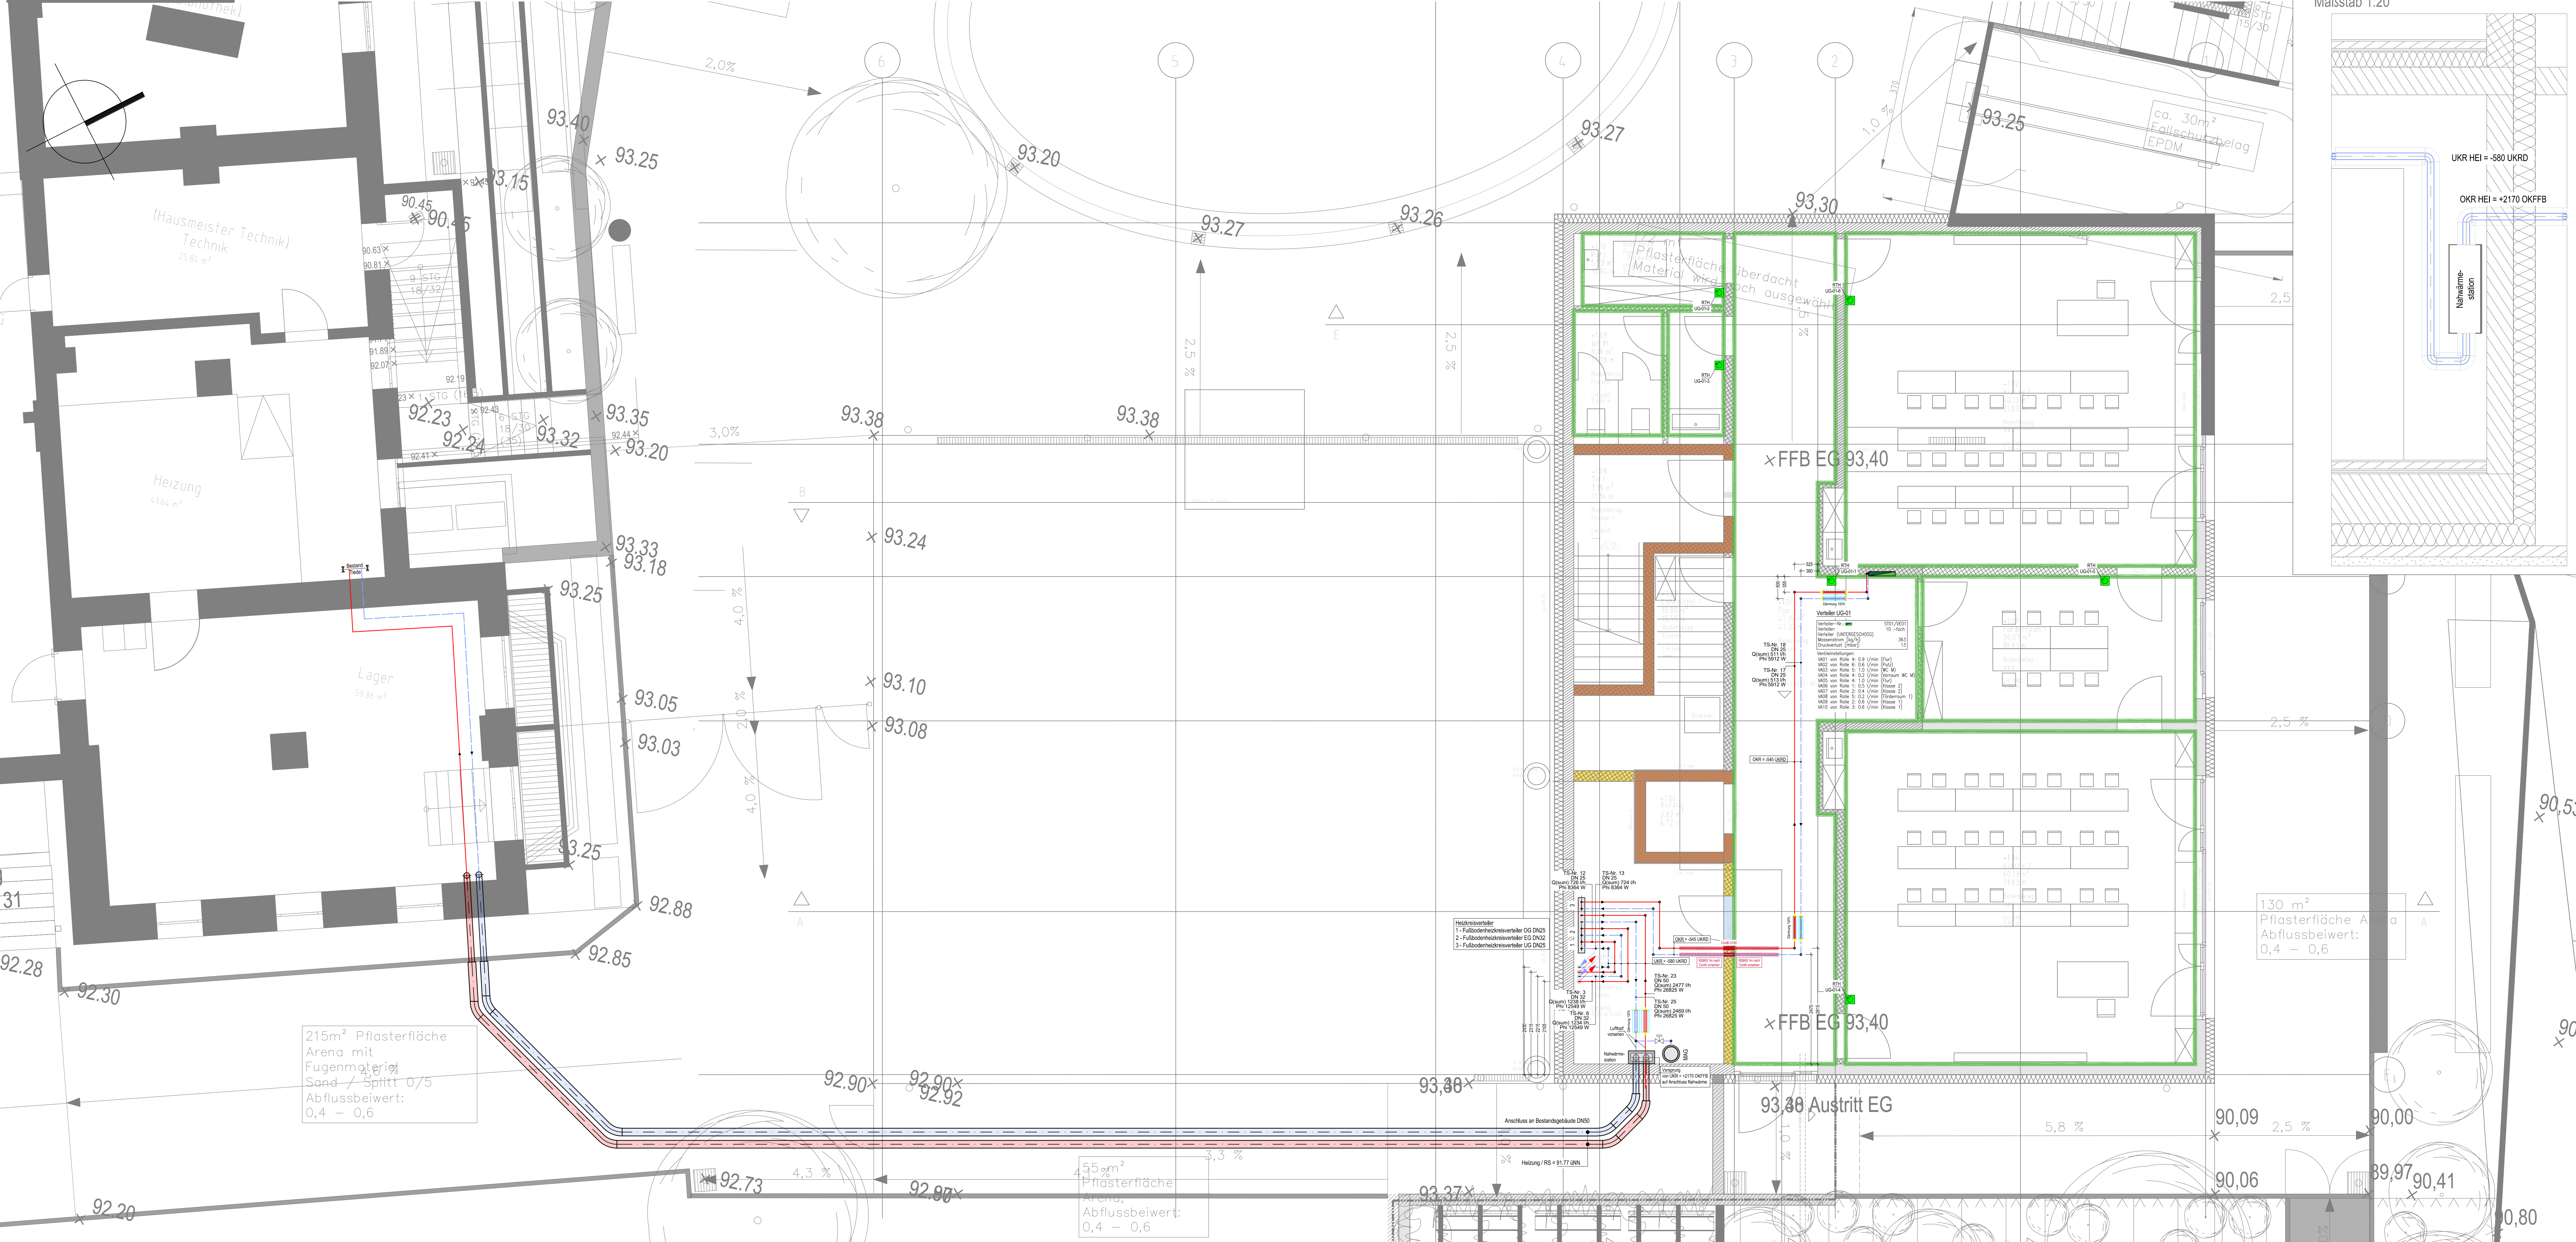

Legende Heizungstechnik


- Heizung Vorlauf
- Heizung Rücklauf
- Solar Vorlauf
- Solar Rücklauf
- Heizkörper
- Heizregister RLT - Anlage
- Heizkreisverteiler Fussbodenheizung
- Heizkreise Fussbodenheizung
- Flussigkeitspumpe, allgemein
- Dreizeige - Mischer
- Schmutzfänger
- Absperrarmatur
- Thermometer
- Manometer
- beginnend und abwärts verlaufend
- von unten kommend und endend
- von oben kommend und endend
- beginnend und aufwärts verlaufend
- hindurchgehend nach unten
- hindurchgehend nach oben

Allgemein Keller 5

HEIZFALL
 $t_{\text{Rum}} = 15^\circ\text{C}$
 $Q_{\text{Rum}} = 0.14 \text{ kW}$

KÜHLFALL
 $t_{\text{Rum}} = 21^\circ\text{C}$
 $Q_{\text{Rum}} = 0.00 \text{ kW}$

- TIU-Raumnummer
- TIU-Raumbezeichnung
- Raumtemperatur
- Heizkörper Typ
- Heizkörper Größe BxHxL/BT
- Heizkörper Massenstrom
- Raum-Heizlast
- Heizkörper Leistung
- Restleistung

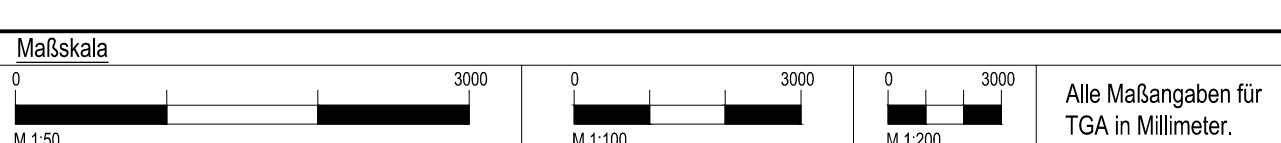

Index	Datum	Name	Änderungen
a	25.05.2020	JK	Anpassungen an VDI 6026
b	26.01.2020	JK	Anpassungen an Brandschutzkonzept

Projekt Erweiterung Grundschule Rheinschule Rheinstraße 32 67240 Bobenheim-Roxheim	
Bauherr Gemeinde Bobenheim-Roxheim Rathausplatz 1 67240 Bobenheim-Roxheim	Projektnummer TIU - 24413 Plannummer 5-HEI-GR-0-UG-001 Gez. JK
Planung Architektur DIEHL ARCHITEKTEN Keltensstraße 16 67126 Hochdorf-Assenheim	Datum 11.09.2025 Planformat 1380x594 Maßstab 1 : 50
Planung Haustechnik TIEDE INGENIEURUNTERNEHMUNG GMBH DARMSTÄDTER STR. 34 68647 BIBLIS FON 06245-29808-0 FAX -35 www.team-tiede.de	Datensatz 24413-5-HEI-GR-0-XX-001.dwg Geprüft und Freigegeben Vorabzug
Planbezeichnung Lph 5 // AUSFÜHRUNGSPLANUNG KG 420 // Heizung Grundriss Untergeschoss	