


OBERGESCHOSS

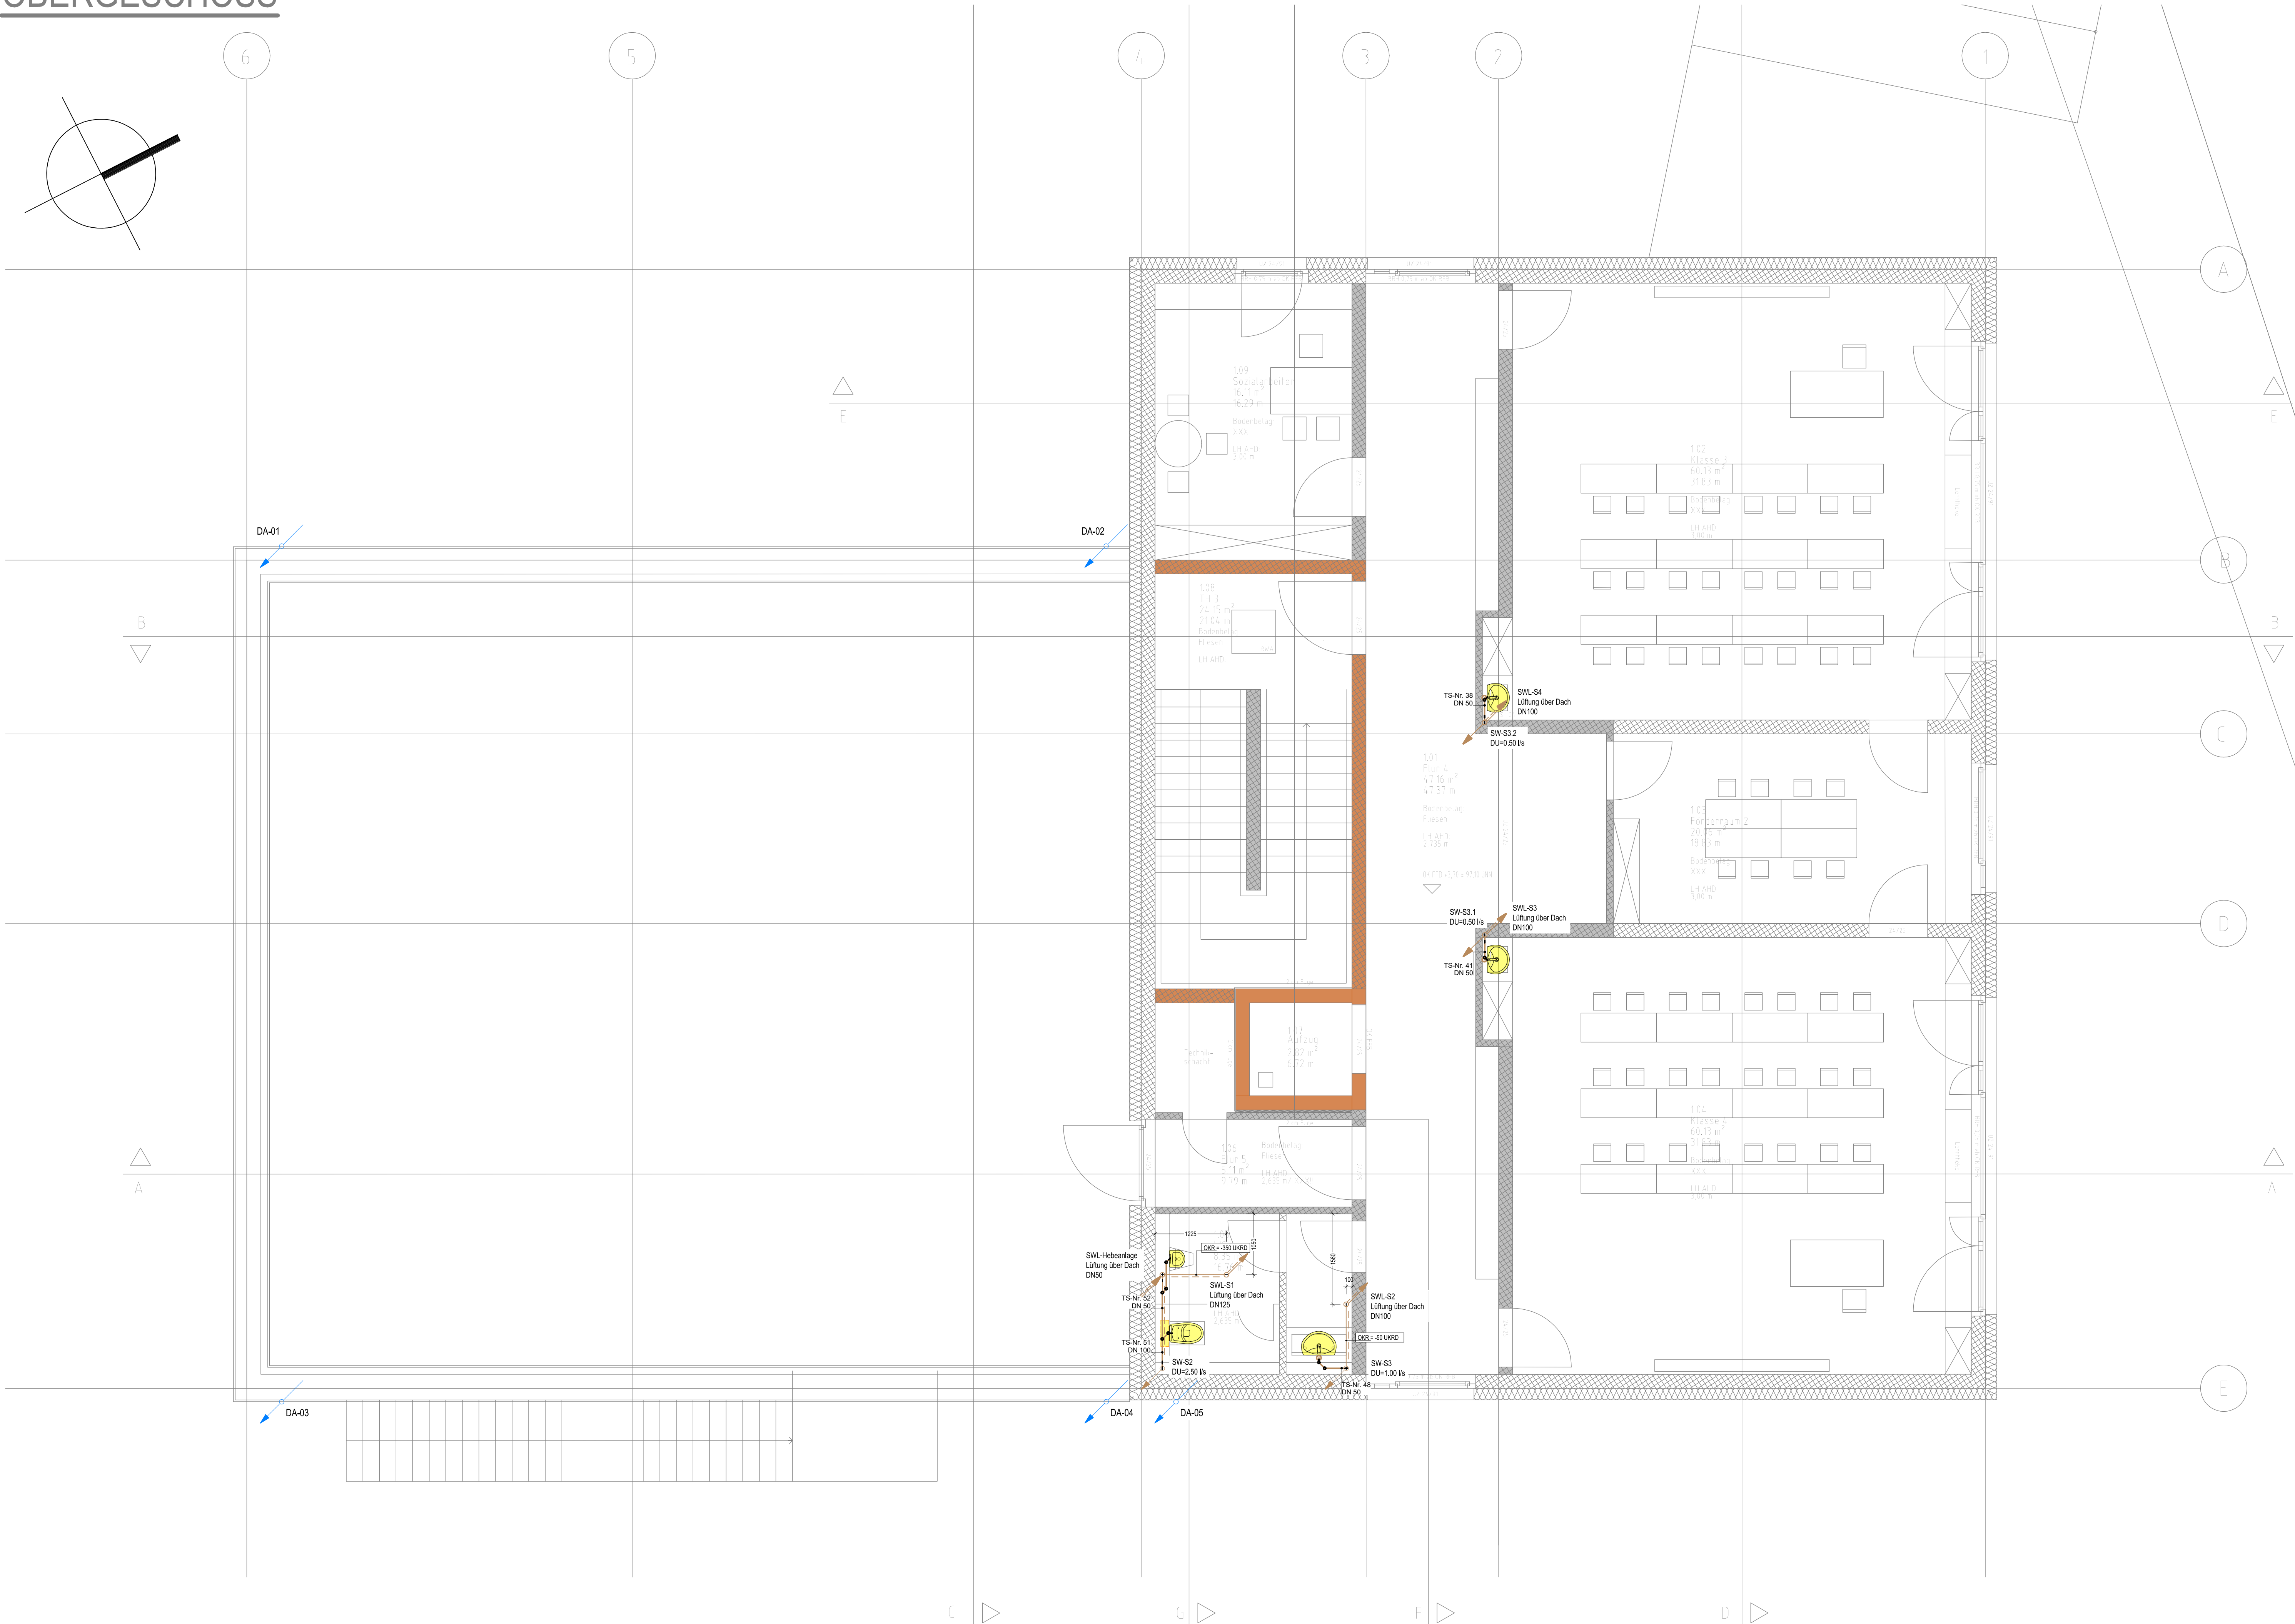

Kaltwasser

Ringleitung

Warmwasser

Zirkulation

Grauwasser

Regenwasser

RW-Grundleitung

Schmutzwasser

SW-Grundleitung

SW-Lüftung

Schmutzwasser in AHD

SW-Lüftung in AHD

Regenwasser (Not)

beginnend und abwärts verlaufend

von unten kommend und endend

von oben kommend und endend

beginnend und aufwärts verlaufend

hindurchgehend nach unten

hindurchgehend nach oben

Entlüftung Schmutzwasser nach oben und Schmutzwasser beginnend nach unten

Entlüftung Schmutzwasser hindurchgehend nach oben

Entlüftung Schmutzwasser von unten kommend und endend

WC mit UP-Spülkasten, Beteiligung von vorne WC mit Spülkasten und elektrischer Spülfunktion

Spülstation mit Spülfunktion

Waschtisch

Waschtisch mit autom. Spülfunktion

Waschtisch mit Untertischgerät

Ausgußbecken

Ausgußbecken mit Untertischgerät

Spüle

Spüle mit Untertischgerät

Doppelspüle

Dusche

Badewanne

Waschmaschine

Wäschetrockner

Spülmaschine

Trinkwassererwärmer mit Zirkulationsanschluß

Rohtrentlüfter (Abwasser)

Durchgangsentlüfter, mit Rückflußverhinderer

Auslaufventil

Sicherheitseckventil, federbelastet

Absperrarmatur, allgemein

Armatur mit stieltem Stielverhalten

Rückflußverhinderer

Rückflußverhinderer mit geringem Öffnungsdruck

Pumpe

Filter

Hausanschluss

Bodenablauf Grundriss

Hebeanlage

Druckerhöhungsanlage (Doppelpumpe)

Kanalanschluss

Dachentwässerung

Notentwässerung

Maßstabskala

0 3000

0 3000

0 3000

M 1:50

M 1:100

M 1:200

Alle Maßangaben für TGA in Millimeter.

e		
d		
c	29.05.2025	JK Anpassungen an VDI 6026
b	26.01.2025	JK Anpassung Lüftung über Dach
a	10.10.2025	JK Anpassungen an Beschreibung vom 07.10.2025 (siehe Revisionsliste)
Index	Datum	Name Änderungen

Projekt

Erweiterung Grundschule Rheinschule

Rheinstraße 32

67240 Bobenheim-Roxheim

Bauherr

Gemeinde Bobenheim-Roxheim

Rathausplatz 1

67240 Bobenheim-Roxheim

Projektnummer

TIU - 24413

Plannummer

5-SEN-GR-0-OG-001

Gez.

JK

Planung Architektur

DIEHL ARCHITEKTEN

Keltenstraße 16

67126 Hochdorf-Assenheim

Datum

11.09.2025

Planformat

1000x594

Maßstab

1 : 50

Planung Haustechnik

TIEDE

INGENIEURUNTERNEHMUNG GMBH

DARMSTÄDTER STR. 34

68647 BIBLIS

FON 06245-29808-0 FAX -35 www.team-tiede.de

Dateiname

24413-5-SAN-GR-0-XX-001.dwg

Geprüft und Freigegeben

Vorabzug

Planbezeichnung

Lph 5 // AUSFÜHRUNGSPLANUNG

KG 410 // Sanitär Schmutzwasser

Grundriss Obergeschoss

24413-5-SAN-GR-0-XX-001.dwg // Plottedatum: 29.05.2025