


UNTERGESCHOSS

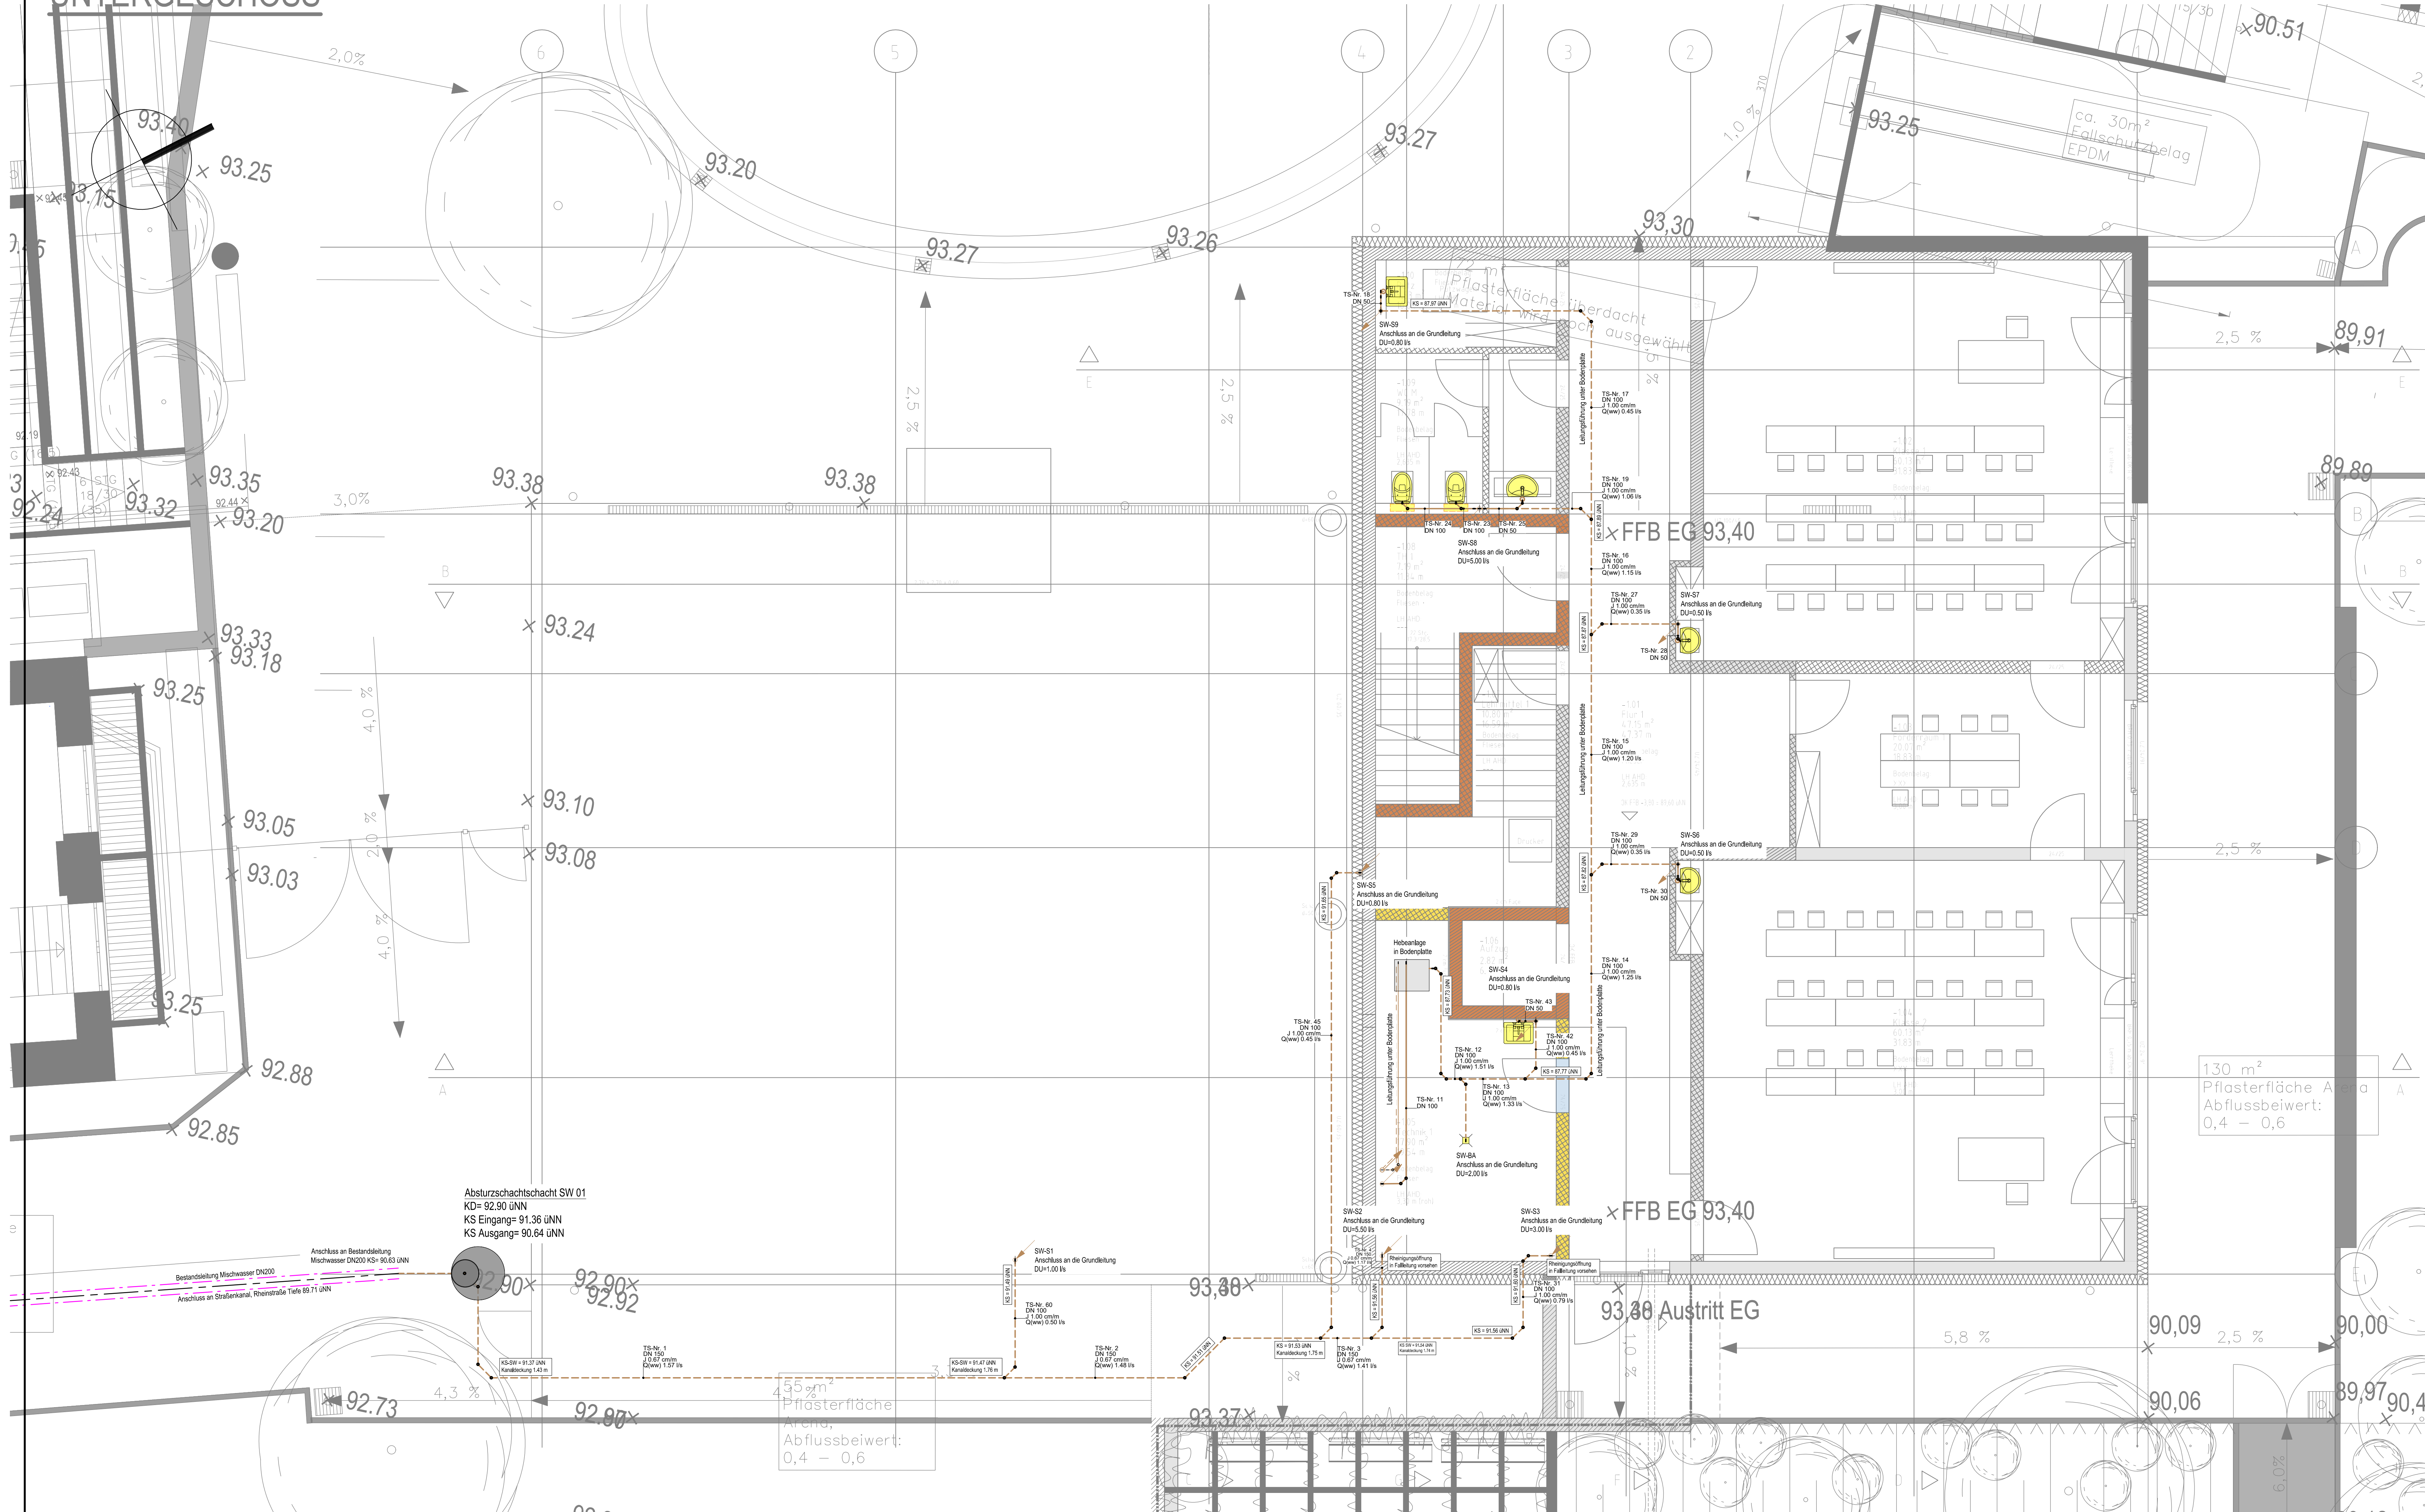

Legende Grundriss Sanitärtechnik

- | | |
|-----------------|----------------------|
| Kaltwasser | Schmutzwasser |
| Ringleitung | SW-Grundleitung |
| Warmwasser | SW-Lüftung |
| Zirkulation | Schmutzwasser in AHD |
| Grauwasser | SW-Lüftung in AHD |
| Regenwasser | Regenwasser (Not) |
| RW-Grundleitung | |
-
- | | |
|-----------------------------------|---|
| beginnend und abwärts verlaufend | hindurchgehend nach oben |
| von unten kommend und endend | Entlüftung Schmutzwasser nach oben und Schmutzwasser beginnend nach unten |
| von oben kommend und endend | Entlüftung Schmutzwasser hindurchgehend nach oben |
| beginnend und aufwärts verlaufend | Entlüftung Schmutzwasser von unten kommend und endend |
| hindurchgehend nach unten | |
-
- | | |
|---|--|
| WC mit UP-Spülkasten, Beteiligte von vorne WC mit Spülkasten und elektrischer Spülfunktion Spülstation mit Spülfunktion | Rohrentlüfter (Abwasser) |
| Waschtisch | Durchgangsventil, mit Rückflußverhinderer |
| Waschtisch mit autom. Spülfunktion | Auslaufventil |
| Waschtisch mit Unterfischgerät | Sicherheitsventil, federbelastet |
| Ausgüßbecken | Absperrarmatur, allgemein |
| Ausgüßbecken mit Unterfischgerät | Armatur mit stetigem Stellverhalten |
| Spüle | Rückflußverhinderer |
| Spüle mit Unterfischgerät | Rückflußverhinderer mit geringem Öffnungsdruck |
| Doppelspüle | Pumpe |
| Dusche | Filter |
| Badewanne | Hausanschluss |
| Waschmaschine | Bodenablauf Grundriss |
| Wäschetrockner | Hebeanlage |
| Spülmaschine | Druckerhöhungsanlage (Doppelpumpe) |
| Trinkwassererwärmer mit Zirkulationsanschluß | Kanalanschluß |
| | Dachentwässerung |
| | Notentwässerung |

Maßstab		0	3000	0	3000	0	3000	Alle Maßangaben für TGA in Millimeter.
M 1:500				M 1:100		M 1:200		

#	Datum	Name	Änderungen
1	25.05.2025	JK	Anpassungen an VDI 6025
2	25.01.2025	JK	Anpassungen an Brandschutzkonzept
3	10.10.2025	JK	Anpassungen an Bezeichnung vom 07.10.2025 (siehe Revisionsliste)

Projekt	Erweiterung Grundschule Rheinschule		
	Rheinstraße 32		
	67240 Bobenheim-Roxheim		
Bauherr	Gemeinde Bobenheim-Roxheim Rathausplatz 1 67240 Bobenheim-Roxheim	Projektnummer TIU - 24413	Plannummer 5-SEN-GR-0-UG-001
		Gez. JK	Datum 11.09.2025
Planung Architektur	DIEHL ARCHITEKTEN Kellenstraße 16 67126 Hochdorf-Assenheim	Planformat 1100x594	Maßstab 1:50
Planung Haustechnik	TIEDE INGENIEURUNTERNEHMUNG GMBH DARMSTÄDTER STR. 34 68647 BIBLIS FON 06245-29808-0 FAX -35 www.team-tiede.de	Dateiname 24413-5-SAN-GR-0-XX-001.dwg	Geprüft und Freigegeben

Lph 5 // AUSFÜHRUNGSPLANUNG

KG 410 // Sanitär Schmutzwasser
Grundriss Untergeschoss

Vorabzug