


ERDGESCHOSS

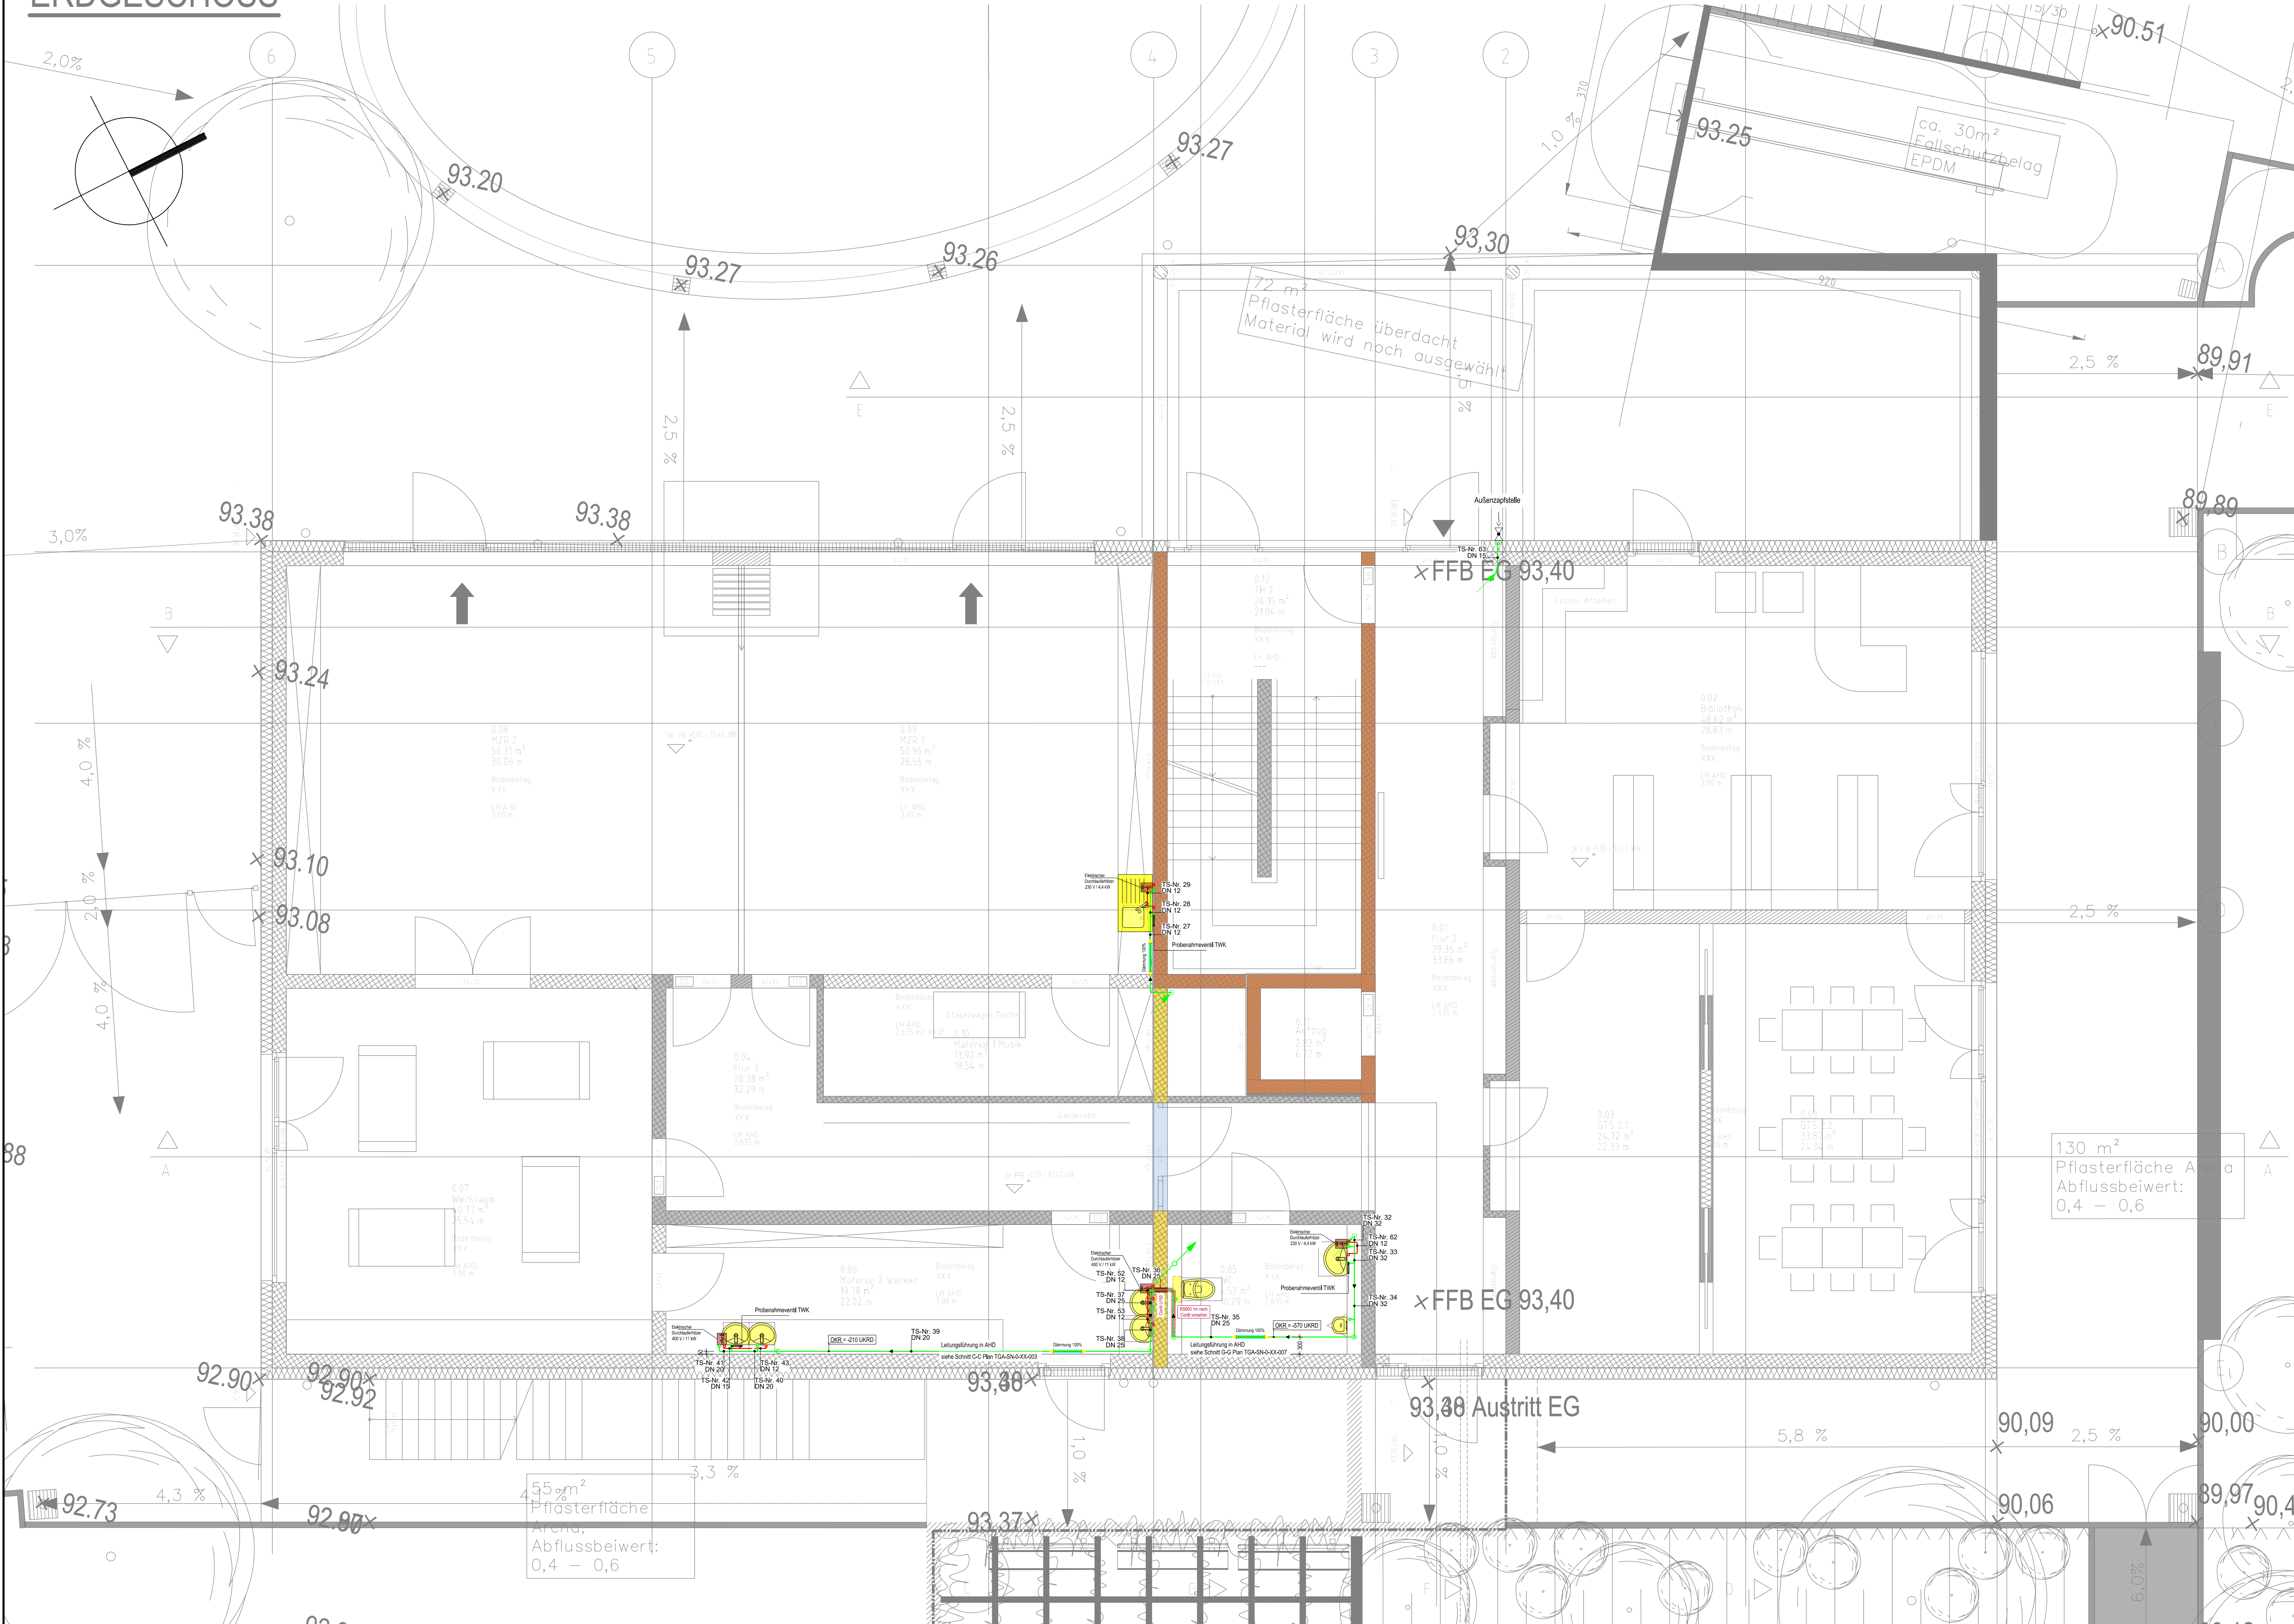

Legende Grundriss Sanitärtechnik

	Kaltwasser		Schmutzwasser
	Ringleitung		SW-Grundleitung
	Warmwasser		SW-Lüftung
	Zirkulation		Schmutzwasser in AHD
	Grauwasser		SW-Lüftung in AHD
	Regenwasser		Regenwasser (Not)
	RW-Grundleitung		

	beginnend und abwärts verlaufend		hindurchgehend nach oben
	von unten kommend und endend		Entlüftung Schmutzwasser nach oben und Schmutzwasser beginnend nach unten
	von oben kommend und endend		Entlüftung Schmutzwasser hindurchgehend nach oben
	beginnend und aufwärts verlaufend		Entlüftung Schmutzwasser von unten kommend und endend
	hindurchgehend nach unten		

	WC mit UP-Spülkasten, Beteiligung von vorne		Rohrentlüfter (Abwasser)
	WC mit Spülkasten und elektrischer Spülfunktion		Durchgangsventil, mit Rückflußverhinderer
	Spülstation mit Spülfunktion		Auslaufventil
	Waschbecken		Sicherheitseckventil, federbelastet
	Waschbecken mit autom. Spülfunktion		Absperrarmatur, allgemein
	Waschbecken mit Untertischgerät		Armatur mit stieltem Stellverhalten
	Ausgussbecken		Rückflußverhinderer
	Ausgussbecken mit Untertischgerät		Rückflußverhinderer mit geringem Öffnungsdruck
	Spüle		Pumpe
	Spüle mit Untertischgerät		Filter
	Doppelspüle		Hausanschluss
	Dusche		Bodenablauf Grundriss
	Badewanne		Hebeanlage
	Waschmaschine		Druckbohranlage (Doppelpumpe)
	Wäschetrockner		Kanalschluss
	Spülmaschine		
	Trinkwassererwärmer mit Zirkulationsanschluß		Dachentwässerung
			Notentwässerung

Maßskala

0 3000 0 3000 0 3000

M 1:50 M 1:100 M 1:200

Alle Maßangaben für TGA in Millimeter.

e			
d			
c	29.05.2025	JK	Anpassungen an VDI 6026
b	12.02.2025	JK	Anpassungen an aktualisiertem Brandschutzkonzept
a	26.01.2025	JK	Anpassungen an Berechnung
Index	Datum	Name	Änderungen

Projekt

Erweiterung Grundschule Rheinschule

Rheinstraße 32
67240 Bobenheim-Roxheim

Bauherr	Gemeinde Bobenheim-Roxheim Rathausplatz 1 67240 Bobenheim-Roxheim	Projektnummer TIU - 24413
		Plannummer 5-STR-GR-0-EG-001
		Gez. JK

Planung Architektur	DIEHL ARCHITEKTEN Keltensstraße 16 67126 Hochdorf-Assenheim	Datum 11.09.2025
		Planformat 1000x594
		Maßstab 1 : 50

Planung Haustechnik	TIEDE INGENIEURUNTERNEHMUNG GMBH DARMSTÄDTER STR. 34 68647 BIBLIS FON 06245-29808-0 FAX -35 www.team-tiede.de	Dateiname 24413-5-SAN-GR-0-XX-001.dwg
		Geprüft und Freigegeben

Planbezeichnung

Lph 5 // AUSFÜHRUNGSPLANUNG

KG 410 // Sanitär Trinkwasser

Grundriss Erdgeschoss