


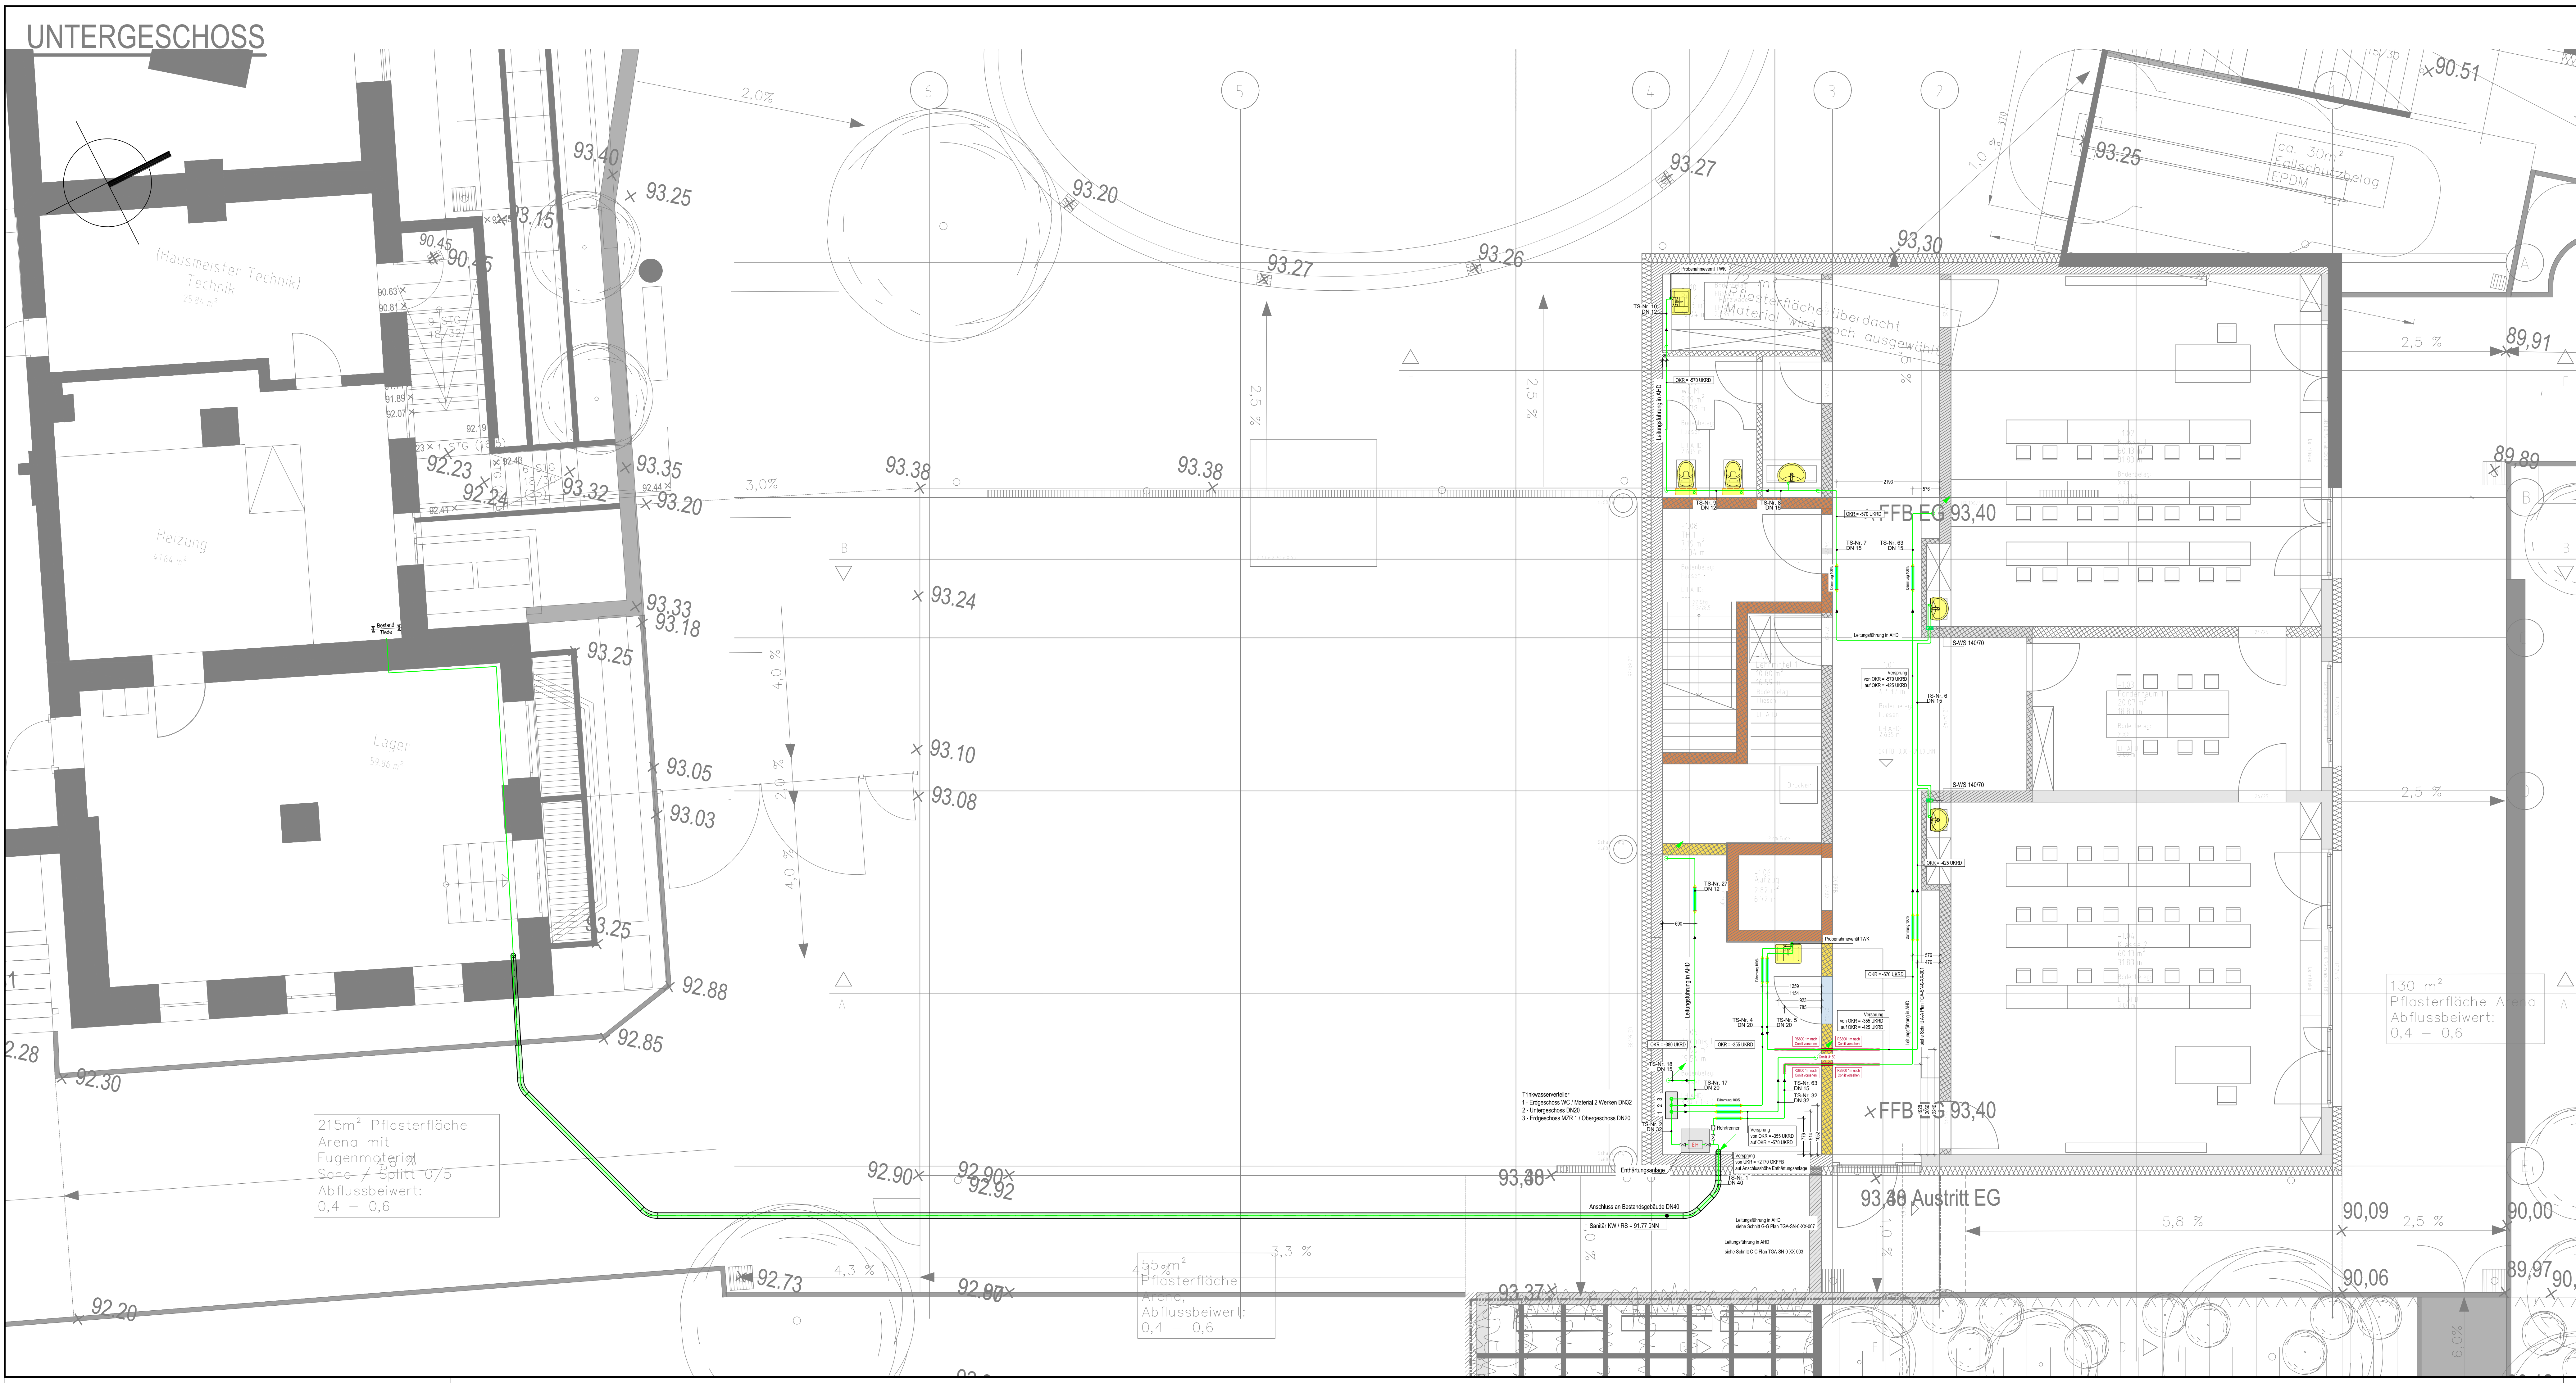

Legende Grundriss Sanitärtechnik

Kaltwasser

Ringleitung

Warmwasser

Zirkulation

Grauwasser

Regenwasser

RW-Grundleitung

Schmutzwasser

SW-Grundleitung

SW-Lüftung

Schmutzwasser in AHD

SW-Lüftung in AHD

Regenwasser (Not)

beginnend und abwärts verlaufend

von unten kommend und endend

von oben kommend und endend

beginnend und aufwärts verlaufend

hindurchgehend nach unten

hindurchgehend nach oben

Entlüftung Schmutzwasser nach oben

Entlüftung Schmutzwasser nach unten

Entlüftung Schmutzwasser hindurchgehend nach oben

Entlüftung Schmutzwasser von unten kommend und endend

WC mit UP-Spülkasten, Betätigung von vorne

WC mit Spülkasten und elektrischer Spülfunktion

Spülstation mit Spülfunktion

Waschtisch

Waschtisch mit autom. Spülfunktion

Waschtisch mit Untersichtgerät

Ausgussbecken

Ausgussbecken mit Untersichtgerät

Spüle

Spüle mit Untersichtgerät

Doppelspüle

Dusche

Badewanne

Waschmaschine

Wäschetrockner

Spülmaschine

Trinkwasserenwärmer mit Zirkulationsanschluß

Rohrentlüfter (Abwasser)

Durchgangsventil, mit Rückflußverhinderer

Auslaufventil

Sicherheitsventil, federbelastet

Armatur mit stetigem Stellverhalten

Rückflußverhinderer

Rückflußverhinderer mit geringem Öffnungsdruck

Pumpe

Filter

Hausanschluss

Bodenablauf Grundriss

Hebeanlage

Druckerhöhungsanlage (Doppelpumpe)

Kanalanschluß

Dachentwässerung

Nolentwässerung

Maßstabskala

0 3000 0 3000 0 3000

1:100 1:100 1:100

Alte Maßangaben für TGA in Millimeter.

Index

Index

Name

Änderungen

Projekt

Erweiterung Grundschule Rheinschule

Rheinstraße 32

67240 Bobenheim-Roxheim

Bauherr

Gemeinde Bobenheim-Roxheim

Rathausplatz 1

67240 Bobenheim-Roxheim

Projektnummer

TIU - 24413

Plannummer

5-STR-GR-0-UG-001

Gez.

JK

Planung Architektur

DIEHL ARCHITEKTEN

Keltenstraße 16

67126 Hochdorf-Assenheim

Datum

11.09.2025

Planformat

1300x594

Maßstab

1:50

Planung Haustechnik

TIEDE

INGENIEURUNTERNEHMUNG GMBH

DARMSTÄDTER STR. 34

68847 BIBLIS

FON 06245-29808-0 FAX -35 www.team-tiede.de

Dateiname

24413-5-SAN-GR-0-XX-001.dwg

Gepf. und Freigegeben

Vorabzug

Planbezeichnung

Lph 5 // AUSFÜHRUNGSPLANUNG

KG 410 // Sanitär Trinkwasser

Grundriss Untergeschoss

24413-5-SAN-GR-0-XX-001.dwg / Projektumriss 23.05.2025