


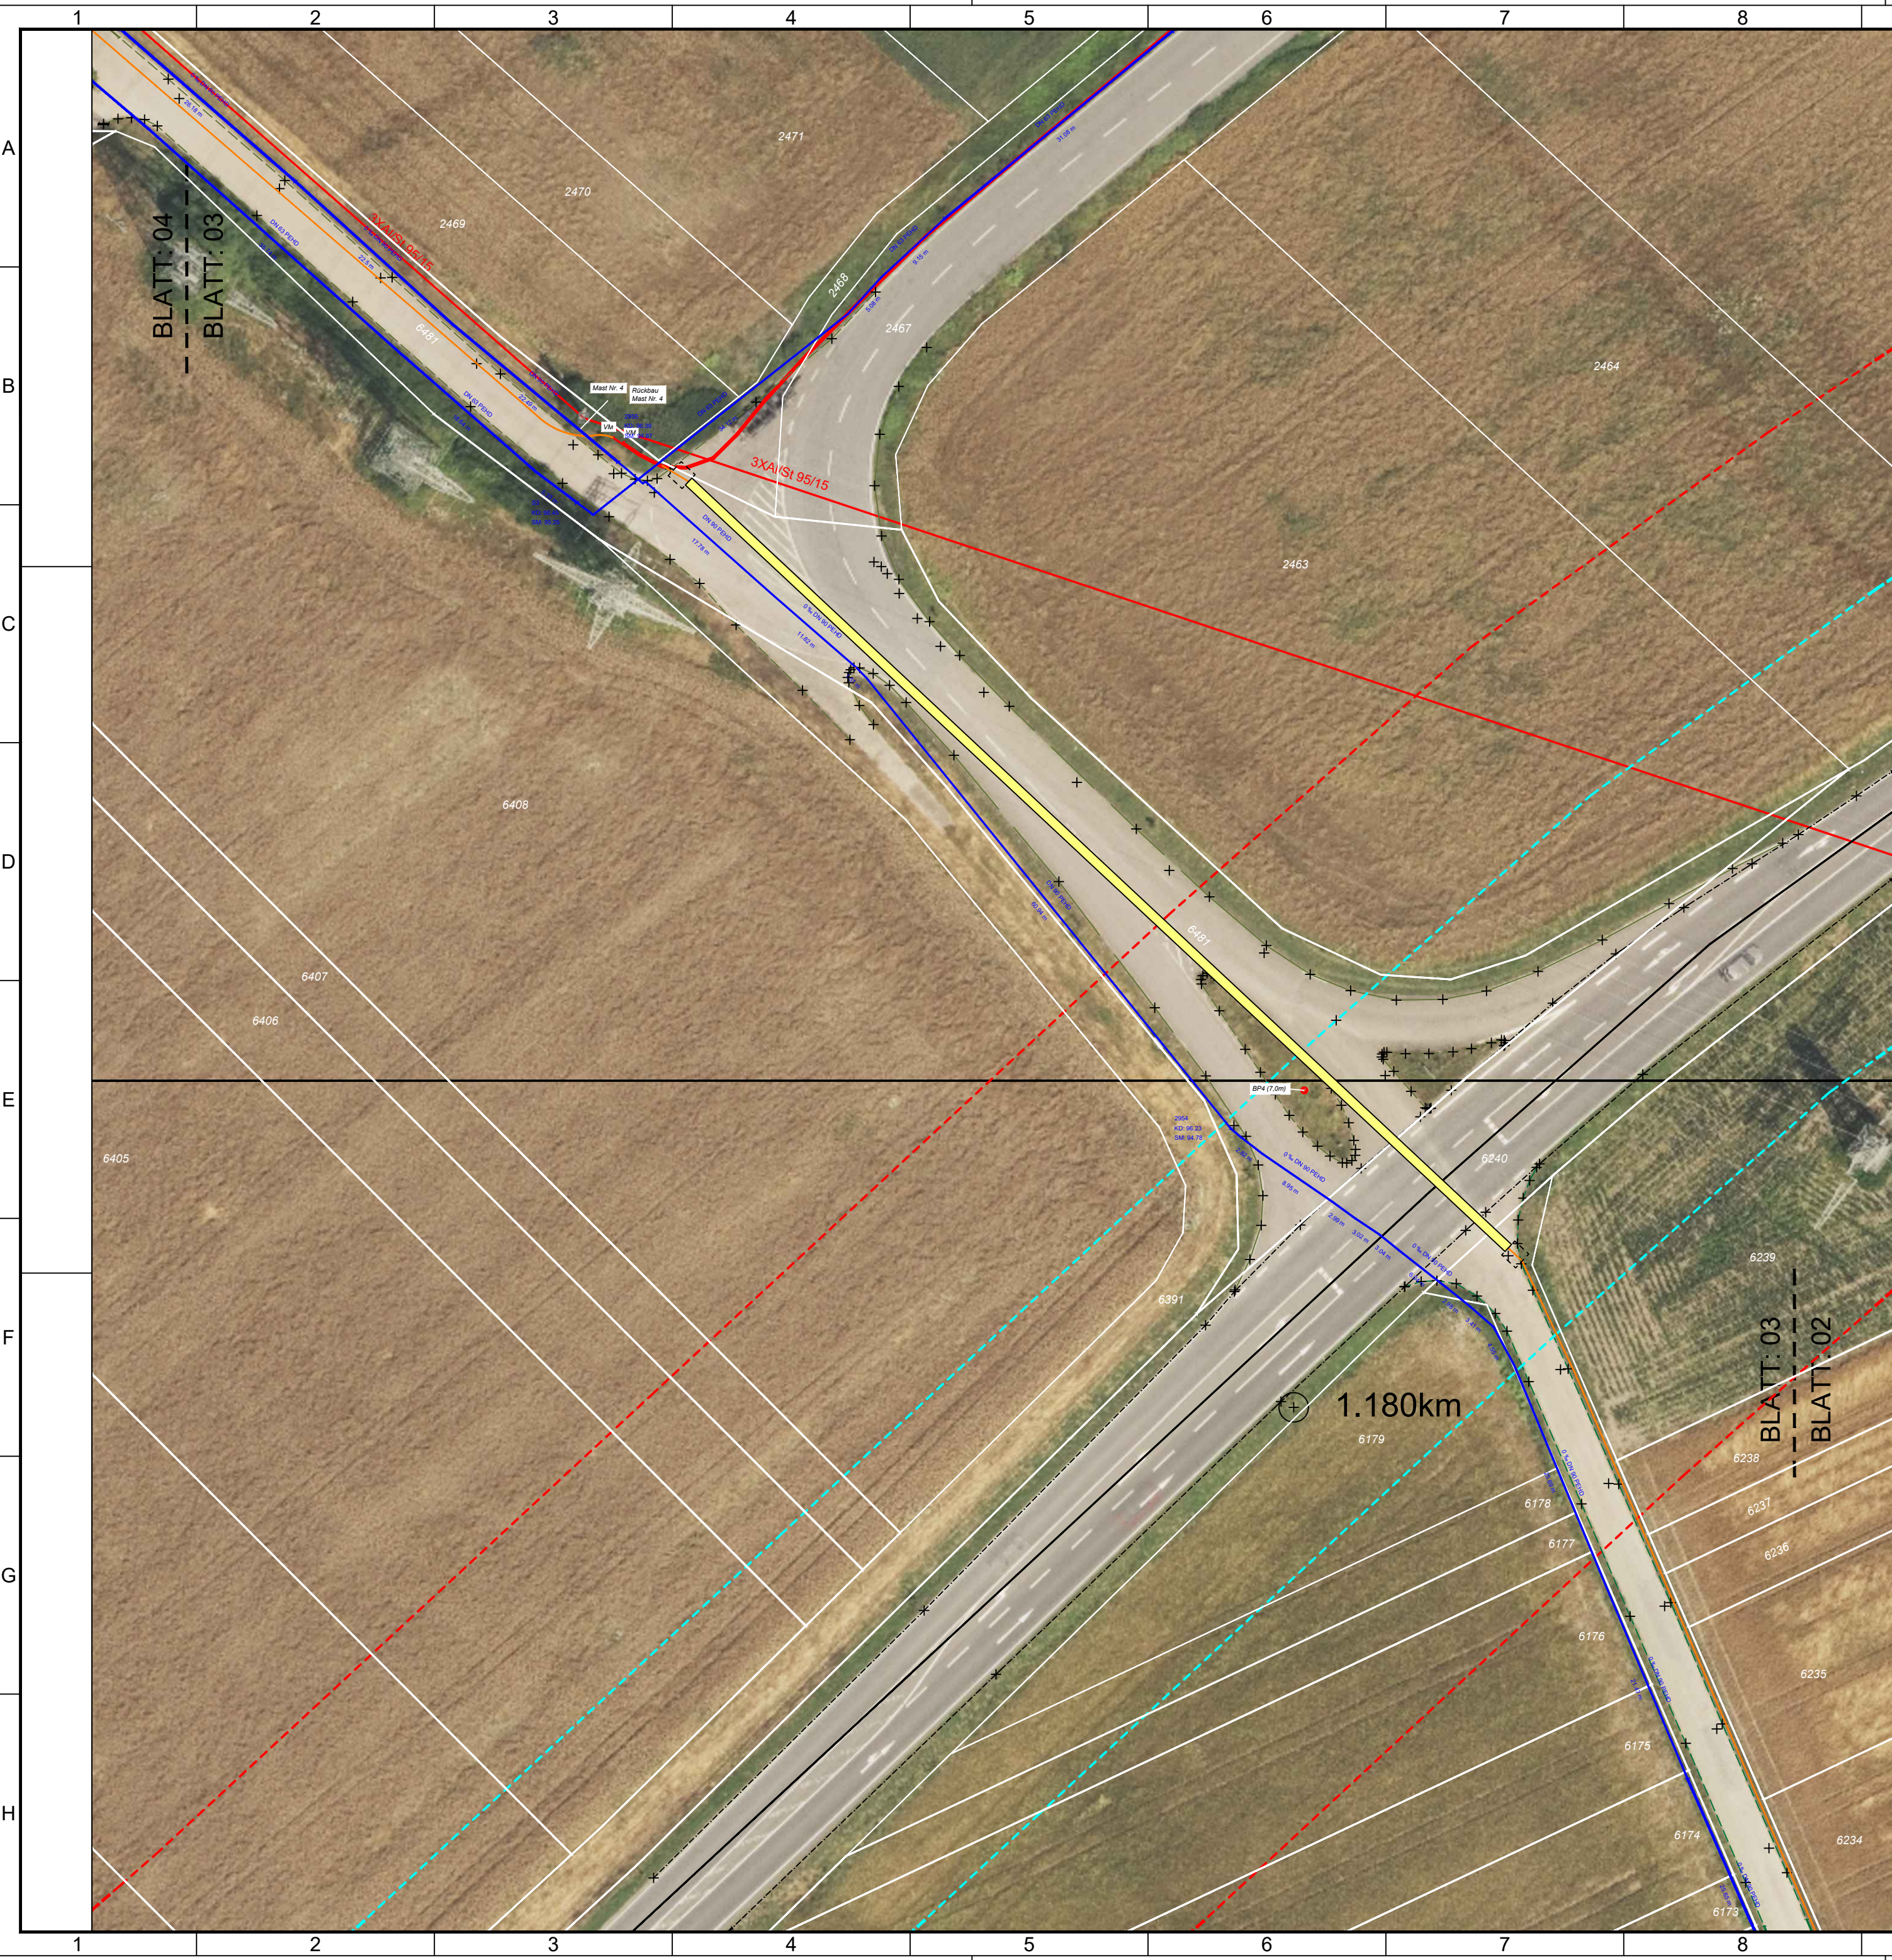

Legende	
	20 kV-Mittelspannungskabelleitung (Planung)
	Spülbohrung

Fremdleitungen			
	Niederspannungskabel		Mittelspannungskabel
	Beleuchtungskabel		Trinkwasserleitung
	Gas Versorgungsleitung		Gas Hausanschluss
	Vodafone		Telekom
	Telefonkabel Kupfer		Schutzrohr

Lageplan

Auftraggeber:



Stadtwerke Hockenheim
Obere Hauptstraße 8,
68766 Hockenheim

 SPIE SAG GmbH Geschäftseinheit CeGIT Servicebüro Hockenheim Talhausstr. 4 D-68766 Hockenheim	Bezeichnung: 20kV Freileitungsverkabelung Stadtwerke Hockenheim			
	Gemarkung: Hockenheim			Maßstab: 1:500
		bearbeitet	gezeichnet	geprüft
	Name	Moore	Moore	Parlitz
	Datum	02.06.2026	02.06.2026	02.06.2026