



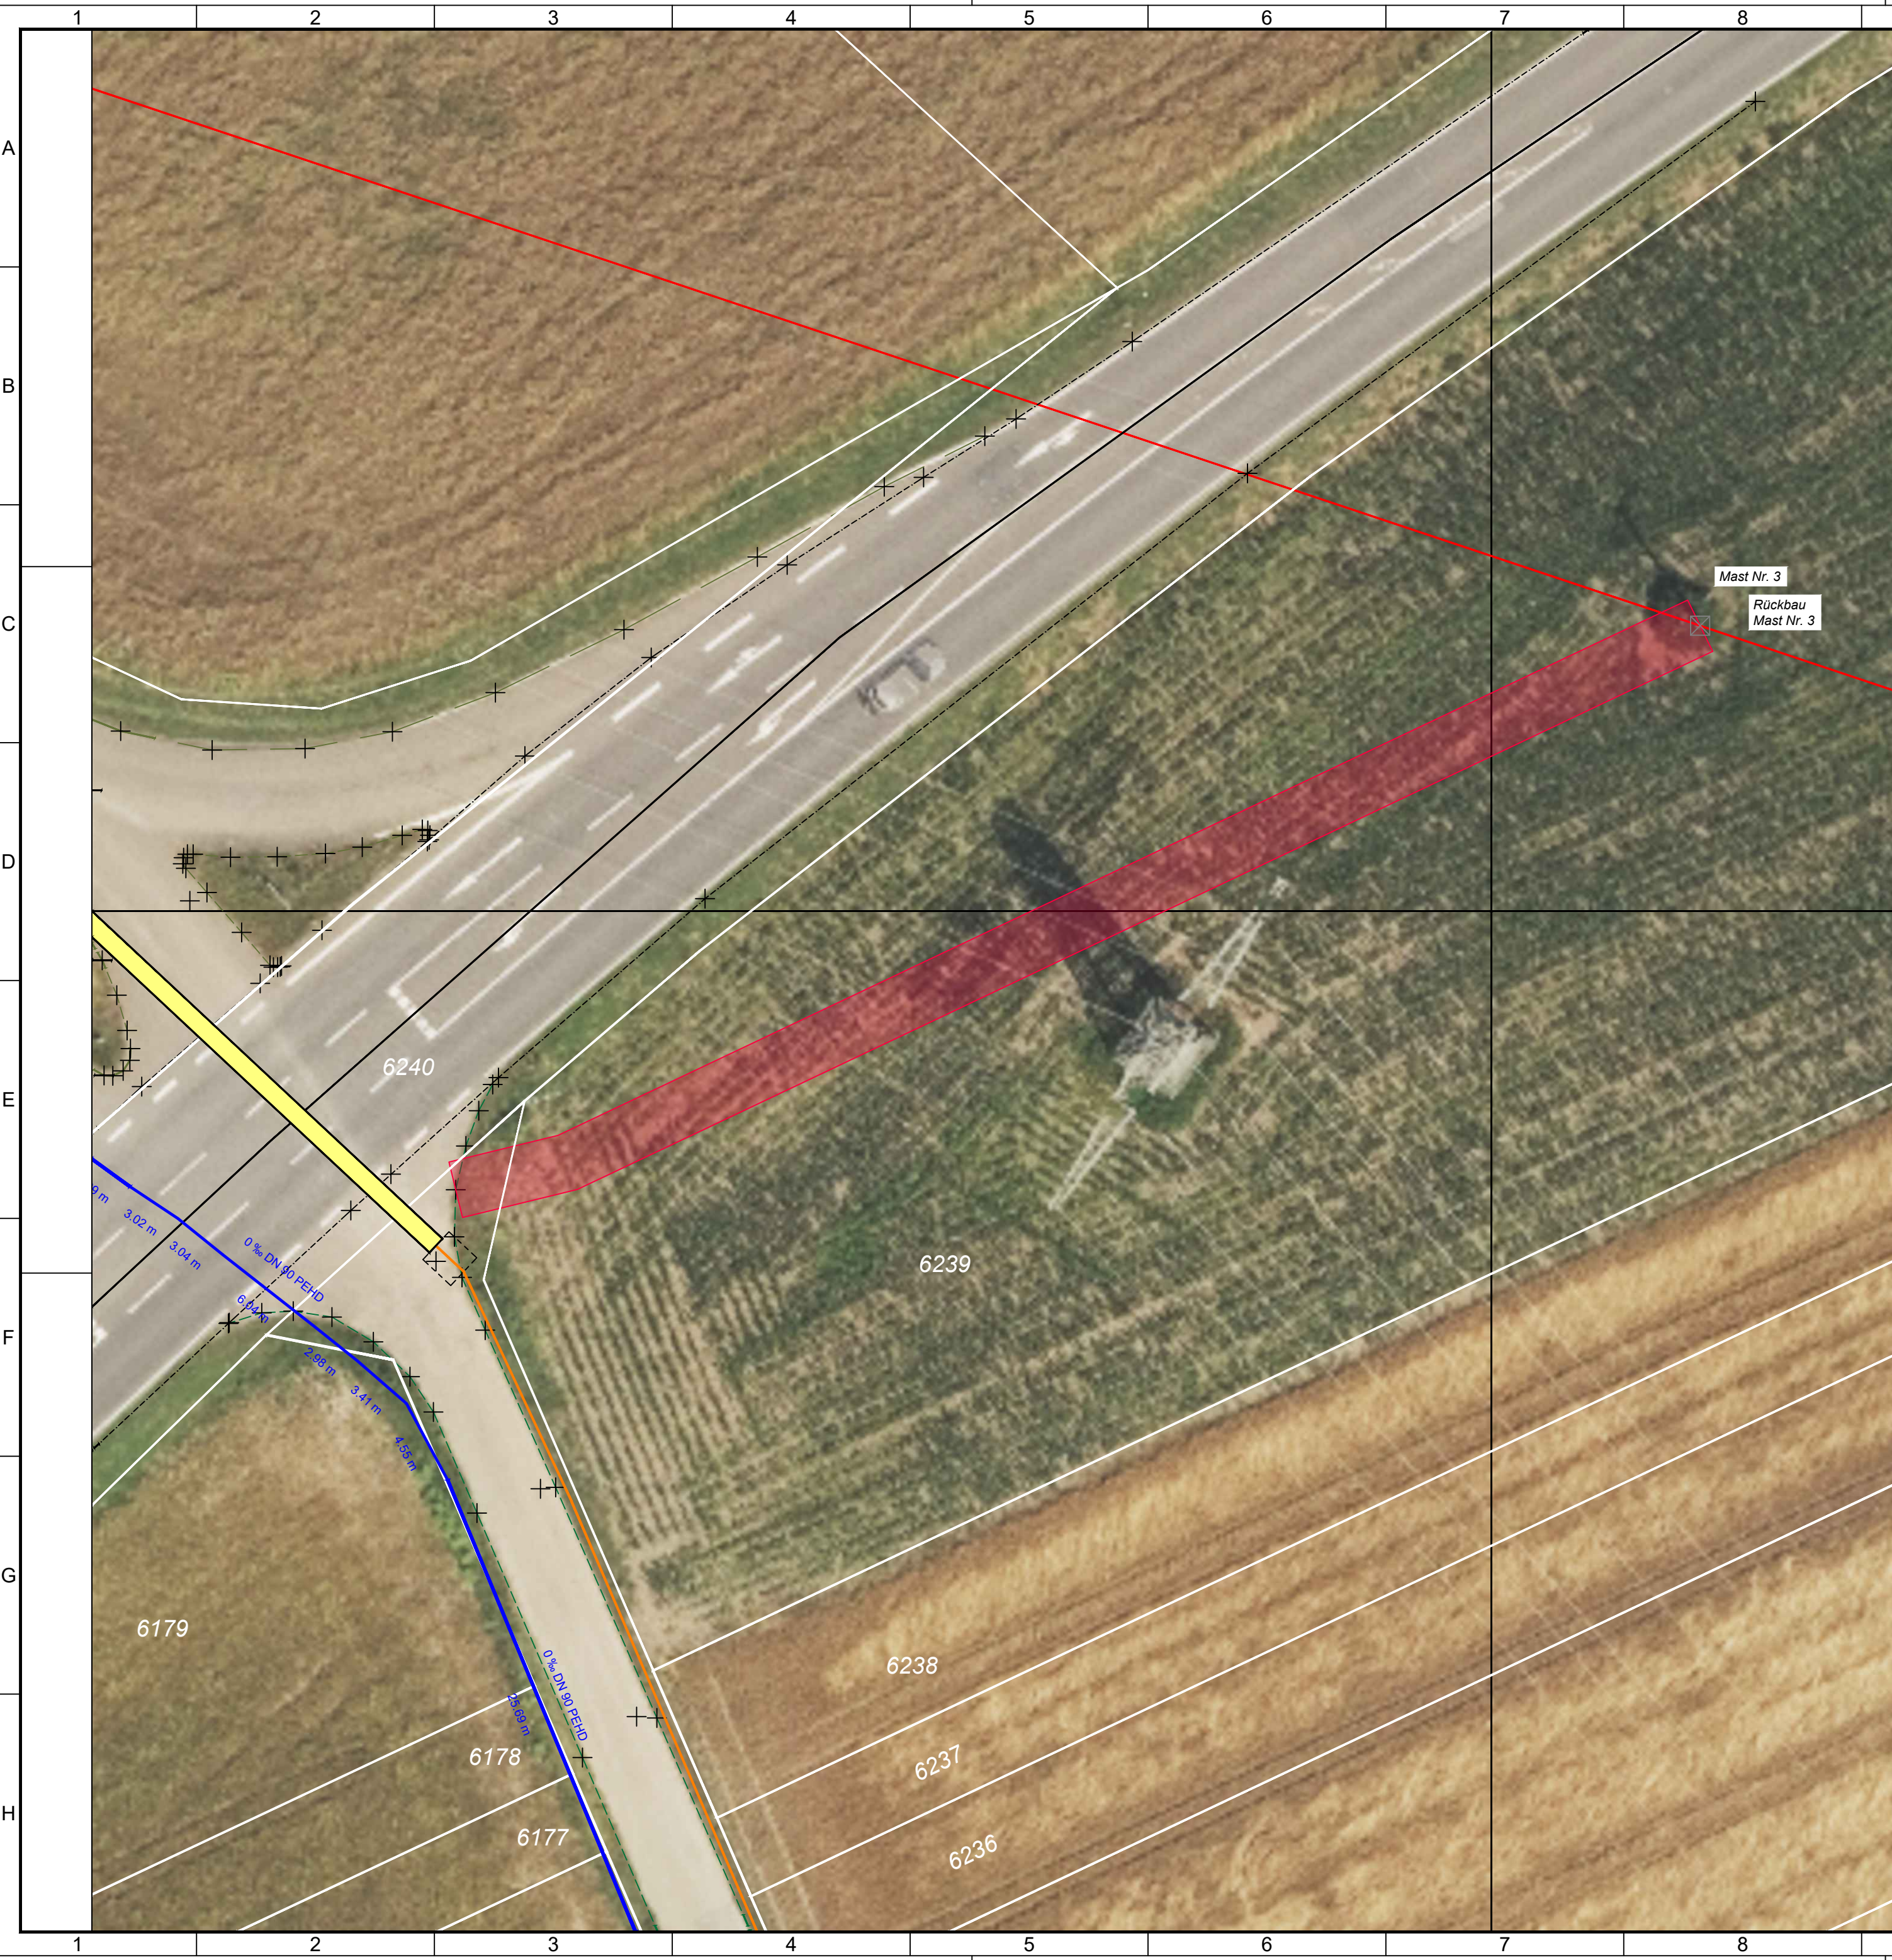

Legende	
	20 kV-Mittelspannungkabelleitung (Planung)
	Spülbohrung
	Zufahrtsweg (Breite 3m)

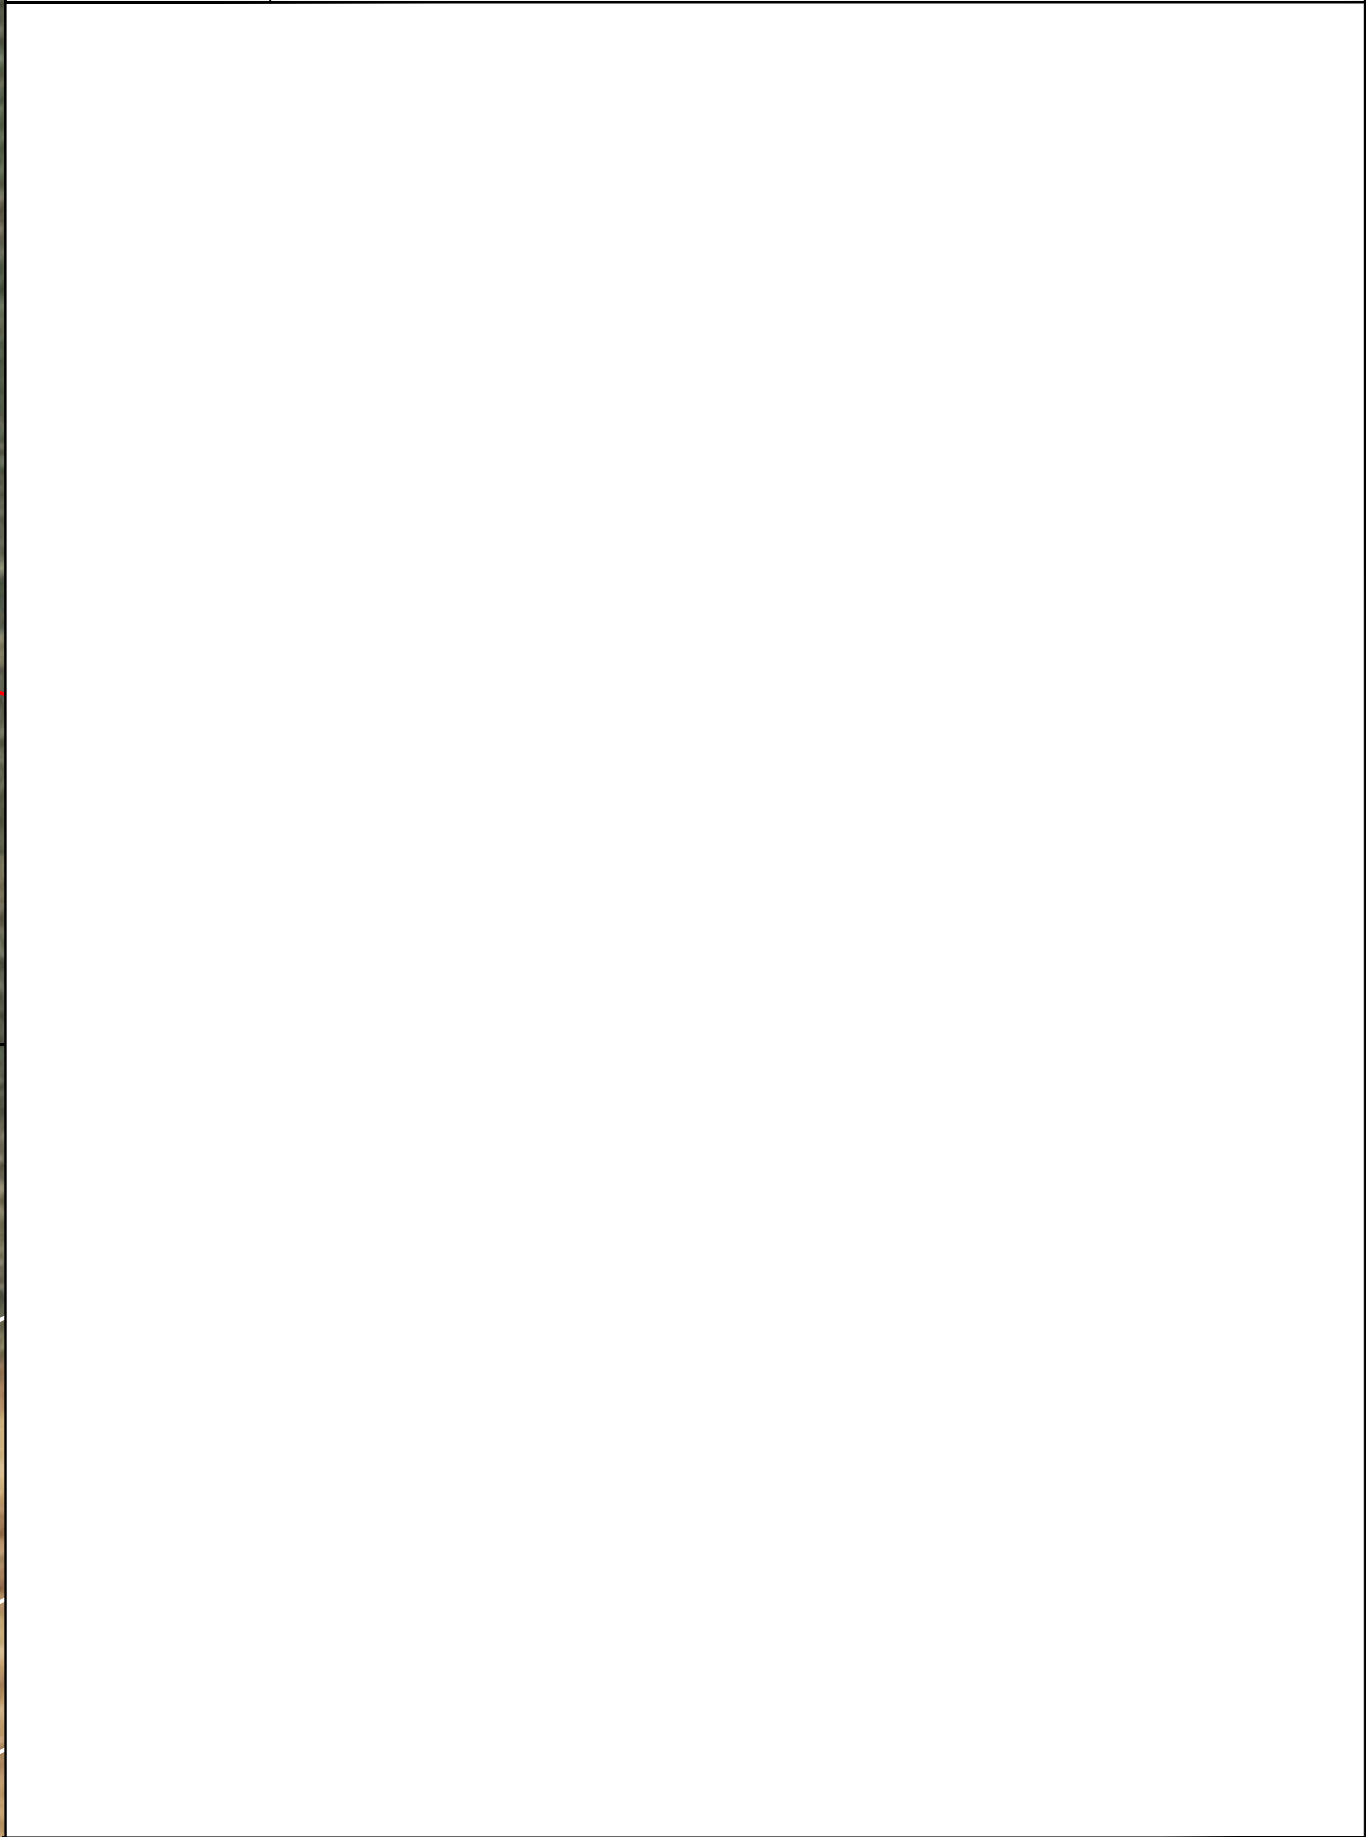

Lageplan

Auftraggeber:



Stadtwerke Hockenheim
Obere Hauptstraße 8,
68766 Hockenheim

 SPIE SAG GmbH Geschäftseinheit CeGIT Servicebüro Hockenheim Talhausstr. 4 D-68766 Hockenheim	Bezeichnung: 20kV Freileitungsverkabelung - Stadtwerke Hockenheim Zufahrtsweg Mast Nr. 3			
	Gemarkung: Hockenheim			Maßstab: 1:250
	Name	Moore	Moore	Parlitz
	Datum	02.06.2026	02.06.2026	02.06.2026

A

B

C

D

E

F

G

H