


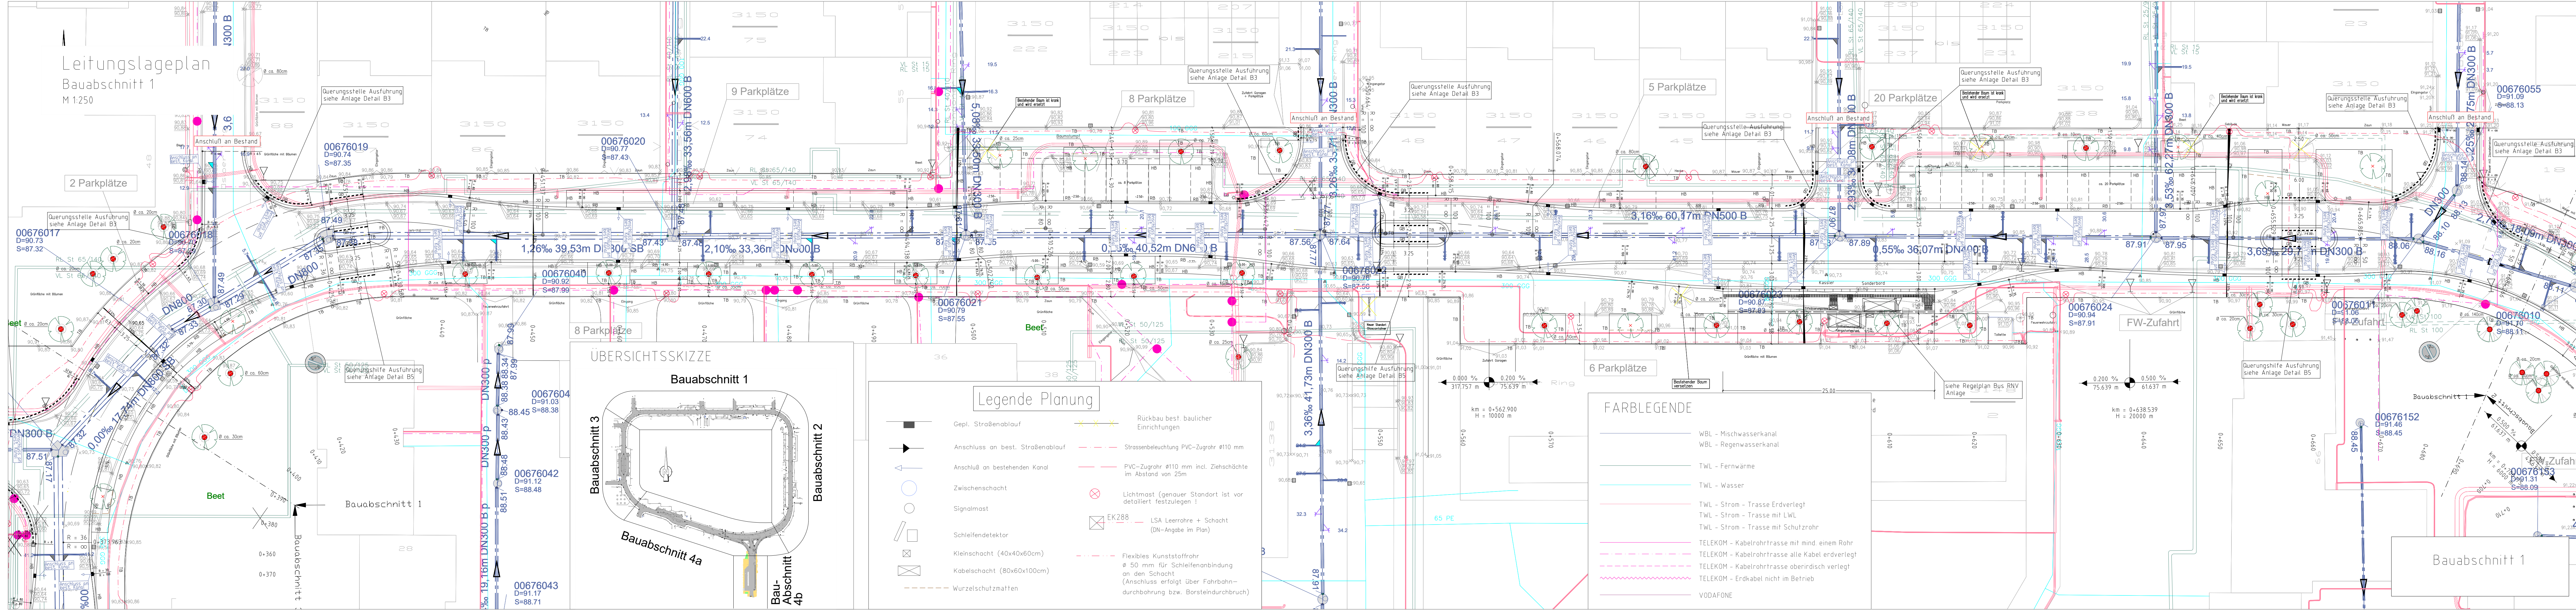

Legende Bestand

Hausanschluss

Streckenschieber

Ferngas

Hydrant

Schacht

Poller

Schacht

Baum

Kaugummiautomat

Zigarettenautomat

Fahnenmastständer

Mülleimer

Fenster Tiefgarage

Kabelverteiler

VZ

Lampe

SK

Postkasten

INDEX

Änderung

Datum

ZEICHEN

INGENIEUR-GESELLSCHAFT mbH

67061 LUDWIGSHAFEN

TELEFON 0621/6690330

LUDWIGSHAFEN, DEN 29.08.2025

MUNDENHEIMER STRASSE 100

TELEFAX 0621/66903310

Bearb.

Gez.

Gepr.

08/2025

08/2025

08/2025

Merz

Merz

Merz

Ausführungsplanung

Stadt am Rhein

Dezernat für Bau, Umwelt und Verkehr, WBL

Bereich Tiefbau

Ausbau Londoner Ring in Ludwigshafen am Rhein

Aufgestellt und genehmigt: Stadtverwaltung Ludwigshafen am Rhein

Bereich Tiefbau

Rheinuferstraße 9

67061 Ludwigshafen am Rhein

Ludwigshafen, den

4.-14.1 Abteilungsteiler:

Unterlagen: 6

Blatt-Nr.: 1

Reg.- Nr.:

Reg.- Nr.

Zeichen

Bestandslageplan mit Leitungen BA 1

Maßstab: 1:250

4.-14.02 Projektleiter:

4.-14 Bereichsteiler:

Legende Planung

Gepl. Straßenablauf

Anschluss an best. Straßenablauf

Anschluss an bestehenden Kanal

Zwischenschacht

Signalmast

Schleifendetektor

Kleinschacht (40x40x60cm)

Kabelschacht (80x60x100cm)

Wurzelschutzmatten

Rückbau best. baulicher Einrichtungen

Strassenbeleuchtung PVC-Zugrohr Ø110 mm

PVC-Zugrohr Ø110 mm incl. Ziehschläuche im Abstand von 25m

Lichtmast (genauer Standort ist vor detailiert festzulegen !)

LSA Leerrohre + Schacht (DN-Angabe im Plan)

Flexibles Kunststoffrohr Ø 50 mm für Schleifenanbindung an den Schacht (Anschluss erfolgt über Fahrbahndurchbohrung bzw. Borsteindurchbruch)

FARBLEGENDE

WBL - Mischwasserkanal

WBL - Regenwasserkanal

TWL - Fernwärme

TWL - Wasser

TWL - Strom - Trasse Erdverlegt

TWL - Strom - Trasse mit LWL

TWL - Strom - Trasse mit Schutzrohr

TELEKOM - Kabelrohrtrasse mit mind. einem Rohr

TELEKOM - Kabelrohrtrasse alle Kabel erdverlegt

TELEKOM - Kabelrohrtrasse oberirdisch verlegt

TELEKOM - Erdkabel nicht im Betrieb

VODAFONE